



会	总	图	建	结	水	电	气
审	核	核	核	核	核	核	核
查	查	查	查	查	查	查	查
核	核	核	核	核	核	核	核

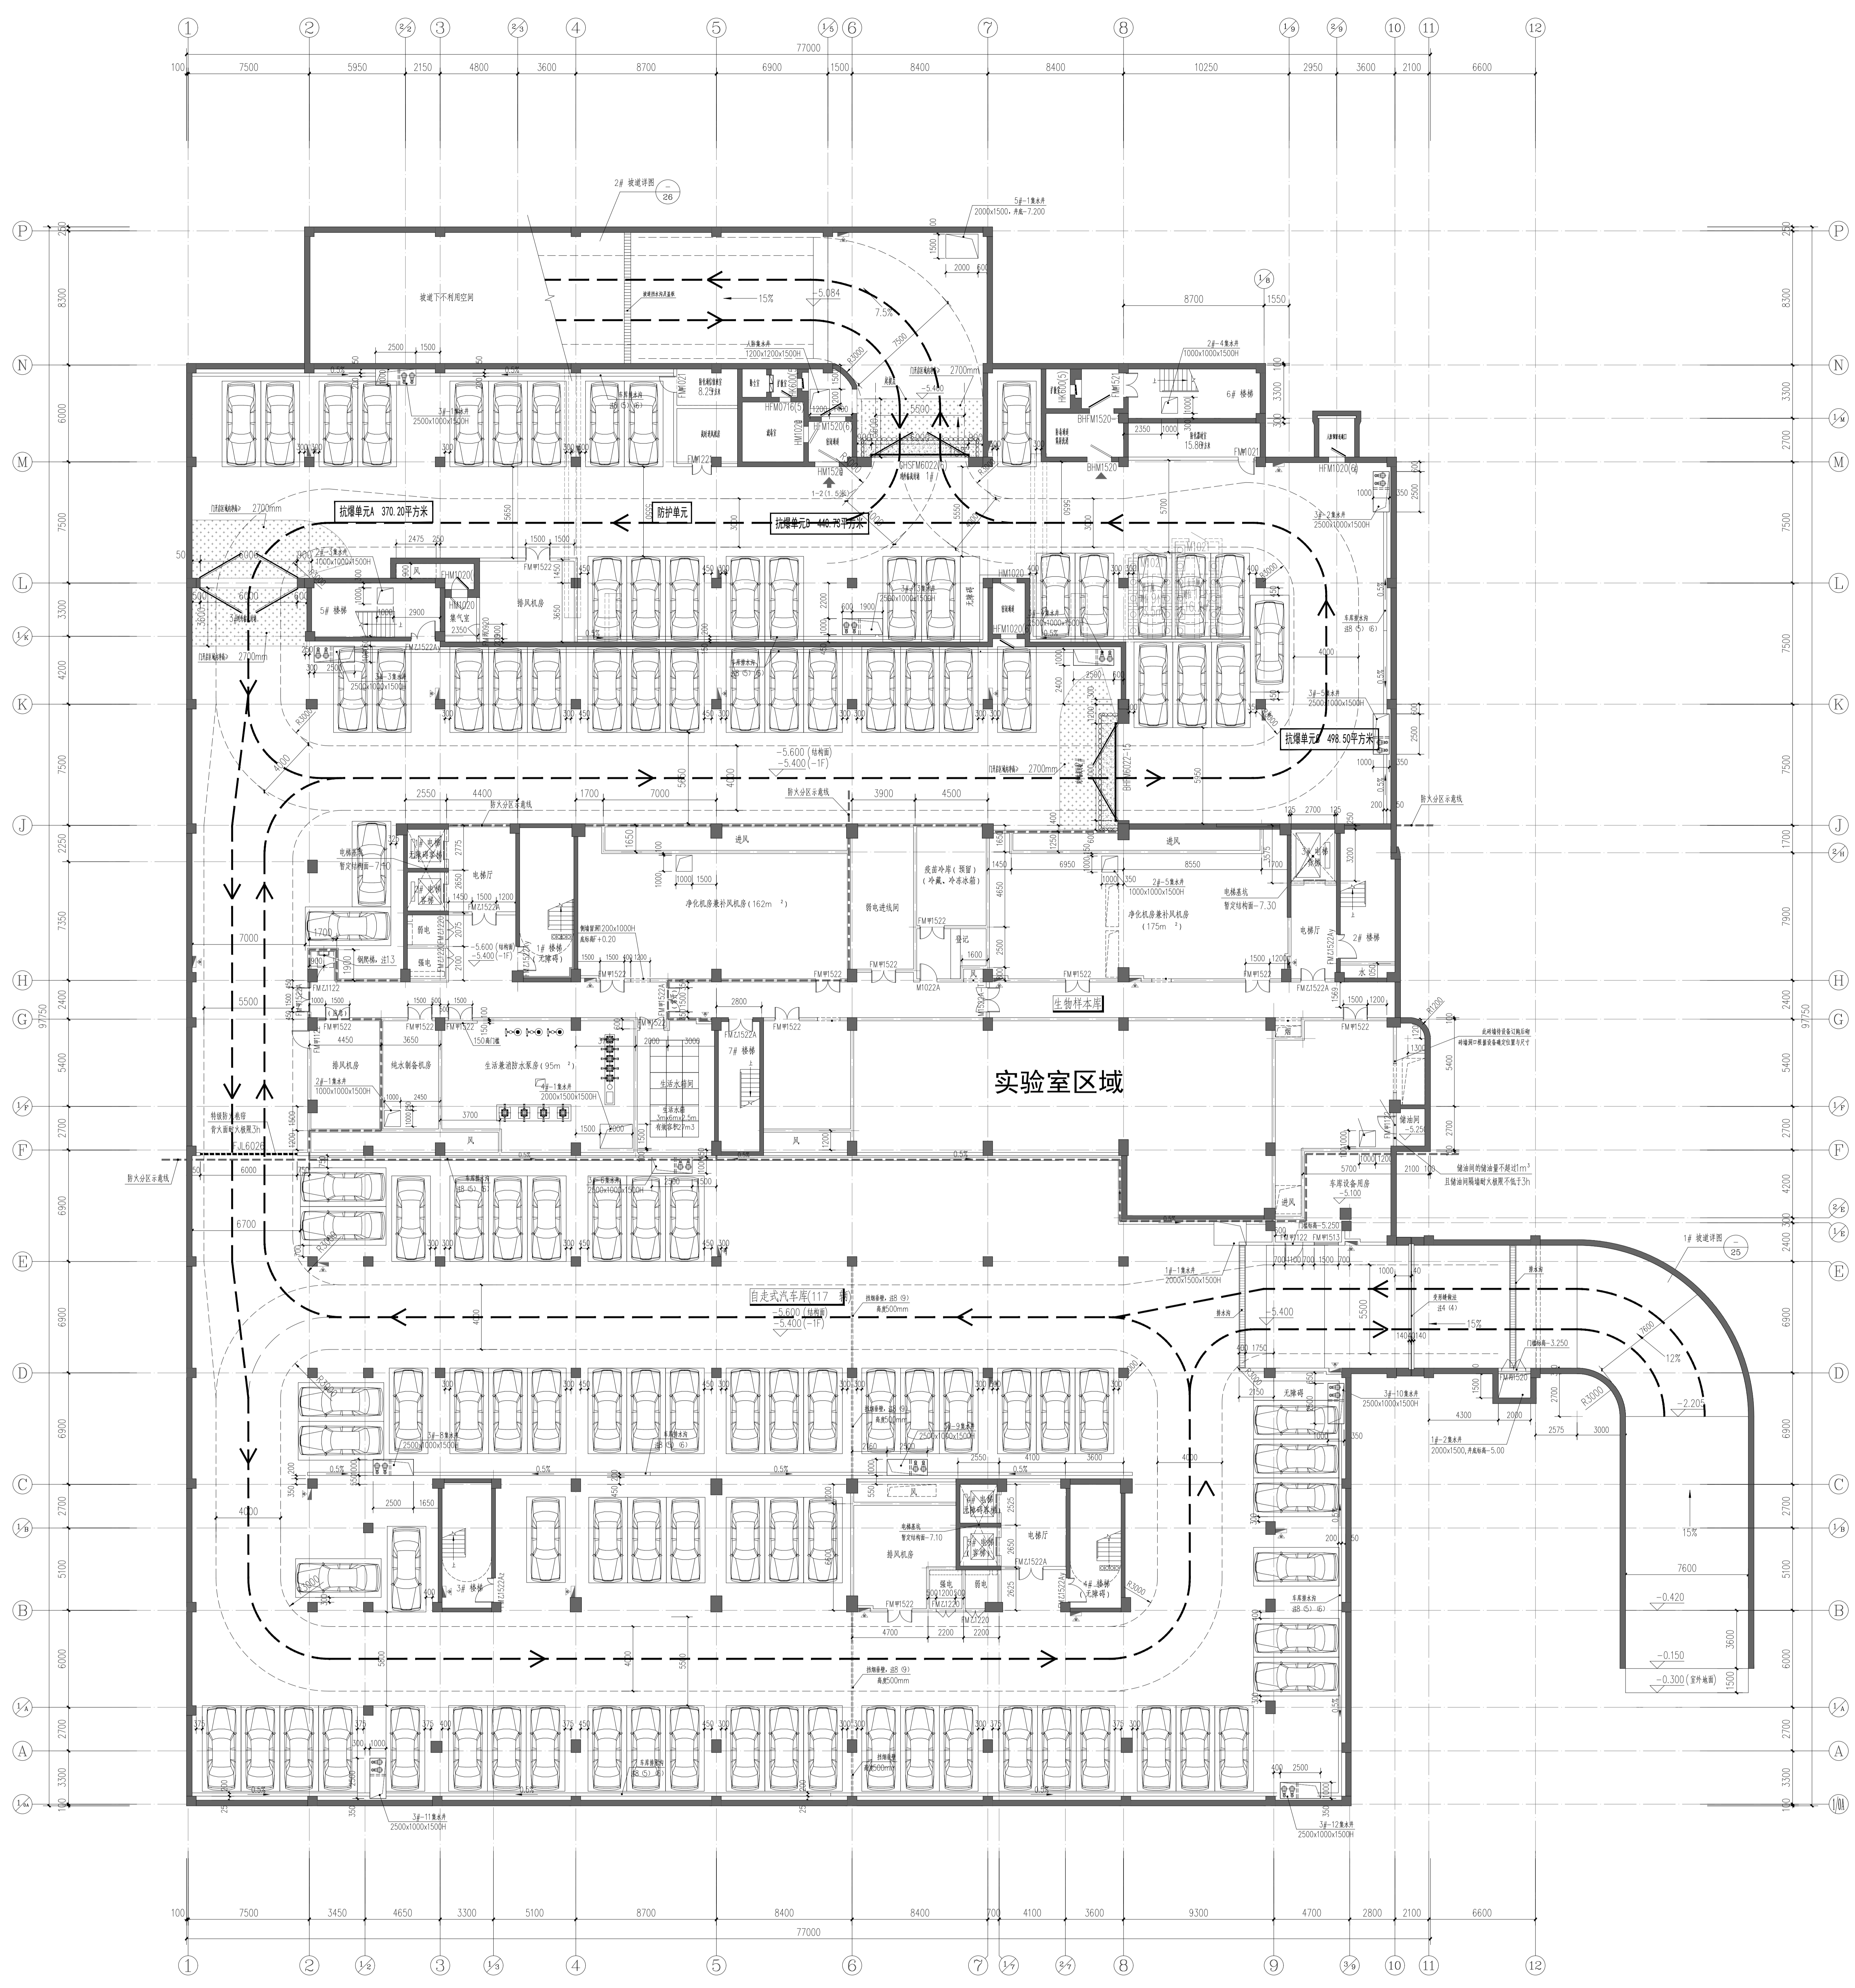

地下一层平面图(平时) 1:150

单位出图专用章	制图人	个人执业专用章	建设单位
			工程名称
			工程名称
			工程编号
			审核人
			设计人
			校对
			审核
			专业负责人


电气	暖通	给排水	结构	建筑	总图
电气	暖通	给排水	结构	建筑	总图

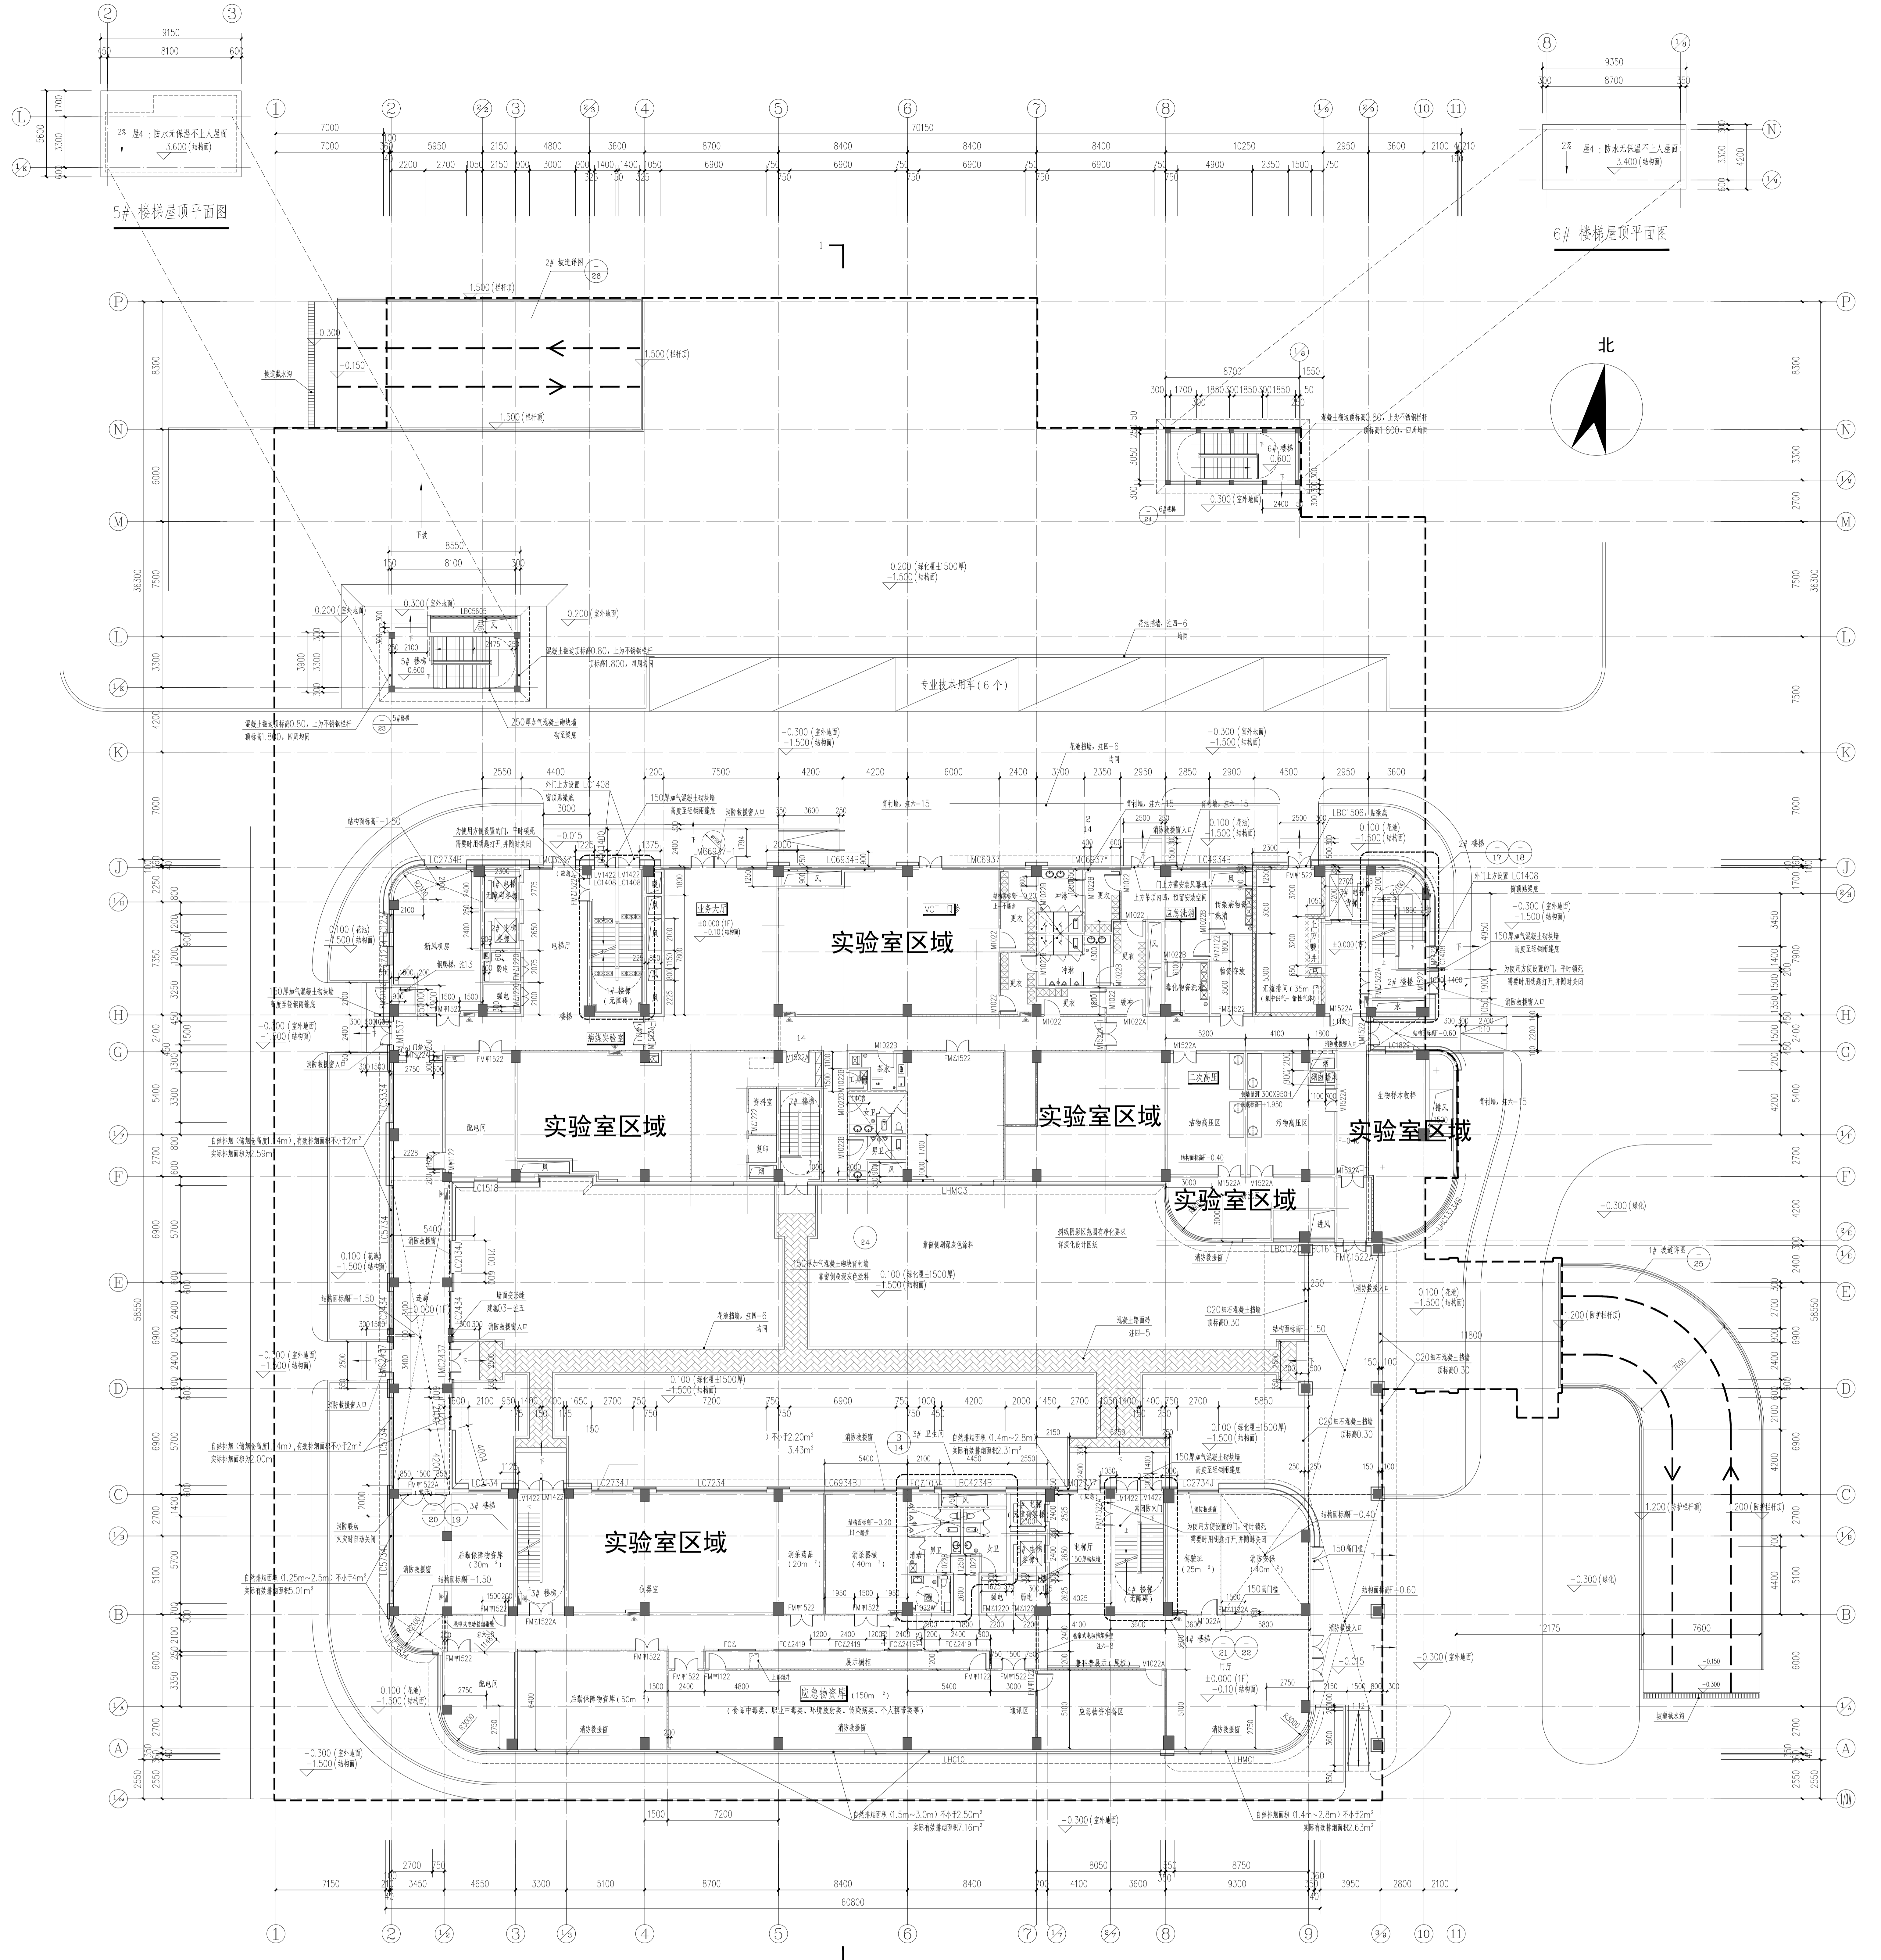

一层平面图 1:150

单位出图专用章	制图负责人	个人执业专用章	建设单位
			工程名称
			项目名称
审定	校核		图名
设计负责人	设计		工程编号
审核	制图		日期
专业负责人			图例


电气	暖通	给排水	结构	建筑	装饰
强电	弱电	给水	排水	墙体	地面
动力		燃气	门窗	栏杆	油漆
		空调	楼梯	台阶	扶手
		通风	电梯	扶手	其他

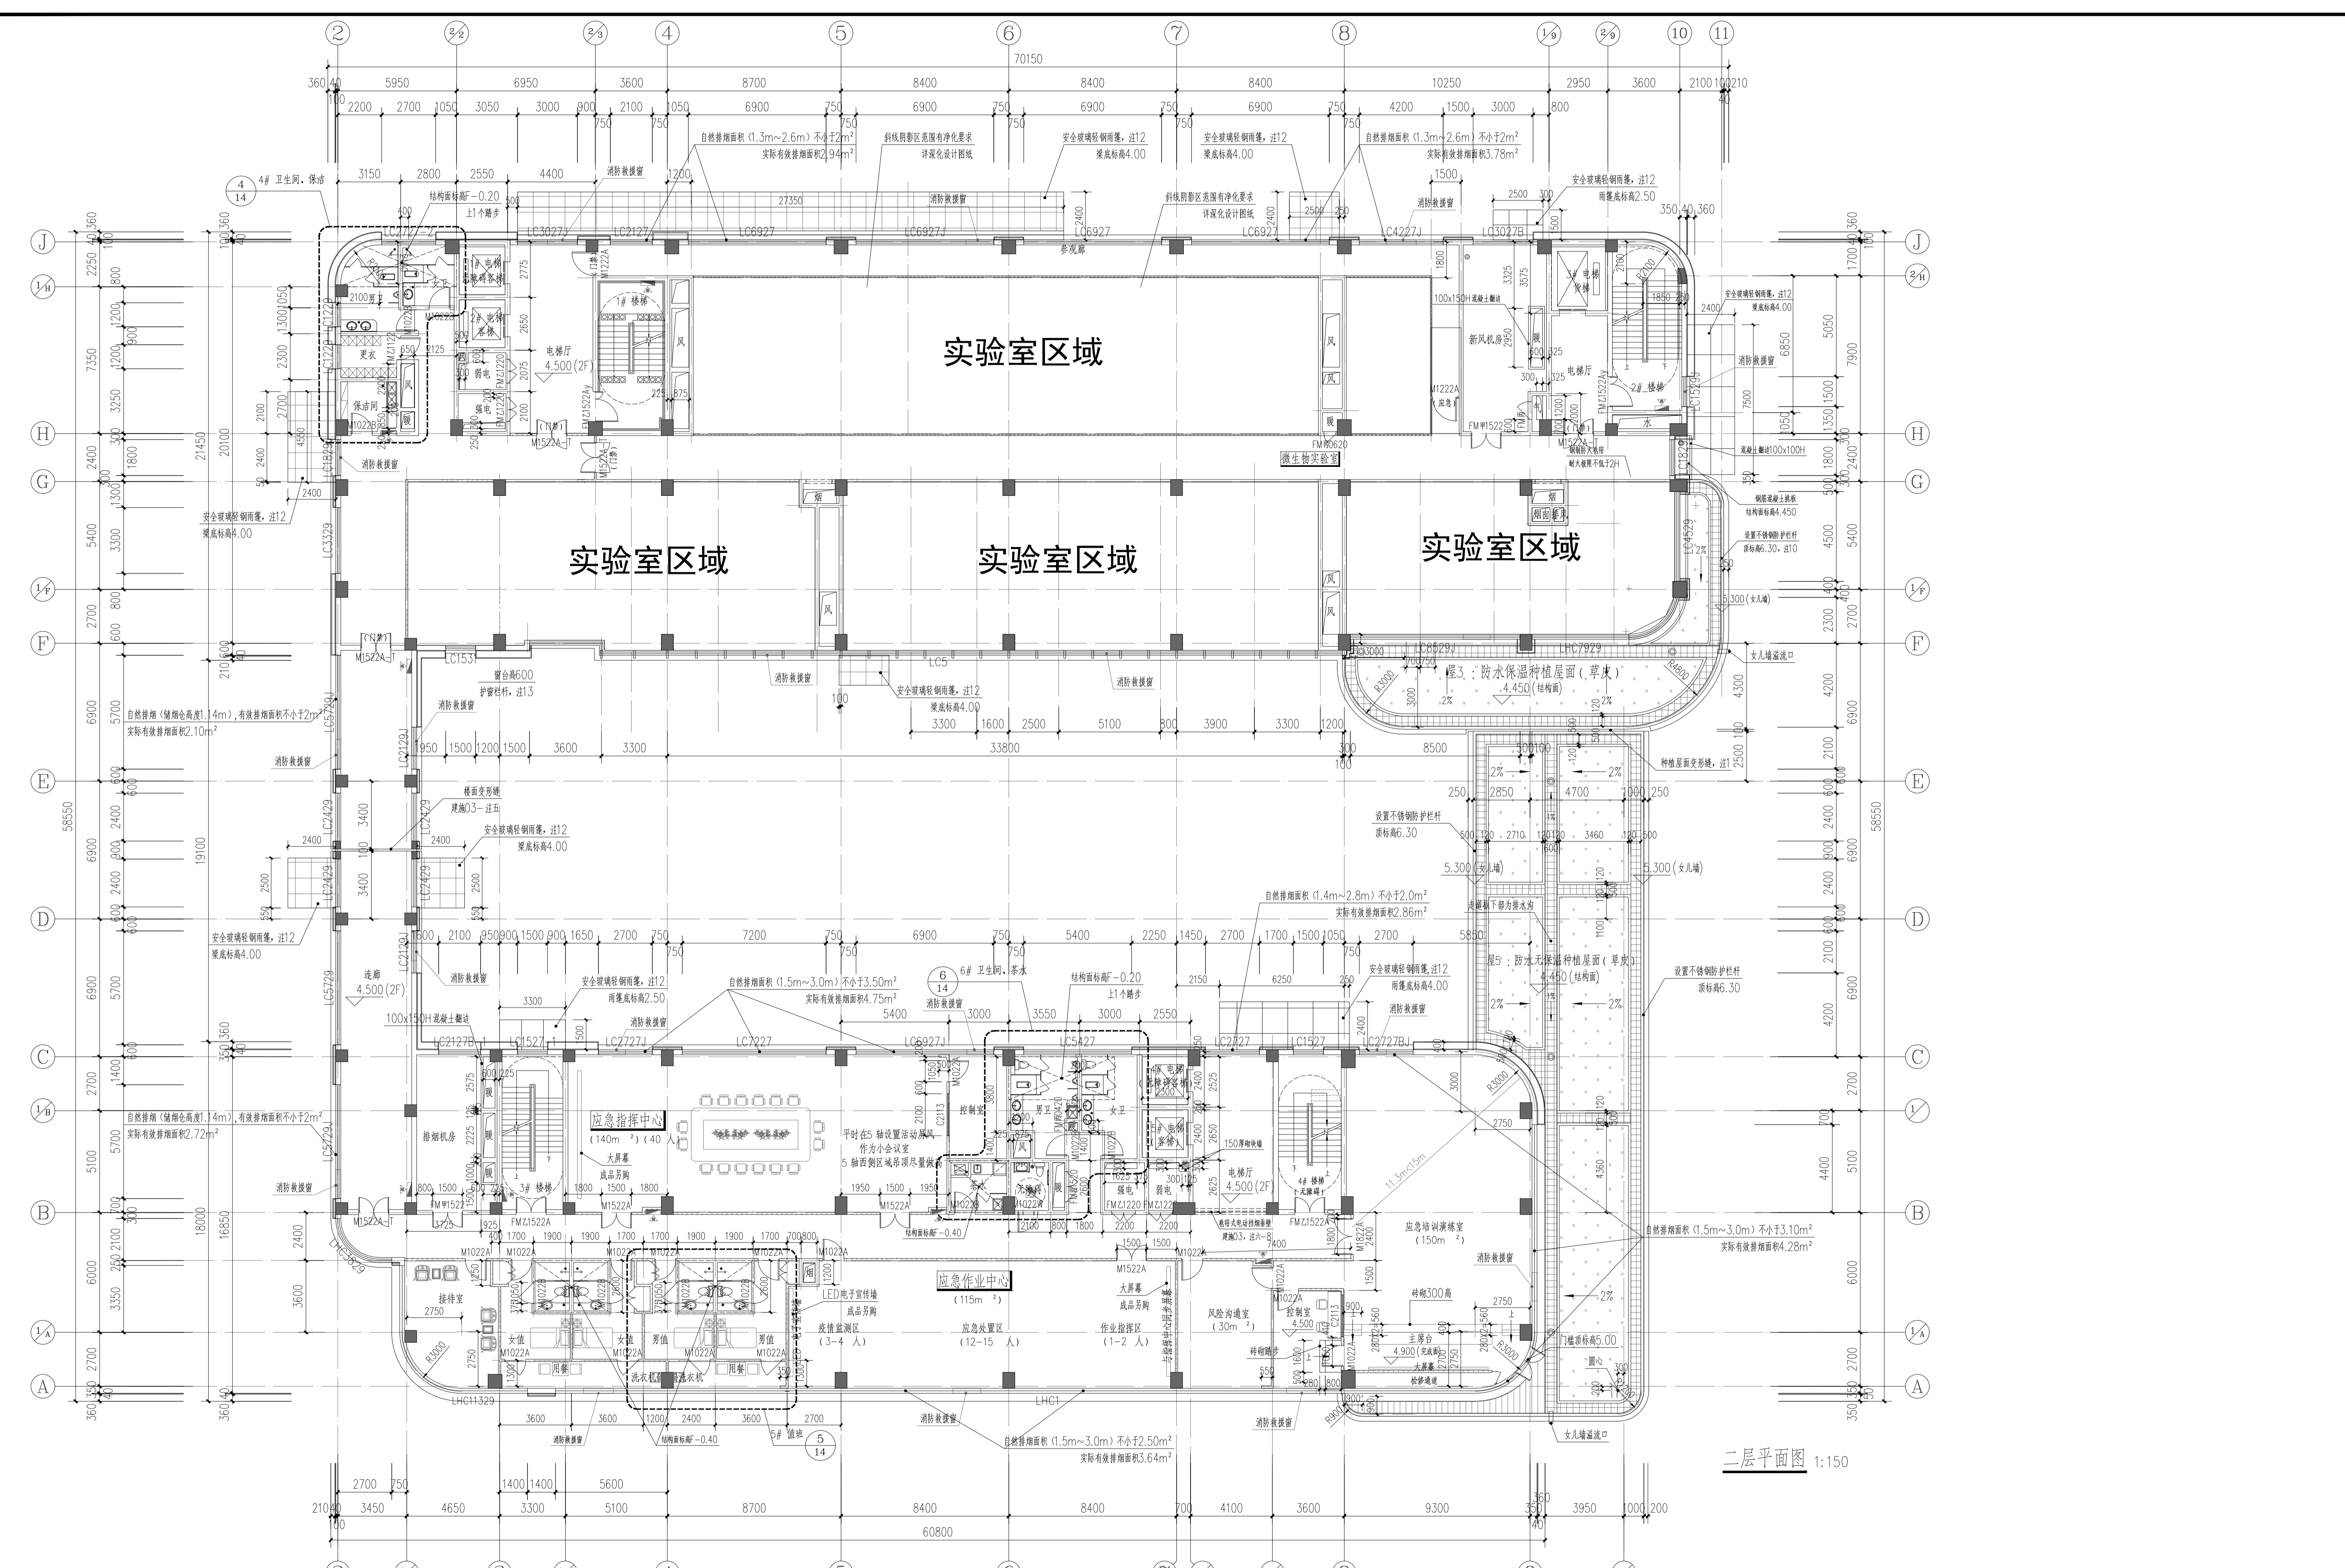

二层平面图 1:150

单位出图专用章	发图负责人	个人执业专用章	建设单位	工程名称	子项名称
审定	设计	制图	审核	校对	审核
设计总负责人	设计	制图	审核	校对	审核
审核	设计	制图	审核	校对	审核
专业负责人	设计	制图	审核	校对	审核


图纸名称	工程编号
二层平面图	图号
	日期

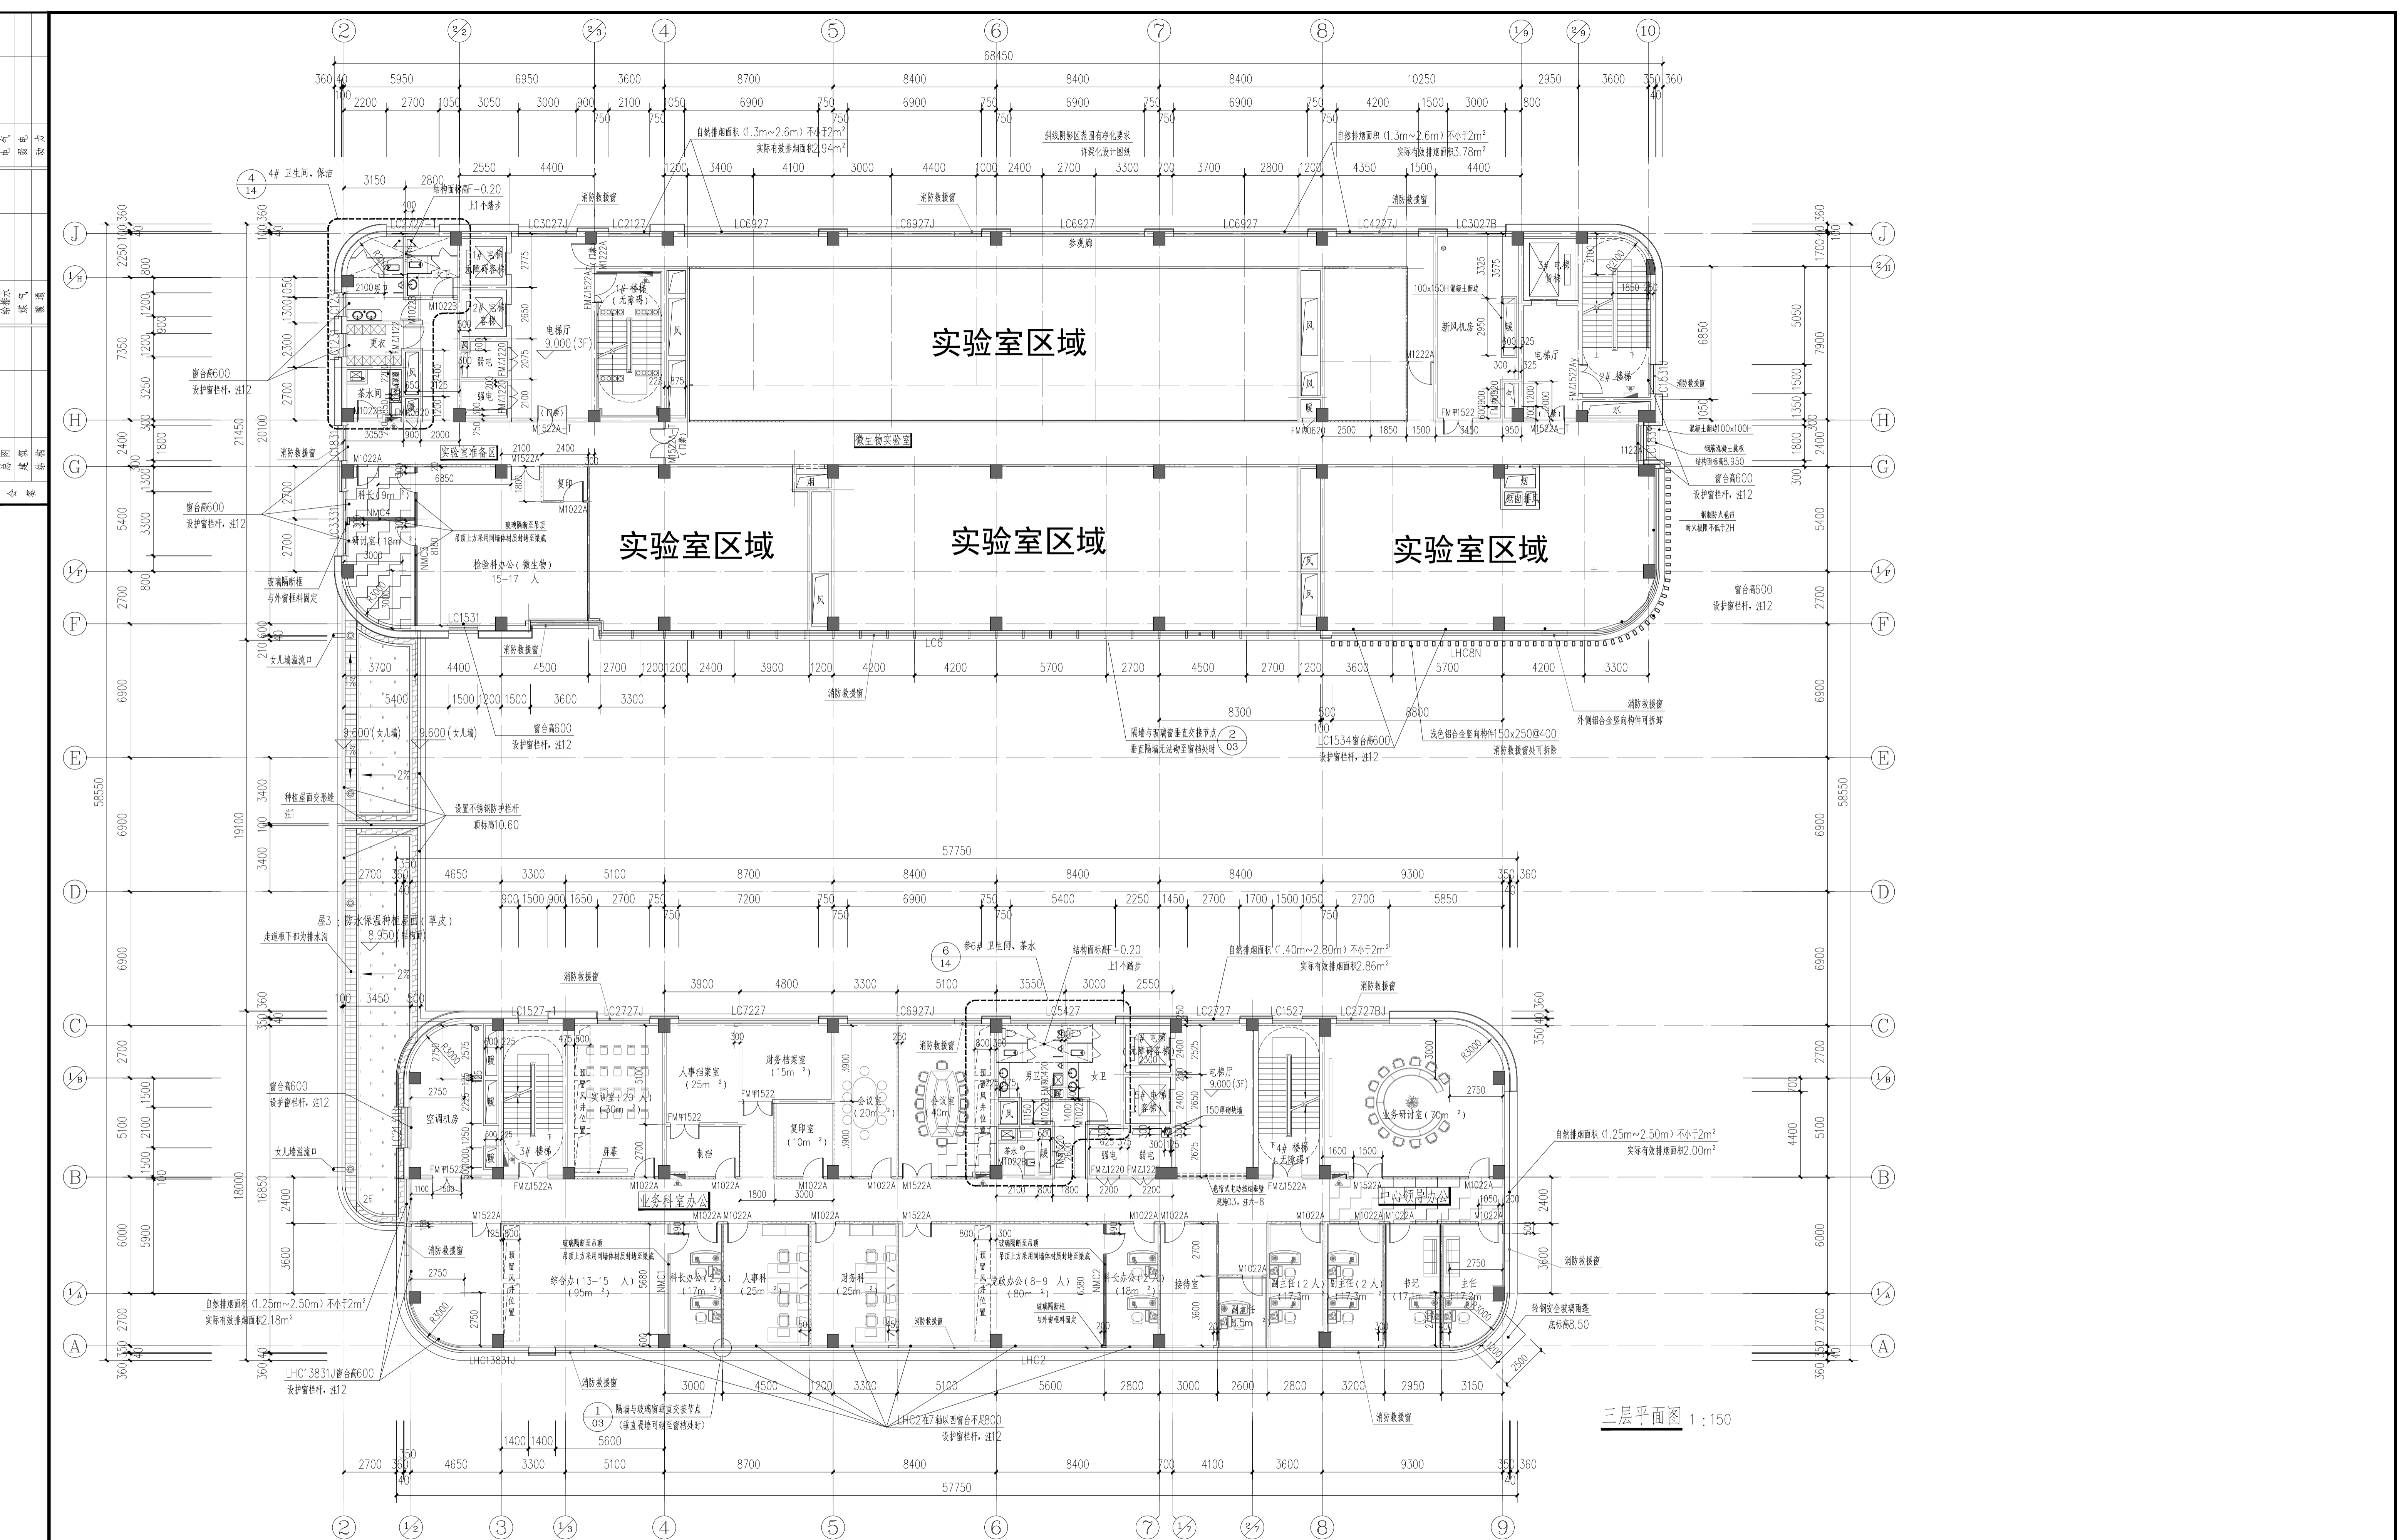

三层平面图 1:150

单位出图专用章	发图负责人	个人执业专用章	建设单位	工程名称	子项名称
审定	设计	制图	审核	校对	审核
设计负责人	设计	制图	审核	校对	审核
审核	制图	制图	审核	校对	审核
专业负责人					
			图纸名称	工程编号	
			三层平面图	图例	
				图号	
				日期	


电气	暖通	给排水	动力
暖通	给排水	动力	电气
动力	电气	暖通	给排水
给排水	动力	电气	暖通

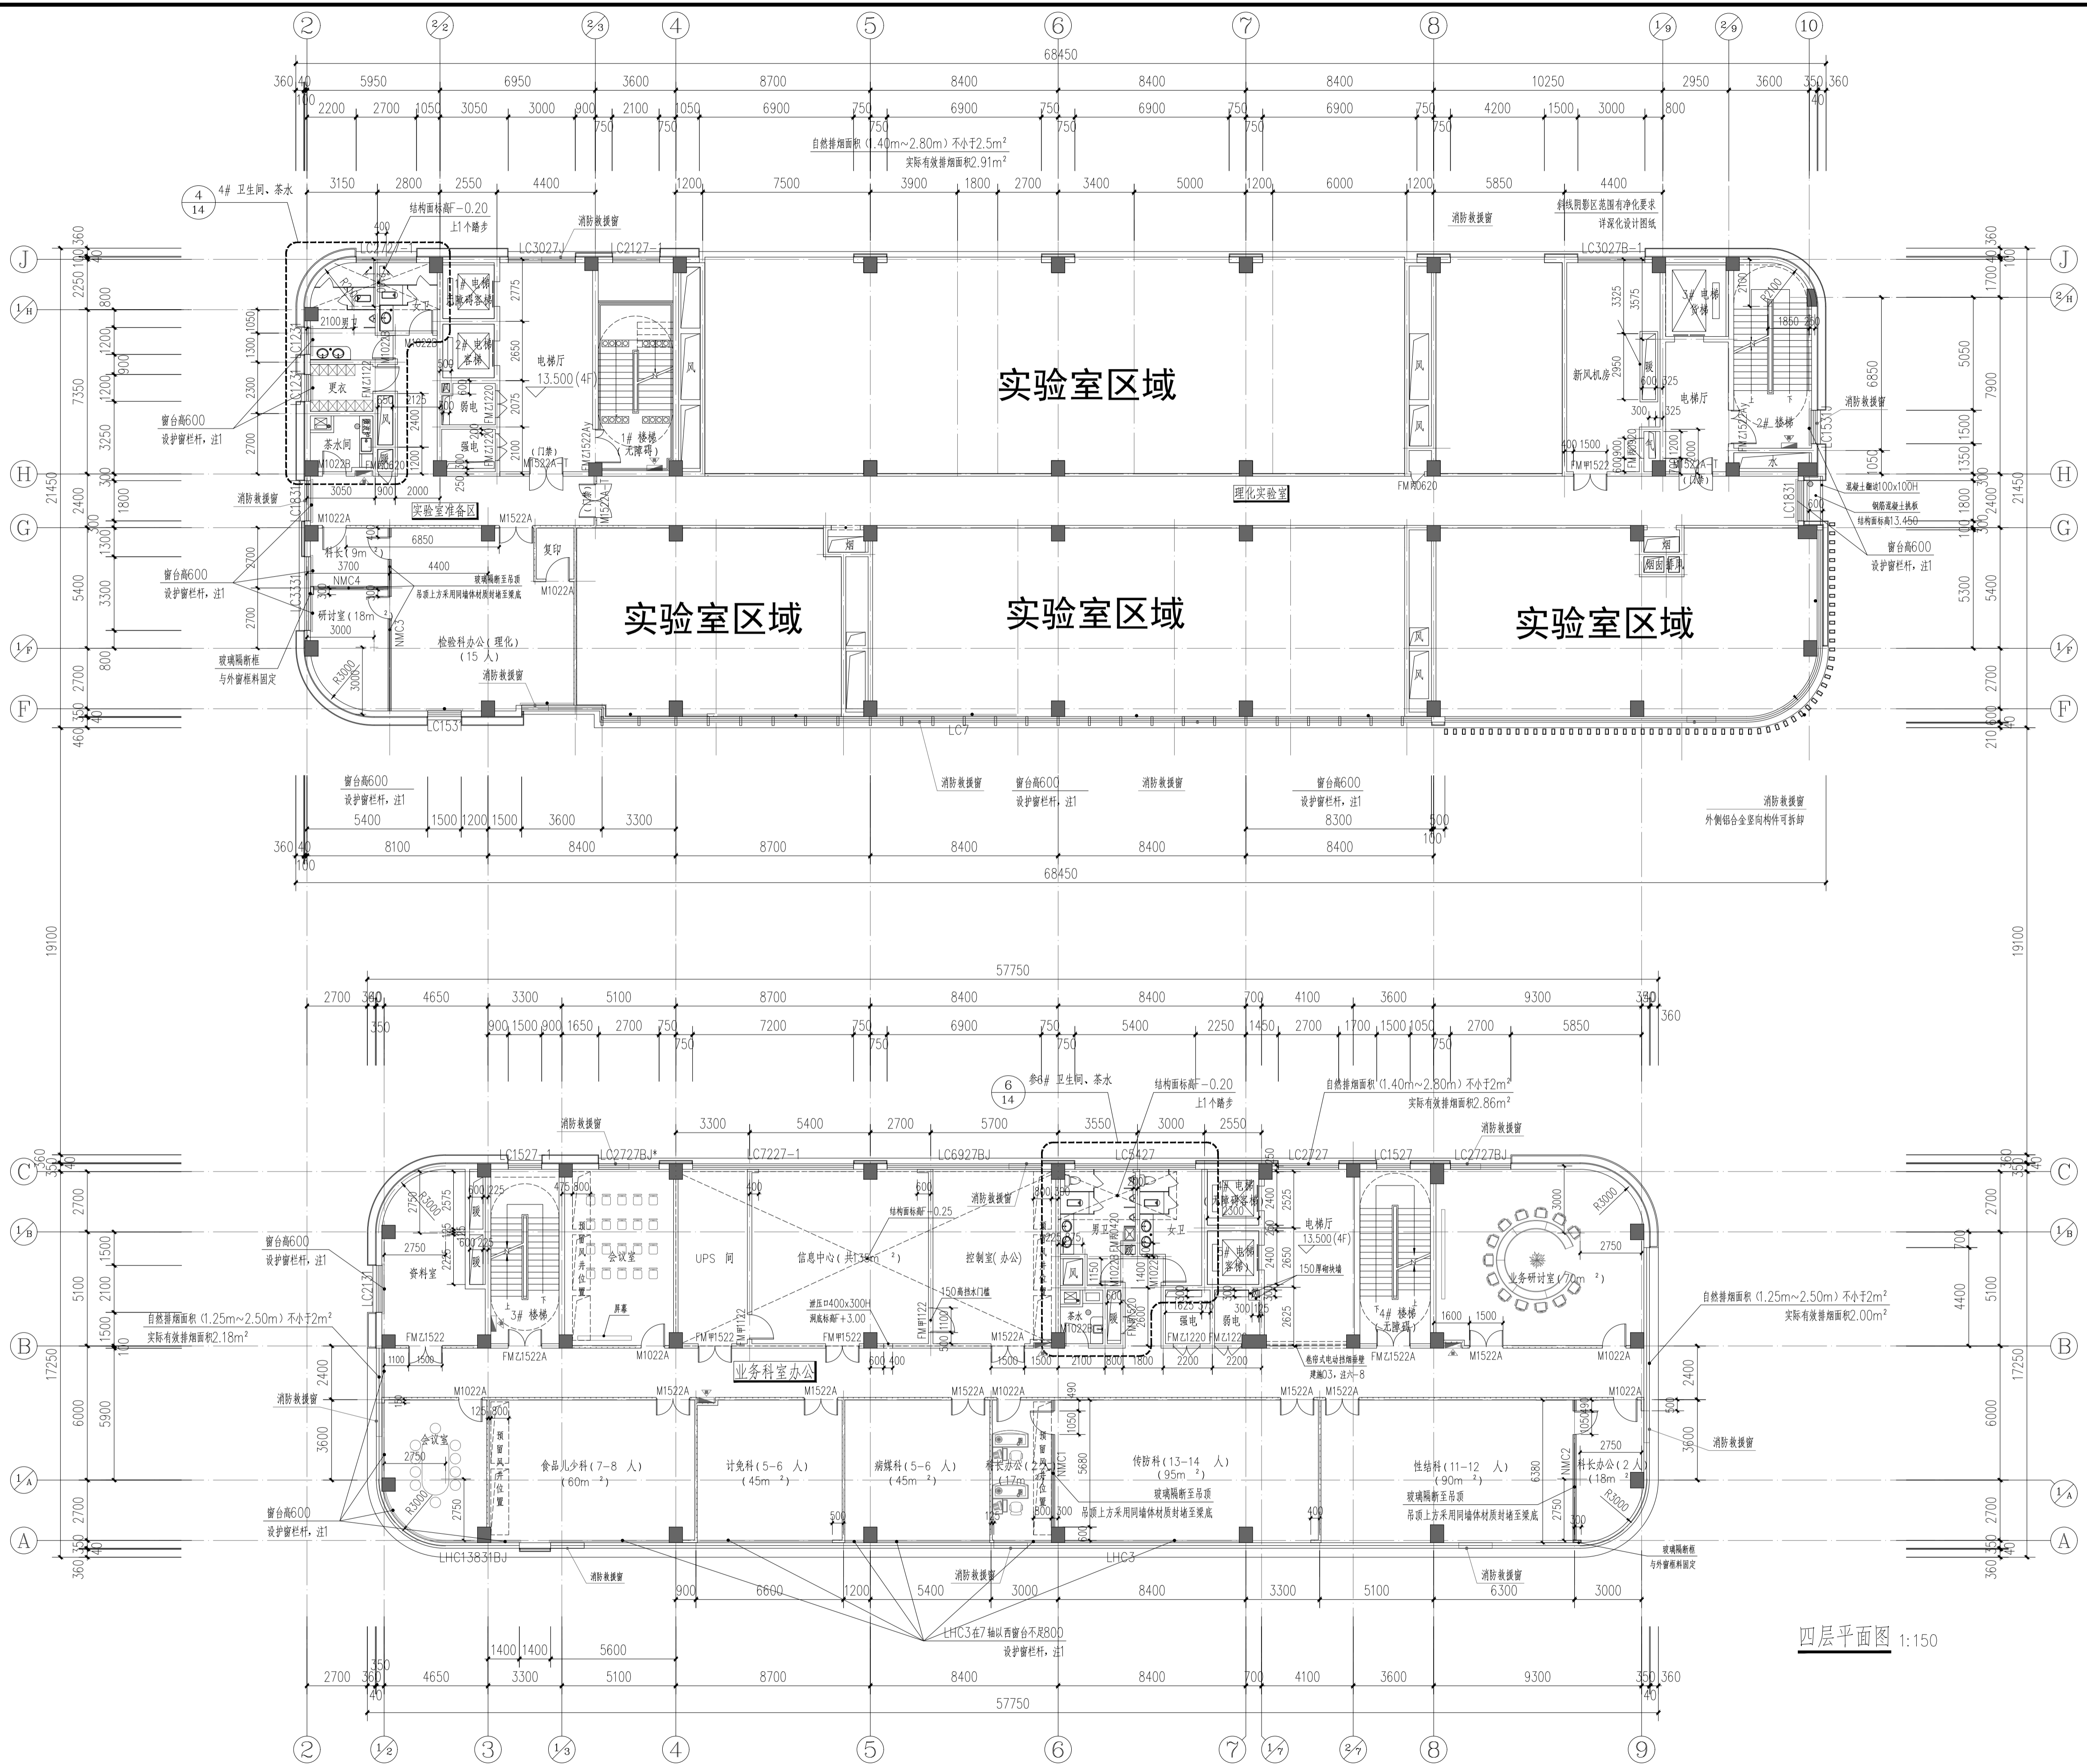

四层平面图 1:150

单位出图专用章		发图负责人		个人执业专用章		建设单位	
						工程名称	
						子项名称	
审定		校对		图纸名称		工程编号	
设计负责人		设计		四层平面图		图例	
审核		制图				图号	
专业负责人						日期	

电气	给排水	暖通	动力
暖通	给排水	电气	动力
暖通	给排水	电气	动力
暖通	给排水	电气	动力

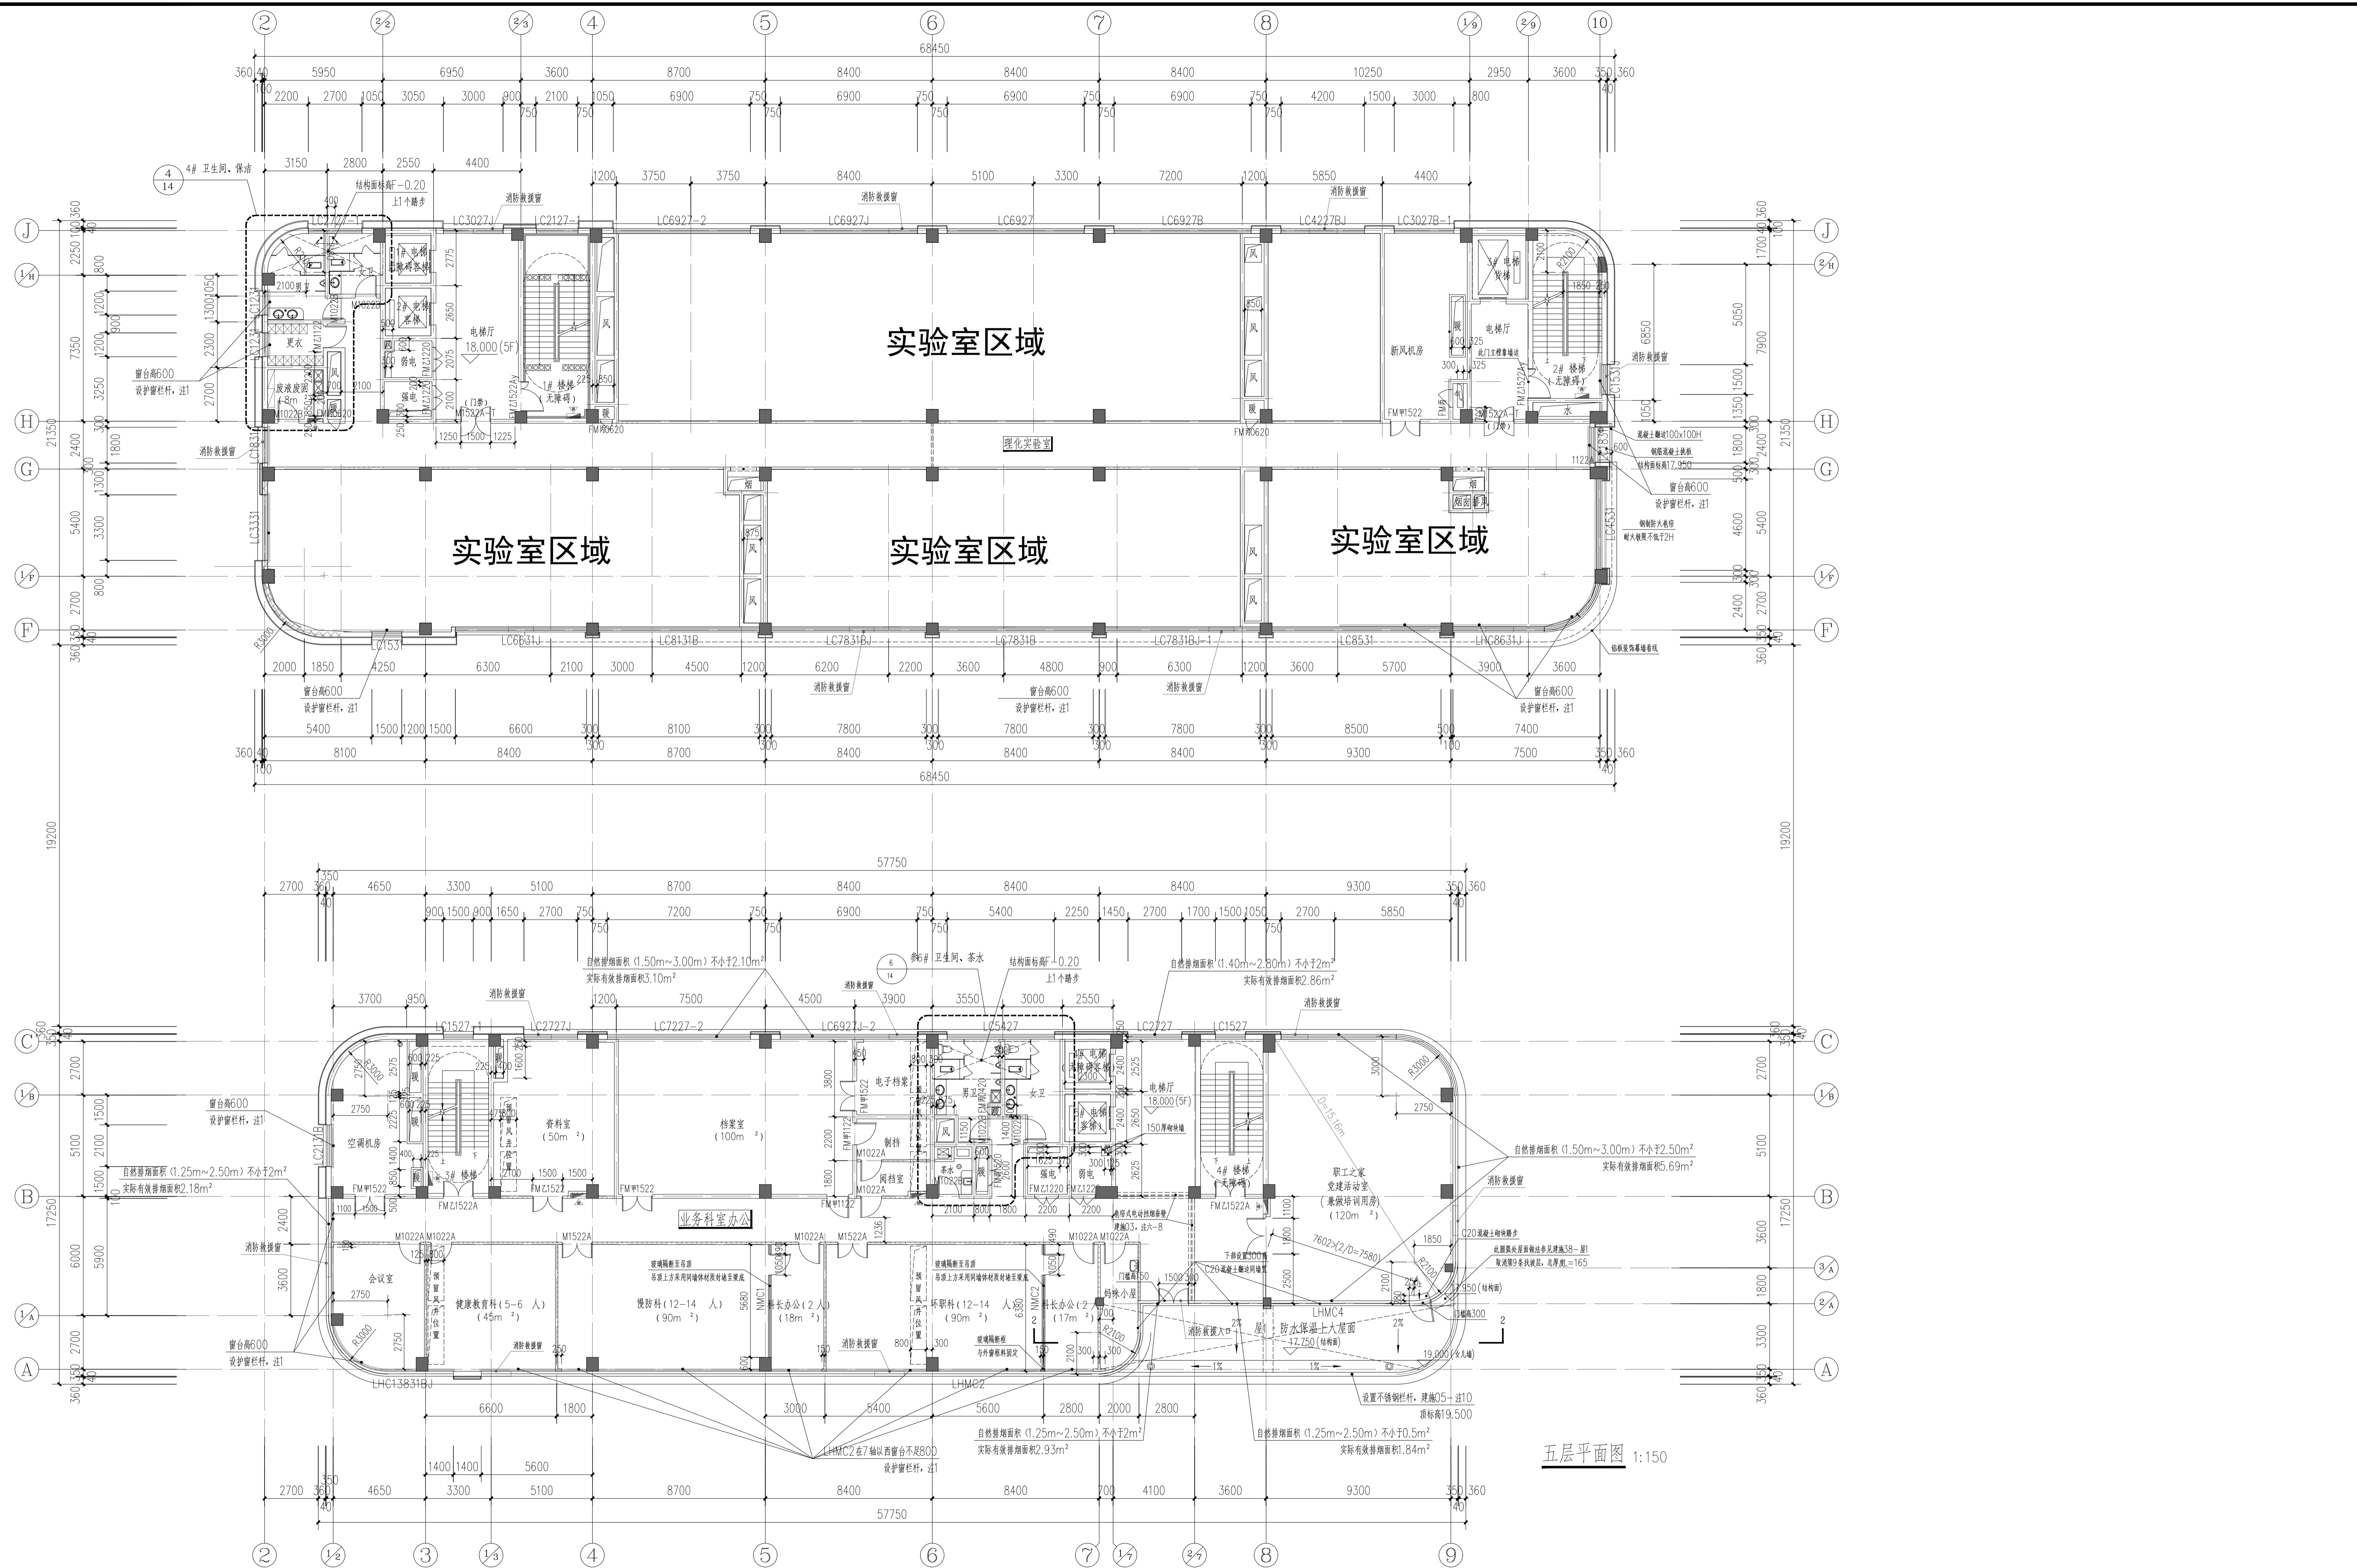

五层平面图 1:150

单位出图专用章	发图负责人	个人执业专用章	建设单位	工程名称	子项名称
审定	设计	制图	审核	校对	审核
设计总负责人	设计	制图	审核	校对	审核
审核	设计	制图	审核	校对	审核
专业负责人	设计	制图	审核	校对	审核

图名	五层平面图	工程编号	
图号		日期	