



暖通	给排水	电气	结构	建筑
暖通	给排水	电气	结构	建筑
暖通	给排水	电气	结构	建筑
暖通	给排水	电气	结构	建筑

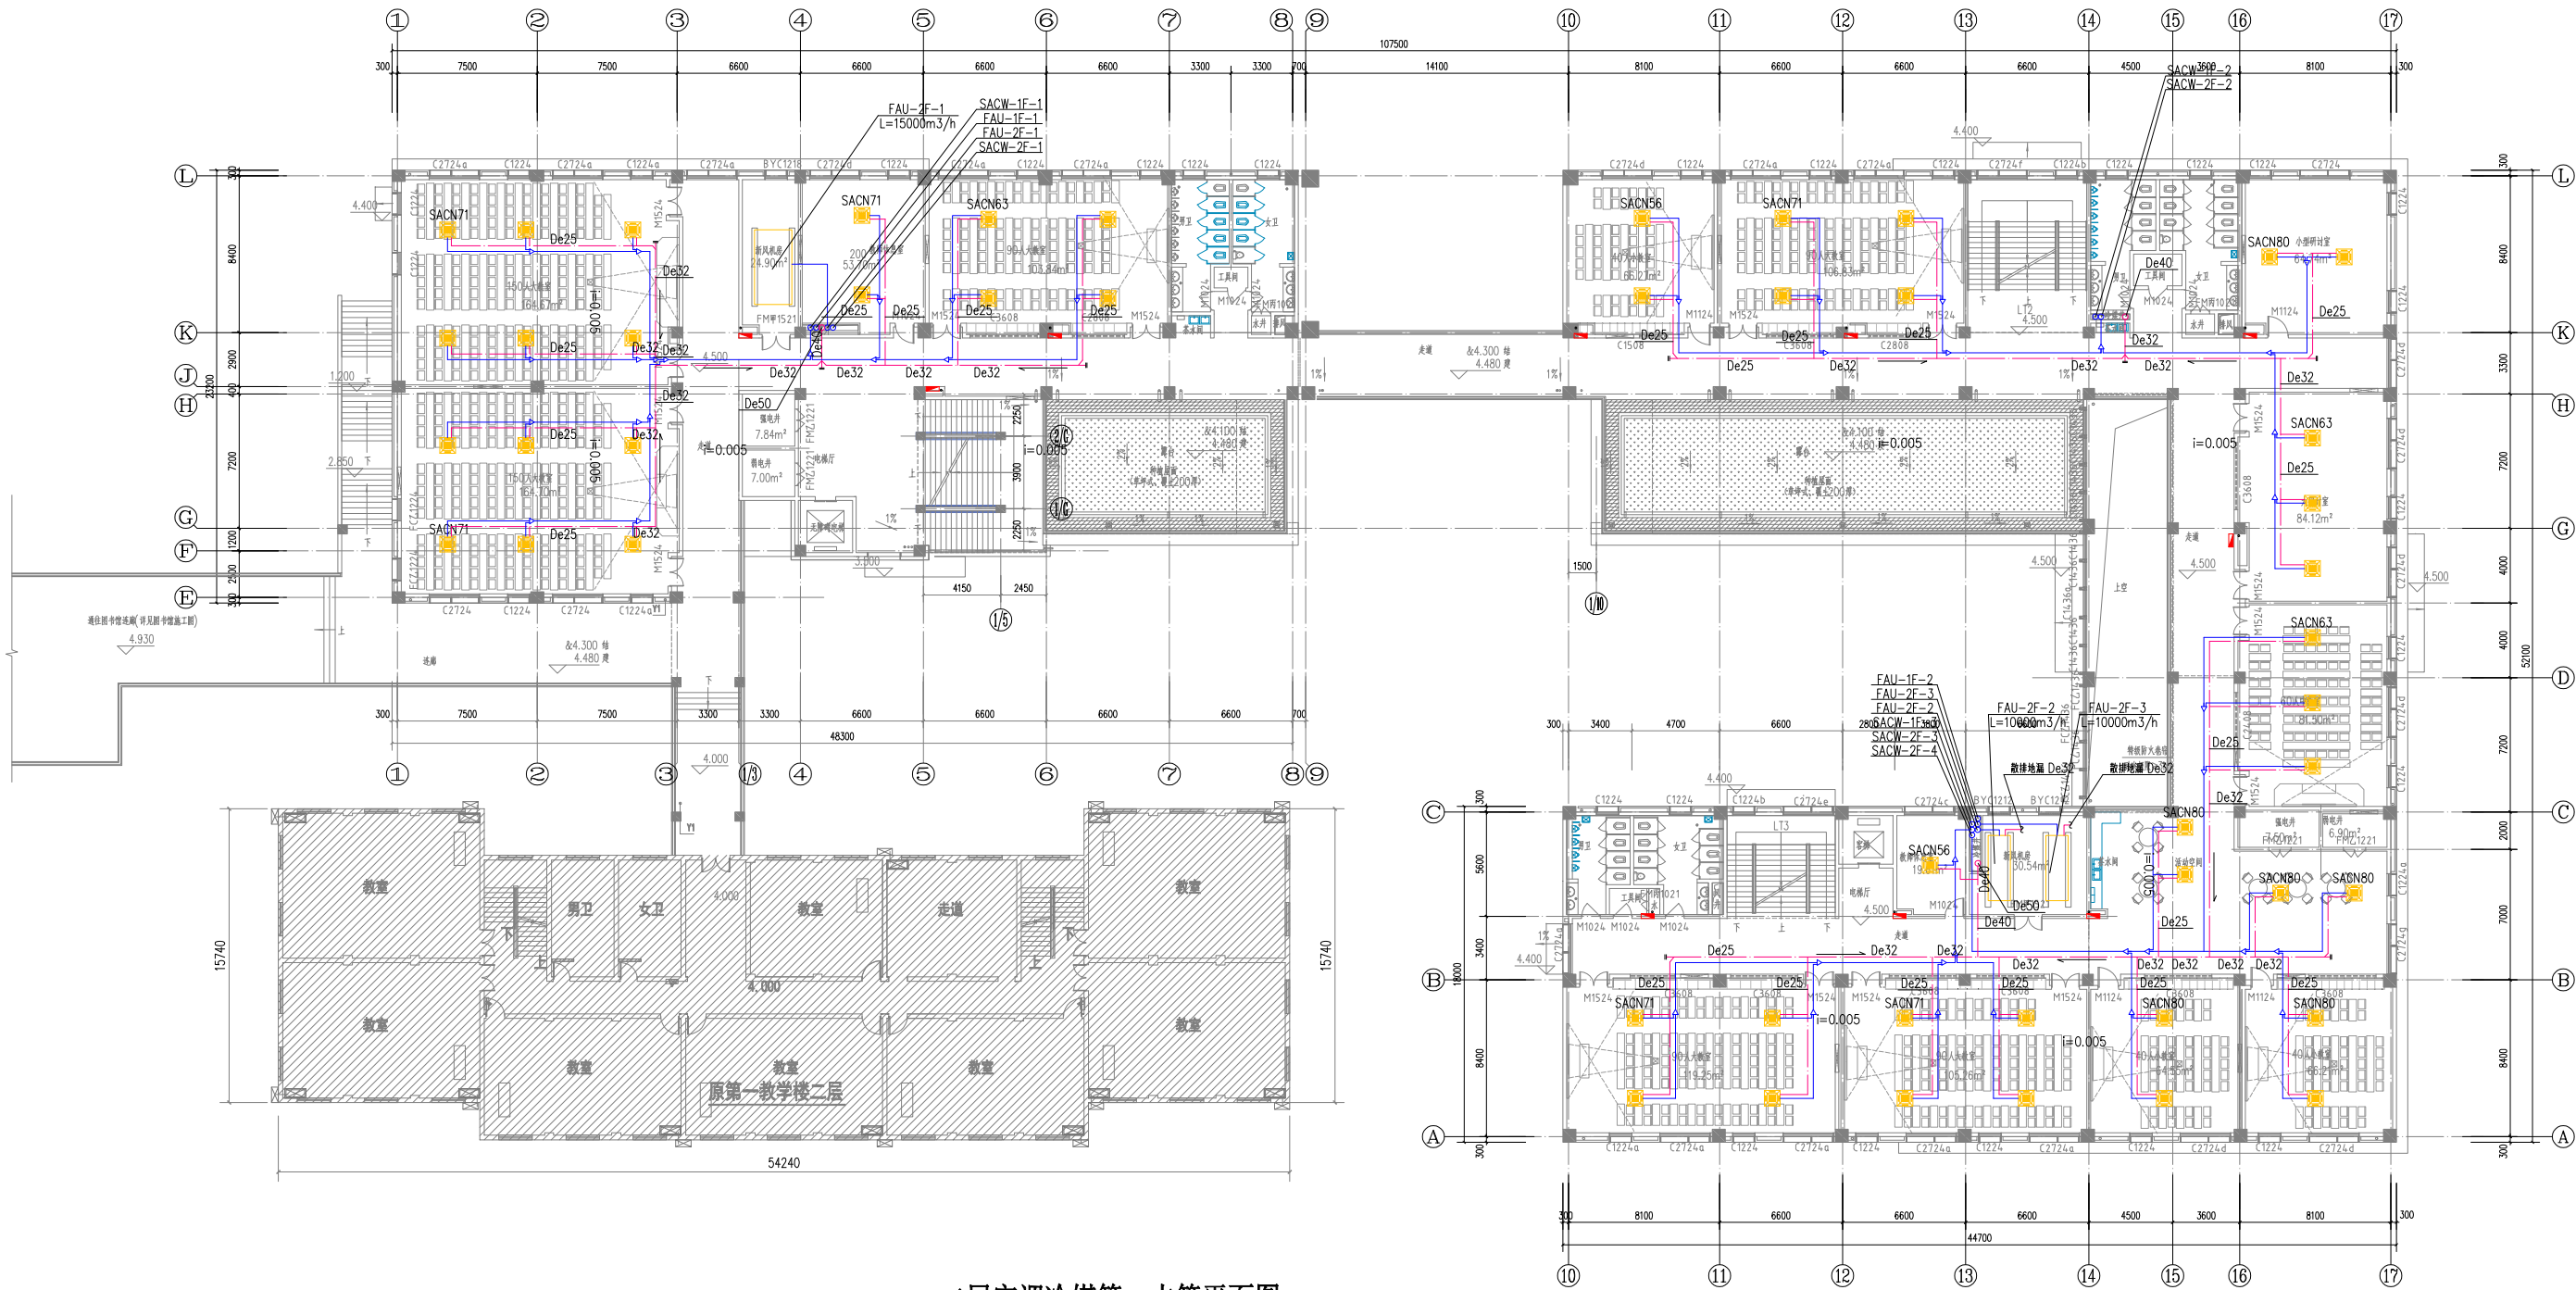

二层空调冷媒管、水管平面图

备注 NOTE		设计单位 DESIGN	建设单位 CLIENT	工程名称 PROJECT	项目名称 SUB-PROJECT	图纸名称 DRAWING TITLE	设计人员签字栏		设计阶段 DESIGN PHASE	施工图	结构个人执业专用章	建筑个人执业专用章	单位出图专用章
<div>ECUC</div> <div>上海华东发展建筑设计(集团)有限公司 Shanghai East China Development & Design Architecture Design (Group) Co., Ltd.</div> <div>设计证书编号: A131000163 总部地址: 中国 上海 古羊路160号2号楼 ADDRESS: No. 2, GUYANG ROAD, 160 GUYANG RD, SHANGHAI 201300 TEL: 021-54555555 021-54555555 FAX: 021-54555555</div>		上海理工大学	上海理工大学 军工路1100号校区改扩建工程	教学综合楼	二层空调冷媒管、水管平面图	项目负责人 PROJECT LEADER		专业负责人 SPECIALIST LEADER		修改版次 EDITION			
		审定 EXAMINED AND APPROVED BY	校对 CHECKED BY			专业 MAJOR	暖通						
		审核 REVIEWED BY	设计 DESIGNED BY			图号 DRAWING NO.	暖通-H302						
		主创建筑师 CHIEF ARCHITECT	制图 DRAFTED BY			比例 SCALE	1: 150						
		本图须加盖本院出图签章, 否则一律无效。						日期 DATE	2022年11月				


暖通	给排水	电气	结构	建筑
暖通	给排水	电气	结构	建筑
暖通	给排水	电气	结构	建筑
暖通	给排水	电气	结构	建筑


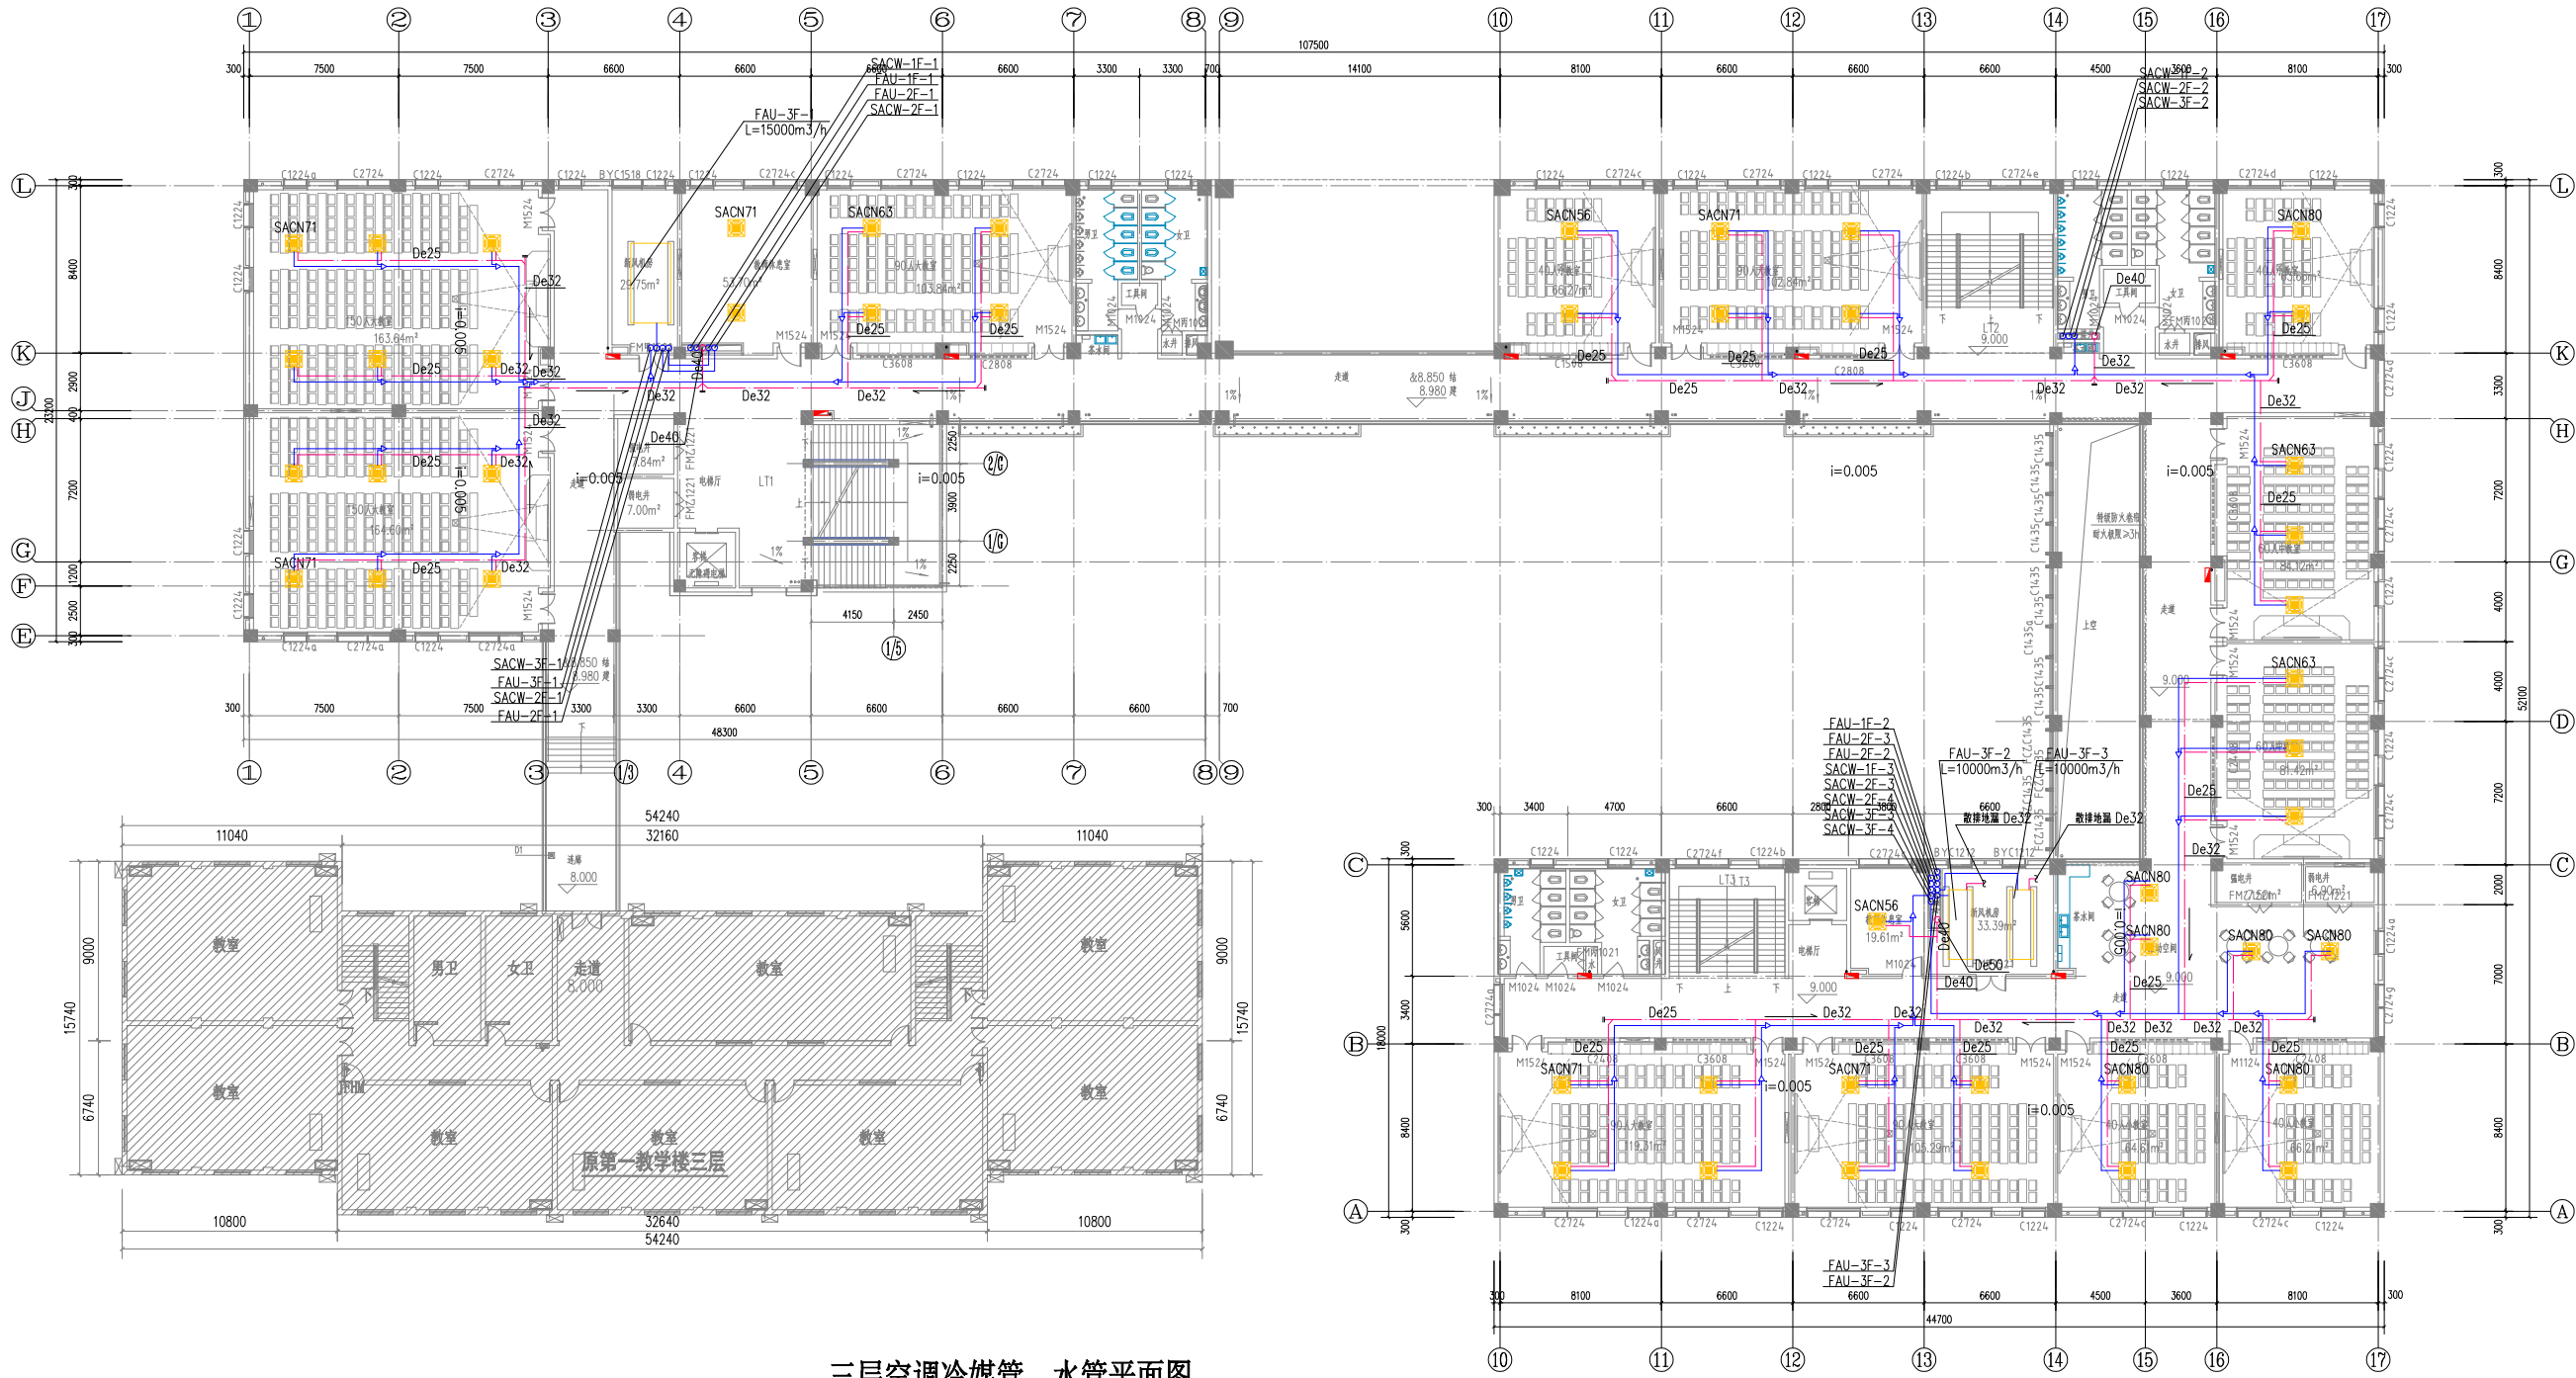


三层空调冷媒管、水管平面图

备注 NOTE	设计单位 DESIGN ECUC 上海华东发展建筑设计(集团)有限公司 Shanghai East China Development & Urban Construction Design (Group) Co., Ltd. 设计证书等级编号: A131000163 总部地址: 中国 上海 古羊路160号2号楼 ADDRESS: NO. 160 YANGRU ROAD, SHANGHAI 201306, P.R. CHINA TEL: 021-60400000 021-60110000 FAX: 021-60400007	建设单位 CLIENT 上海理工大学 合作设计单位 COOPERATED WITH	工程名称 PROJECT 上海理工大学 军工路1100号校区改扩建工程 工程编号 PROJECT NO. XM21PR099SH	项目名称 SUB-PROJECT 教学综合楼	图纸名称 DRAWING TITLE 三层空调冷媒管、水管平面图	设计人员签字栏 项目负责人 PROJECT LEADER 杨旭 专业负责人 DISCIPLINE LEADER 潘彩霞 审定 EXAMINED AND APPROVED BY 审核 审核 主创建筑师 DESIGNER BY 郭得利 主创建筑师 CHECKER ARCHITECT 郭得利 本图须加盖本院出图章, 否则一律无效。	设计阶段 DESIGN PHASE 修改版次 EDITION 专业 MAJOR 暖通 图号 DRAWING NO. 暖通-H303 比例 SCALE 1: 150 日期 DATE 2022年11月	结构个人执业专用章 建筑个人执业专用章 单位出图专用章
---------	--	---	--	---------------------------	-------------------------------------	---	---	-----------------------------------

四层空调冷媒管、水管平面图

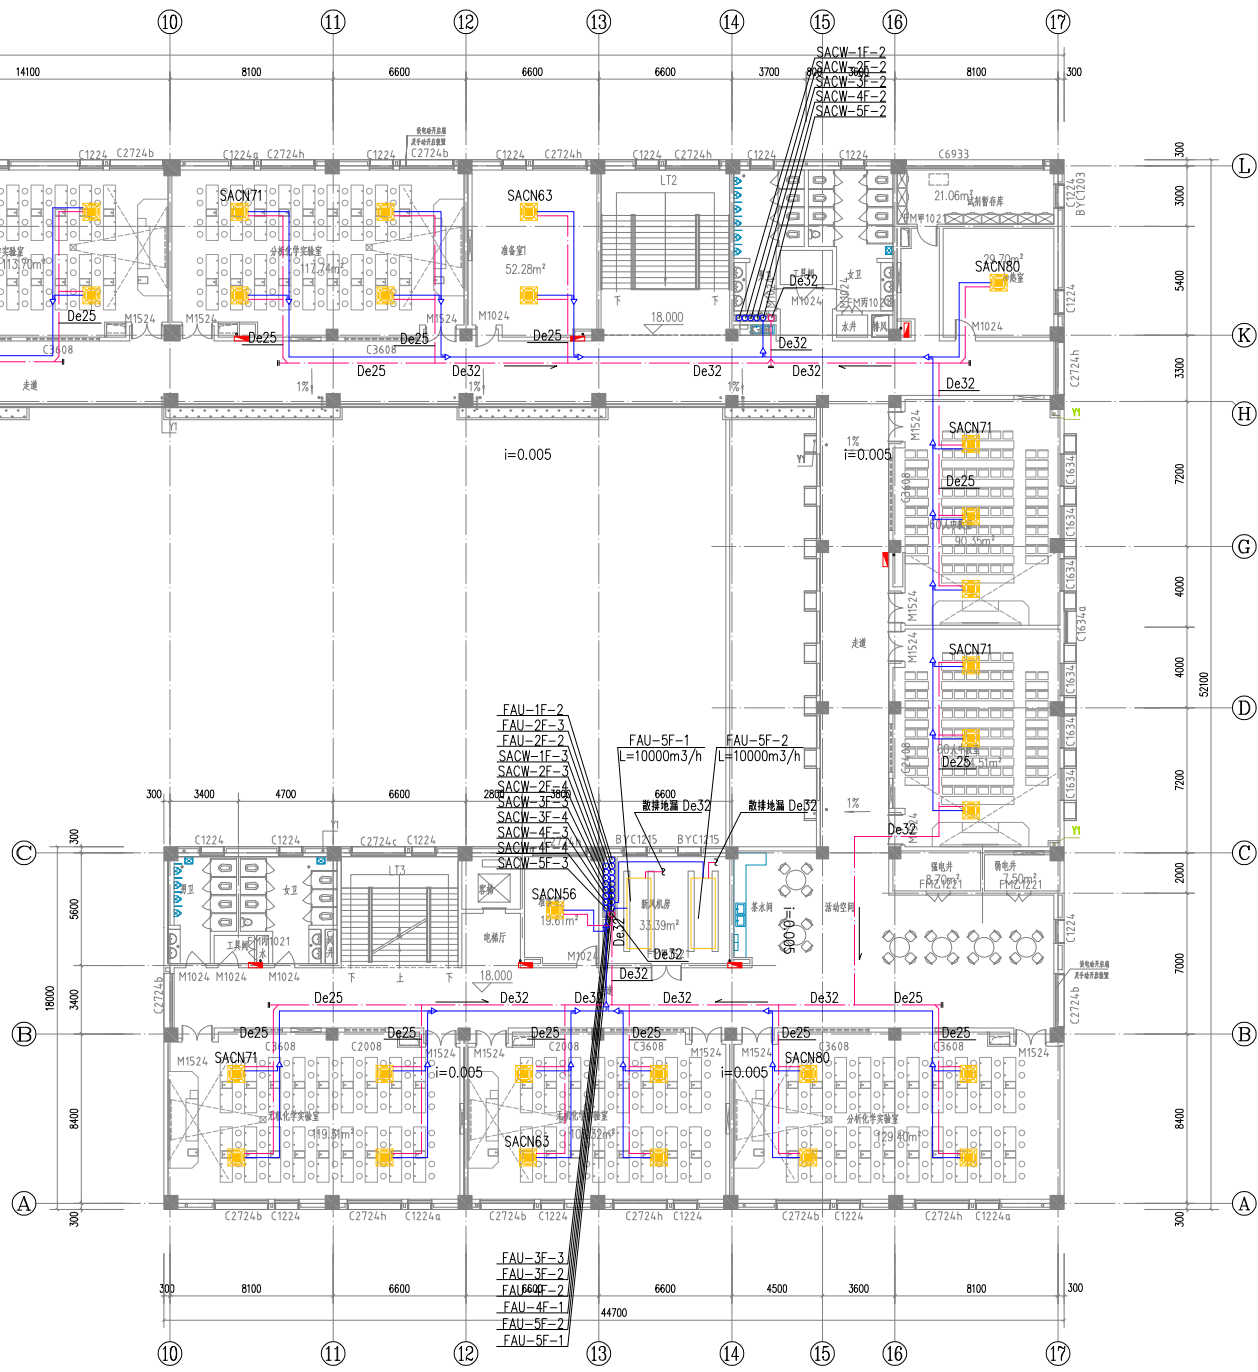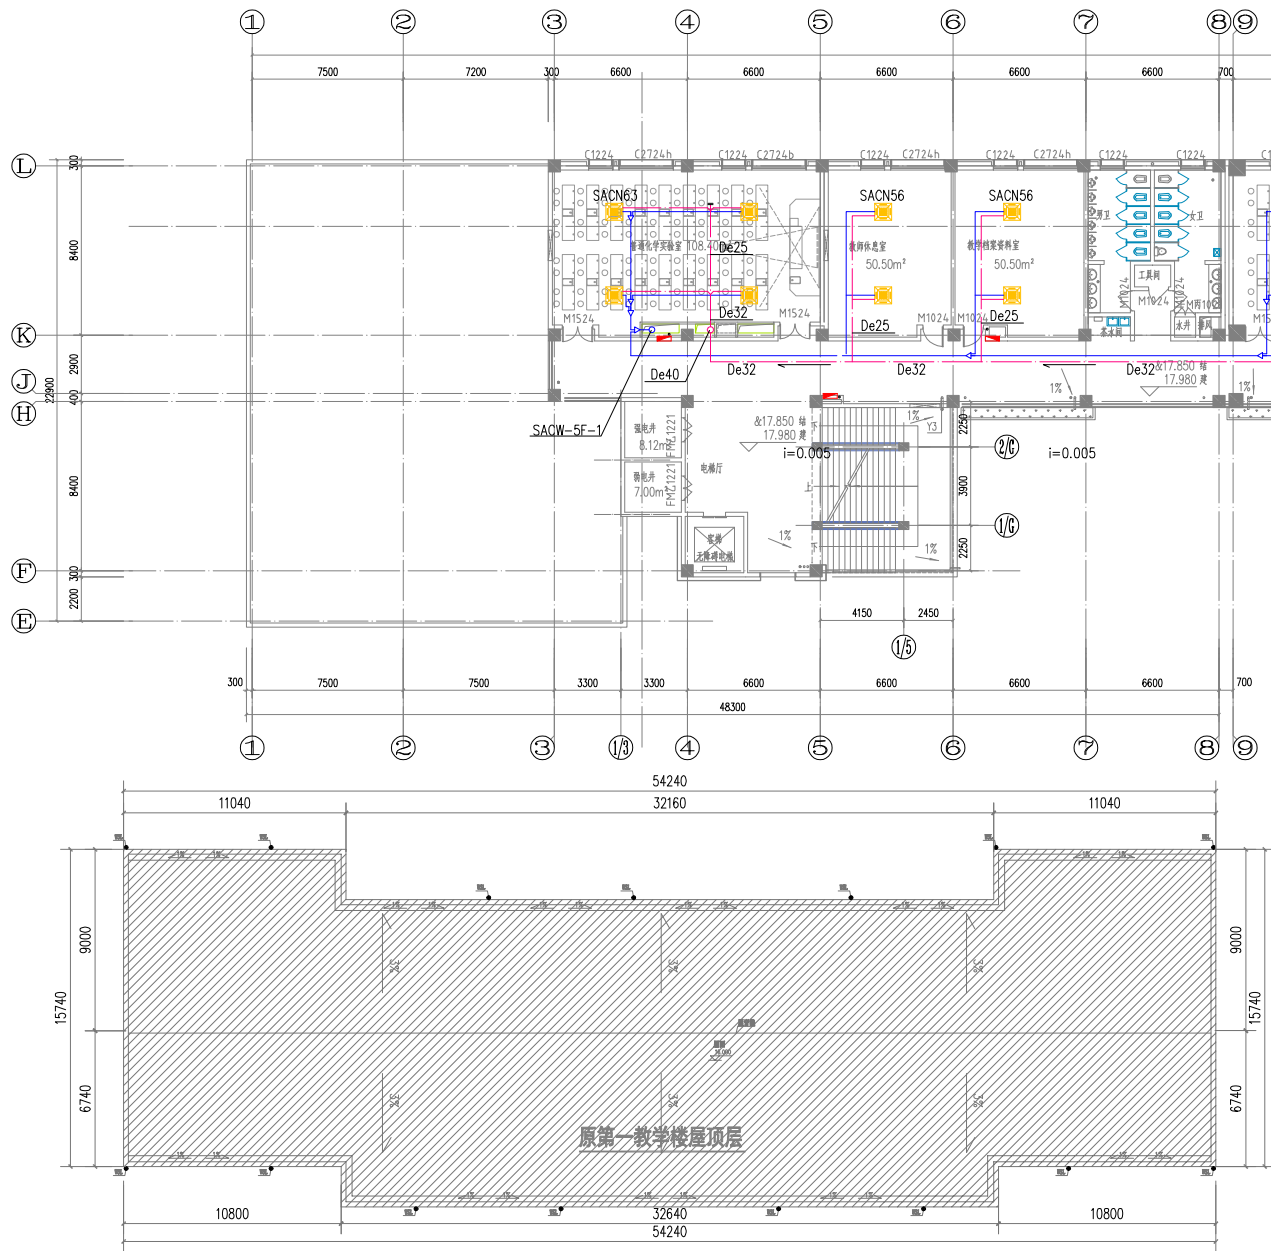


备注	NOTE	设计单位	DESIGN	建设单位	CLIENT	工程名称	PROJECT	项目名称	SUB-PROJECT	图纸名称	DRAWING TITLE	设计人员签字栏				设计阶段	DESIGN PHASE	施工图	结构个人执业专用章	建筑个人执业专用章	单位出图专用章
<div><p>上海华东发展建筑设计(集团)有限公司 Shanghai East China Development Design Group (Group) Co., Ltd</p><p>设计证书编号: A131000163 总部地址: 中国 上海 吉宁路160号3号楼 NO.3 BUILDING NO.160 JIENING RD SHANGHAI P. R. CHINA TEL: 021-54953699 FAX: 021-54953698</p></div>		上海理工大学	上海理工大学 军工路1100号校区改扩建工程	教学综合楼	四层空调冷媒管、水管平面图	项目负责人	专业负责人	修改版次	DESIGN LEADER	DESIGNER	EDITION	审定	校对	专业	暖通	暖通-H304	1: 150	日期	2022年11月		
		审核	设计			图号	比例														
		主创建筑师	制图			日期	2022年11月														
		审核	设计			图号	比例														
		主创建筑师	制图			日期	2022年11月														
本图须加盖本院出图签章, 否则一律无效。																					



五层空调冷媒管、水管平面图

备注 NOTE		设计单位 DESIGN	建设单位 CLIENT	工程名称 PROJECT	项目名称 SUB-PROJECT	图纸名称 DRAWING TITLE	设计人员签字栏			设计阶段 DESIGN PHASE	施工图	结构个人执业专用章			建筑个人执业专用章			单位出图专用章
<div>ECUC</div> <div>上海华东发展建筑设计(集团)有限公司</div> <div>Shanghai East China Development & Urban Decoration Design (Group) Co., Ltd</div> <div>设计证书等级证书号: A131000163</div> <div>总部地址: 中国 上海 古羊路160号3号楼</div> <div>ADDRESS: NO. 3, GUYANG ROAD, 160 GUYANG RD, SHANGHAI 201400, P. R. CHINA</div> <div>TEL: 021-60400000 FAX: 021-60400007</div>		上海理工大学	上海理工大学	军工路1100号校区改扩建工程	教学综合楼	五层空调冷媒管、水管平面图	项目负责人	专业负责人	修改版次	暖通								
		审定	校对	专业														
		审核	设计	图号														
		主创建筑师	制图	比例														
		本图须加盖本院出图签章, 否则一律无效。					日期	2022年11月										

机房层空调冷媒管、水管平面图

备注 NOTE		设计单位 DESIGN	建设单位 CLIENT	工程名称 PROJECT	项目名称 SUB-PROJECT	图纸名称 DRAWING TITLE	设计人员签字栏			设计阶段 DESIGN PHASE	施工图	结构个人执业专用章	建筑个人执业专用章	单位出图专用章	
		<div> 上海华东发展建筑设计(集团)有限公司 Shanghai East China Development Architectural Design Group Co., Ltd. 设计证书编号: A131000163 总部地址: 中国 上海 吉羊路160号3号楼 3楼 302室 邮编: 200092 电话: 021-52928899 FAX: 021-52928898 E-MAIL: SHDC@163.COM</div>	上海理工大学	上海理工大学 军工路1100号校区改扩建工程	教学综合楼	机房层空调冷媒管、水管平面图	项目负责人		专业负责人		修改版次	暖通			
			合作设计单位 COOPERATED WITH	工程编号 PROJECT NO.			审定	校对	专业	图号					
							审核	设计	制图	比例					
							主创建筑师	制图	本图须加盖本院出图签章, 否则一律无效。						
				XM21PR099SH			CHIEF ARCHTET				SCALE	1: 150	DATE	2022年11月	