



水工	环境	测量	地质	电气	暖通	给排水	结构	建筑	人防	其他
设计	设计	设计	设计	设计	设计	设计	设计	设计	设计	设计
审核	审核	审核	审核	审核	审核	审核	审核	审核	审核	审核
批准	批准	批准	批准	批准	批准	批准	批准	批准	批准	批准

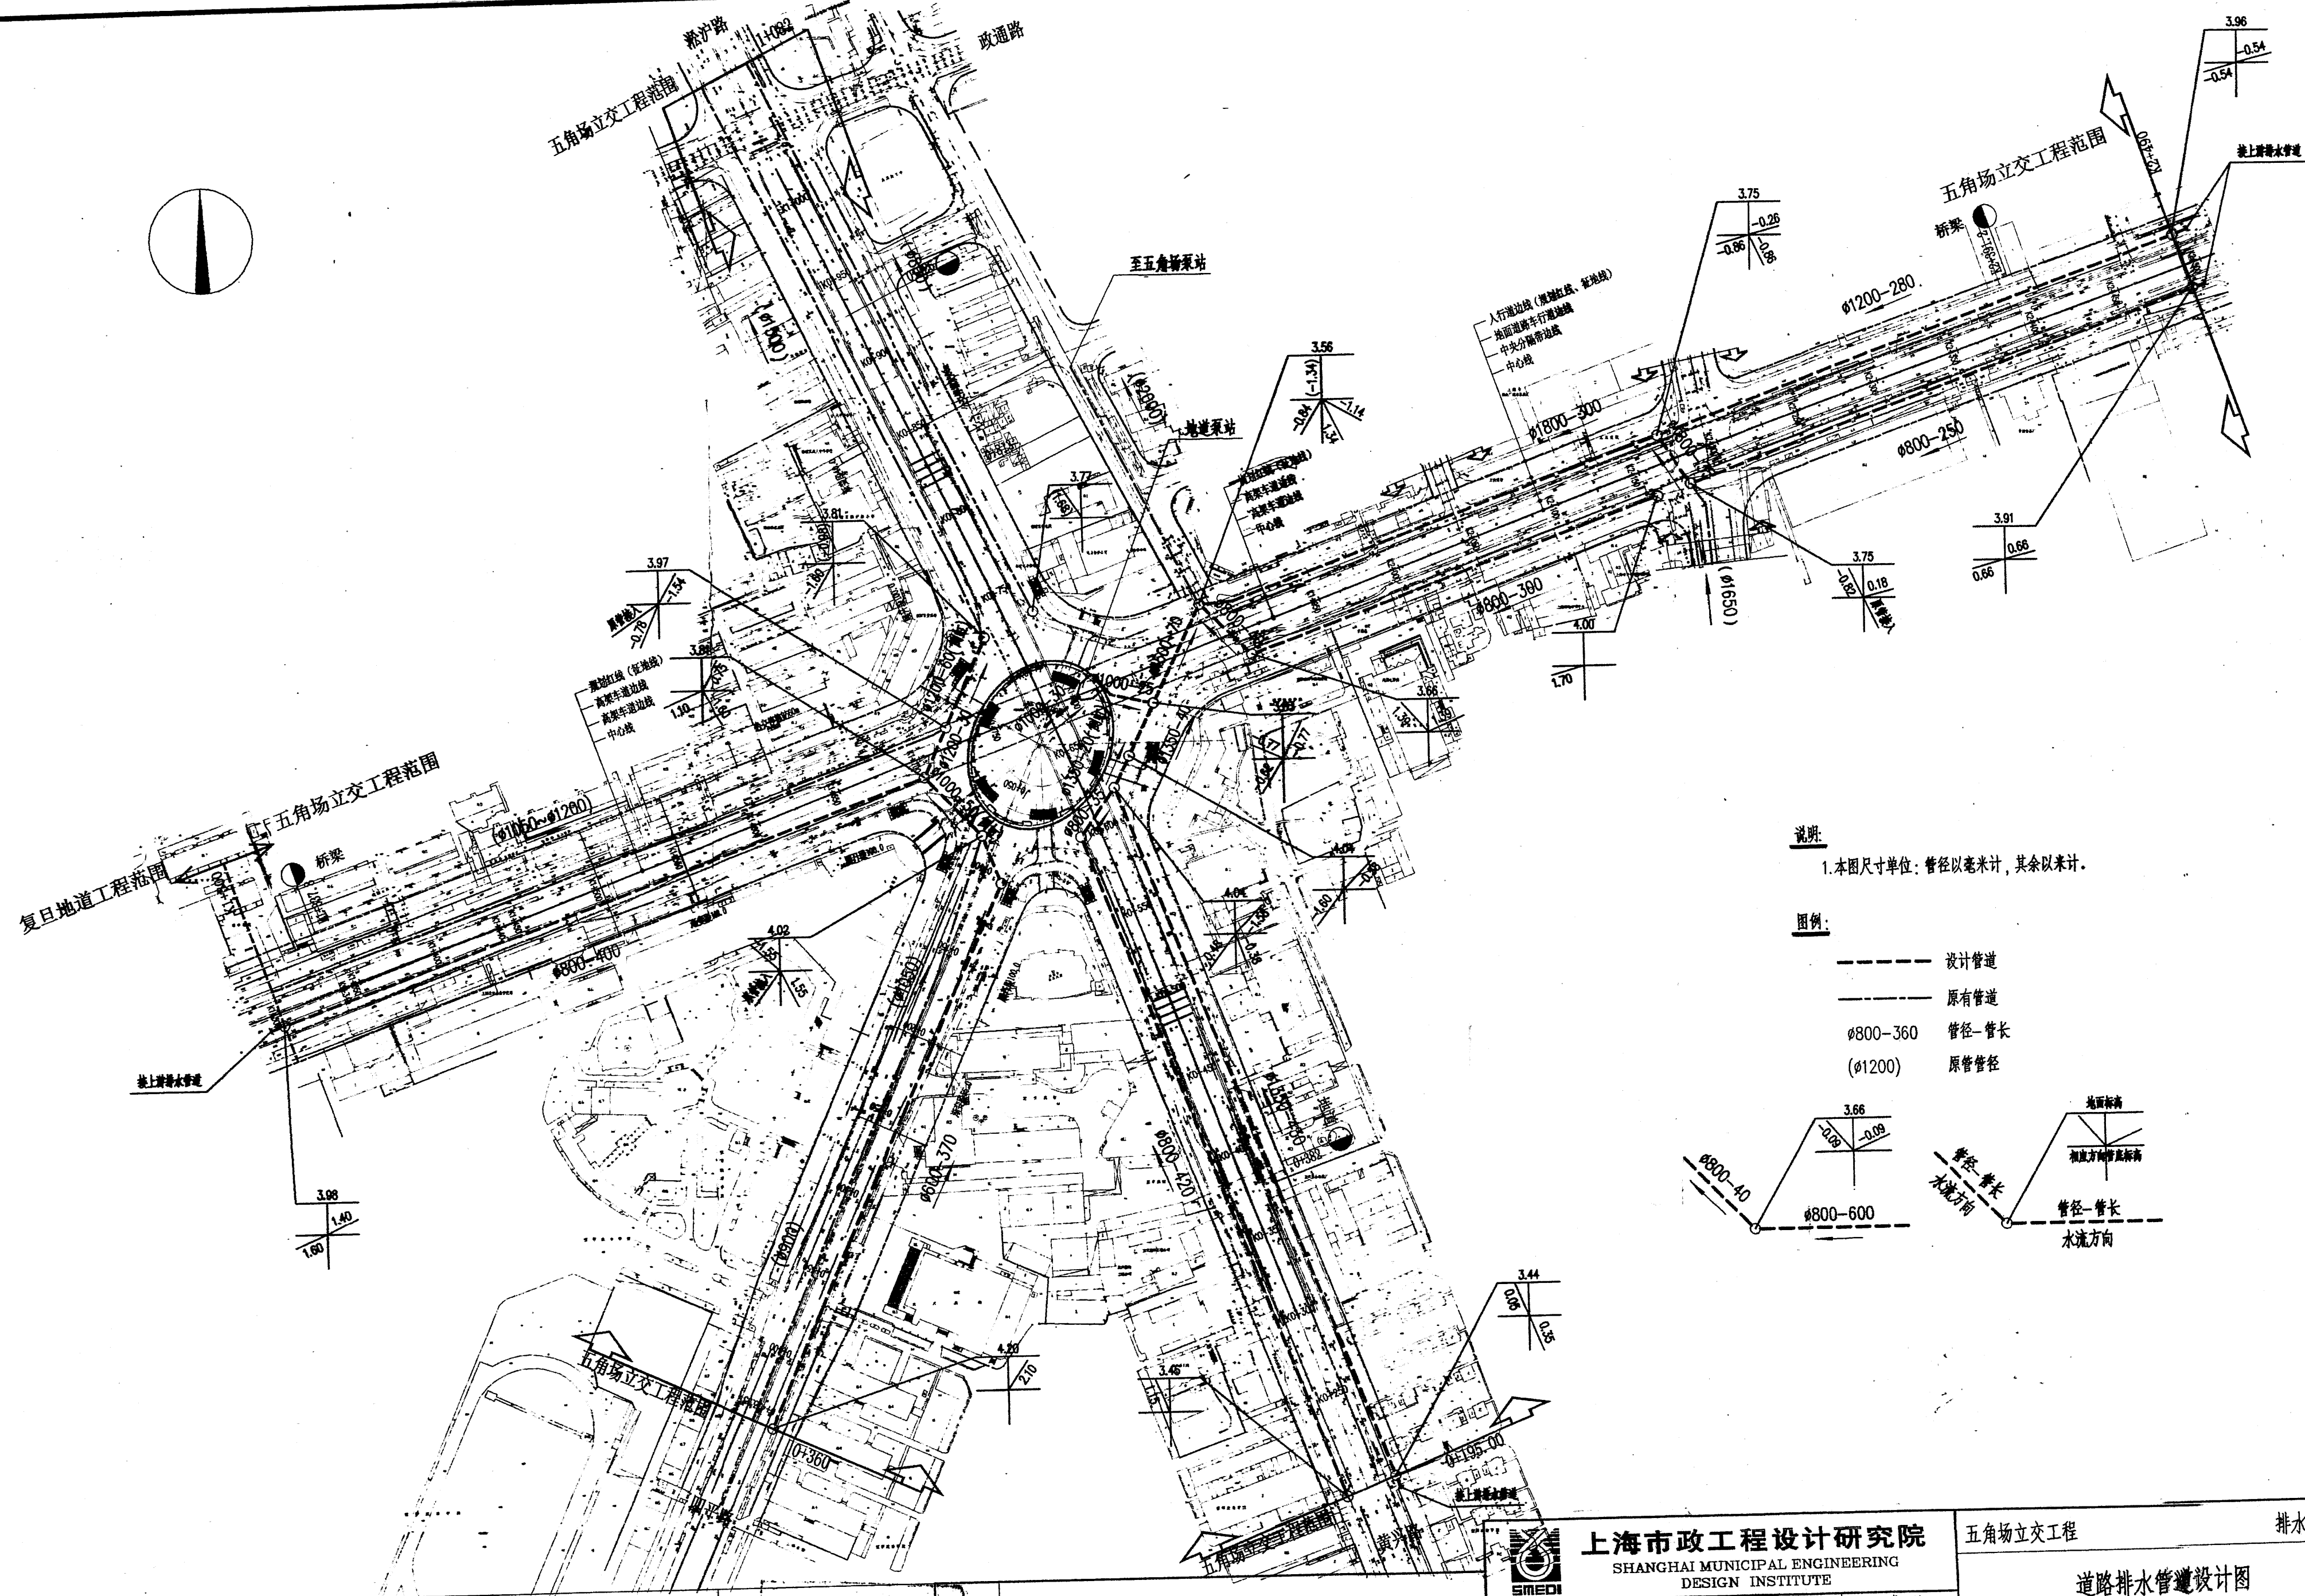


说明:
1. 本图尺寸单位: 管径以毫米计, 其余以米计。

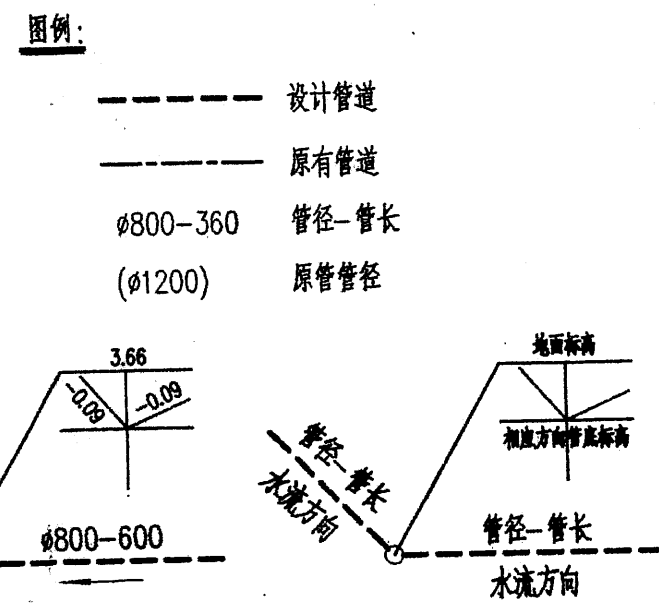

 上海市市政工程设计研究院 SHANGHAI MUNICIPAL ENGINEERING DESIGN INSTITUTE				五角场立交工程		排水工程	
				道路排水管道设计图			
审 定		校 核	胡嘉弟	阶 段	初步设计	比 例	1:2500
APPROVED		CHECKED	王树松	STAGE		SCALE	
审 核	俞卫群	设 计	王树松	图 号	RP301D-03	修 正 号	
AGRED		DESIGNED		DRAWING NO.		REV NO.	
设计负责人	俞卫群	设 计		项 目 编 号	2000市83乙	日 期	2003.01
CHIEF DESIGNER	俞卫群	DESIGNED		PROJECT NO.		DATE	
专业负责人	胡嘉弟	制 图	CAD				
SPECIALTY SPONSOR	胡嘉弟	DRAWING					

水工
环境
道路
桥梁
设备
暖通
电气
仪表
建筑
结构
给水
排水

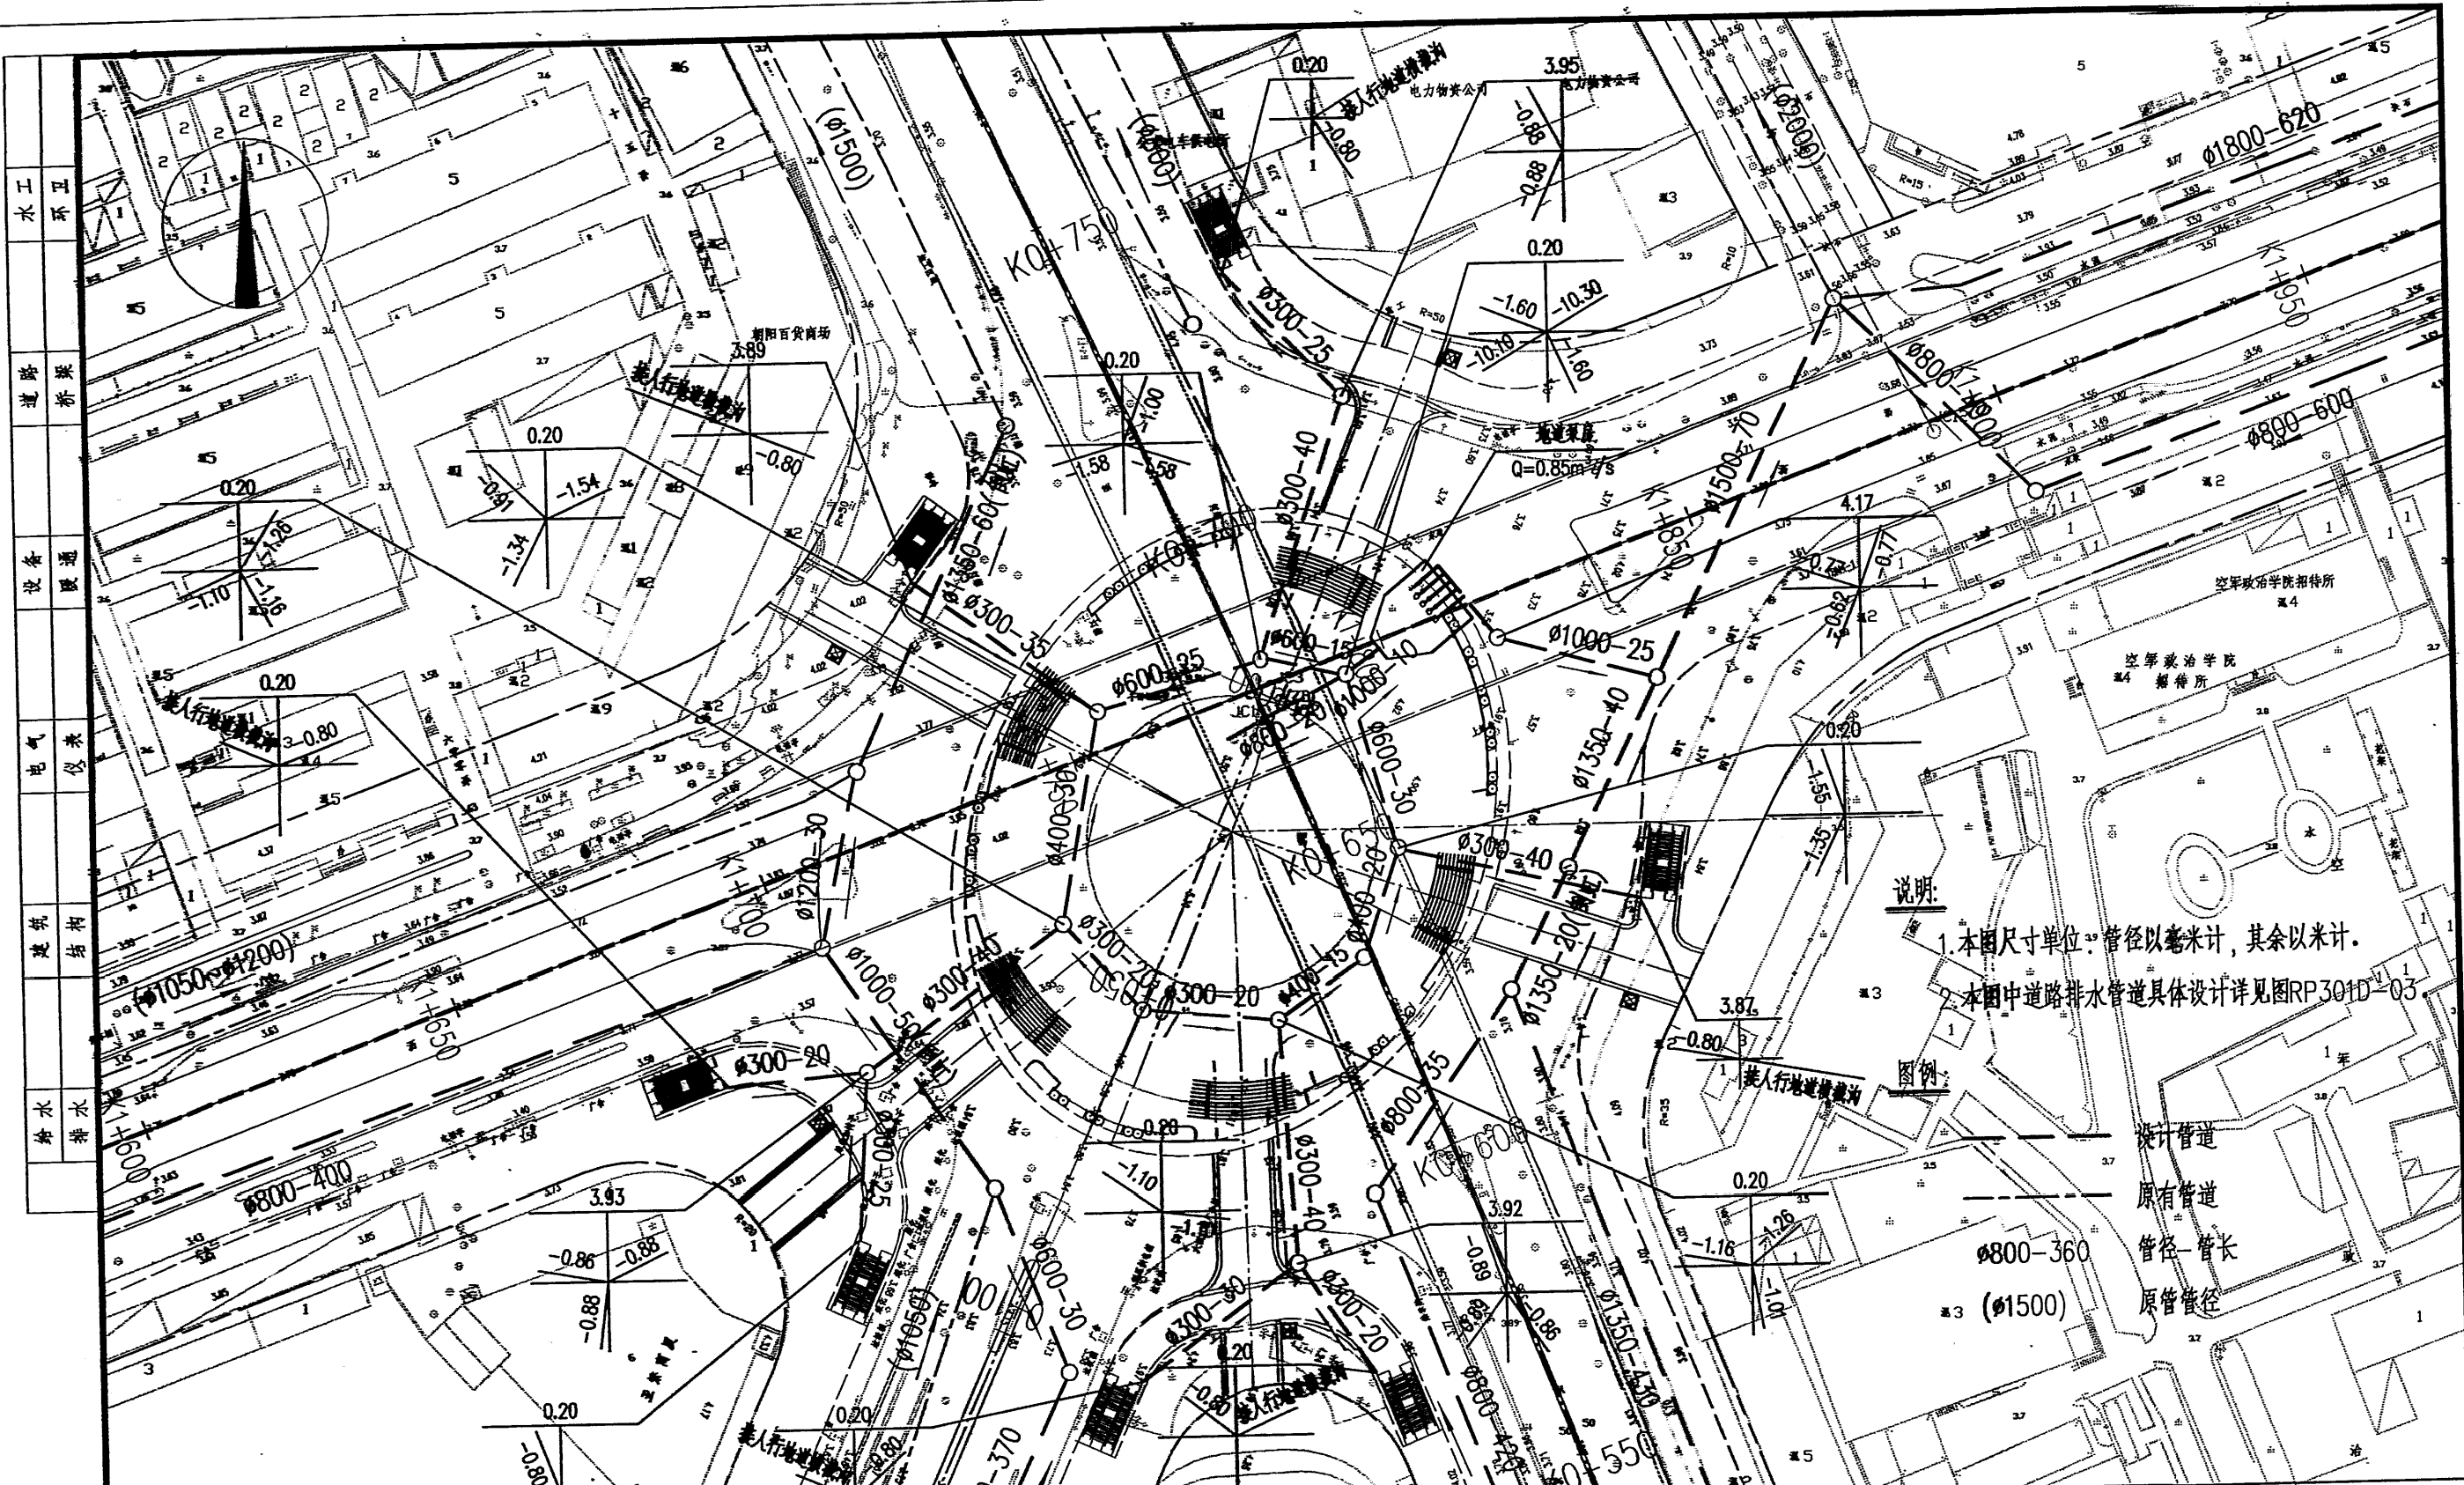

说明:
1. 本图尺寸单位: 管径以毫米计, 其余以米计。
2. 本图中道路排水管道具体设计详见图RP301D-03

图例:
设计管道
原有管道
管径-管长
原管管径

上海市市政工程设计研究院
SHANGHAI MUNICIPAL ENGINEERING
DESIGN INSTITUTE

审 定	校 核	胡嘉祥
审 核	设 计	王新仁
设计负责人	设 计	
专业负责人	制 图	CAD

上海市五角场立交工程 排水工程

下沉广场排水管道设计图

阶 段	初步设计	比 例	1:1000
图 号	RP301D-04	修正号	
项 目 号	2000年8月	期 数	2003.01

修正号	修正内容
REV. NO.	REVISION DESCRIPTION