
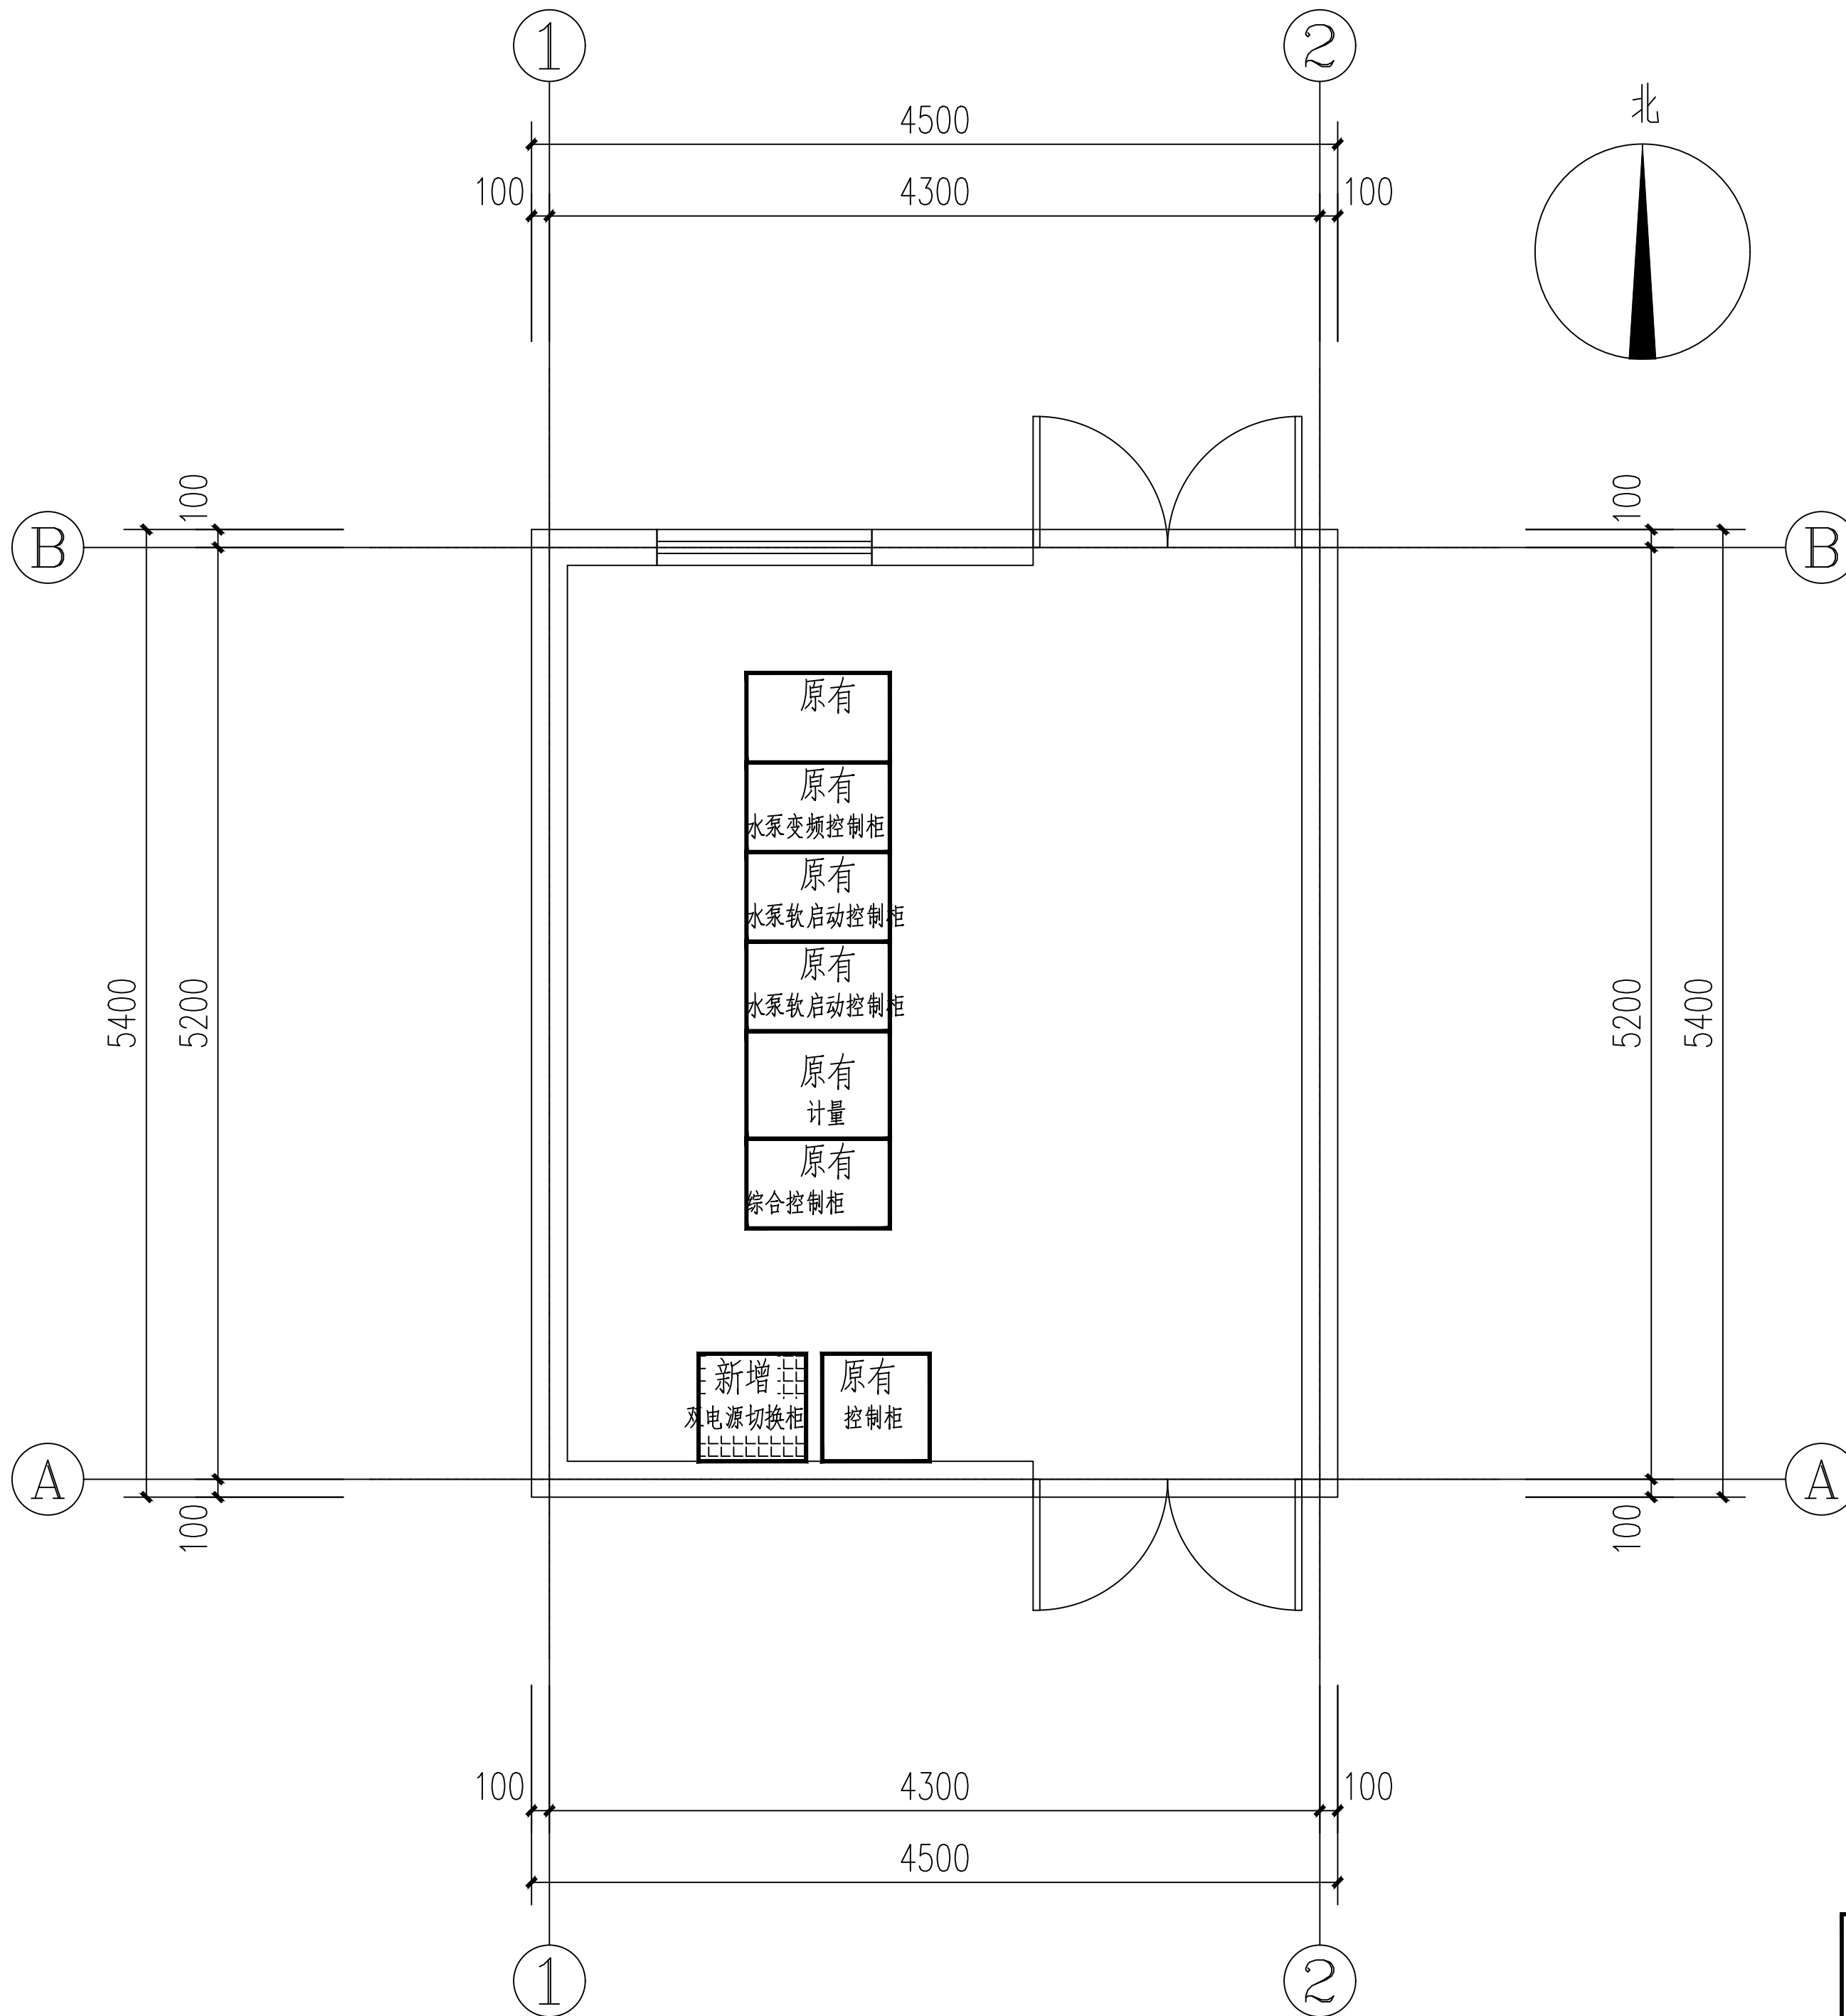


<div></div> <div>上海名亭建筑设计有限公司</div> <div>Shanghai MingTing Architectural Design Co., Ltd.</div> <div>资质等级: 建筑行业(建筑工程)甲级 证书编号: A131004515</div>	建设单位	上海市松江区桥梁工程管理所	设计阶段	扩 初
	工程名称	防汛泵站两路供电改造	工程编号	2024-YG-01-2
			专 业	电 气
			图 别	电 初
合作设计单位	子项	方舟广场泵站	图 号	00
			日 期	2025.05
图 纸 目 录				

本 工 程 设 计 图						(审图专用章盖章处)		(发图人章)	
序号	图号	图 纸 名 称	图幅	版本					
1	00	图纸目录	A4	A					
2	01	设备布置示意图	A2	A					
3	02	低压一次系统图	A3	A					
4									
5									
6					重 复 利 用 图				
7					序号	工程编号	图号	图幅	
8					1				
9					2				
10					3				
11					4				
12					5				
13					6				
14					7				
15					8				
16					9				
17					10				
18					11				
19					12				
20					13				
21					14				
审 定				审 核	穆 利	校 对		杨慧莉	杨慧莉
项目负责人		姚卫华	姚卫华	专业负责人	杨慧莉	设 计		高 巍	高巍
(专业负责人章盖章处)				(项目负责人章盖章处)			(出图专用章盖章处)		



设备布置示意图 1:50



上海名亭建筑设计有限公司

Shanghai MingTing Architectural Design Co., Ltd.

资质等级: 建筑行业(建筑工程)甲级 证书编号: A131004515

合作设计单位

CONSULTING TECHNIQUE

会签栏	建筑		电气	
	结构		暖通	
	给排水		人防	
	总图		景观	

(竣工图章盖章处)

建设单位

CLIENT

上海市松江区桥梁工程管理所

工程名称

PROJECT

防汛泵站两路供电改造

子项

SUBITEM

方舟广场泵站

图名

TITLE

设备布置示意图

(审图专用章盖章处)

(发图人章)

审 定		
项目负责人	姚卫华	姚卫华
审 核	穆 利	穆 利
专业负责人	杨慧莉	杨慧莉
校 对	杨慧莉	杨慧莉
设 计	高 巍	高 巍

设计阶段	扩 初	工程编号	2024-YG-01-2
比 例	1:50	专 业	电 气
版 本	A	图 别	电 初
日 期	2025.05	图 号	01

(专业负责人章盖章处)

(项目负责人章盖章处)

(出图专用章盖章处)



上海名亭建筑设计有限公司

Shanghai MingTing Architectural Design Co., Ltd.

资质等级: 建筑行业(建筑工程) 甲级 证书编号: A131004515

合作设计单位
CONSULTING TECHNIQUE

建设单位
CLIENT

上海市松江区桥梁工程管理所

工程名称
PROJECT

防汛泵站两路供电改造

子项
SUBITEM

方舟广场泵站

图名
TITLE

低压一次系统图

(审图专用章盖章处)

(发图人章)

审 定

项目负责人

姚卫华

审 核

穆 利

专业负责人

杨慧莉

校 对

杨慧莉

设 计

高 巍

设计阶段

扩 初

工程编号

2024-YG-01-2

比 例

1:100

专 业

电 气

版 本

A

图 别

电 初

日 期


2025.05

图 号

02

至水泵控制柜

原60KW低压进线

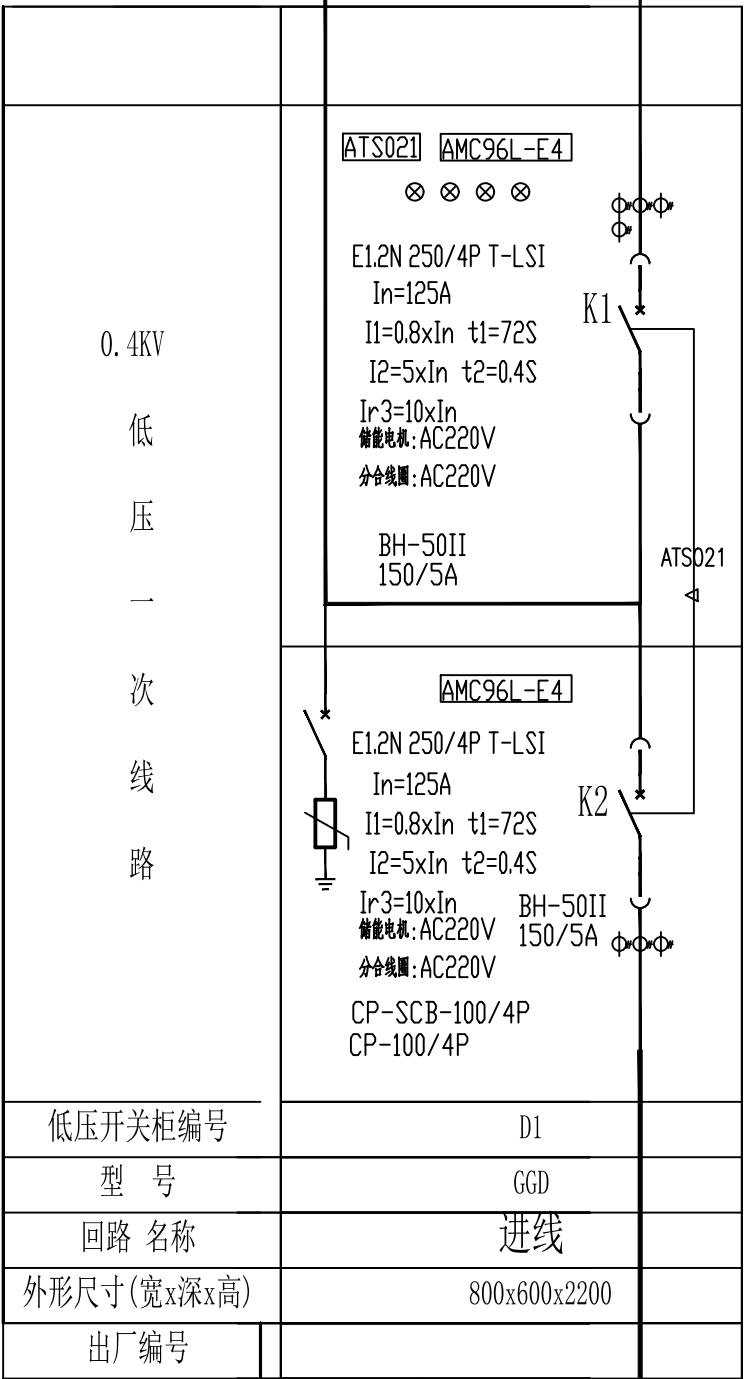

新增低压60KW进线

原配电房新增双电源开关柜

(专业负责人章盖章处)

(项目负责人章盖章处)

(出图专用章盖章处)