
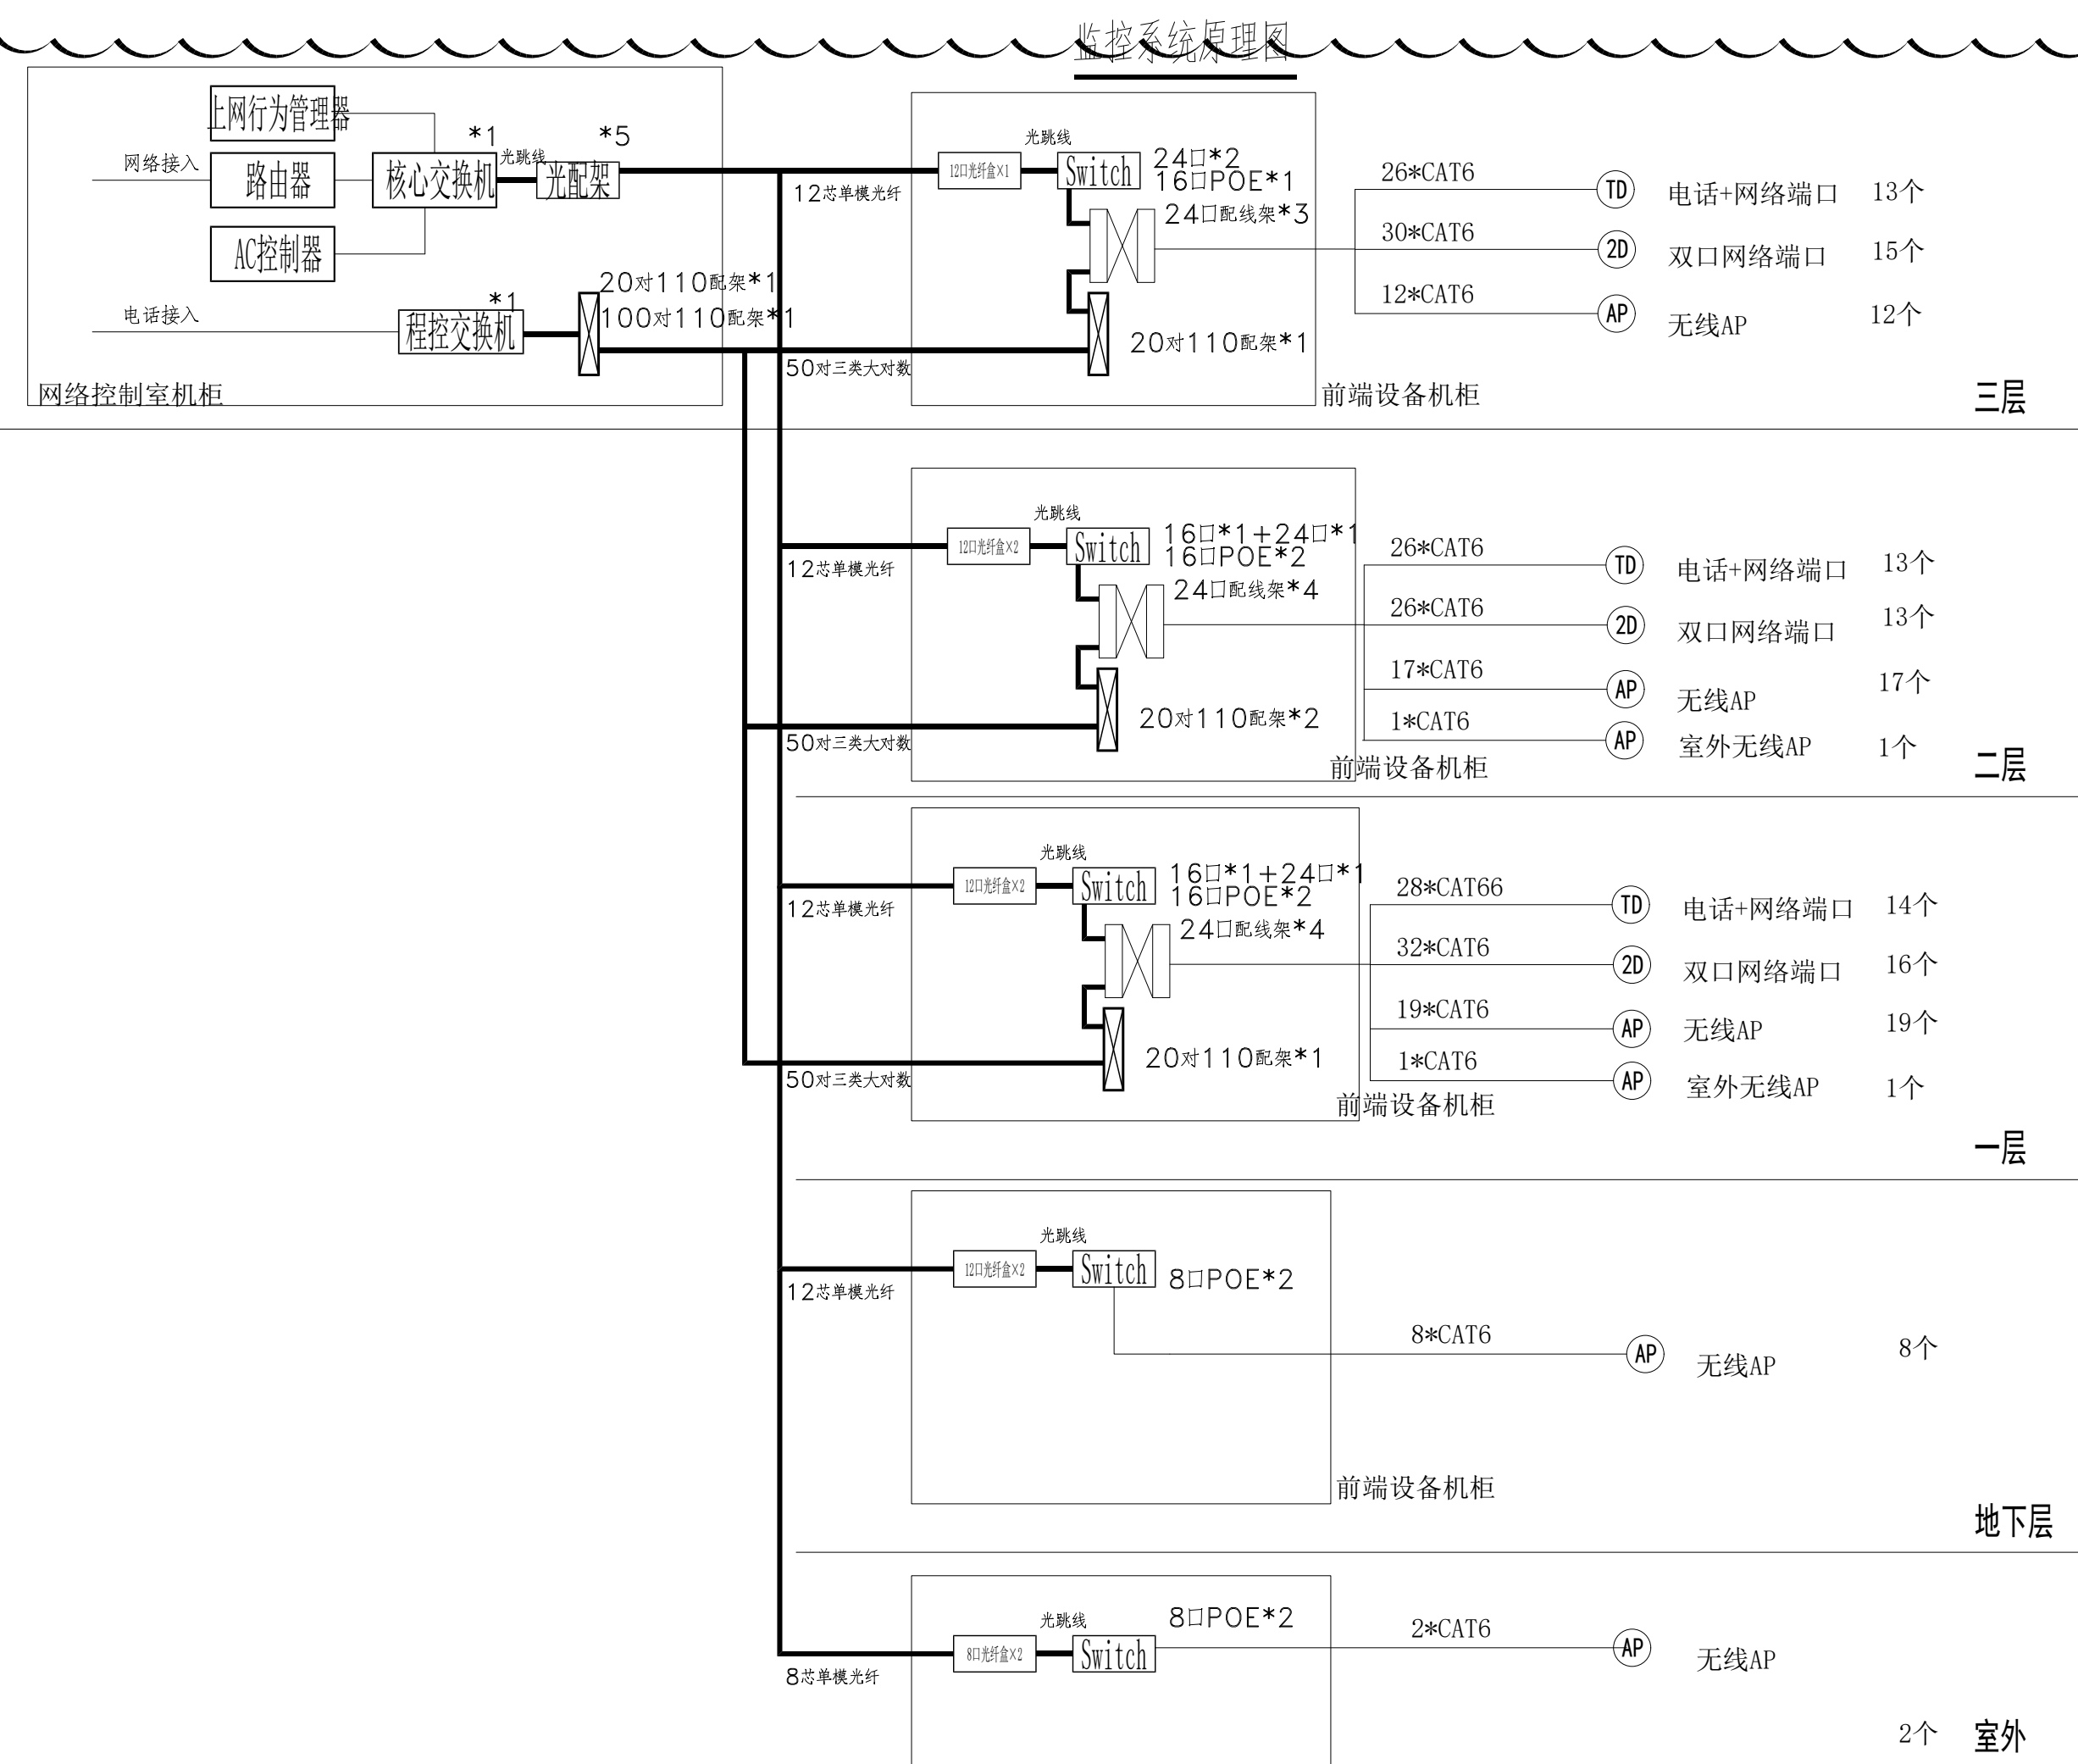
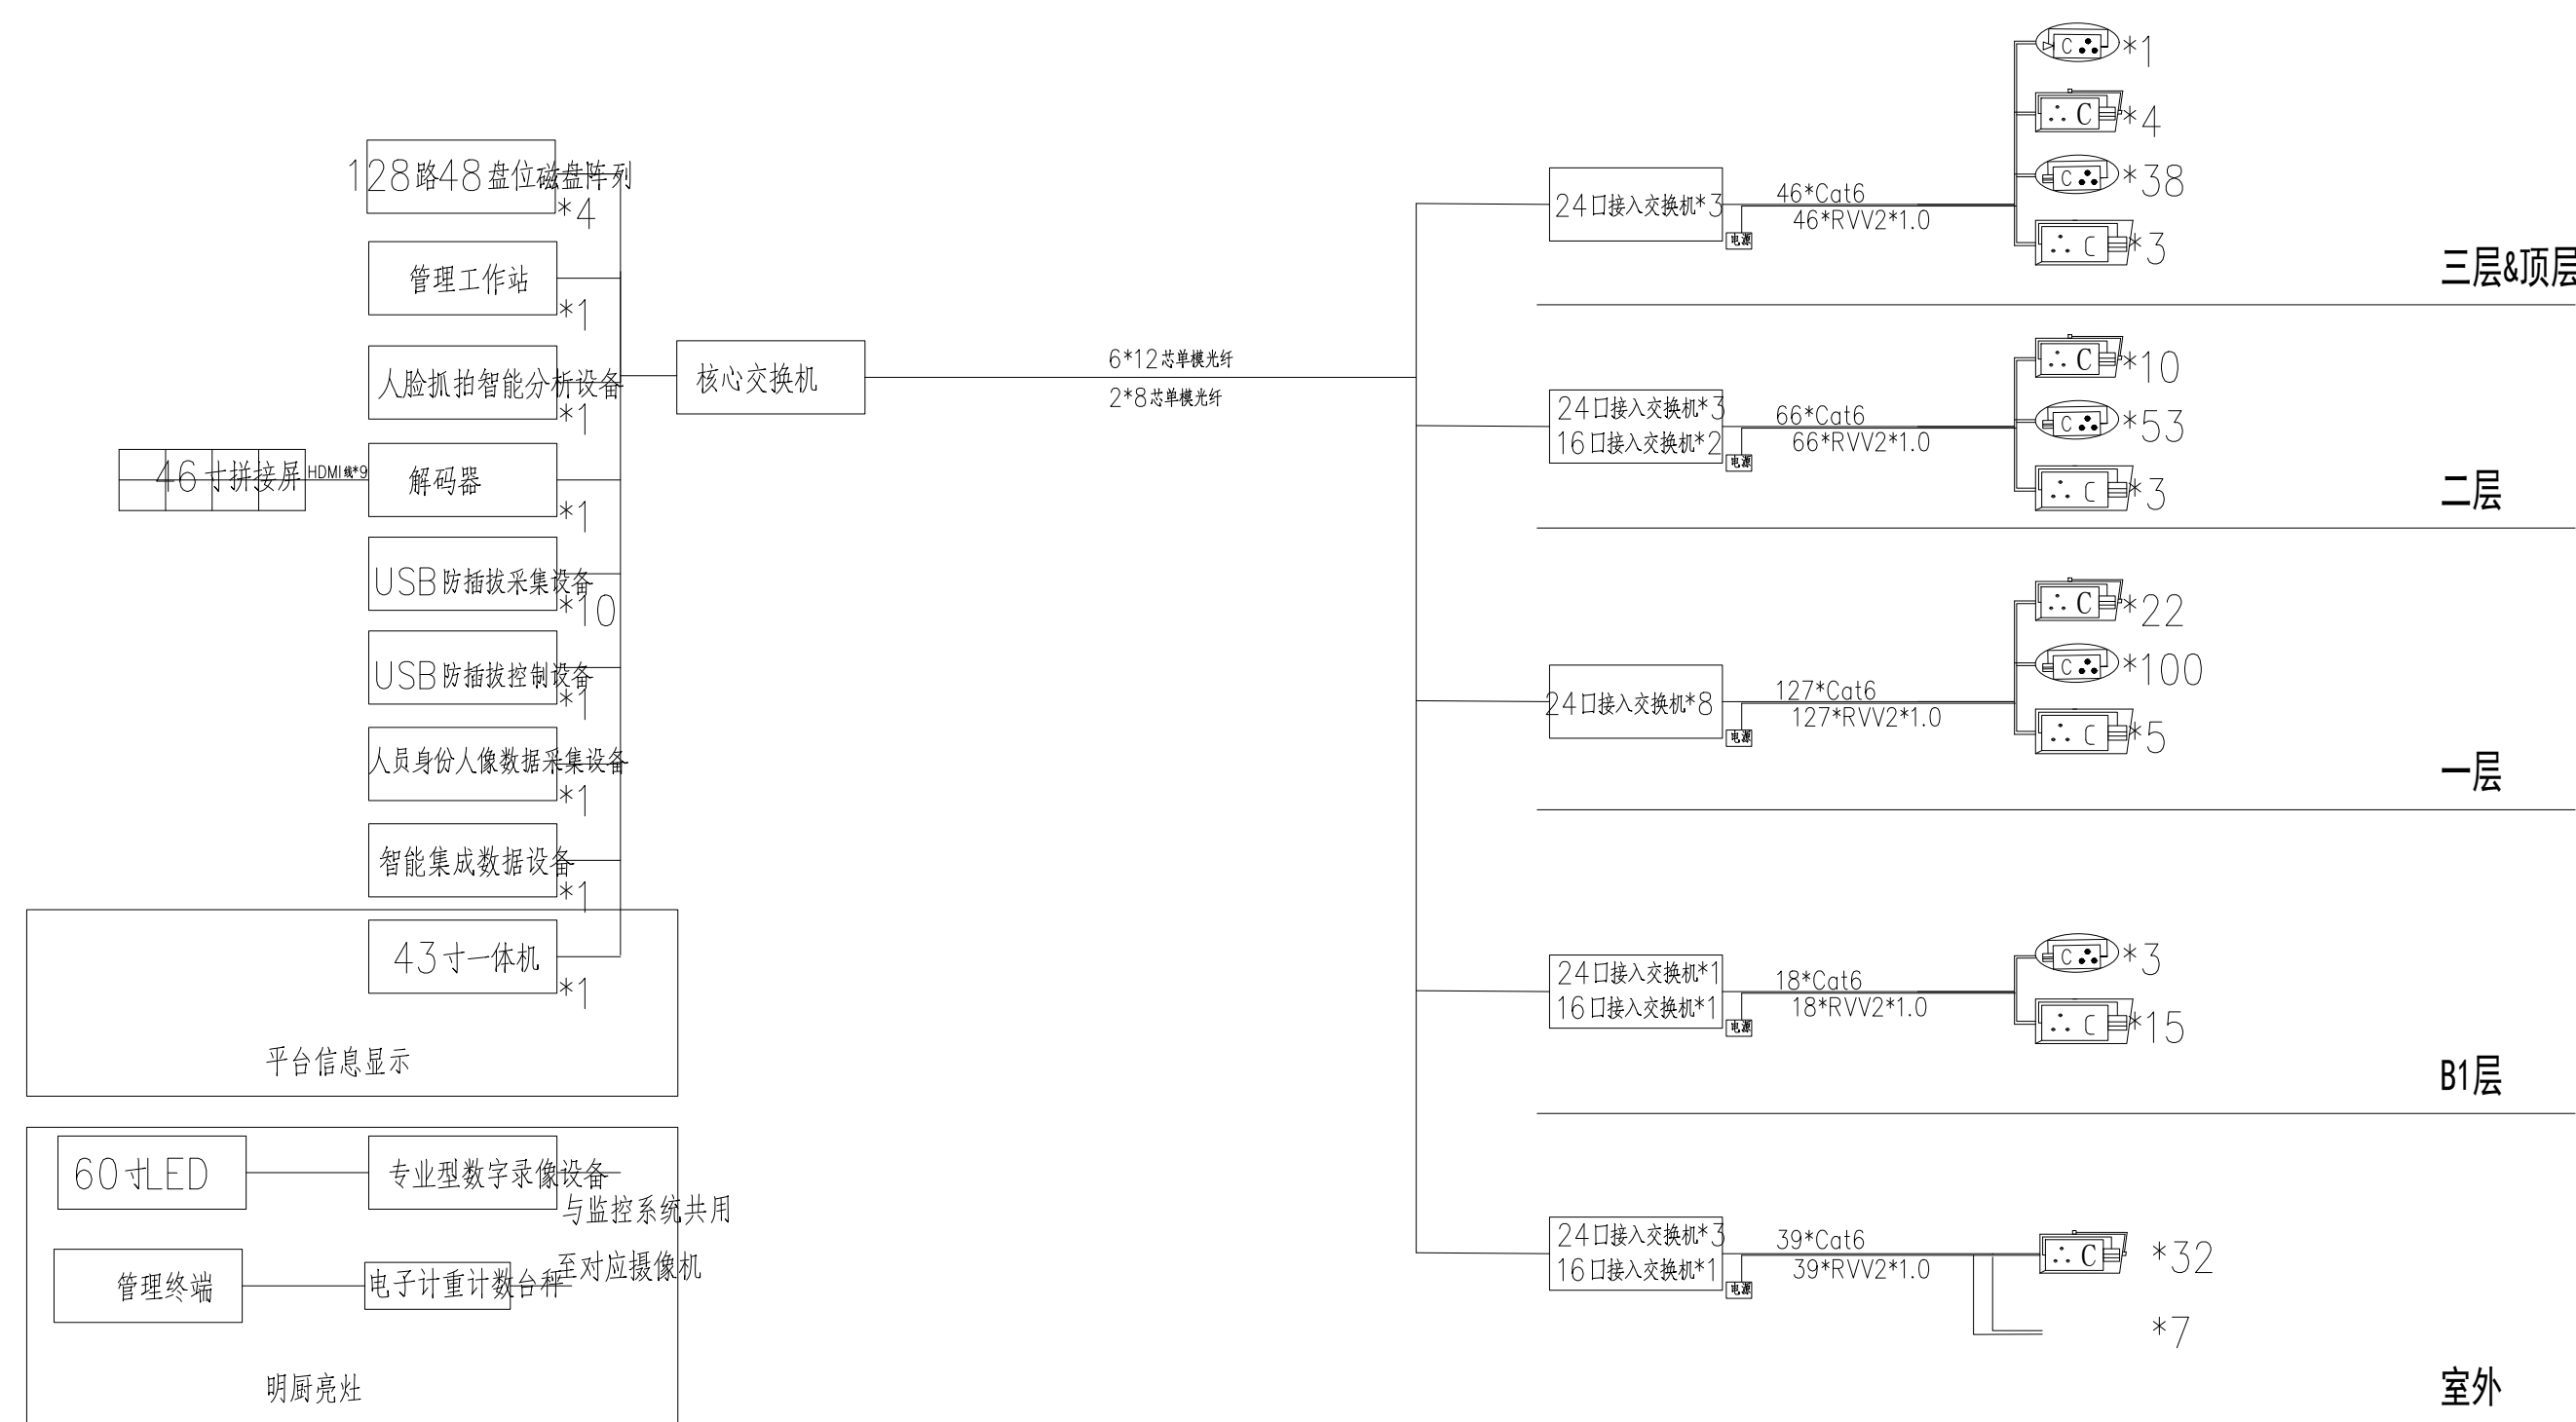


会	建筑		年	月	日				
签	结构		年	月	日	电			
	给排水		年	月	日	电			
	设备		年	月	日	视			
	备		年	月	日	饰			

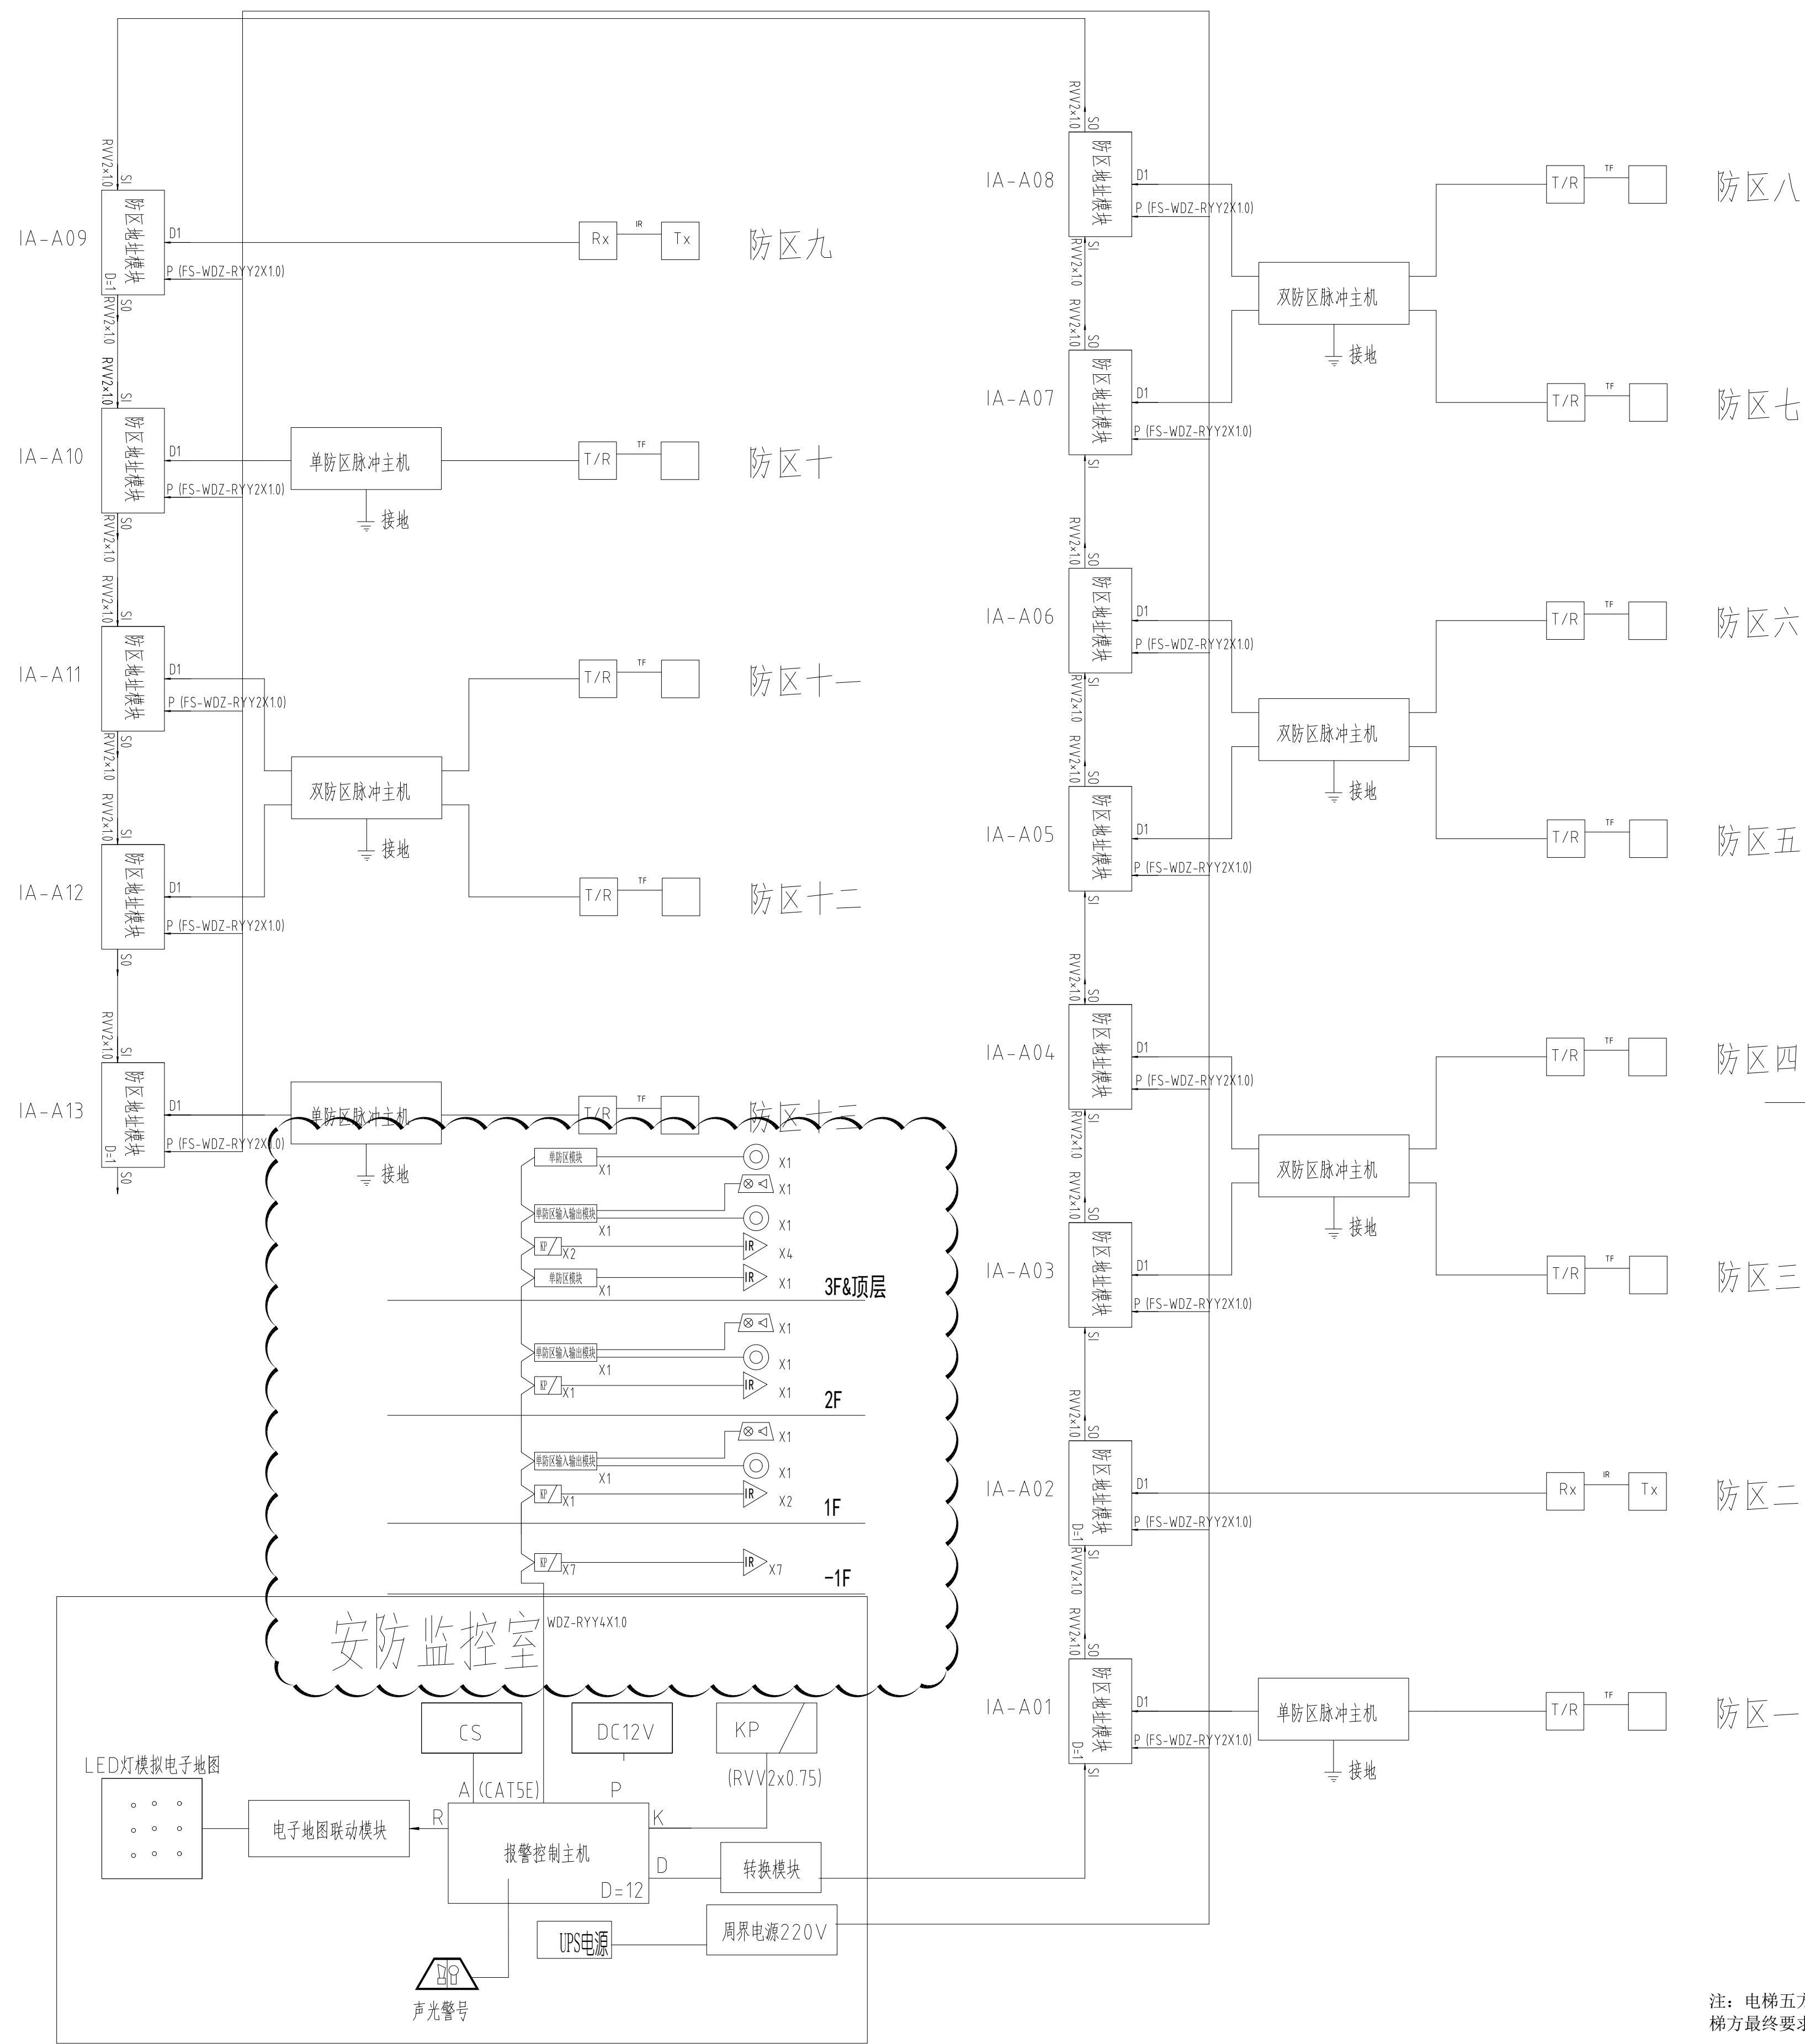

注：电梯五方通话线：从电梯机房预留一根RVV4*1.0线缆至消控中心。线缆规格以电梯方最终要求为准。

综合布线\计算机网络及AP系统图 前端设备机柜

注：公共移动通信信号应覆盖至建筑物的地下公共空间、客梯轿厢内。

建筑设计: 大小建筑 SLA STUDIO 工程设计资质等级: 建筑设计事务所甲级 工程设计证书编号: A1310019317	结构及机电设计: 上海中建建筑设计院有限公司 SHANGHAI ZHONGCHUAN ARCHITECTURAL DESIGN INSTITUTE CO.,LTD. 工程设计资质等级: 甲级 工程设计证书编号: A231003130	建设单位 CLIENT 上海市奉贤区教育局	审定/批准 APPROVED BY 李瑶	审核 CHECKED BY 于刚	项目编号 PROJECT NO. 2023-JZ-01	图名 DWG TITLE 弱电系统图三	注册执业章 REGISTERED PRACTICE SIGNET	公司出图章 COMPANY SEAL
		项目名称 PROJECT NAME 奉贤新城水乐路幼儿园（暂定名）新建工程	项目负责人 PROJECT LEADER 李瑶	校对 PROCESSED BY 李佳诚	图别 DWG TYPE 电气			
		子项名称 SUB PROJECT 教学综合楼	项目经理 PROJECT MANAGER 吴正	设计 DESIGNED BY 杜佳梦	图号 DWG. NO. T0-06			
			专业负责人 DIVISION CHIEF 于刚	制图 DRAWING BY 于刚	版本号 Ver. A 日期 DATE 2024.7			

(本图施工图阶段须加盖我公司出图章, 否则无效)