


会	建筑		年	月	日
签	结构		年	月	日
	给排水		年	月	日
	设备安装		年	月	日

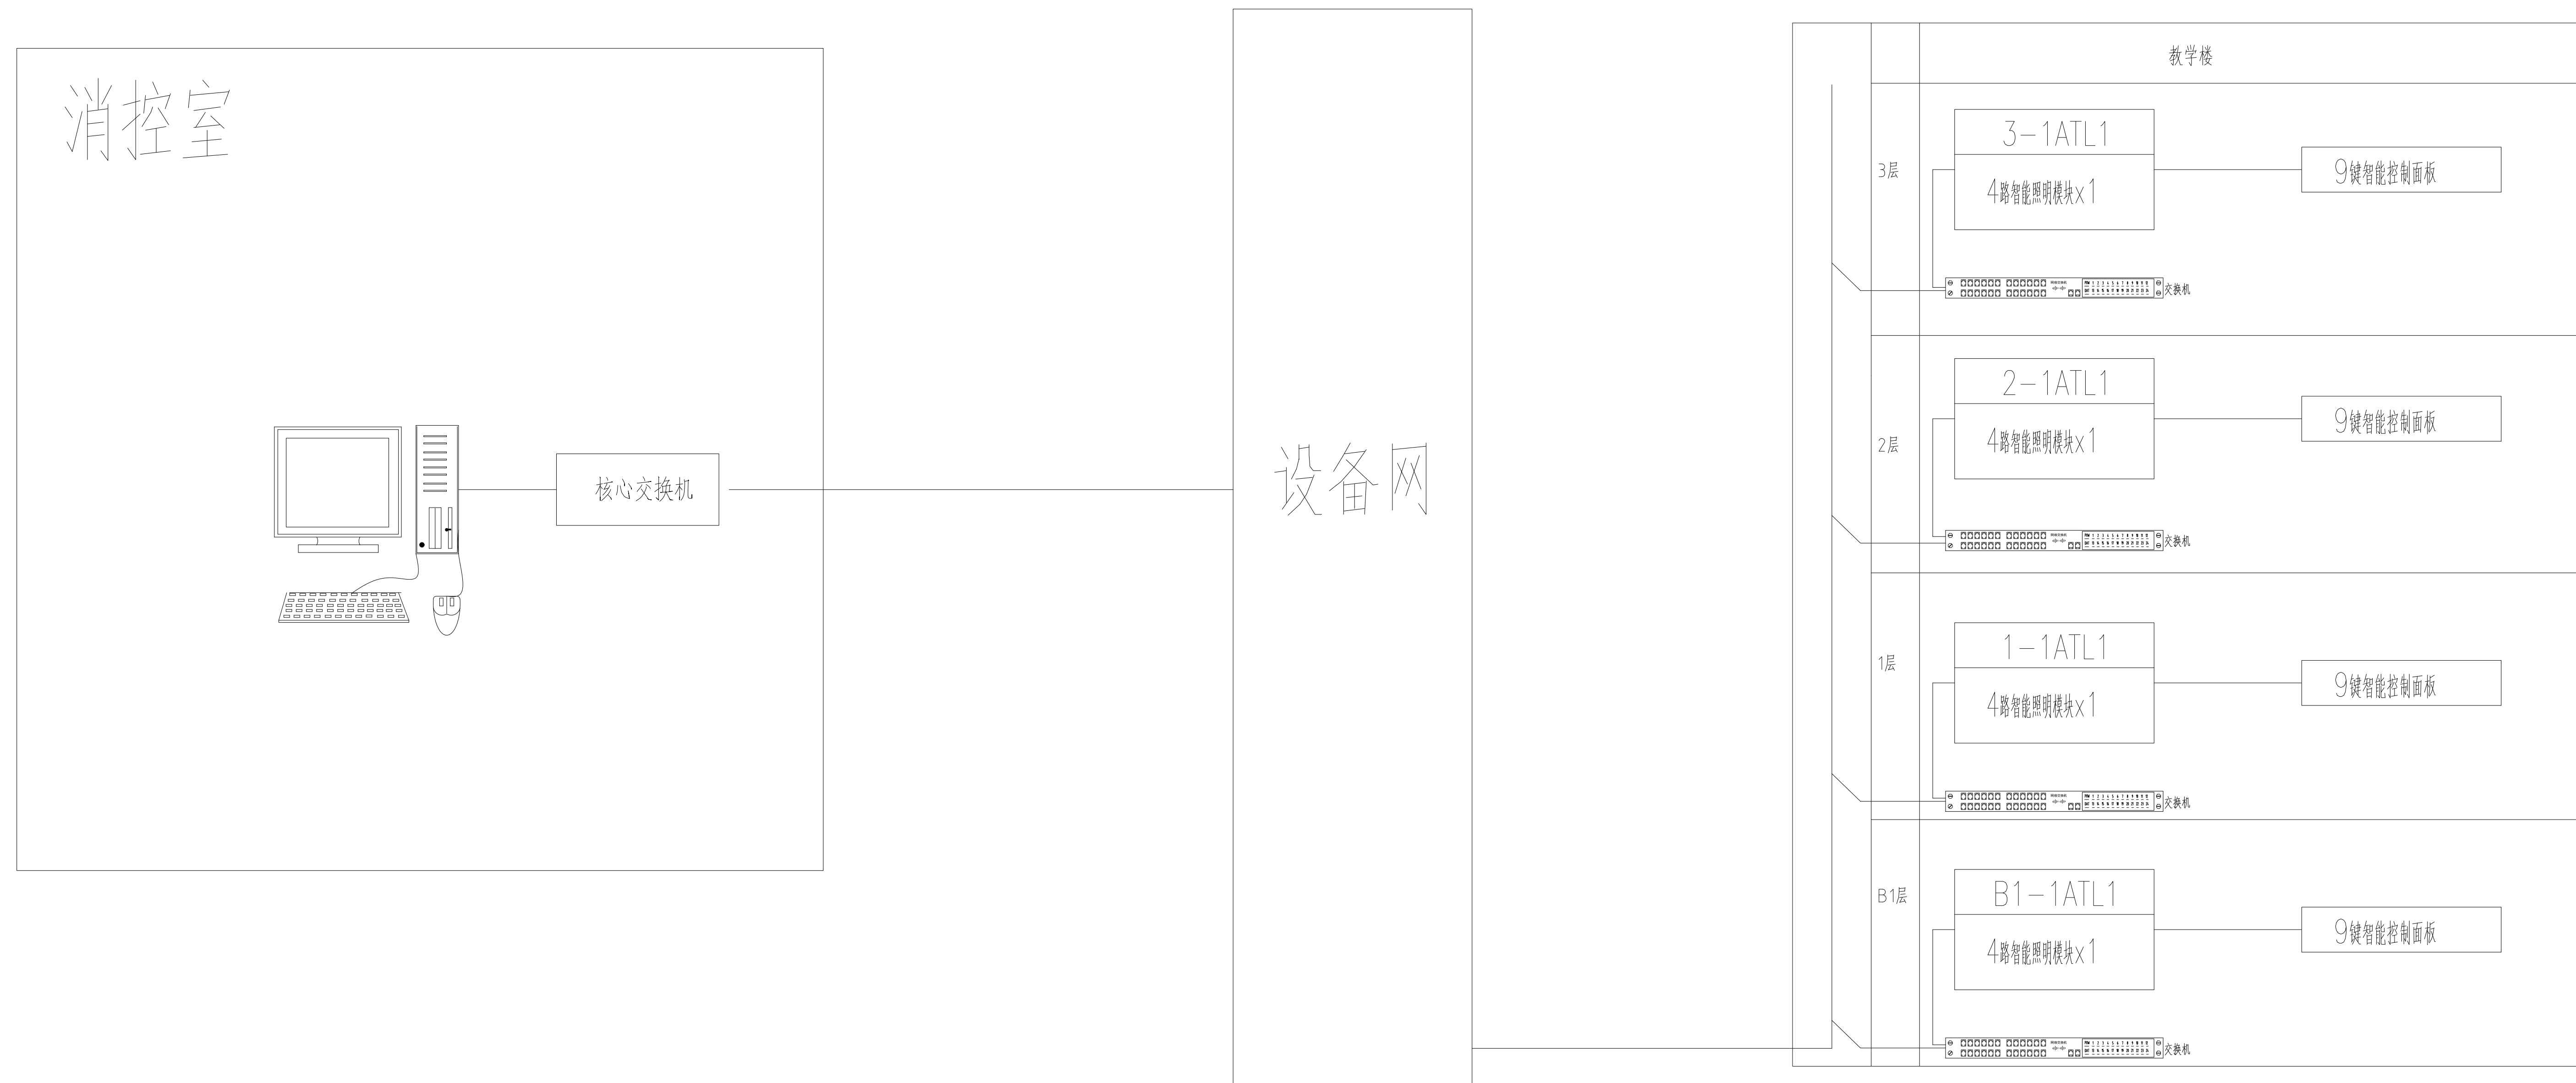

灯光控制系统图

建筑设计	结构及机电设计:	建设单位 CLIENT 上海市奉贤区教育局	审定/批准 APPROVED BY 李瑶	审 核 CHECKED BY 于刚	项 目 编 号 PROJECT NO. 2023-JZ-01	图 名 DWG TITLE 灯光控制系统图	注册执业章 REGISTERED PRACTICE SIGNET	公司出图章 COMPANY SEAL
大小建筑 SLA STUDIO 工程设计资质等级: 建筑设计事务所甲级 工程设计证书编号: A131019317	 上海中建建筑设计院有限公司 SHANGHAI ZHONGJIAN ARCHITECTURAL DESIGN INSTITUTE CO.,LTD. 工程设计资质等级: 甲级 工程设计证书编号: A231003430	项目名称 PROJECT NAME 奉贤新城水乐路幼儿园（暂定名）新建工程	项目负责人 PROJECT LEADER 李瑶	校 对 CHECKED BY 李佳诚	图 别 DWG TYPE 电气			
		项目 经理 PROJECT MANAGER 吴正	设 计 DESIGNED BY 杜佳梦	图 号 DWG. NO. T0-08				
		专业负责人 DIVISION CHIEF 于刚	制 图 DRAWING BY	版 本 号 REV A	日 期 DATE 2024.7			

(本图施工图阶段须加盖我公司出图章, 否则无效)