


会	建筑		年	月	日
签	结构		年	月	日
	给排水		年	月	日
	设备安装		年	月	日

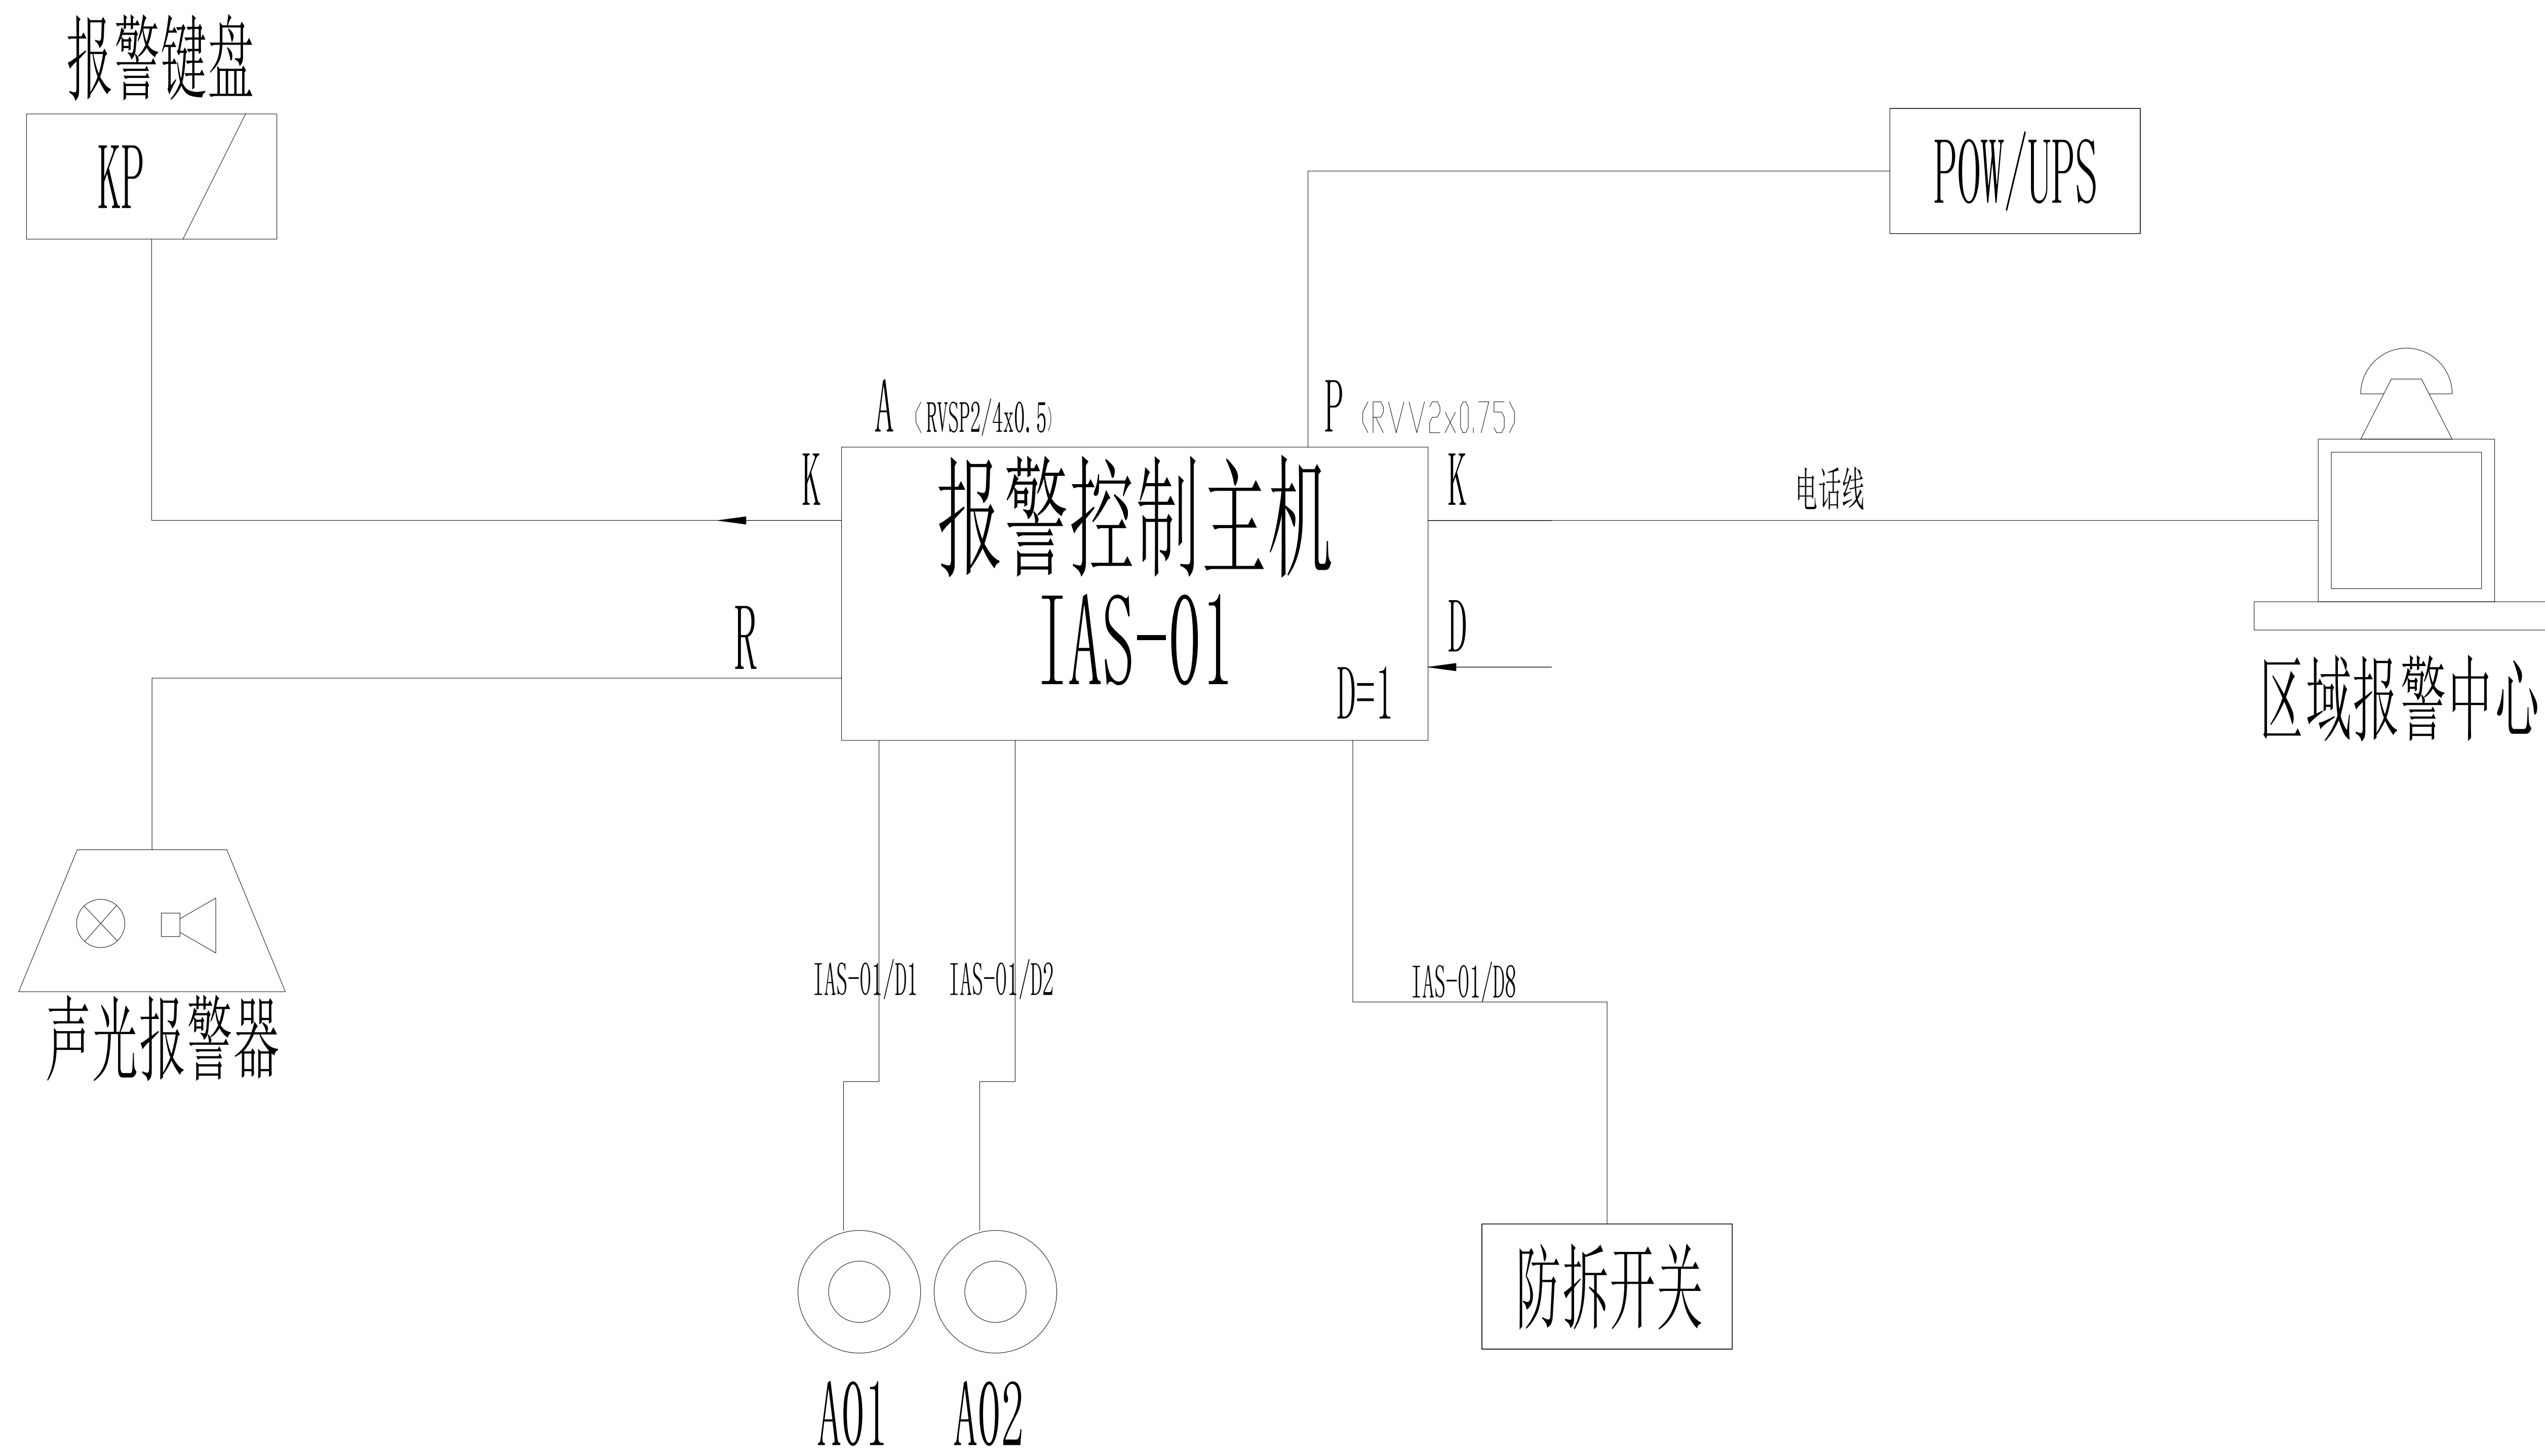

建筑设计:	结构及机电设计:	建设单位 CLIENT 上海市奉贤区教育局	审定/批准 APPROVED BY 李瑶	审 核 CHECKED BY 于刚	项 目 编 号 PROJECT NO. 2023-JZ-01	图 名 DWG TITLE 110联网报警系统图	注册执业章 REGISTERED PRACTICE SIGNET	公司出图章 COMPANY SEAL
 大小建筑 SLA STUDIO 工程设计资质等级: 建筑设计事务所甲级 工程设计证书编号: A131019317	 上海中建建筑设计院有限公司 SHANGHAI ZHONGCHUAN ARCHITECTURAL DESIGN INSTITUTE CO., LTD. 工程设计资质等级: 甲级 工程设计证书编号: A231003130	项目名称 PROJECT NAME 奉贤新城水乐路幼儿园(暂定名)新建工程	项目负责人 PROJECT LEADER 李瑶	校 对 CHECKED BY 李佳诚	图 别 DWG TYPE 电气			
		子项名称 SUB PROJECT 教学综合楼	项目 经理 PROJECT MANAGER 吴正	设 计 DESIGNED BY 杜佳梦	图 号 DWG. NO. T0-10			
			专业负责人 DIVISION CHIEF 于刚	制 图 DRAWING BY 于刚	版 本 号 Ver. A			