


会	建筑		年	月	日
签	结构		年	月	日
	给排水		年	月	日
	设备安装		年	月	日

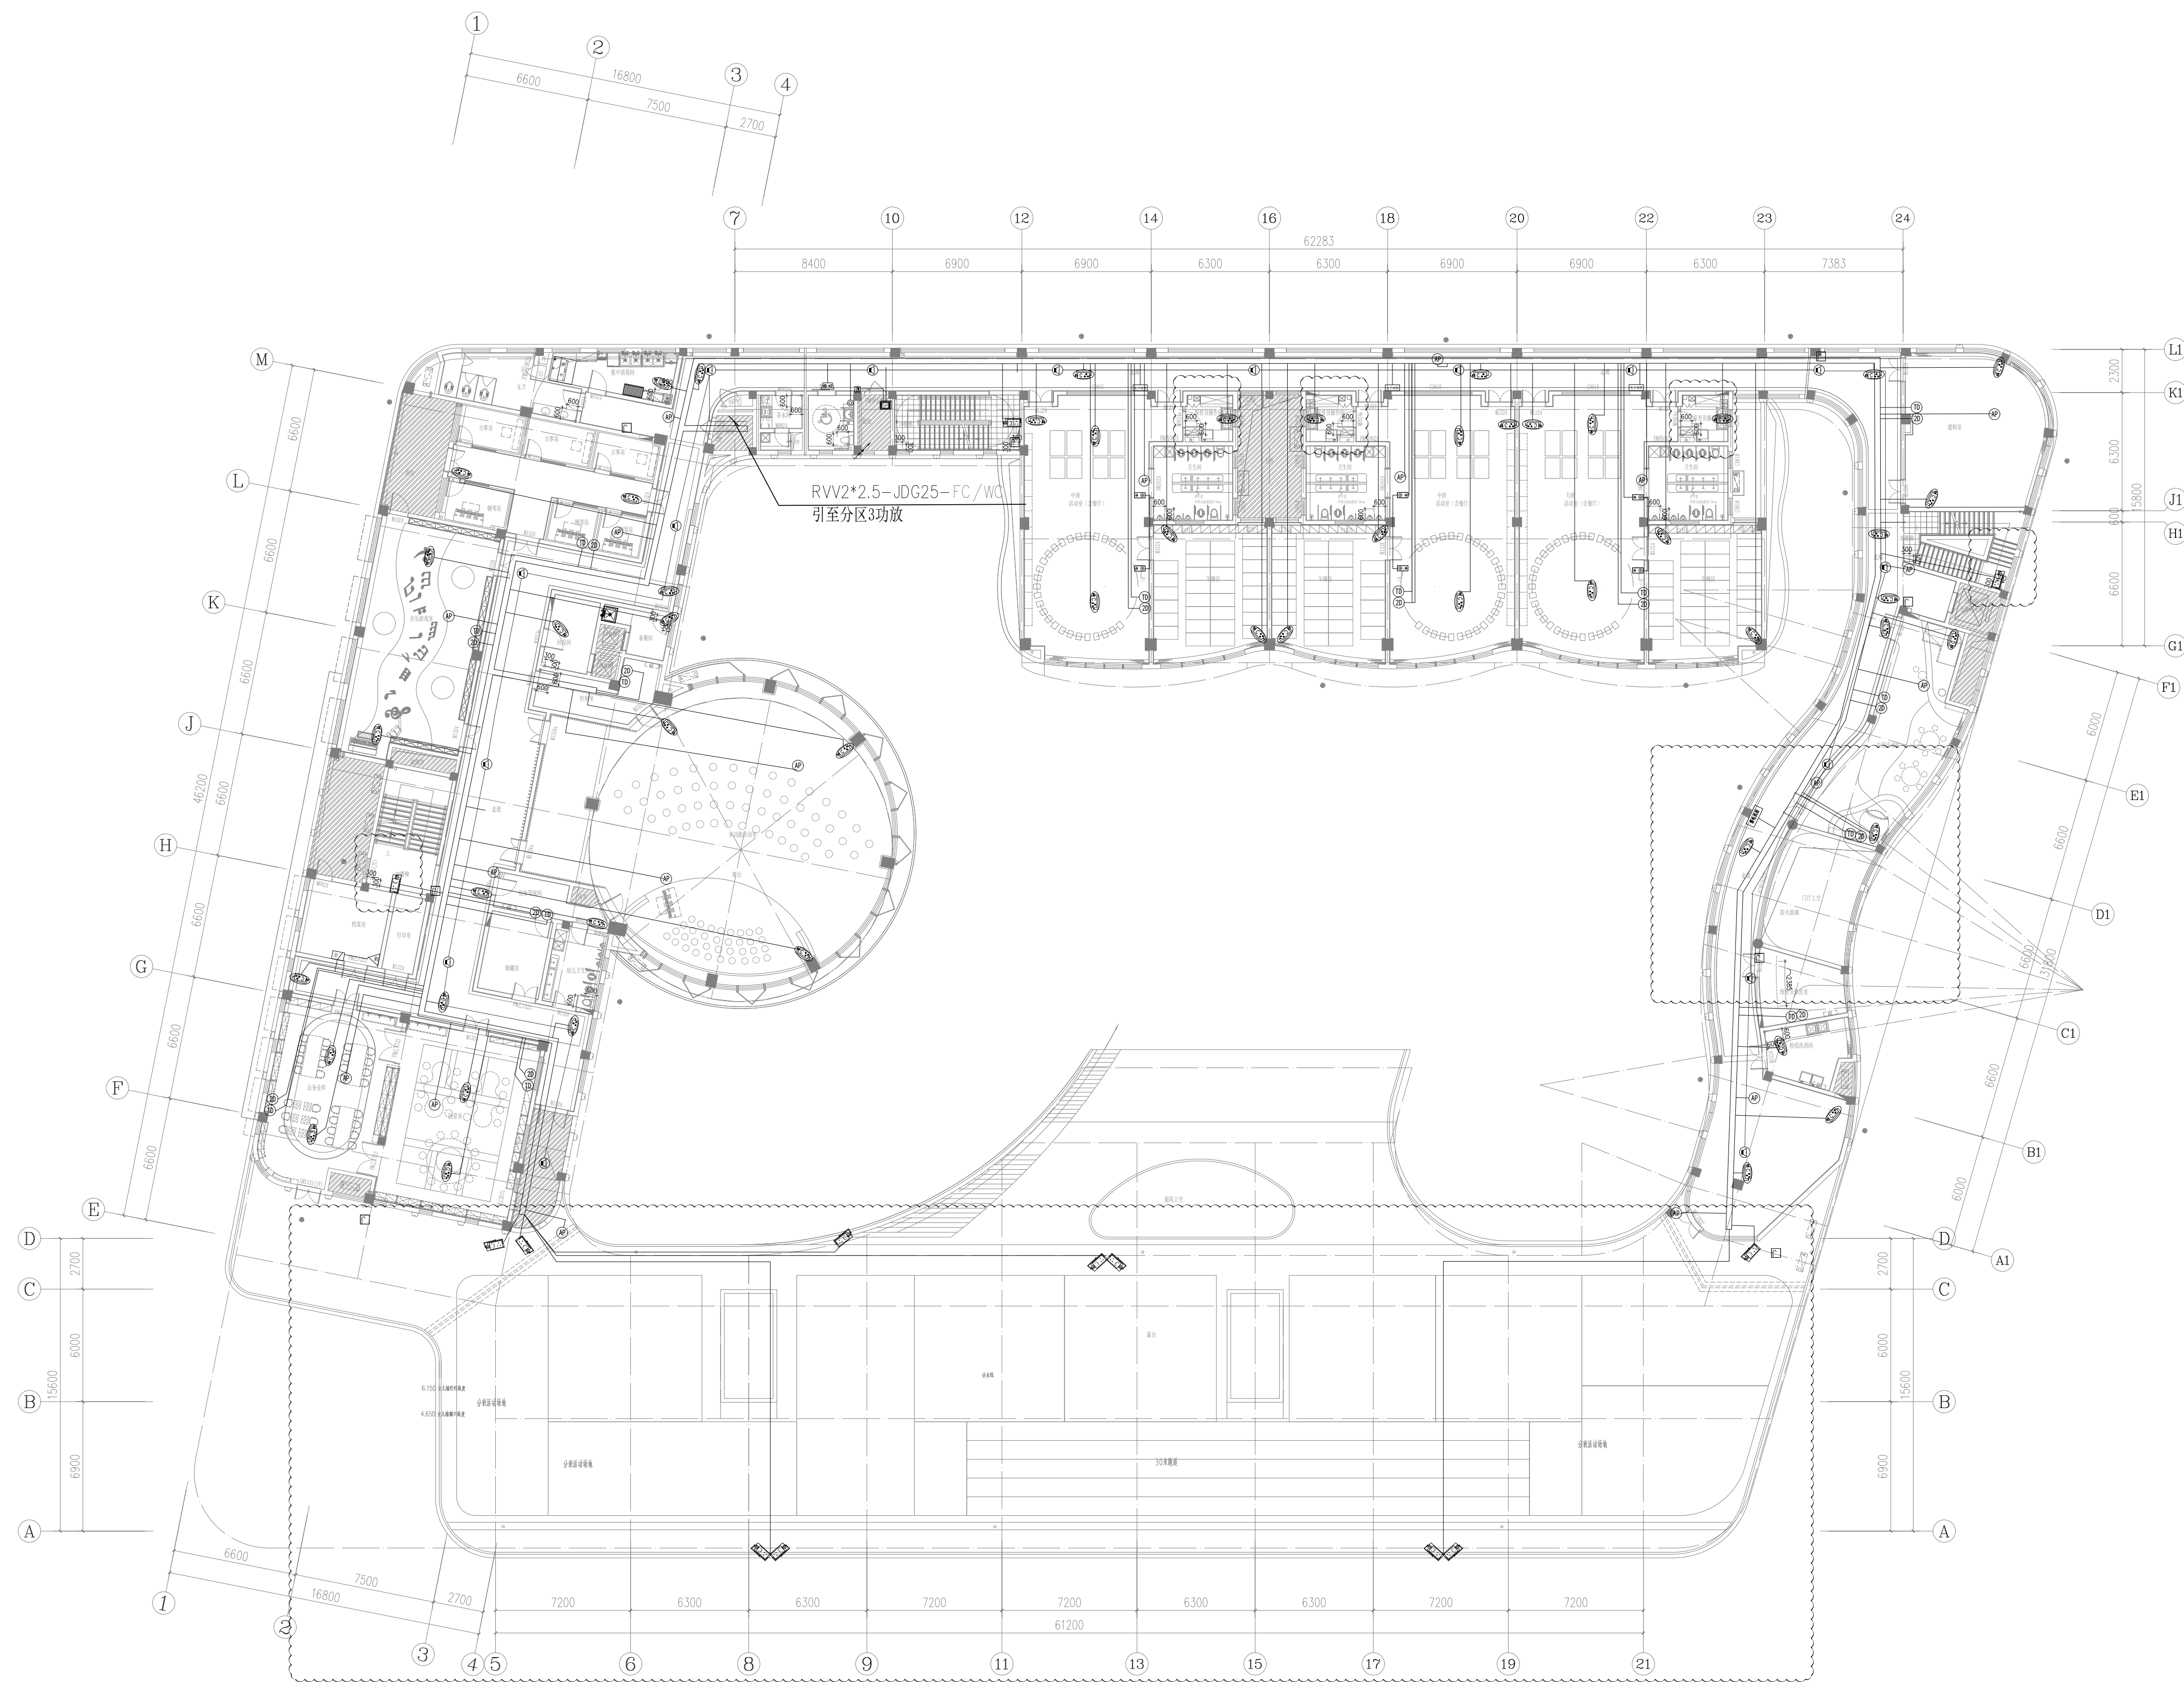

图例说明		
图 例	名 称	备 注
	室内枪式摄像机	JD25, CC/NC 尺:2500
	室外枪式摄像机	JD25, CC/NC 尺:2500
	半球摄像机	JD25, CC/NC 吸顶安装
	电梯半球摄像机	JD25, CC/NC 吸顶安装
	双监室外探测器	JD25, CC/NC 尺:2200
	紧急报警按钮	JD25, CC/NC 尺:1300
	声光报警按钮	JD25, CC/NC 门框上方安装
	门磁	JD25, CC/NC 尺:1300
	远发按钮	尺:1300
	读卡器	2JD25, CC/NC 尺:1300
	磁力线	JD25, CC/NC 配合门体安装
	出门开关	JD25, CC/NC 尺:1300
	报警喇叭	JD25, CC 天花板嵌入式
	IP网络音箱	JD25, CC/NC 尺:2500
	室外音箱	JD25, CC/NC/P30 尺:2500
	电话/网络端电话	JD25, CC/NC 尺:300
	双口网络端电话	JD25, CC/NC 尺:300
	无线AP	JD25, CC/NC 尺:300/吸顶
	室外无线AP	JD25, CC/NC 尺:2800
	电子铃 (明装亮照)	JD25, CC/NC 落地安装
	电子水晶铃 (明装亮照)	JD25, CC/NC 壁挂安装, 下沿距地1.4米
	电子显示屏	JD25, CC/NC 壁挂安装, 下沿距地1.4米

备注: 弱电综合桥架采用300*100镀锌桥架, 梁下100安装, 未标明管道采用JDG20敷设

建筑设计:

 大小建筑
SLA STUDIO

工程设计资质等级: 建筑设计事务所甲级
工程设计证书编号: A131019317

结构及机电设计:



上海中建建筑设计院有限公司 

SHANGHAI ZHONGJIAN ARCHITECTURAL DESIGN INSTITUTE CO.,LTD.

工 程 设 计 资 质 等 级: 甲 级 工 程 设 计 证 书 编 号: A231003130

建设单位	CLIENT
上海市奉贤区教育局	
项目名称	PROJECT NAME
奉贤新城水乐路幼儿园（暂定名）新建工程	
子项名称	SUB PROJECT
教学综合楼	

审定/批准 APPROVED BY	李瑶		审核 CHECKED BY	于刚		项目编号 PROJECT NO.	2023-JZ-01		
项目负责人 PROJECT LEADER	李瑶		校 对 PROCESSED BY	李佳诚		图 别 ENG. TYPE	电气		
项目经理 PROJECT MANAGER	吴正		设 计 DESIGNED BY	杜佳梦		图 号 ENG. NO.	T1-03		
专业负责人	于刚		制 图			版本号	A	日期	2024.7

图 名
DWG TITLE

二层弱电平面图

注册执业章 REGISTERED PRACTICE SIGNET	公司出图章 COMPANY SEAL
-------------------------------------	-----------------------