



上海精典

SHANGHAI JINGDIAN

上海精典规划建筑设计有限公司

甲级建筑设计证书编号: A131004951

风景园林设计证书编号: A231004958

城乡规划设计证书编号: 沪自资规乙字 24310075

B 版		
A 版	全套施工图供审查单位审查	
版本	出图事由	出图日期

● 建设单位

● 签 署

	姓 名	签 名
项目负责人	吴晓勇	吴晓勇
审定人	李红星	李红星
审核人	李静	李静
专业负责人	李静	李静
校对	雷小宝	雷小宝
设计人	黎士平	黎士平

● 项目名称

绍兴路5号装修项目


● 子项名称

办公楼装修项目

● 图纸名称

三至五层照明平面图

● 阶 段	施工图	● 项目编号	
● 日 期	2025. 06	● 子项编号	
● 比 例	1:100	● 专 业	强电
● 图 号	强电-03-01		

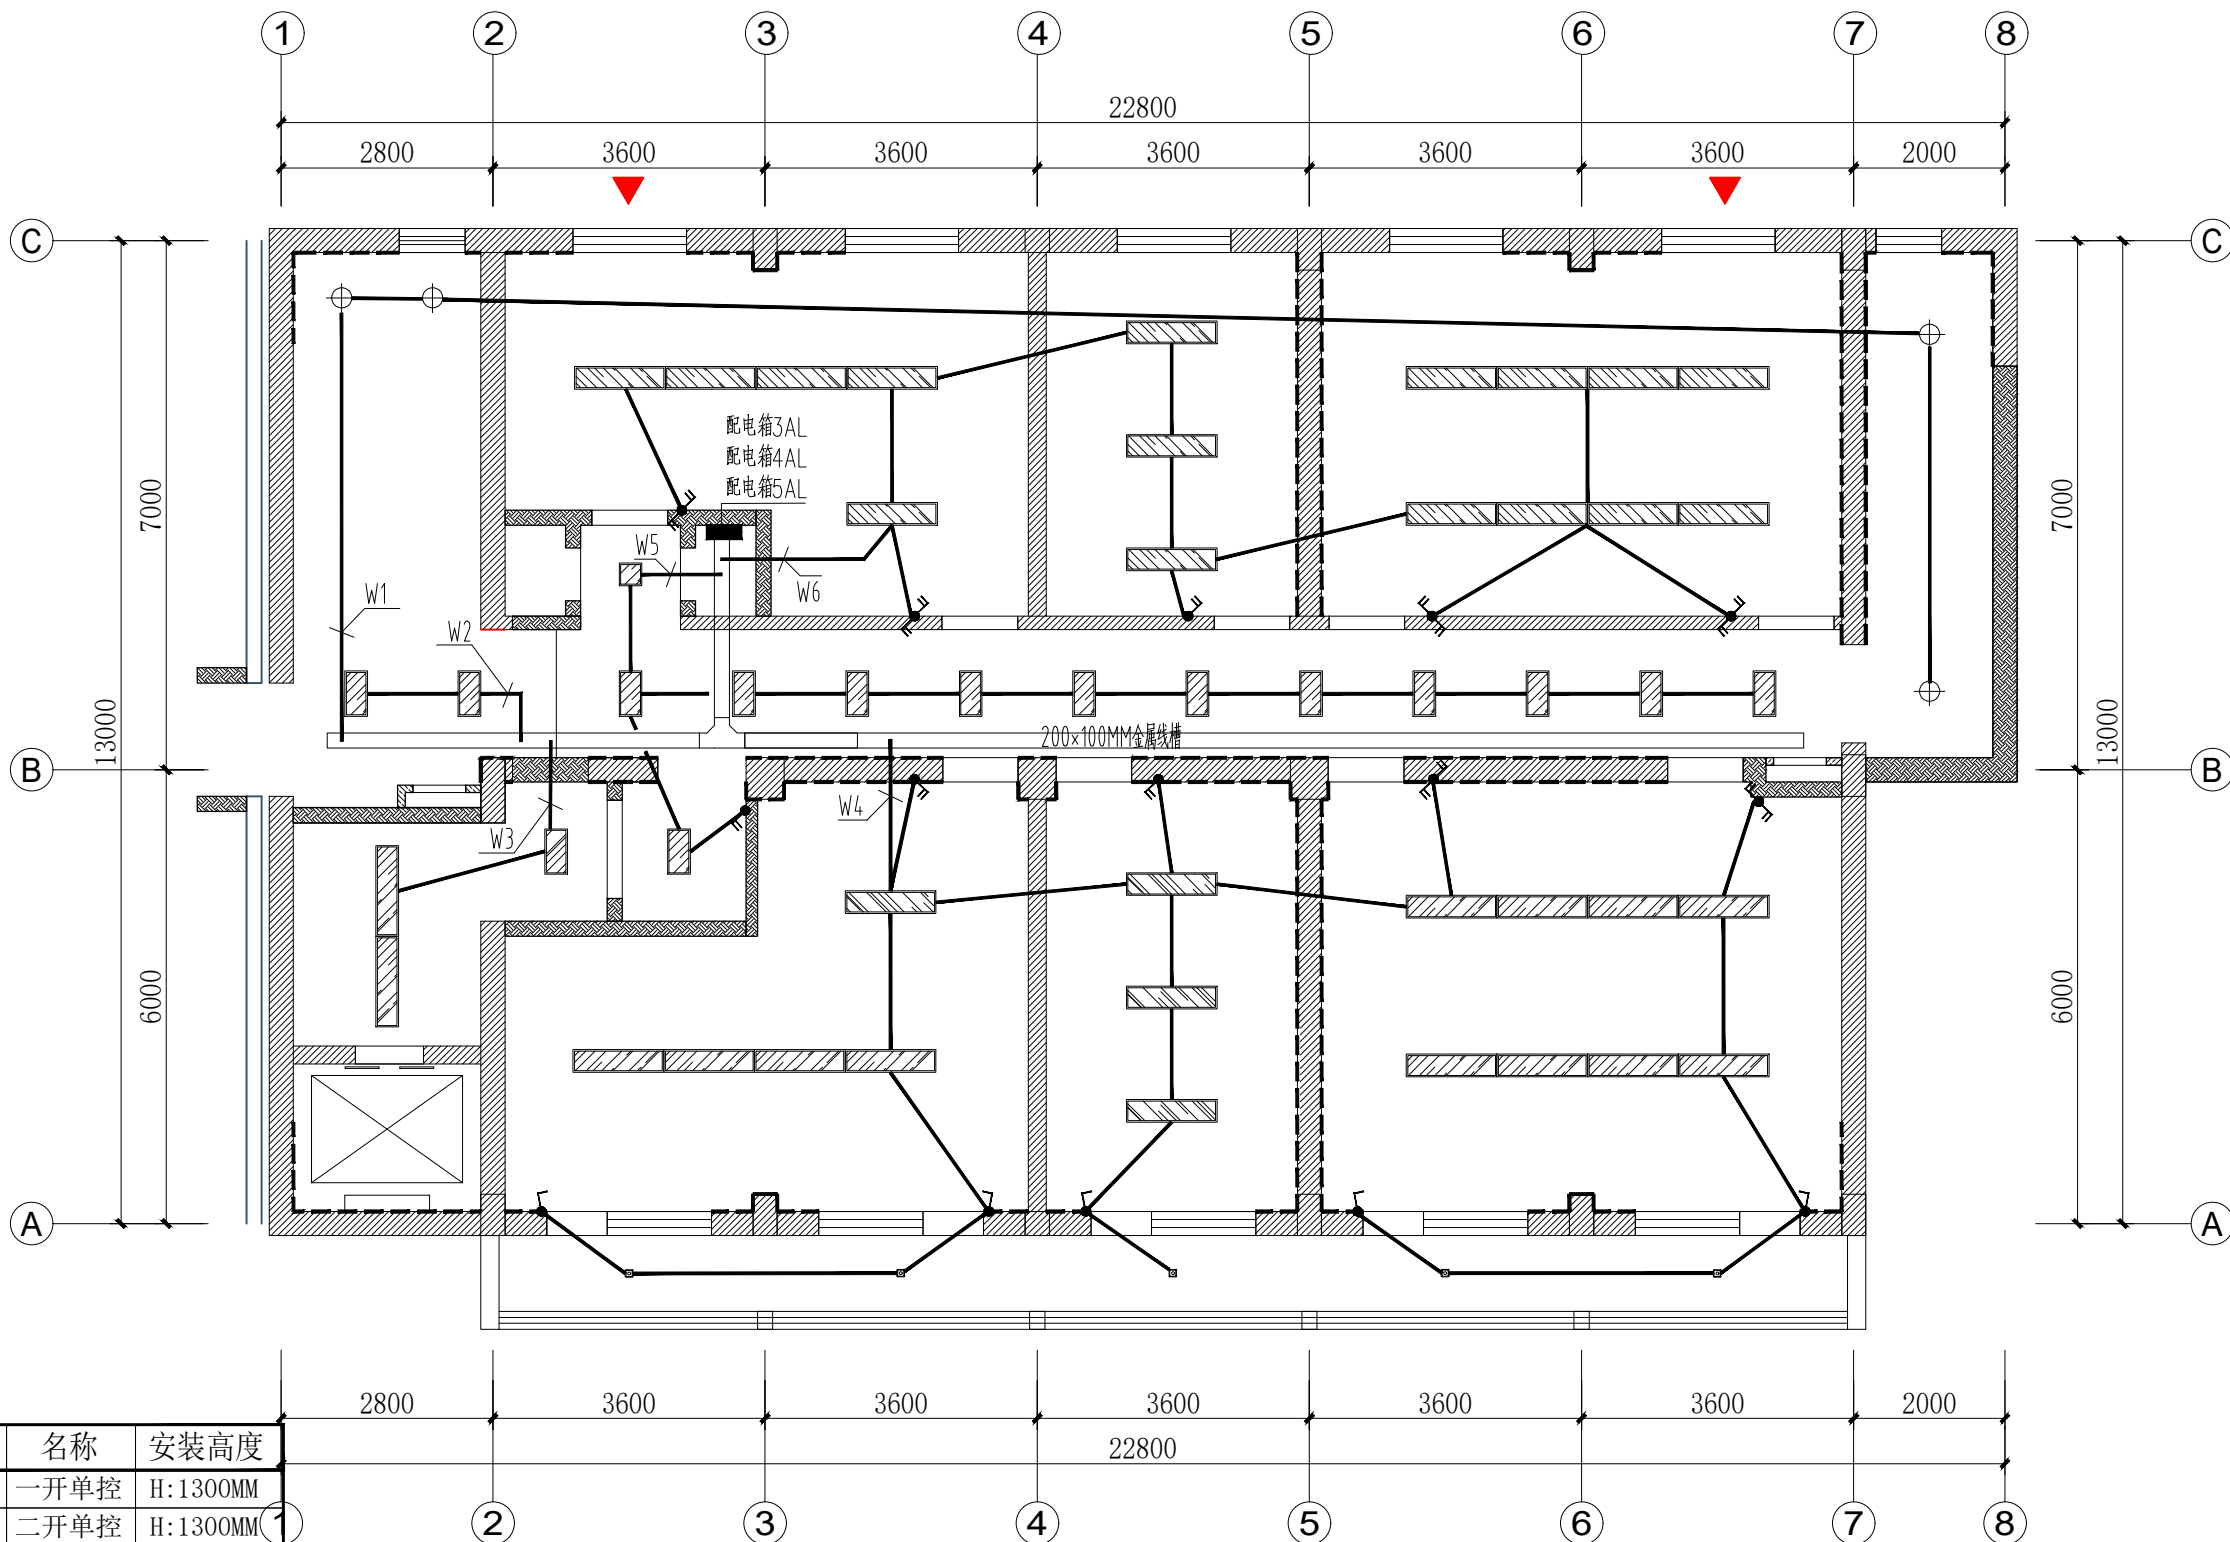

图例	名称	安装高度
●	一开单控	H:1300MM
●	二开单控	H:1300MM
●	三开单控	H:1300MM
●	双控开关	H:1300MM

备注:
1、本图所注高度为相对地面高度,并非绝对高度,所有开线对应开关中线。
2、除图纸标注的高度外,其他均按表格高度安装。
3、加固墙体不得开槽布管,在加固墙体上的开关需采用明管明盒。
4、楼梯间区域灯具统一由电箱直控。

三至五层照明平面图

SCALE 1:100

图例	名称	功率	色温	一般显色指数RA	统一眩光值 (UGR)
□	100*100MM明装筒灯	7W	4000K	>60	22
▨	300*300/600/1200MM明装平板灯吊装高度H:2600MM	16W/28W/38W	4000K	>60	22
▨	300*300/600/1200MM嵌入式平板灯	16W/28W/38W	4000K	>60	22
⊕	吸顶灯	11W	4000K	>60	22