



上海精典

SHANGHAI JINGDIAN

上海精典规划建筑设计有限公司

甲级建筑设计证书编号: A131004951

风景园林设计证书编号: A231004958

城乡规划设计证书编号: 沪自资规乙字 24310075

B 版		
A 版	全套施工图供审查单位审查	
版本	出 图 事 由	出图日期

● 建设单位

● 签 署

	姓 名	签 名
项目负责人	吴晓勇	吴晓勇
审定人	李红星	李红星
审核人	李静	李静
专业负责人	李静	李静
校对	雷小宝	雷小宝
设计人	黎士平	黎士平

● 项目名称

绍兴路5号装修项目


● 子项名称

办公楼装修项目

● 图纸名称

六层空调配电图

● 阶 段	施工图	●项目编号	
● 日 期	2025. 06	●子项编号	
● 比 例	1:100	● 专 业	强电
●图 号	强电-04-03		

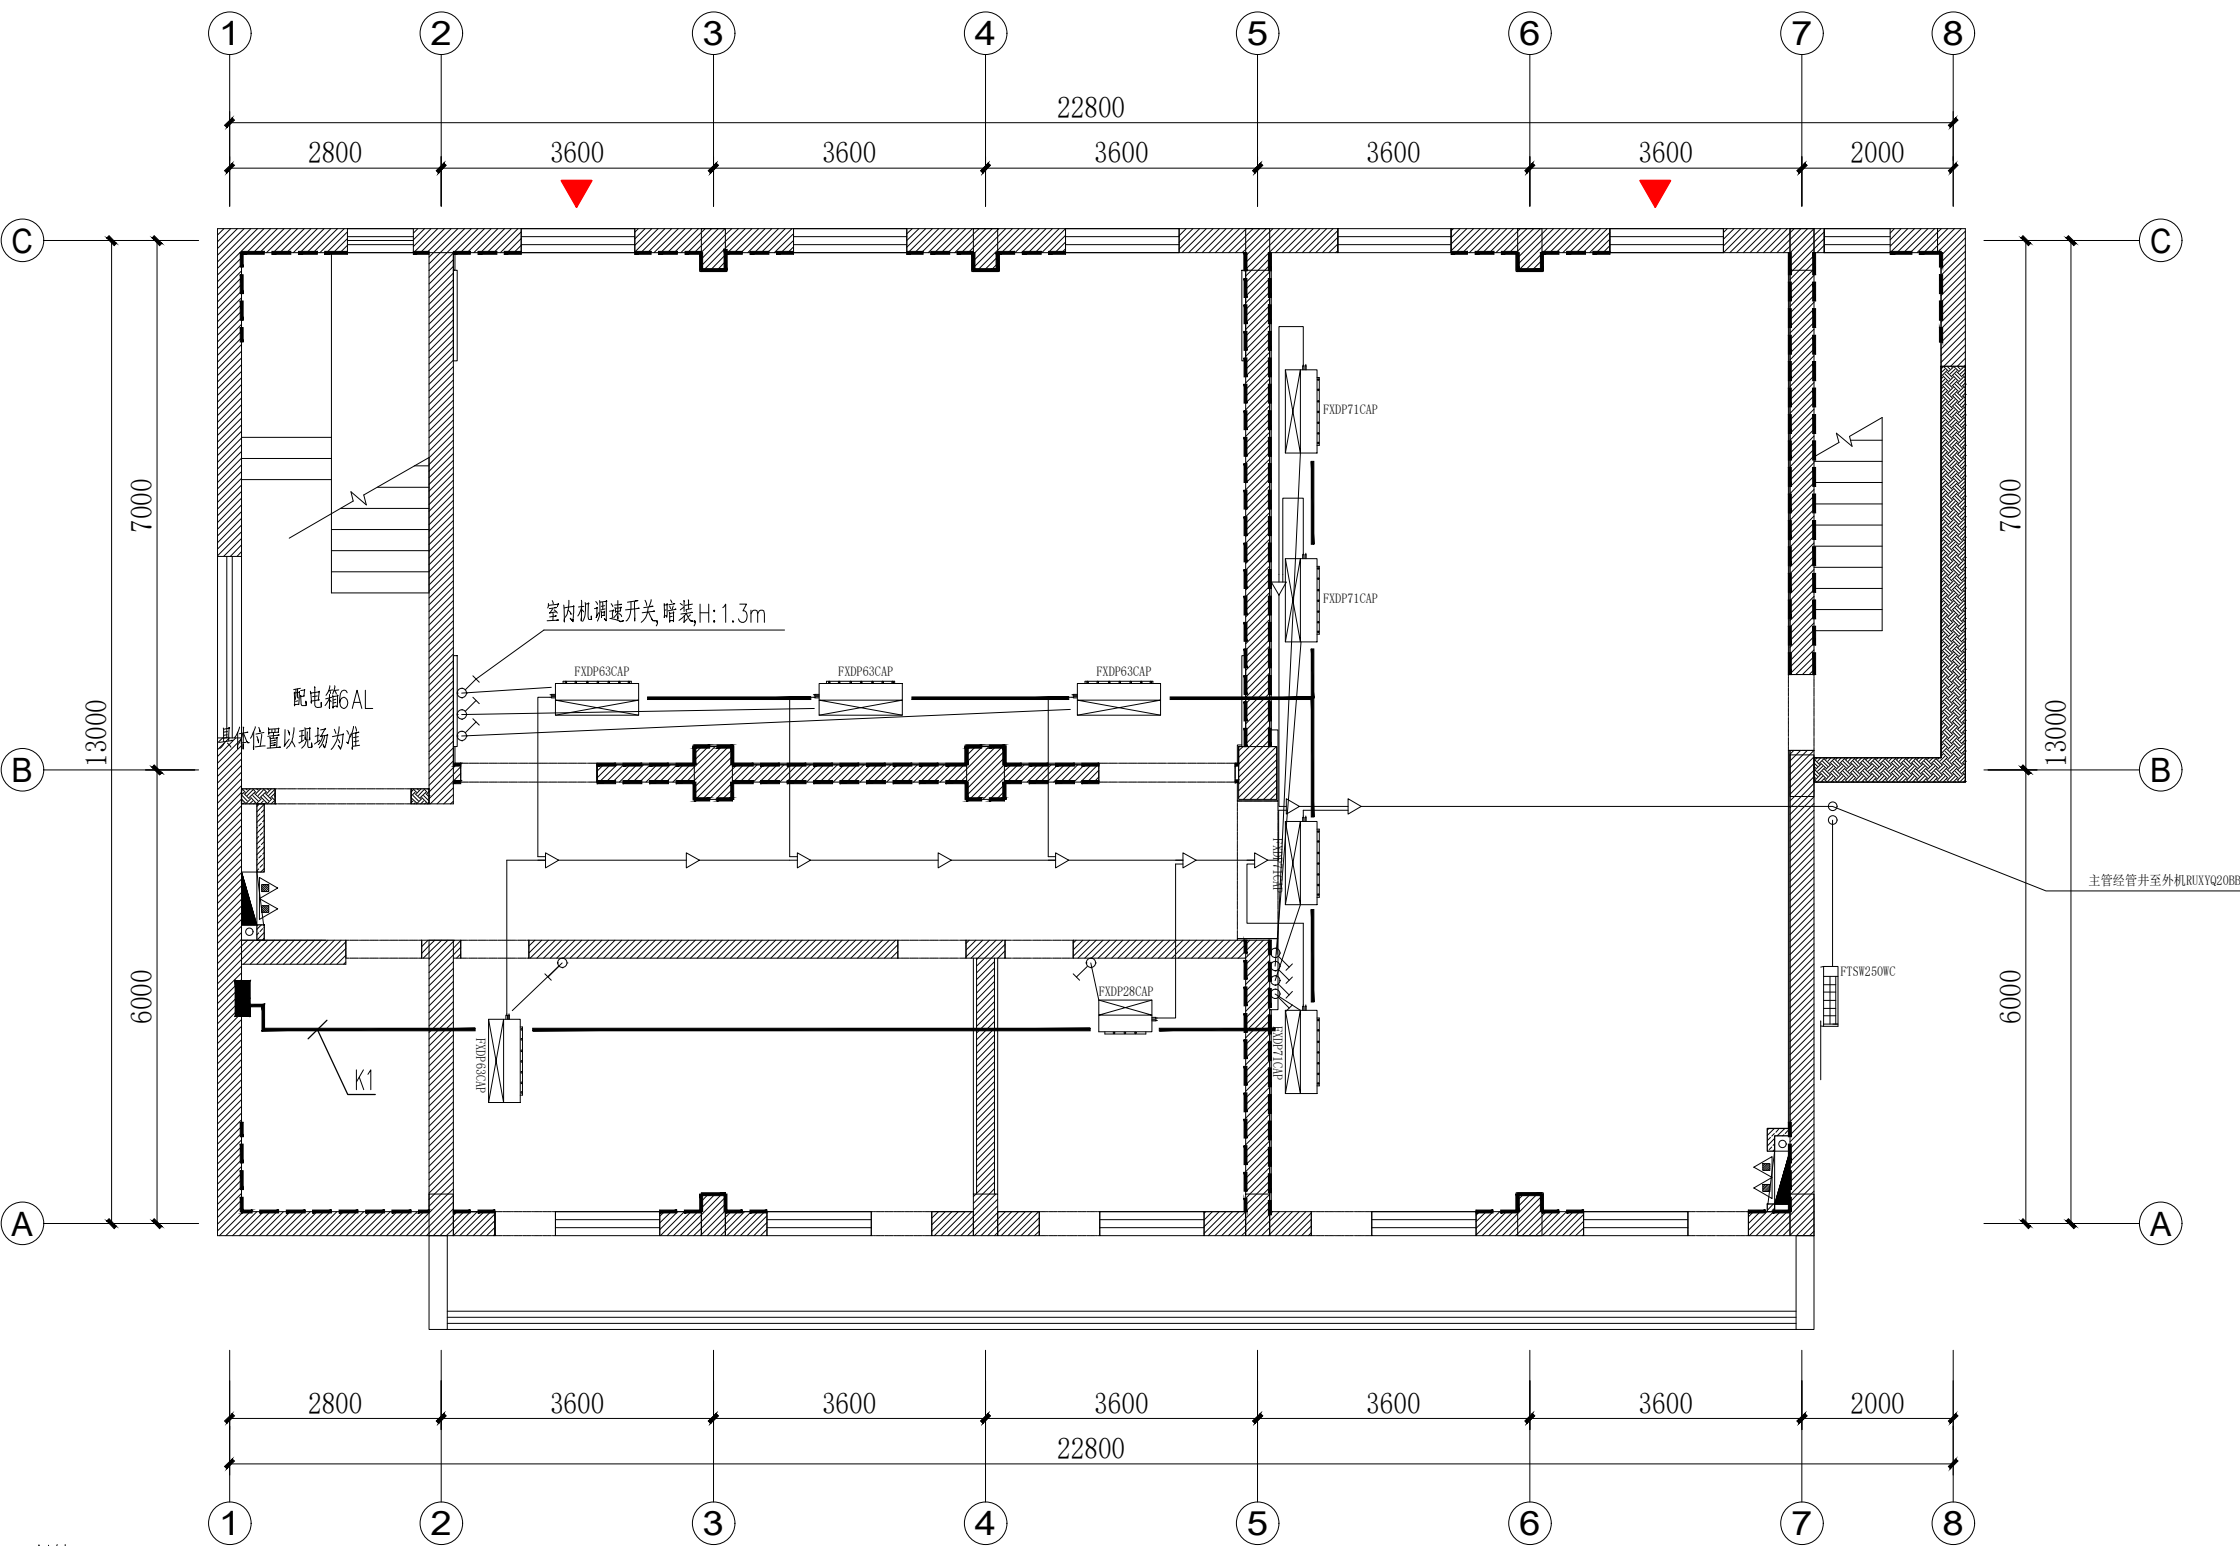

图例:

- 室内机管电源线, 管线规格详配电箱系统图
- 室内机温控线, 预留一根JDG20管

说明: 空调最终位置、数量、功率由专业空调设计公司做设计并施工, 本设计仅根据风口位置和数量提供电源, 施工方需配合空调公司预埋电源线或插座。

六层空调配电图

SCALE 1:100

给排水	
结 构	
暖 通	
电 气	
建 筑	
答 案	