



上海精典

SHANGHAI JINGDIAN

上海精典规划建筑设计有限公司

甲级建筑设计证书编号: A131004951

风景园林设计证书编号: A231004958

城乡规划设计证书编号: 沪自资规乙字 24310075

B 版		
A 版	全套施工图供审查单位审查	
版本	出 图 事 由	出图日期

● 建设单位

● 签 署

	姓 名	签 名
项目负责人	吴晓勇	吴晓勇
审定人	李红星	李红星
审核人	李静	李静
专业负责人	李静	李静
校对	雷小宝	雷小宝
设计人	黎士平	黎士平

● 项目名称

绍兴路5号装修项目

● 子项名称


办公楼装修项目

● 图纸名称

一层插座平面图

● 阶 段	施工图	● 项目编号	
● 日 期	2025. 06	● 子项编号	
● 比 例	1:100	● 专 业	强电
● 图 号	强电-01-02		

给排水	
结 构	
暖 通	
电 气	
建 筑	
方 案	

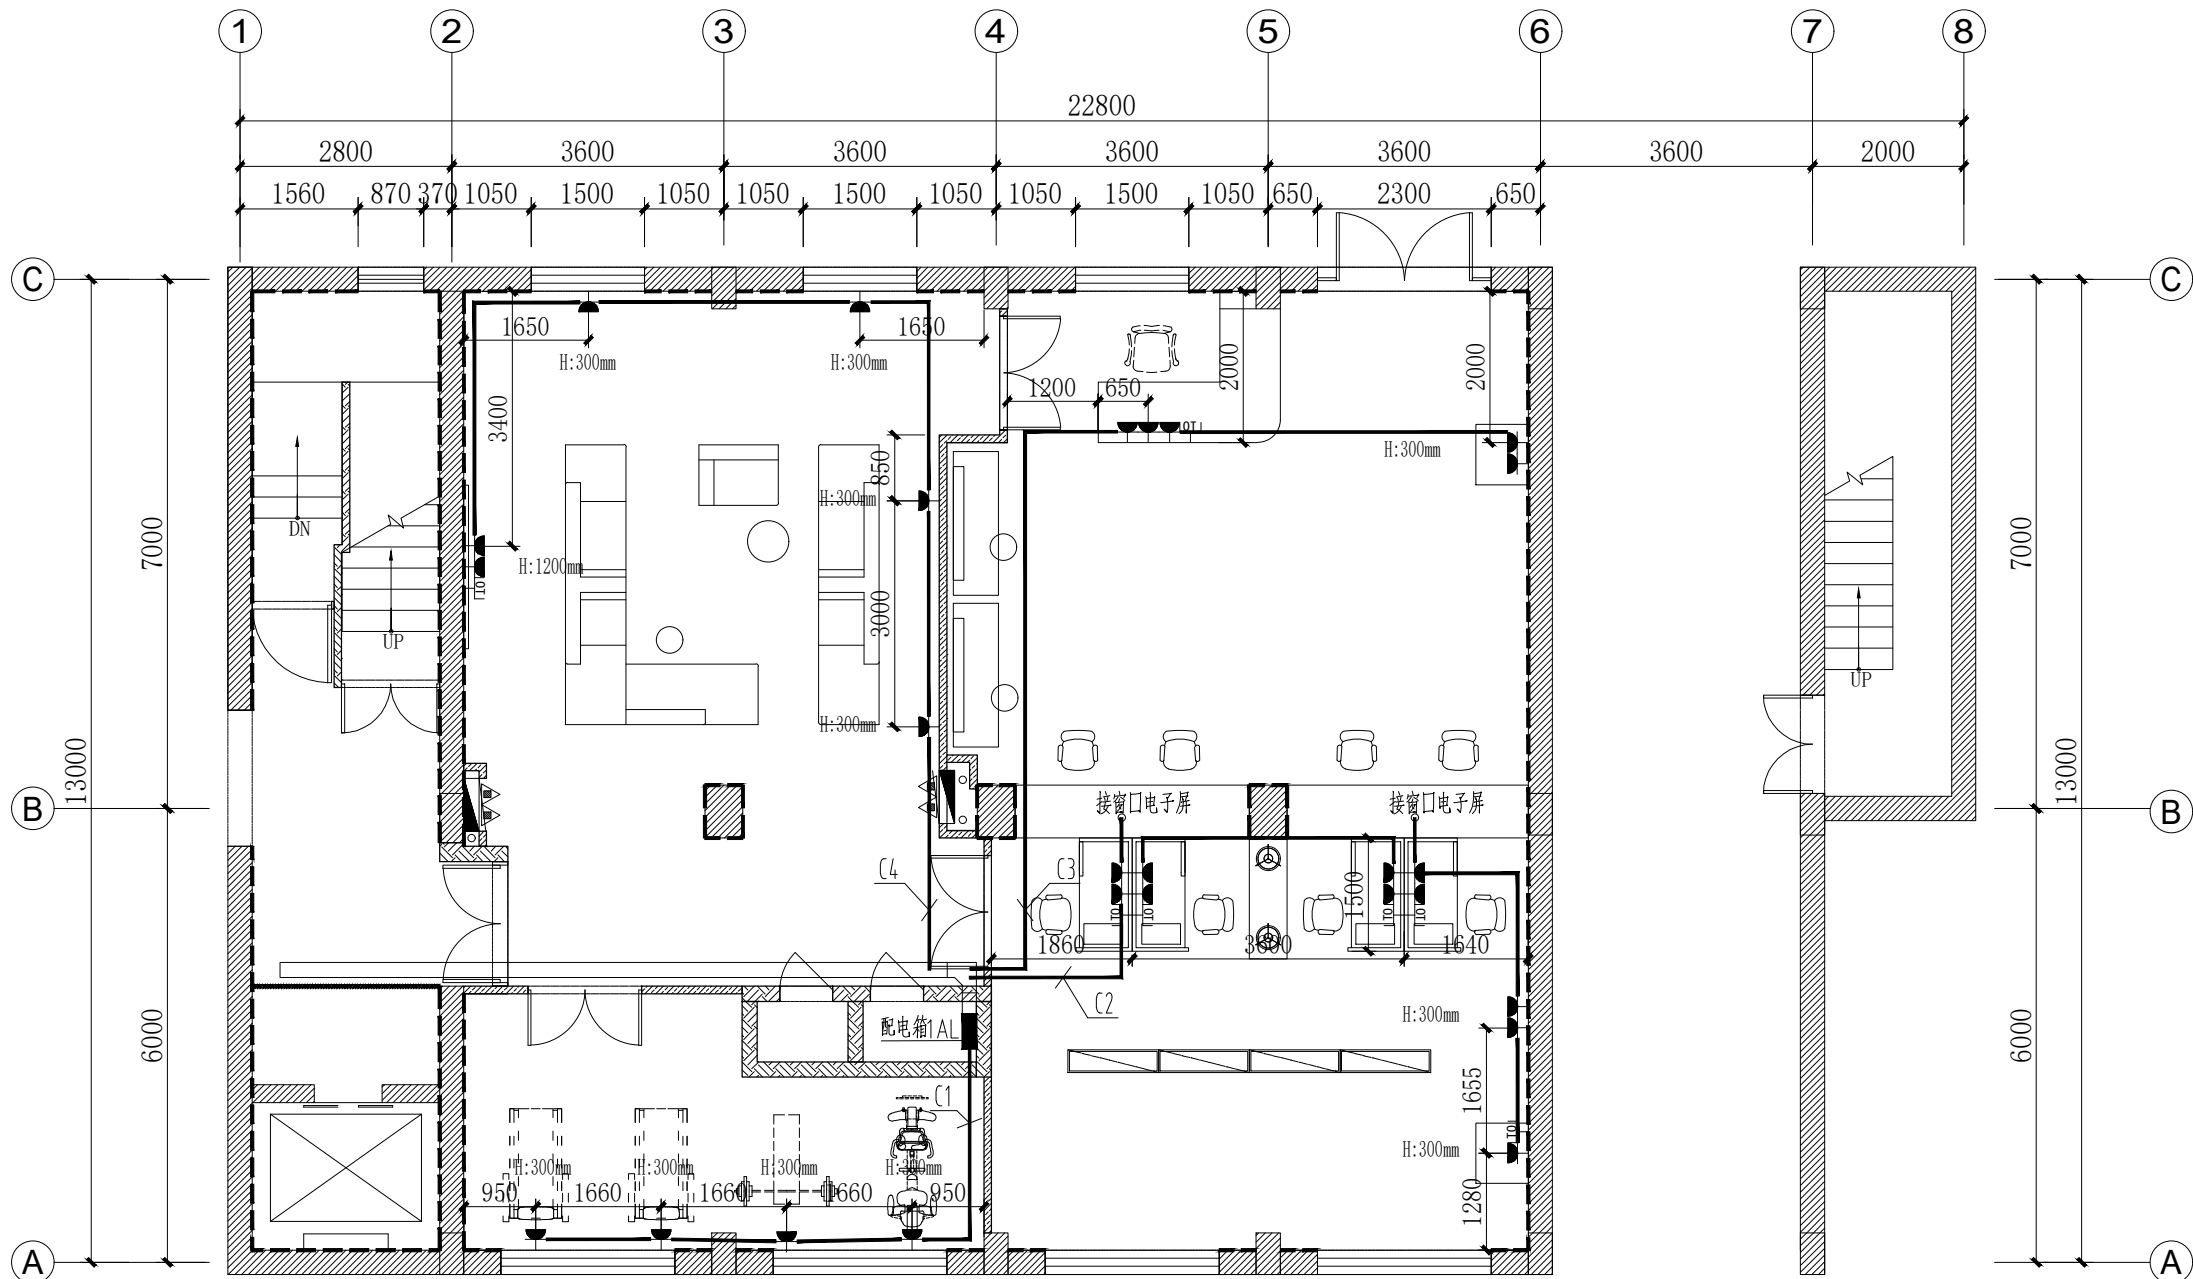

图例	名称
	单相二极三极插座
	防水插座
	地面单相二极三极插座
	墙面网络接口
	接线盒
备注: 插座高度依照图例, 特殊标注图例, 特殊标注除外。 加固墙体不得开槽布管, 在加固墙体上的插座需采用明管明盒。 其它弱电点位详见弱电图。	

一层插座平面图

SCALE 1:100