



暖通  
动力  
给排水  
建筑  
结构  
电气

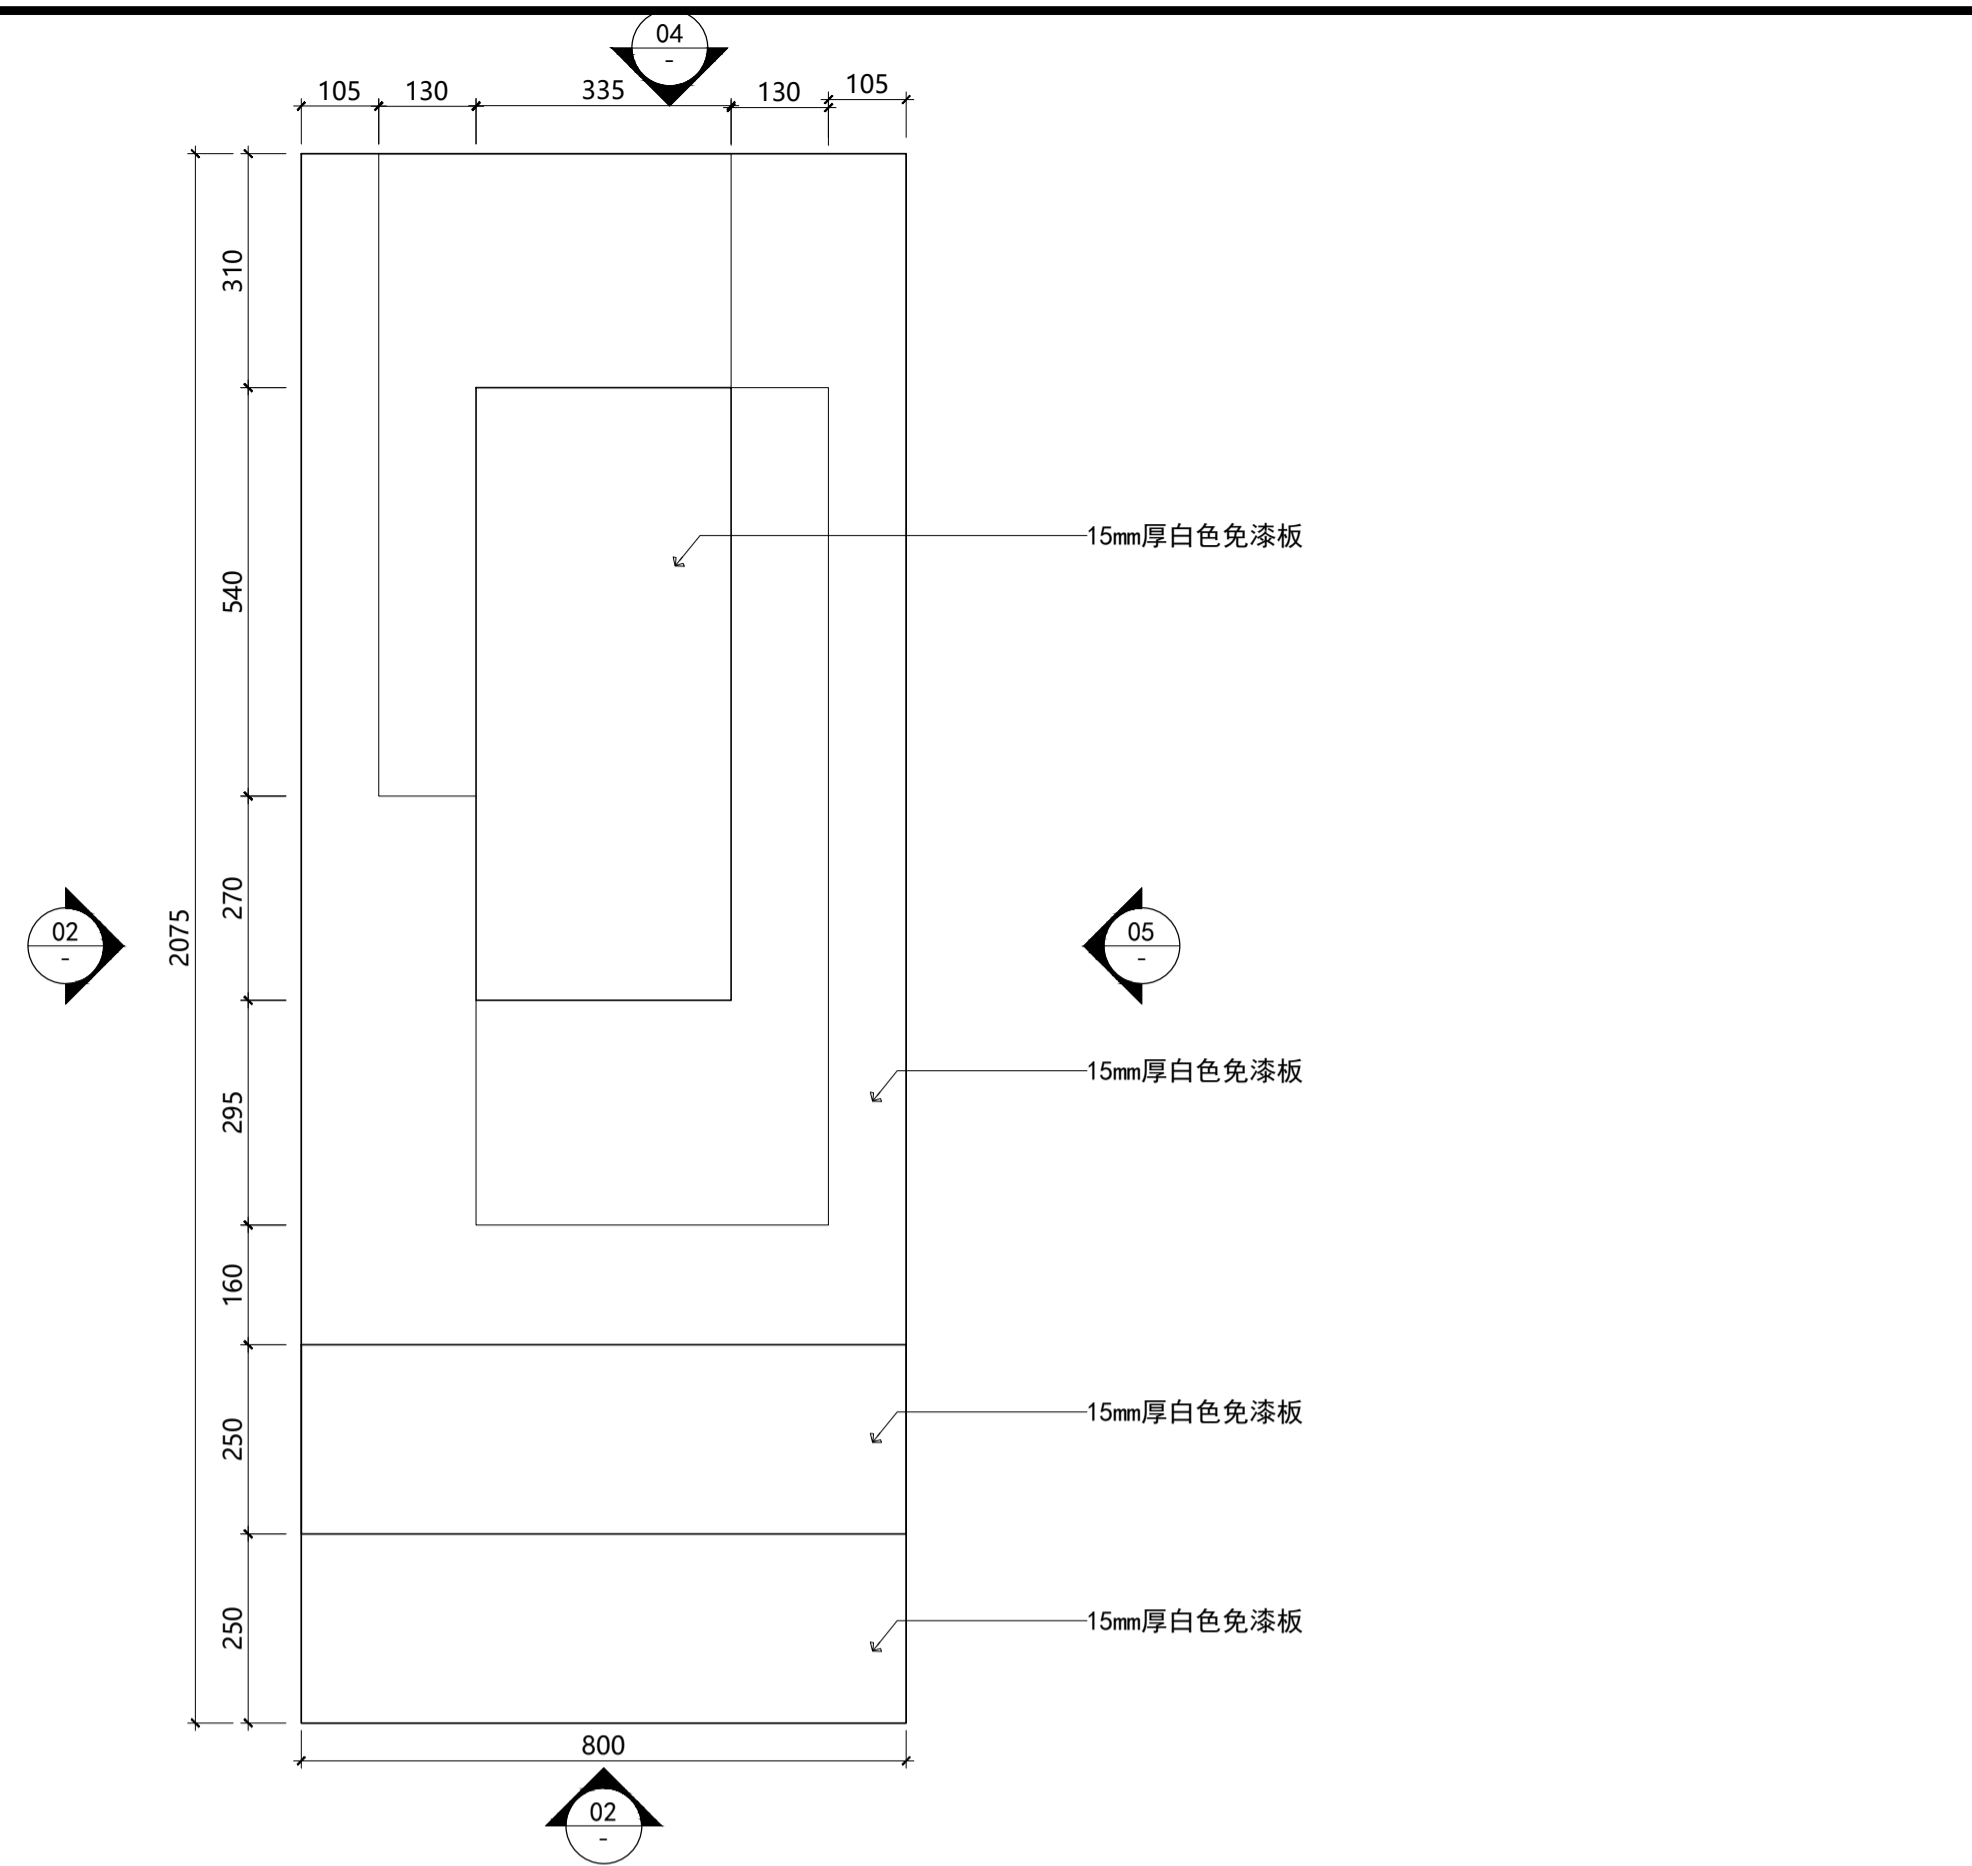


01 俯视图

SCALE: 1/10

02 左视图

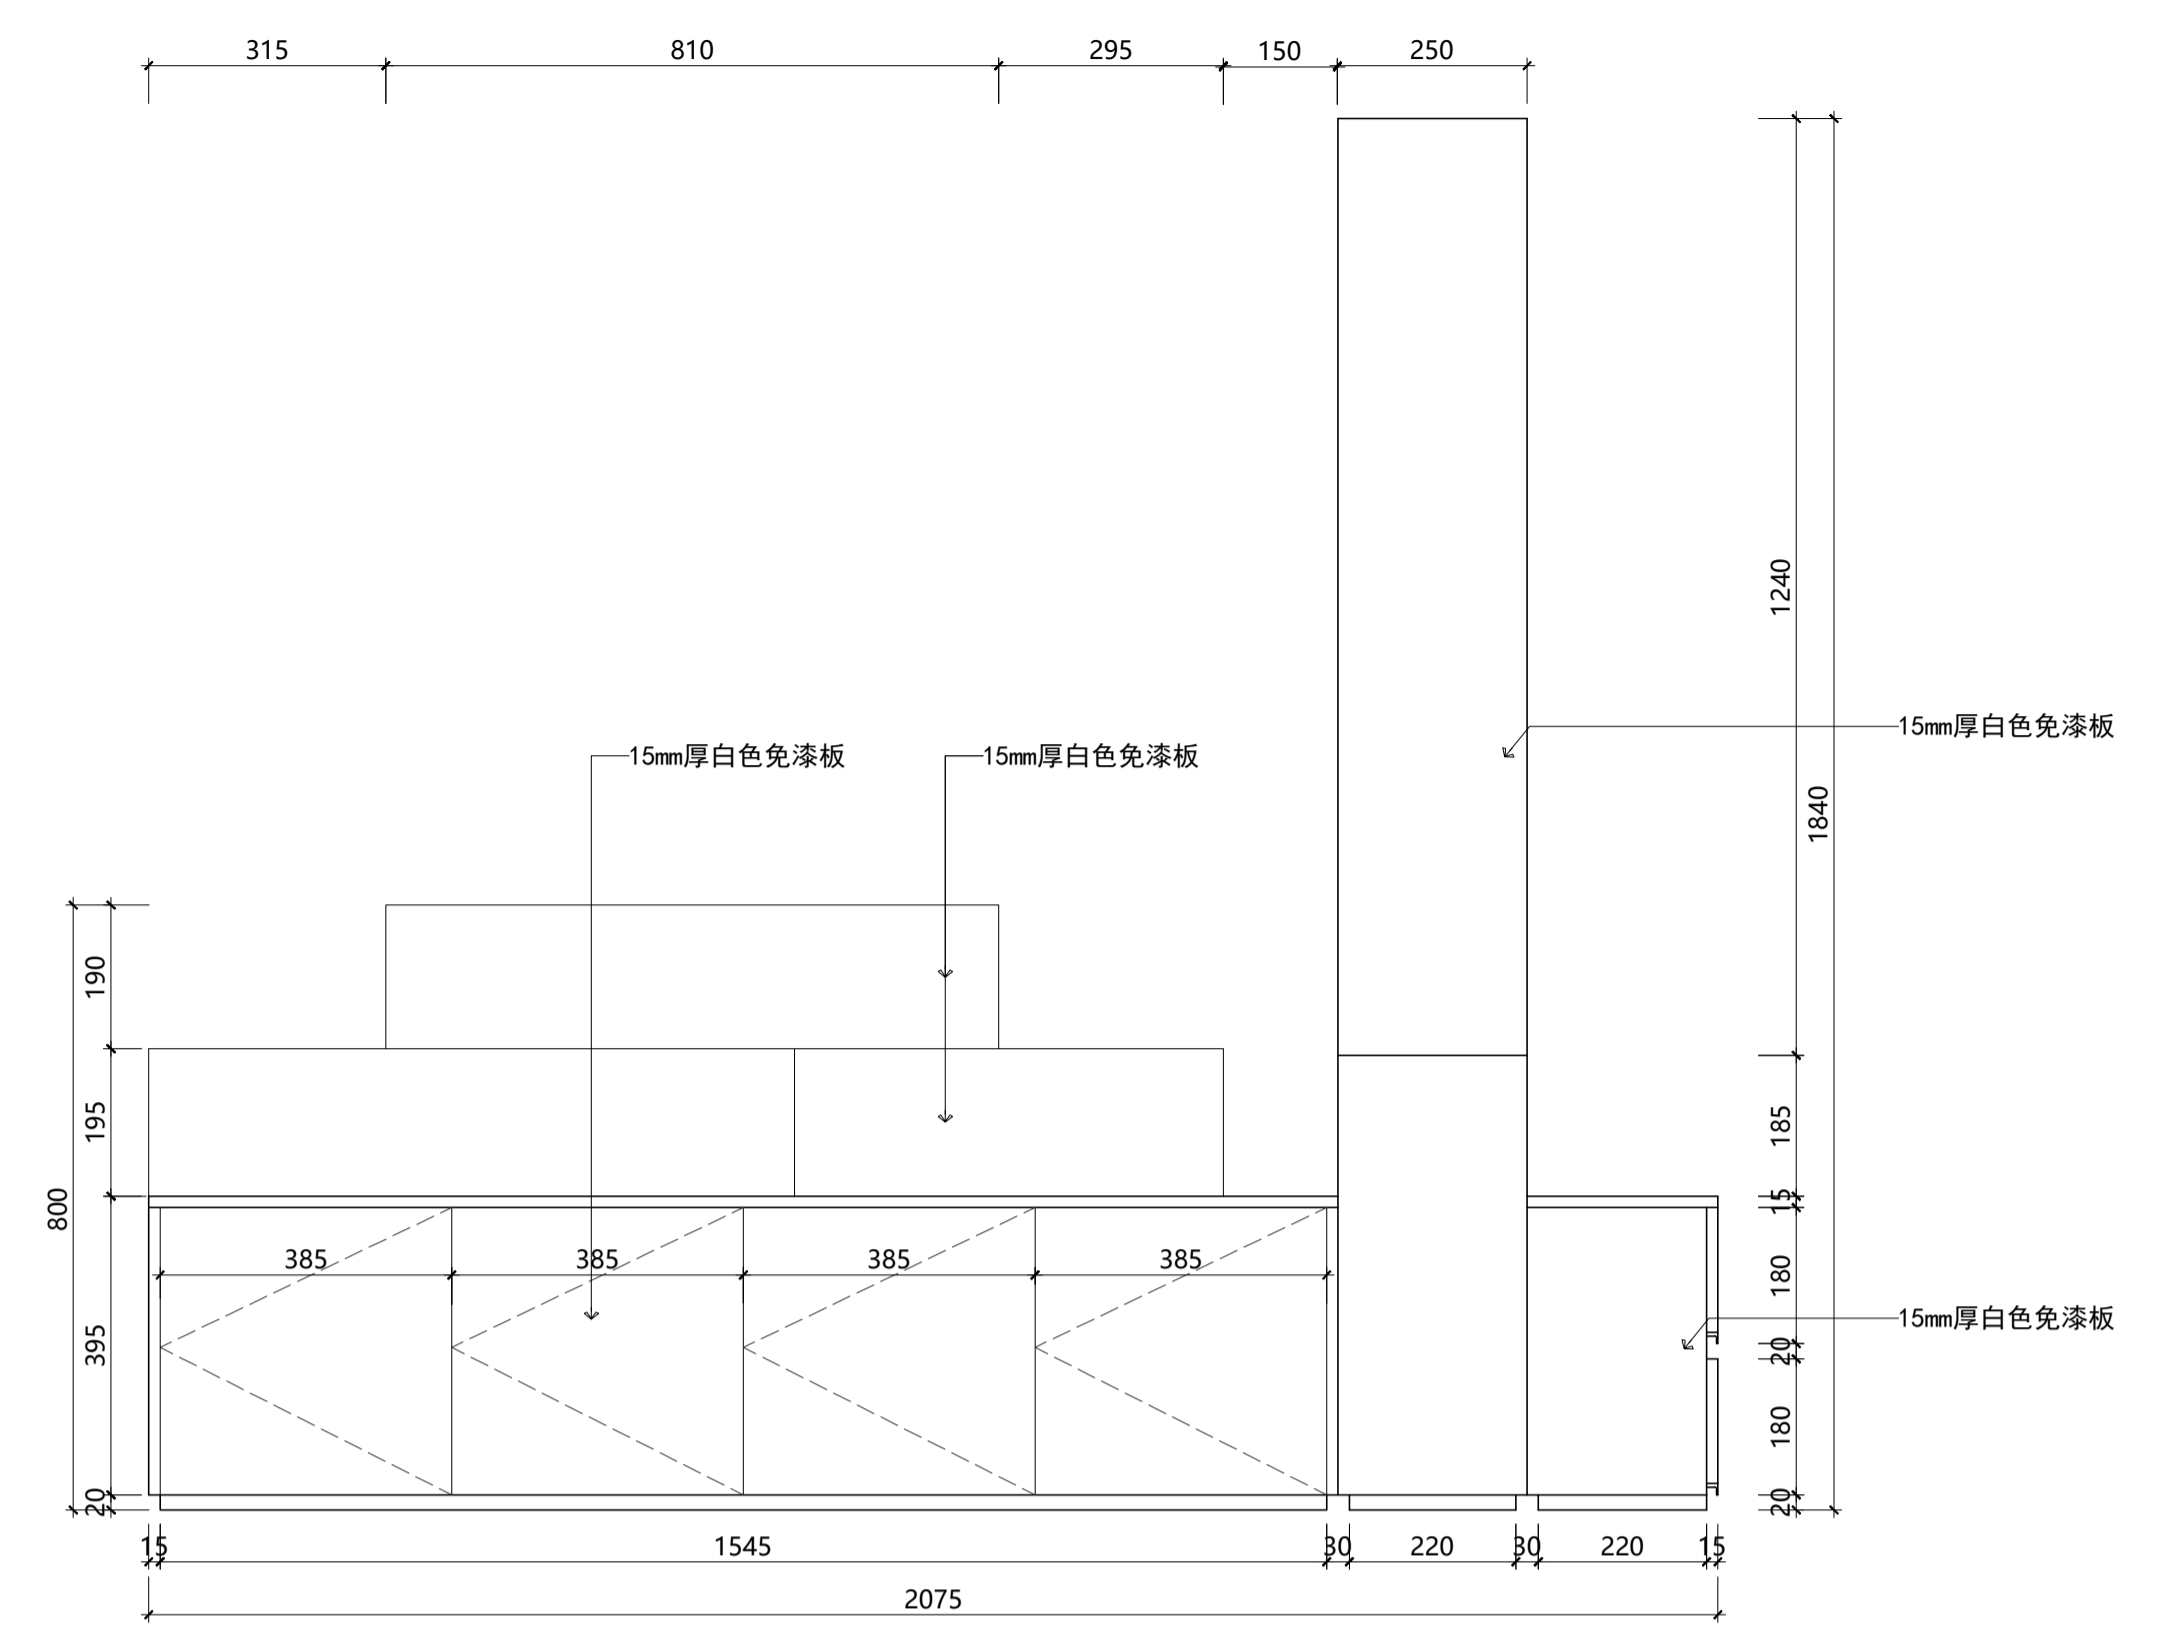


SCALE: 1/10

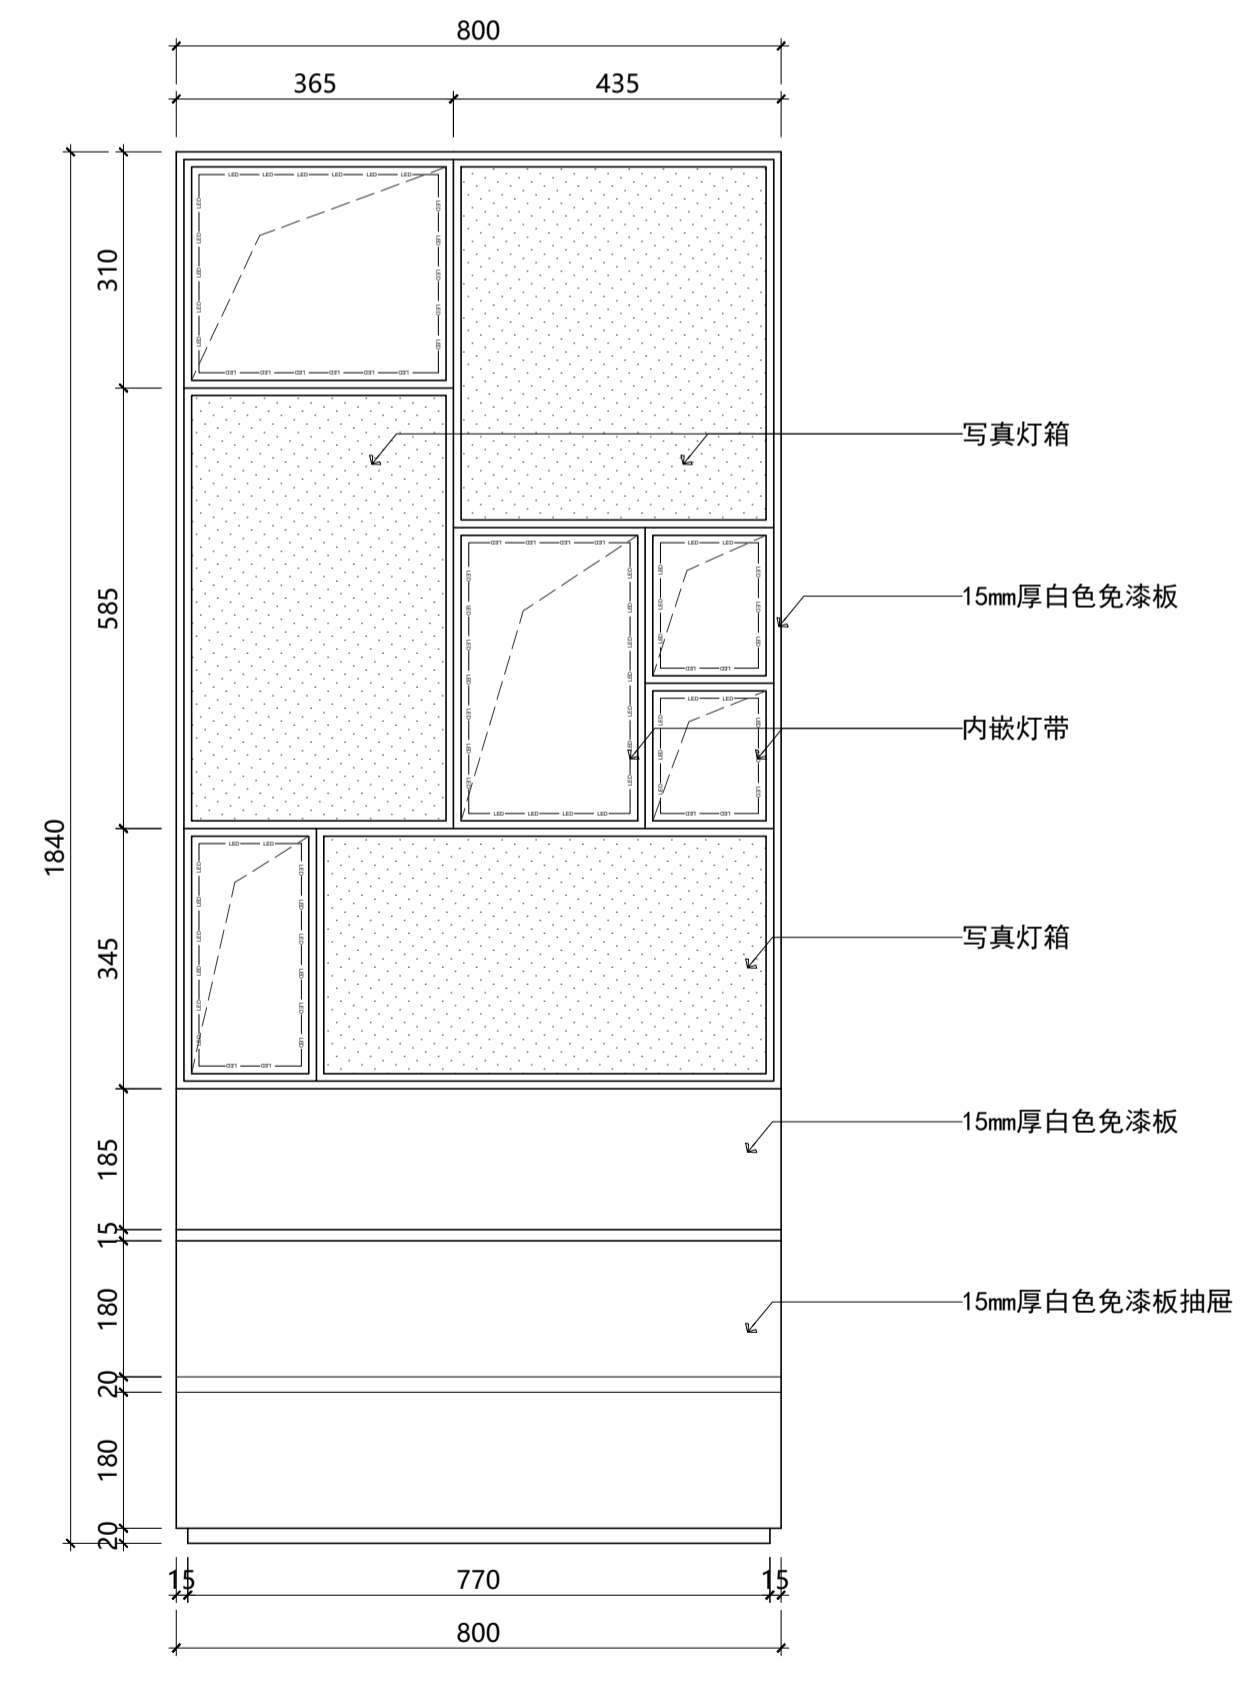

03 正视图


SCALE: 1/10

04 后视图

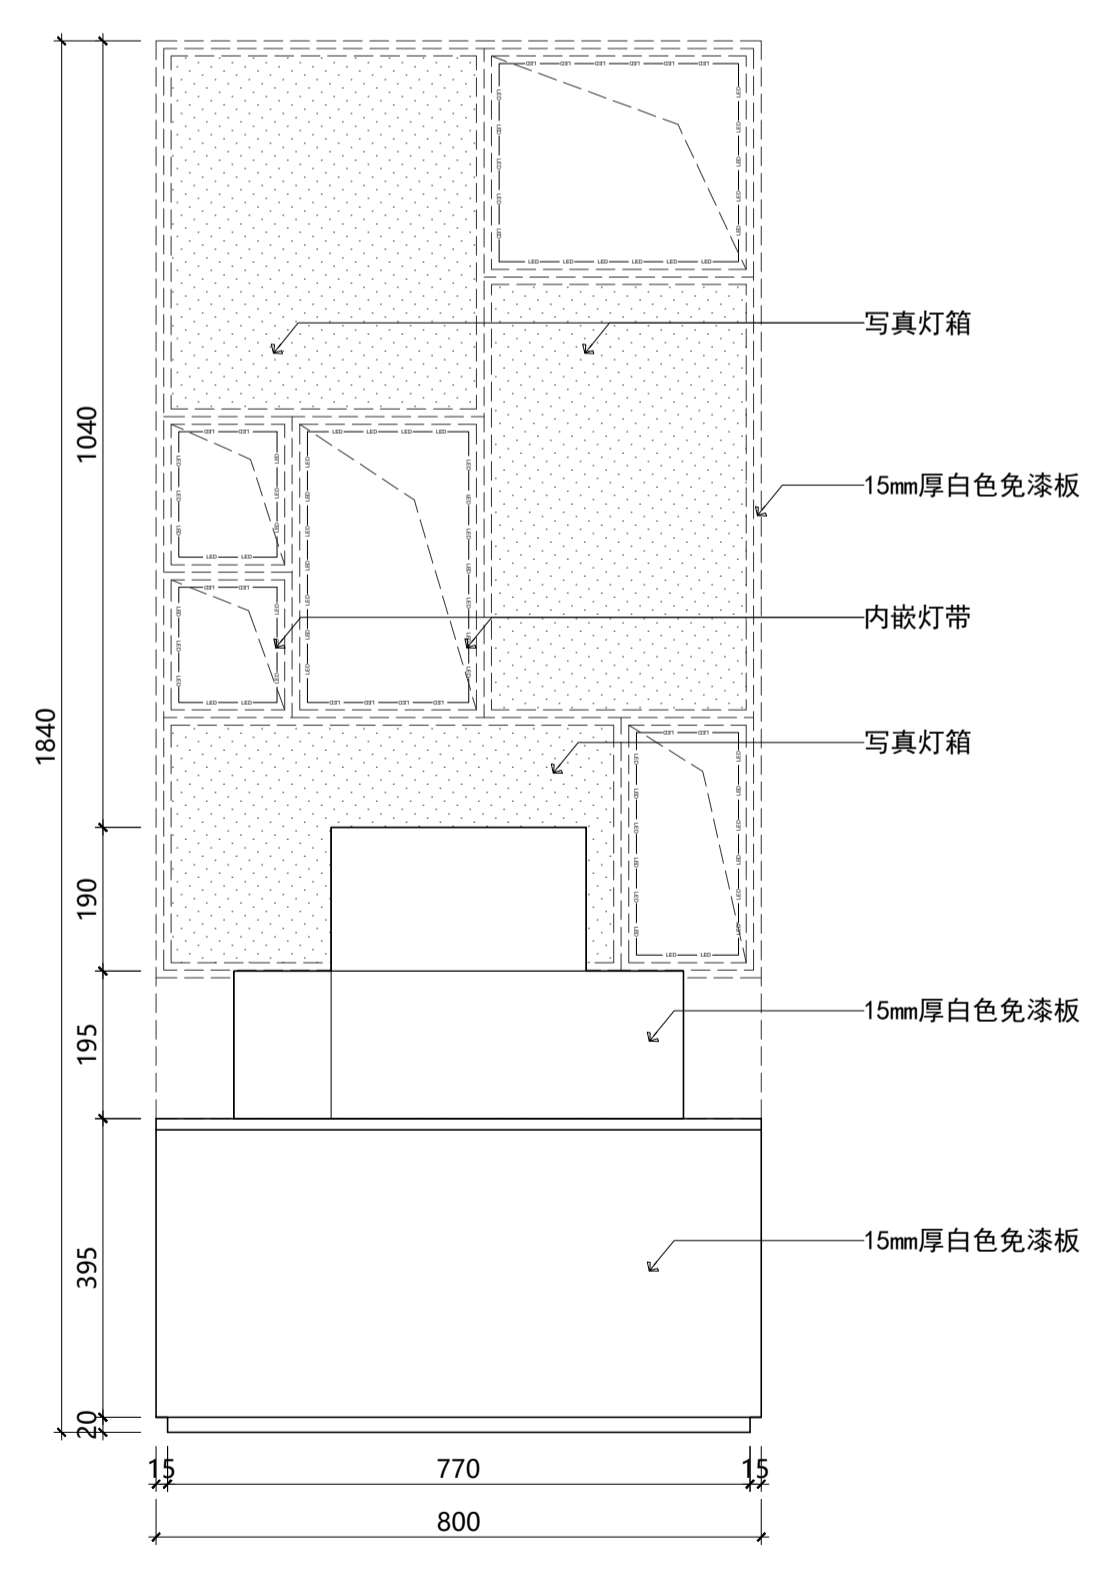

SCALE: 1/10

05 右视图

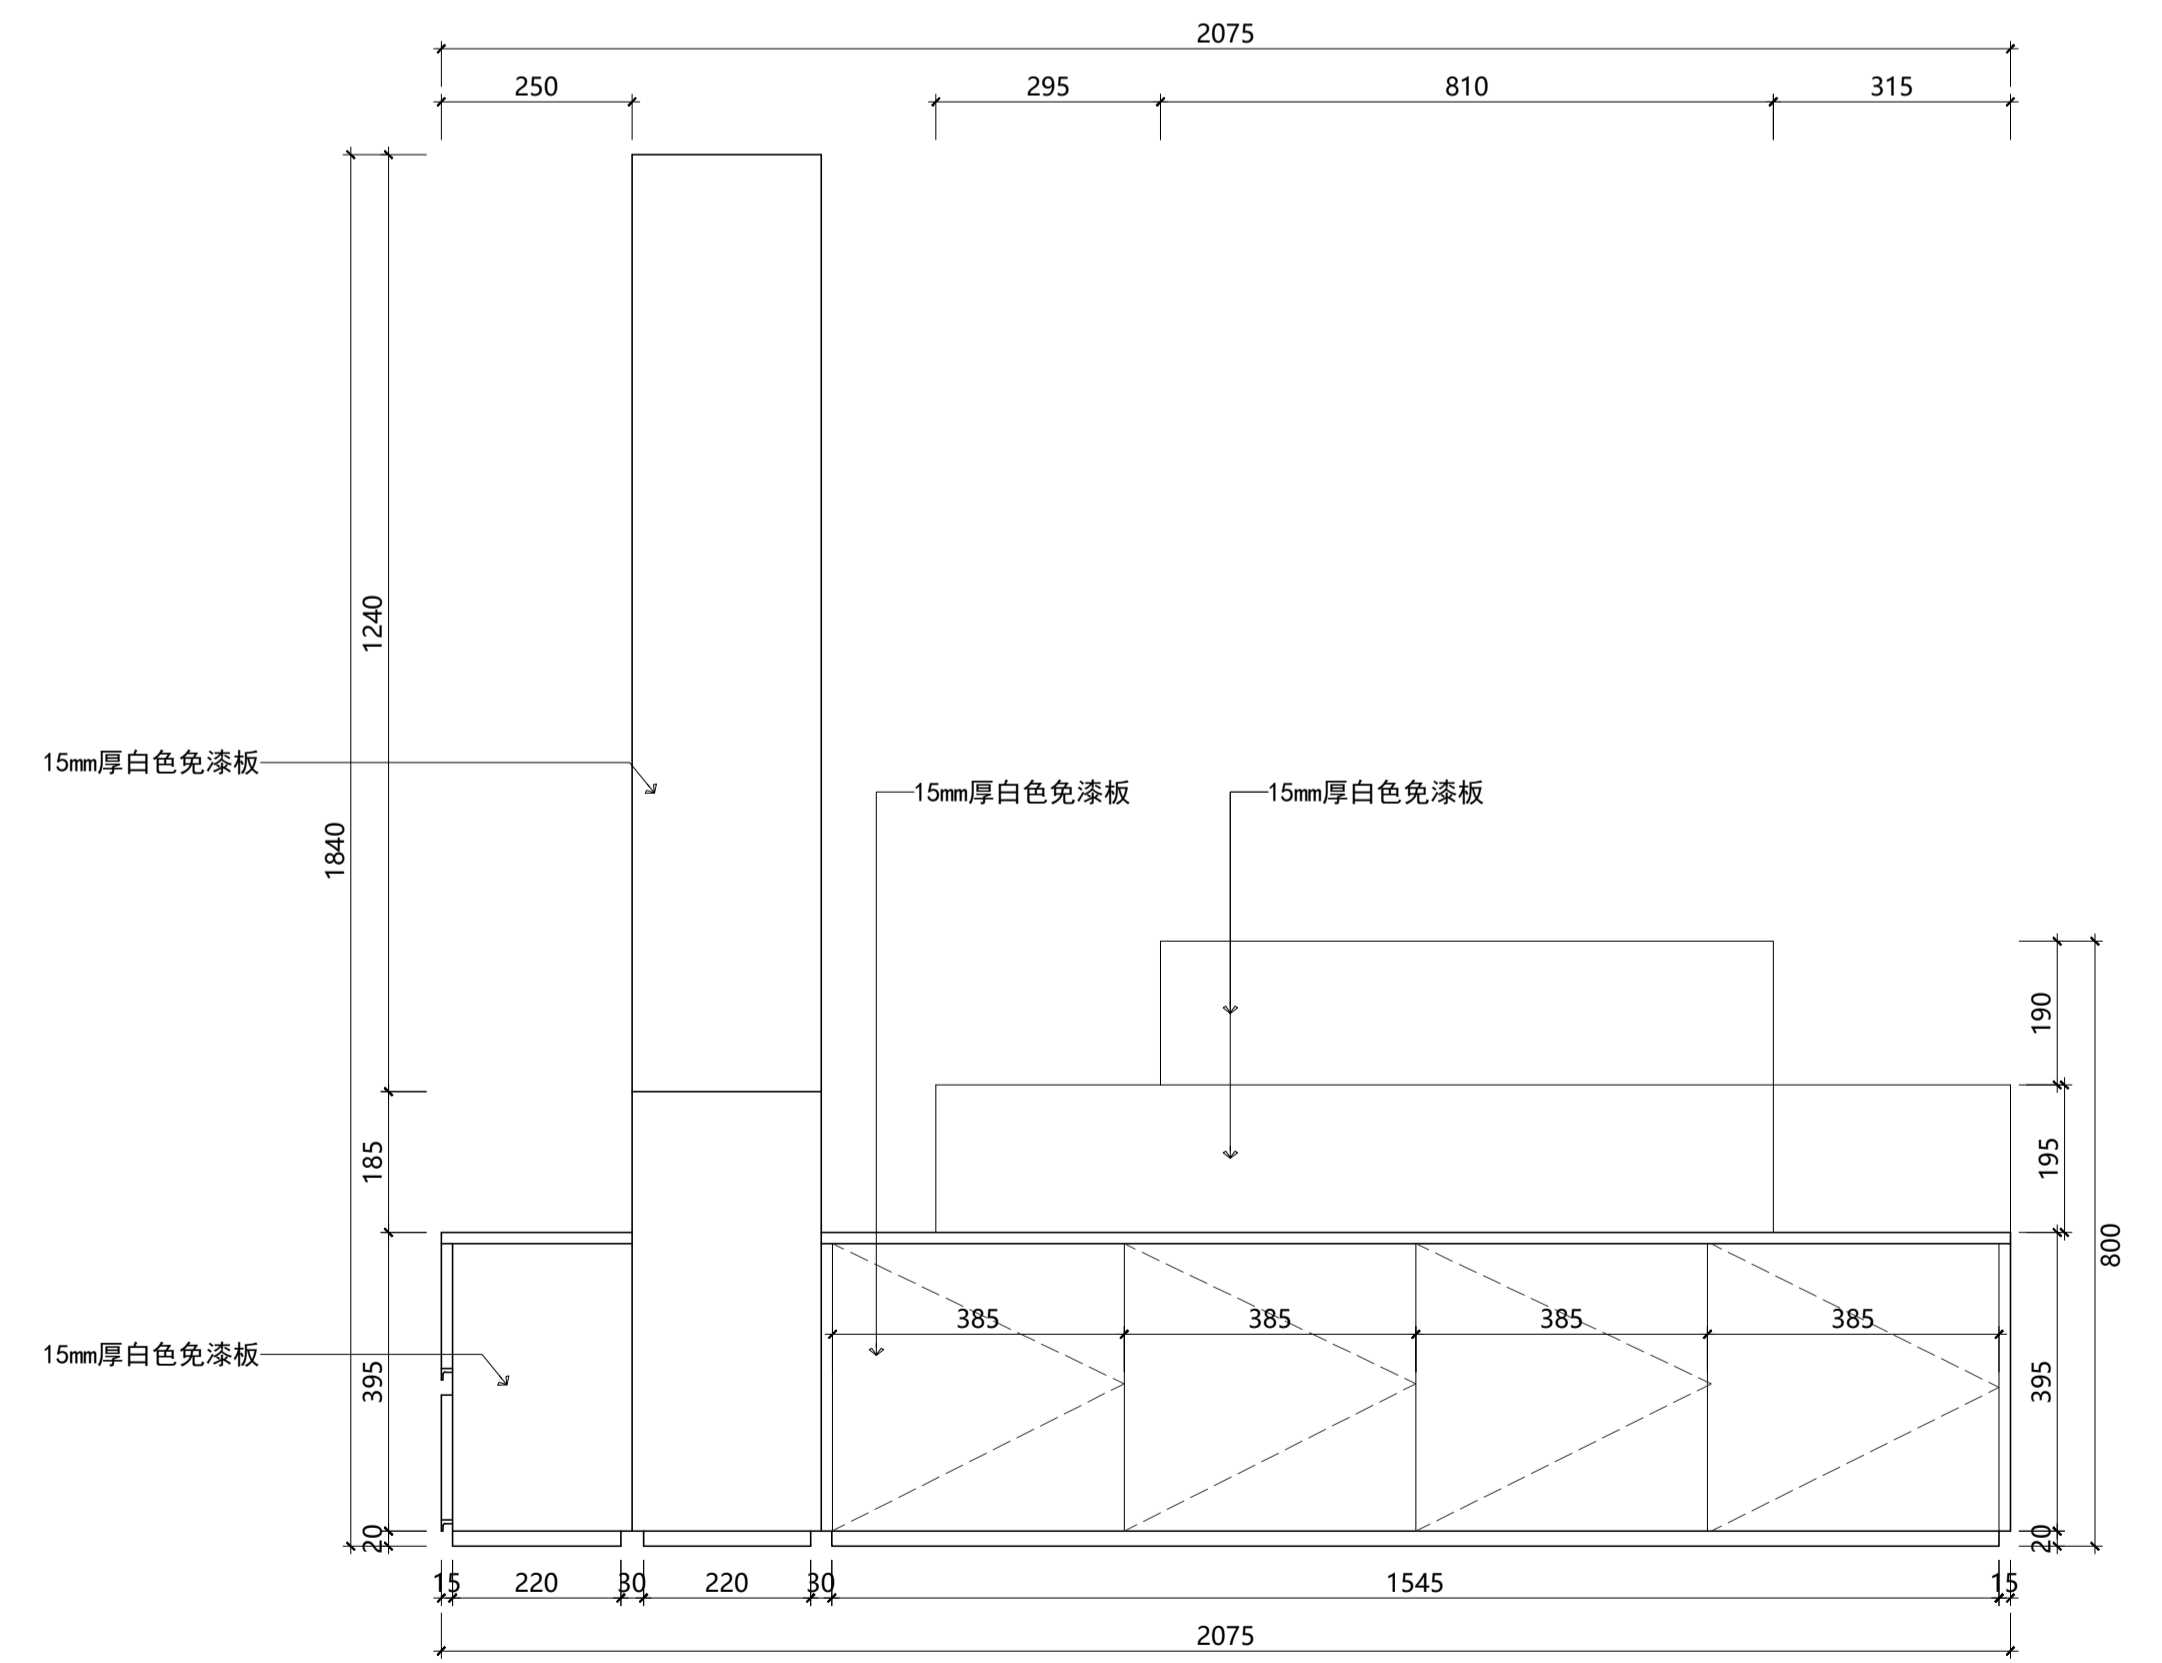

SCALE: 1/10

设计单位 DESIGN	建设单位 CLIENT	工程名称 PROJECT	项目名称 SUB-PROJECT	图纸名称 DRAWING TITLE	设计人员签字栏				设计阶段 DESIGN PHASE	施工图	结构个人执业专用章	建筑个人执业专用章	单位出图专用章
<b>ECUC</b> 上海华东发展建设(集团)有限公司 Shanghai East China Development & Urban Construction Design (Group) Co., Ltd. 设计证书甲级编号: A131000163 总部地址: 中国 上海 古羊路160号3号楼 ADDRESS: NO. 3 BUILDING NO. 160 GUYANG RD. SHANGHAI, P. R. C. TEL: 021-60202600 021-61213889 FAX: 021-60201967	上海戏剧学院	上海戏剧学院华山路校区维修工程(一期)	创新创业实验空间		项目负责人 PROJECT LEADER	专业负责人 DISCIPLINE LEADER	修改版次 EDITION	施工图					
	合作设计单位 COOPERATED WITH	工程编号 PROJECT NO.			校对 PROOFREAD BY	专业 装饰							
		XMOOPROOOSH			设计 DESIGNED BY	图号 DRAWING NO.	1F-DJ-01						
					制图 DRAFTED BY	比例 SCALE	1/4						
					本图须加盖本院出图签章, 否则一律无效。				日期 DATE	2024年08月08日			