


暖通	给排水
电气	结构
建筑	景观
人防	消防
其他	其他

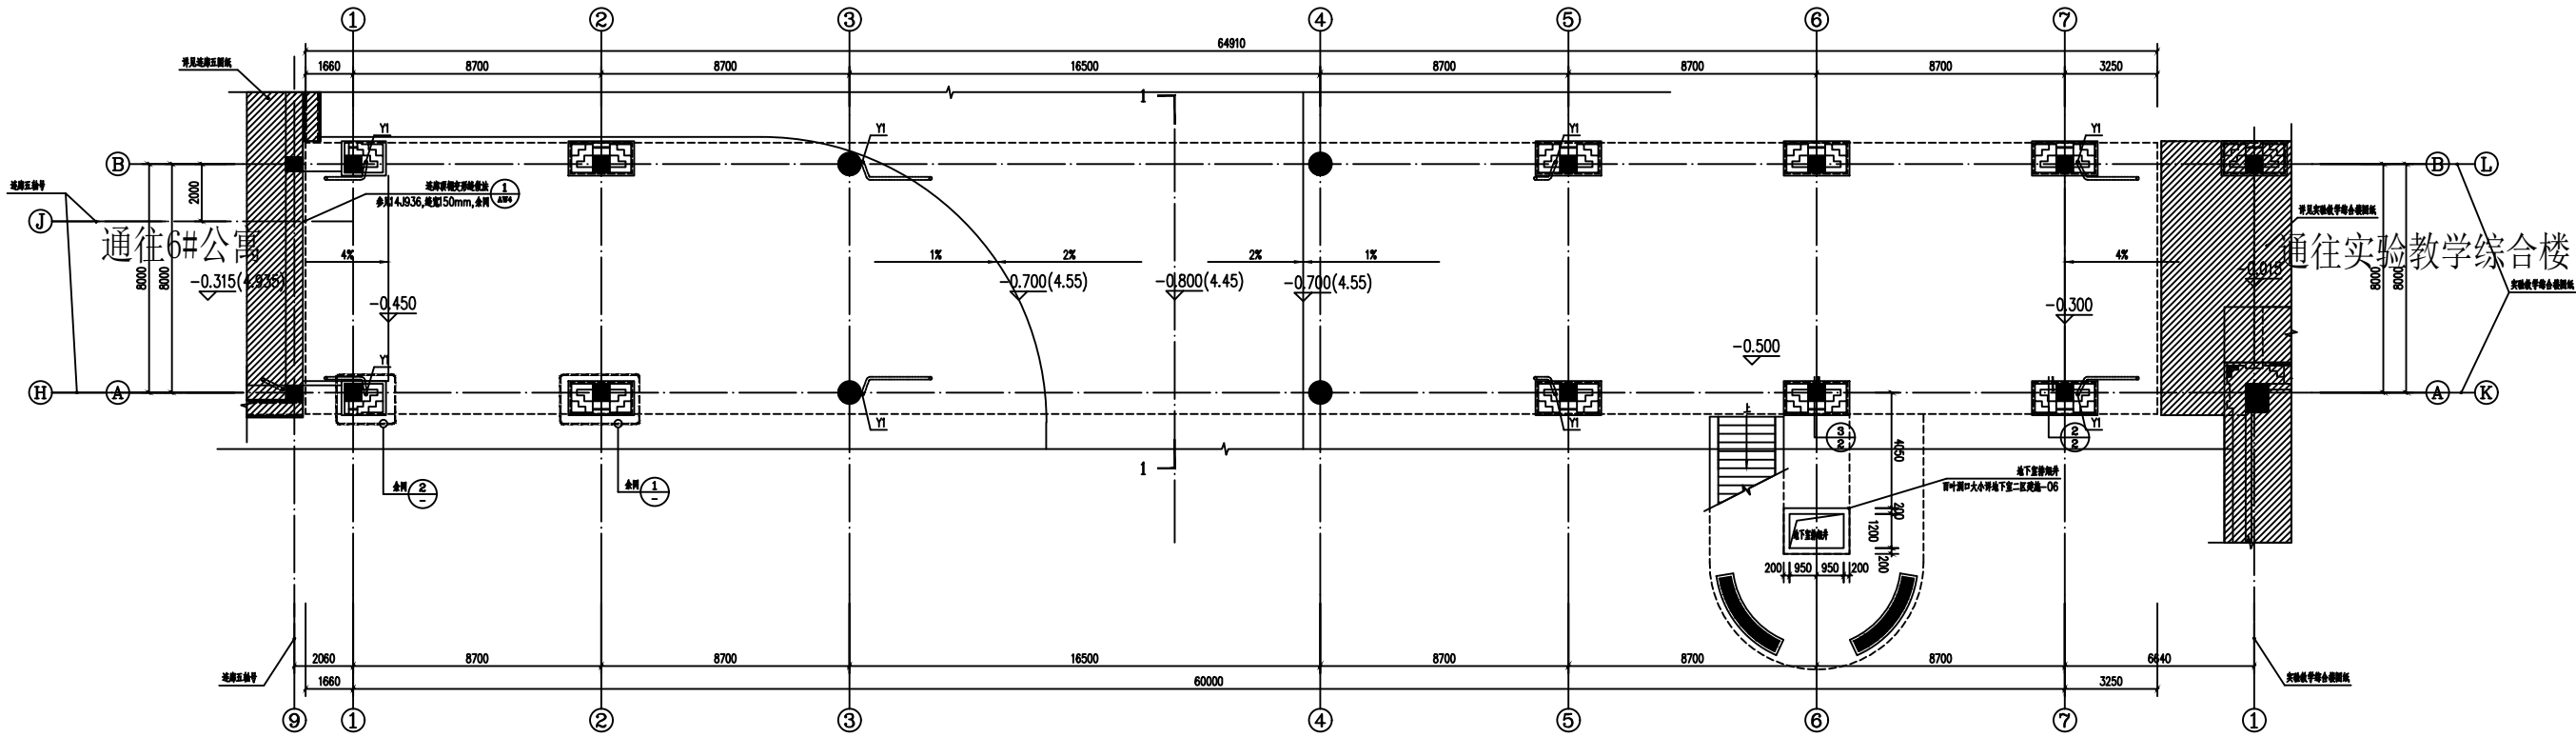

一层平面图 1:100  
面积: 366.87m2

备注	NOTE
建设单位	CLIENT
设计单位	DESIGN
合作设计单位	CO-OPERATED WITH
单位出图专用章	
个人执业专用章	
工程名称	PROJECT
工程编号	JOB NO.
项目名称	SUB-PROJECT
图纸名称	DRAWING TITLE
项目负责人	PROJECT MANAGER
主创建筑师	PROJECT DESIGNER
审定	AUTHORIZED FOR ISSUE BY
审核	AUDITED BY
专业负责人	DISCIPLINE RESPONSIBLE BY
校对	CHECKED BY
设计	DESIGNED BY
制图	DRAWN BY
设计阶段	STATUS
修改版次	EDITION NO.
专业	DISCIPLINE
图号	DRAWING NO.
比例	SCALE
日期	SCALE/DATE
本图按国家本图出图标准，否则一律无效。	