


建		暖	
结		通	
电		力	
弱		给	
电		排	
		水	

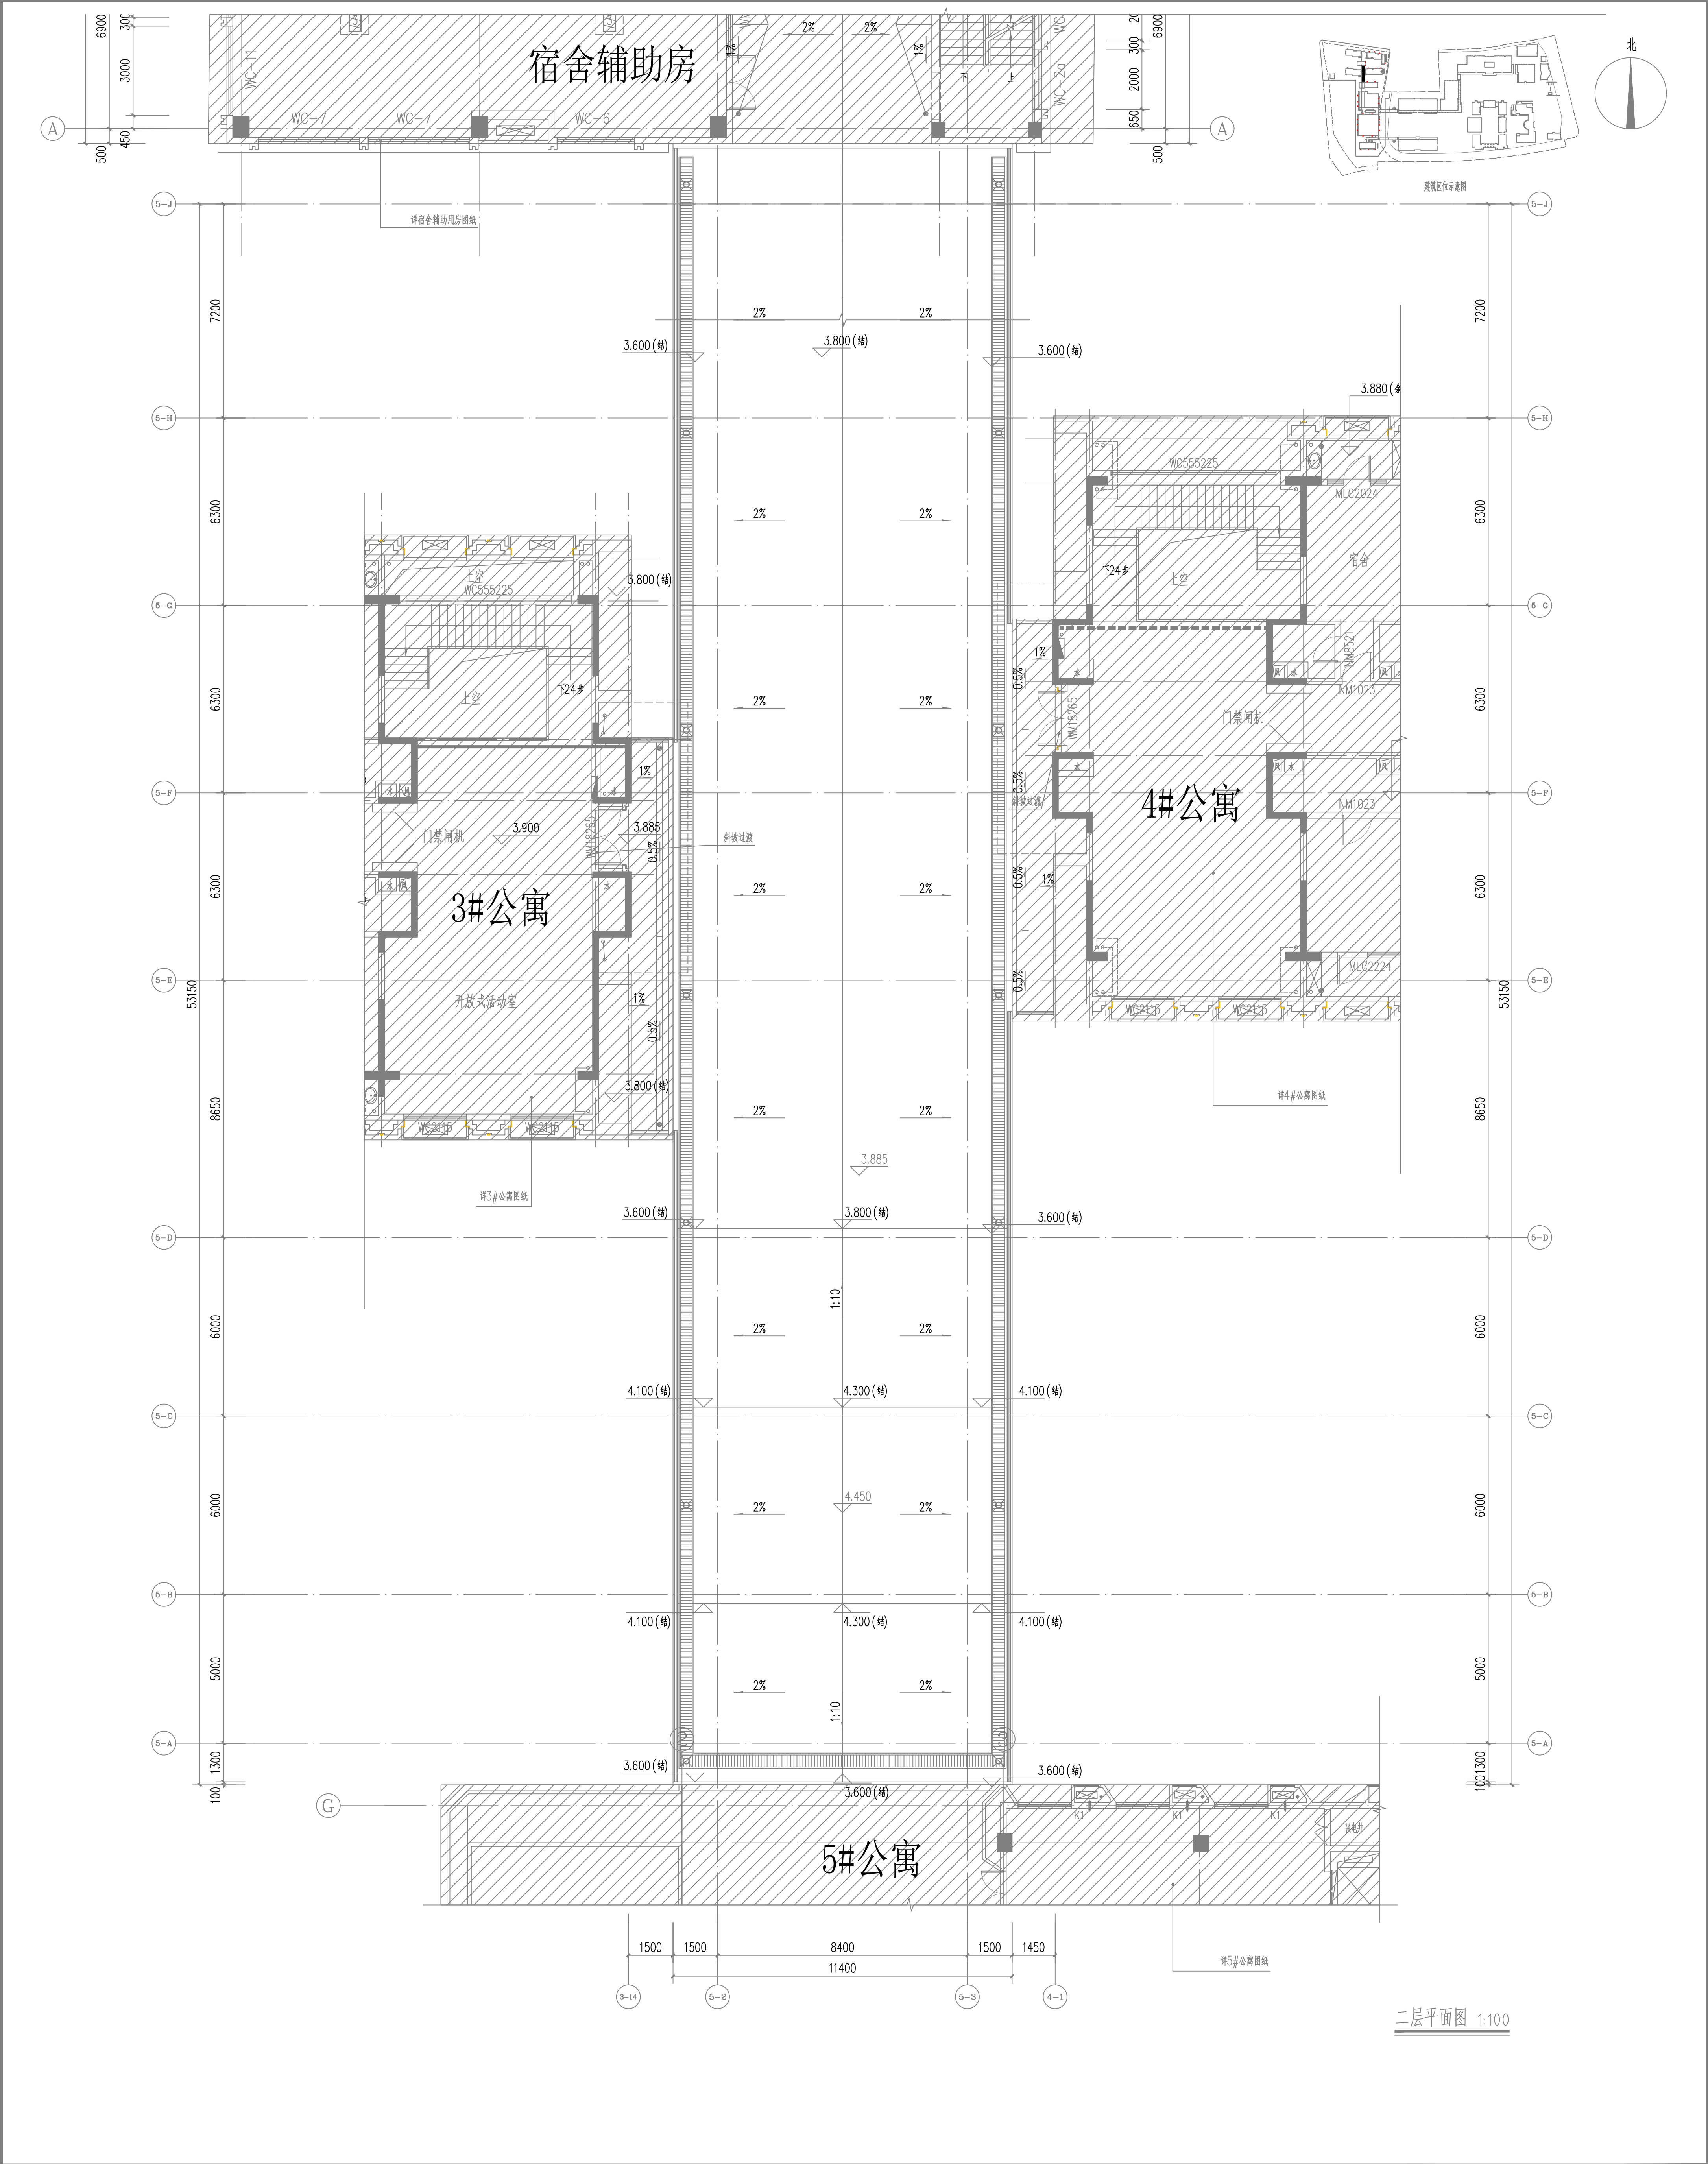

二层平面图 1:100

备注	NOTE
建设单位	客户
设计单位	上海健康医学院
设计单位	DESIGN
合作设计单位	CO-OPERATED WITH
单位出图专用章	
个人执业专用章	
工程名称	PROJECT
工程编号	JOB NO.
项目名称	SUB-PROJECT
图纸名称	DRAWING TITLE
项目负责人	PROJECT MANAGER
主创建筑师	PROJECT DESIGNER
审定	AUTHORIZED FOR ISSUE BY
审核	AUDITED BY
专业负责人	DISCIPLINE RESPONSIBLE BY
校对	CHECKED BY
设计	DESIGNED BY
制图	DRAWN BY
设计阶段	STATUS
修改版次	EDITION NO.
专业	DISCIPLINE
图号	DRAWING NO.
比例	SCALE
日期	DATE
本图除加盖本图章外, 盖印一律无效。	

ECUC

上海城市发展建筑设计集团有限公司

SHANGHAI CITY DEVELOPMENT ARCHITECTURAL DESIGN GROUP CO., LTD.

总部地址：中国 上海 宝山区 顾村公园绿地

TEL: 021-6666 6666 / 021-6666 6667