


暖通	建筑
动力	结构
给排水	电气
弱电	弱电

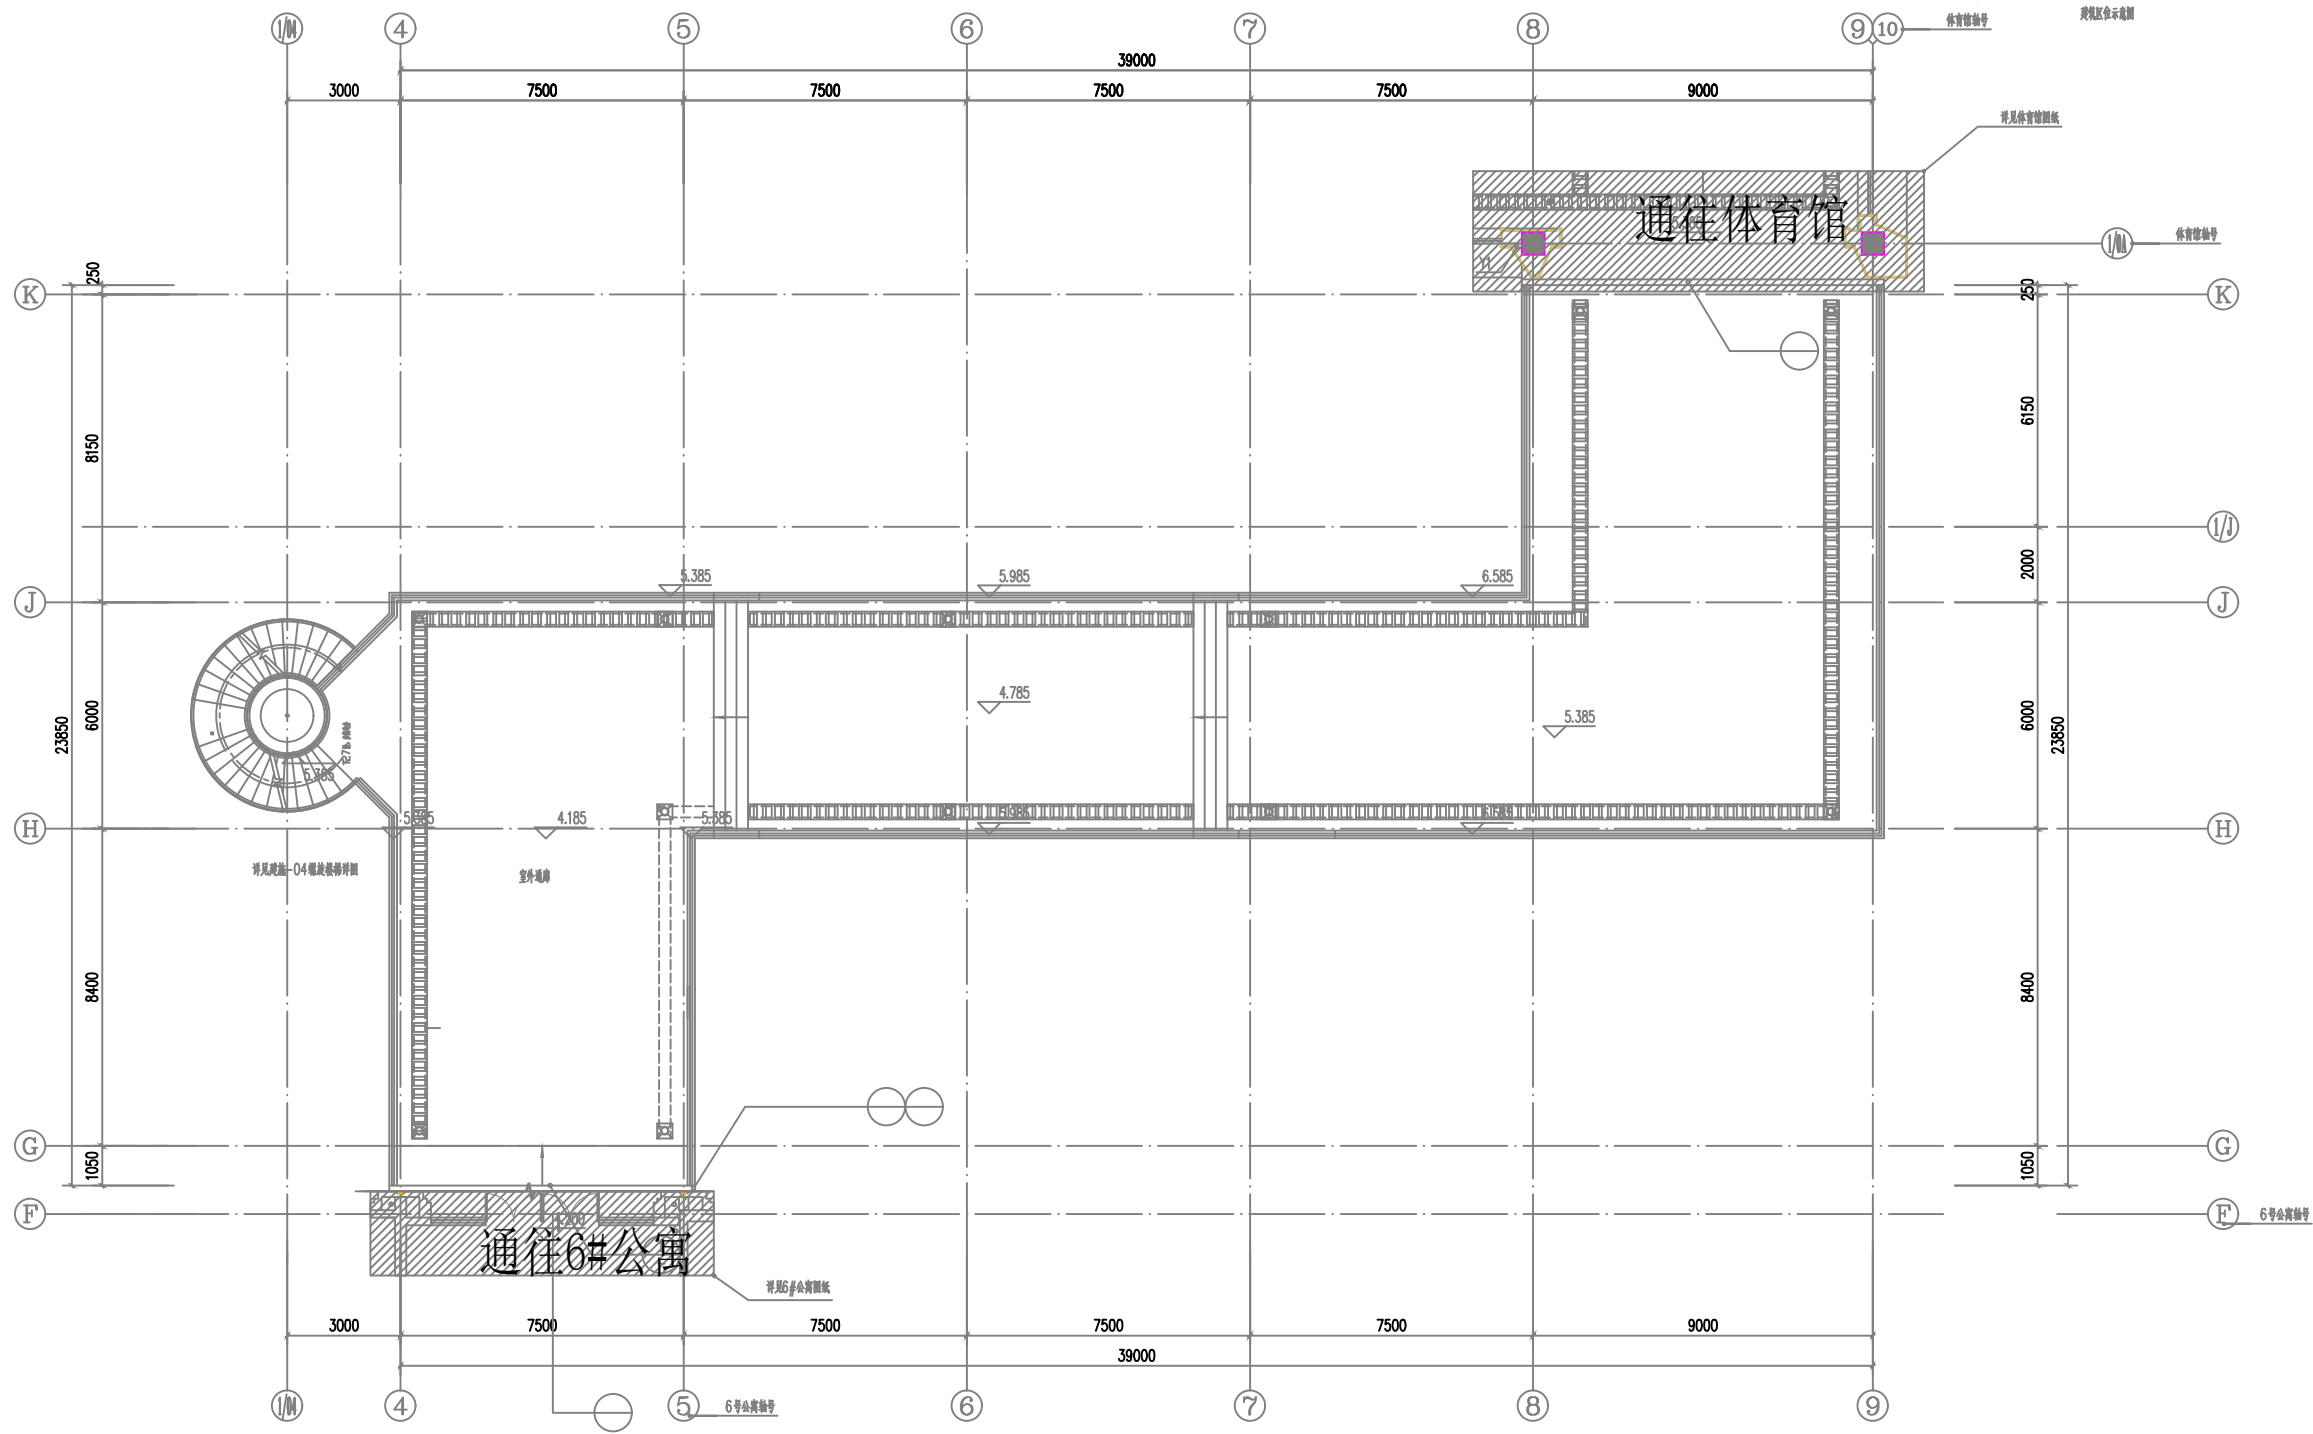

二层平面图 1:100

备注	NOTE
建设单位	CLIENT
设计单位	DESIGN
合作设计单位	CO-OPERATED WITH
单位出图专用章	
个人执业专用章	
工程名称	PROJECT
上海交通大学医学院浦东校区工程（生活区）	
工程编号	JOB NO.
XM20PR008SH-25-5	
项目名称	SUB-PROJECT
连廊五	
图纸名称	DRAWING TITLE
二层平面图	
项目负责人	PROJECT MANAGER
主创建筑师	PROJECT DESIGNER
审定	AUTHORIZED FOR ISSUE BY
审核	AUDITED BY
专业负责人	DISCIPLINE RESPONSIBLE BY
校对	CHECKED BY
设计	DESIGNED BY
制图	DRAWN BY
设计阶段	STATUS
施工图	
修改版次	EDITION NO.
专业	EDISCIPLINE
建筑	
图号	DRAWING NO.
建施-02	
比例	SCALE
见图	
日期	SCALEDATE
2020年07月	
本图须加盖本院出图印章，否则一律无效。	