


暖通	动力	给排水
建筑	结构	电气
弱电		

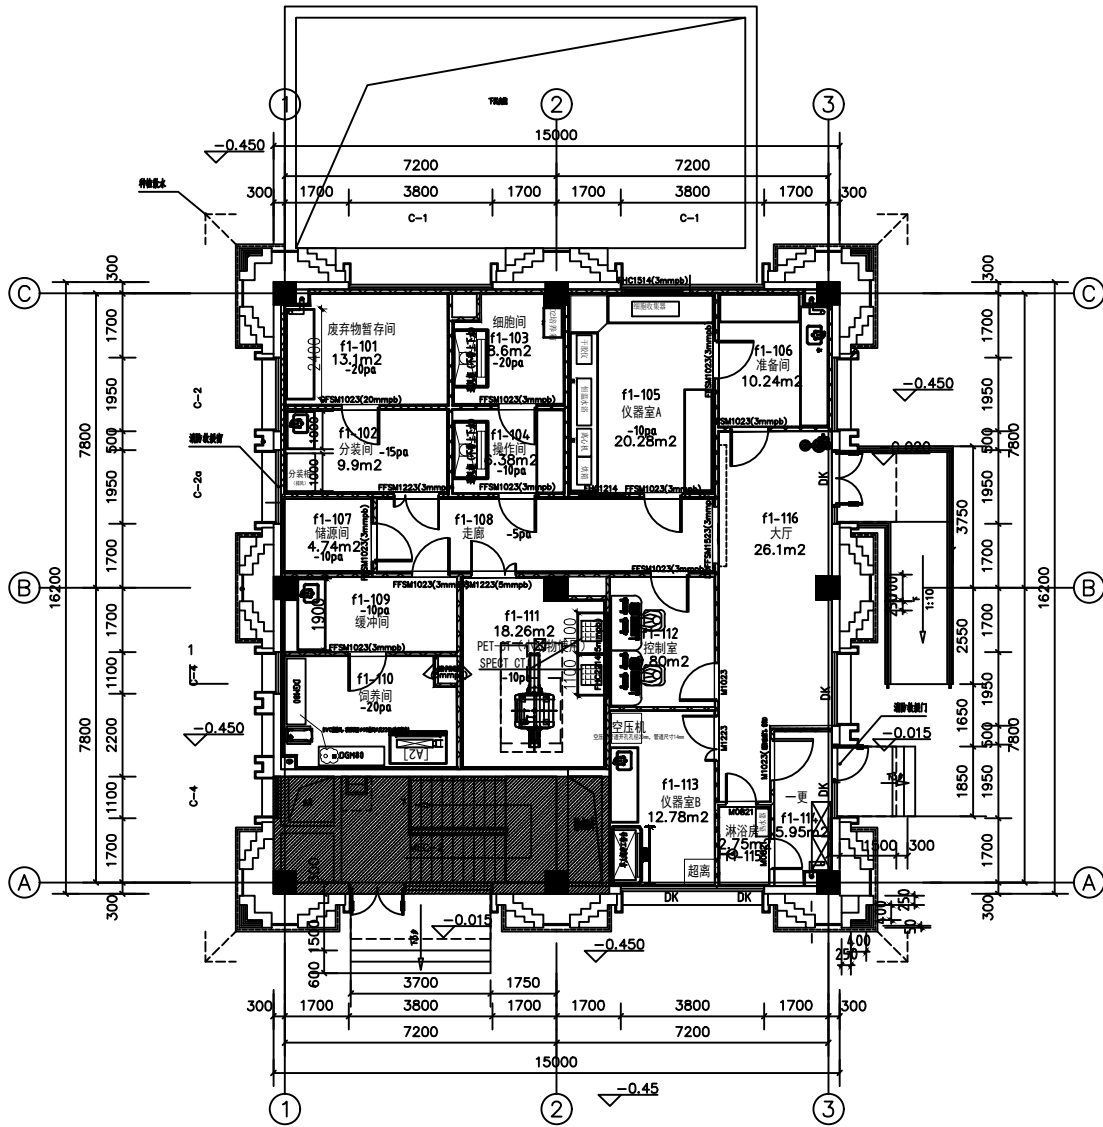

科研辅助用房一层平面图

设计单位 DESIGN	建设单位 CLIENT	工程名称 PROJECT	项目名称 SUB-PROJECT	图纸名称 DRAWING TITLE	设计人员签字栏				设计阶段 DESIGN PHASE	施工图	结构个人执业专用章	建筑个人执业专用章	单位出图专用章
<div>ECUC</div> <div>上海华东发展城市建设设计(集团)有限公司</div> <div>Shanghai East China Development & Urban Construction Design (Group) Co., Ltd</div> <div>设计证书甲级编号: A131000163</div> <div>总部地址: 中国 上海 古羊路160号3号楼</div> <div>ADDRESS: NO.3 BUILDING NO.160 GUYANG RD. SHANGHAI, P.R.C</div> <div>TEL: 021-60420200 021-60420889 FAX: 021-60401907</div>	上海健康医学院	上海交通大学医学院浦东校区工程 (标段二)	科研辅助楼	科研辅助楼一层综合布线平面图 (工艺)	项目负责人 PROJECT LEADER		专业负责人 DISCIPLINE LEADER		修改版次 EDITION	第一版			
	合作设计单位 COOPERATED WITH	工程编号 PROJECT NO.			审定 EXAMINED AND APPROVED BY		校对 PROOFREAD BY		专业 MAJOR	电气 (科研工艺)			
					审核 REVIEWED BY		设计 DESIGNED BY		图号 DRAWING NO.	电施-508			
					主创建筑师 CHIEF ARCHITECT		制图 DRAFTED BY		比例 SCALE	1:100			
						本图须加盖本院出图签章, 否则一律无效。				日期 DATE			