


会 签	Confirmed by
暖通	Heating
给排水	Water Supply
电气	Electric
结构	Structure

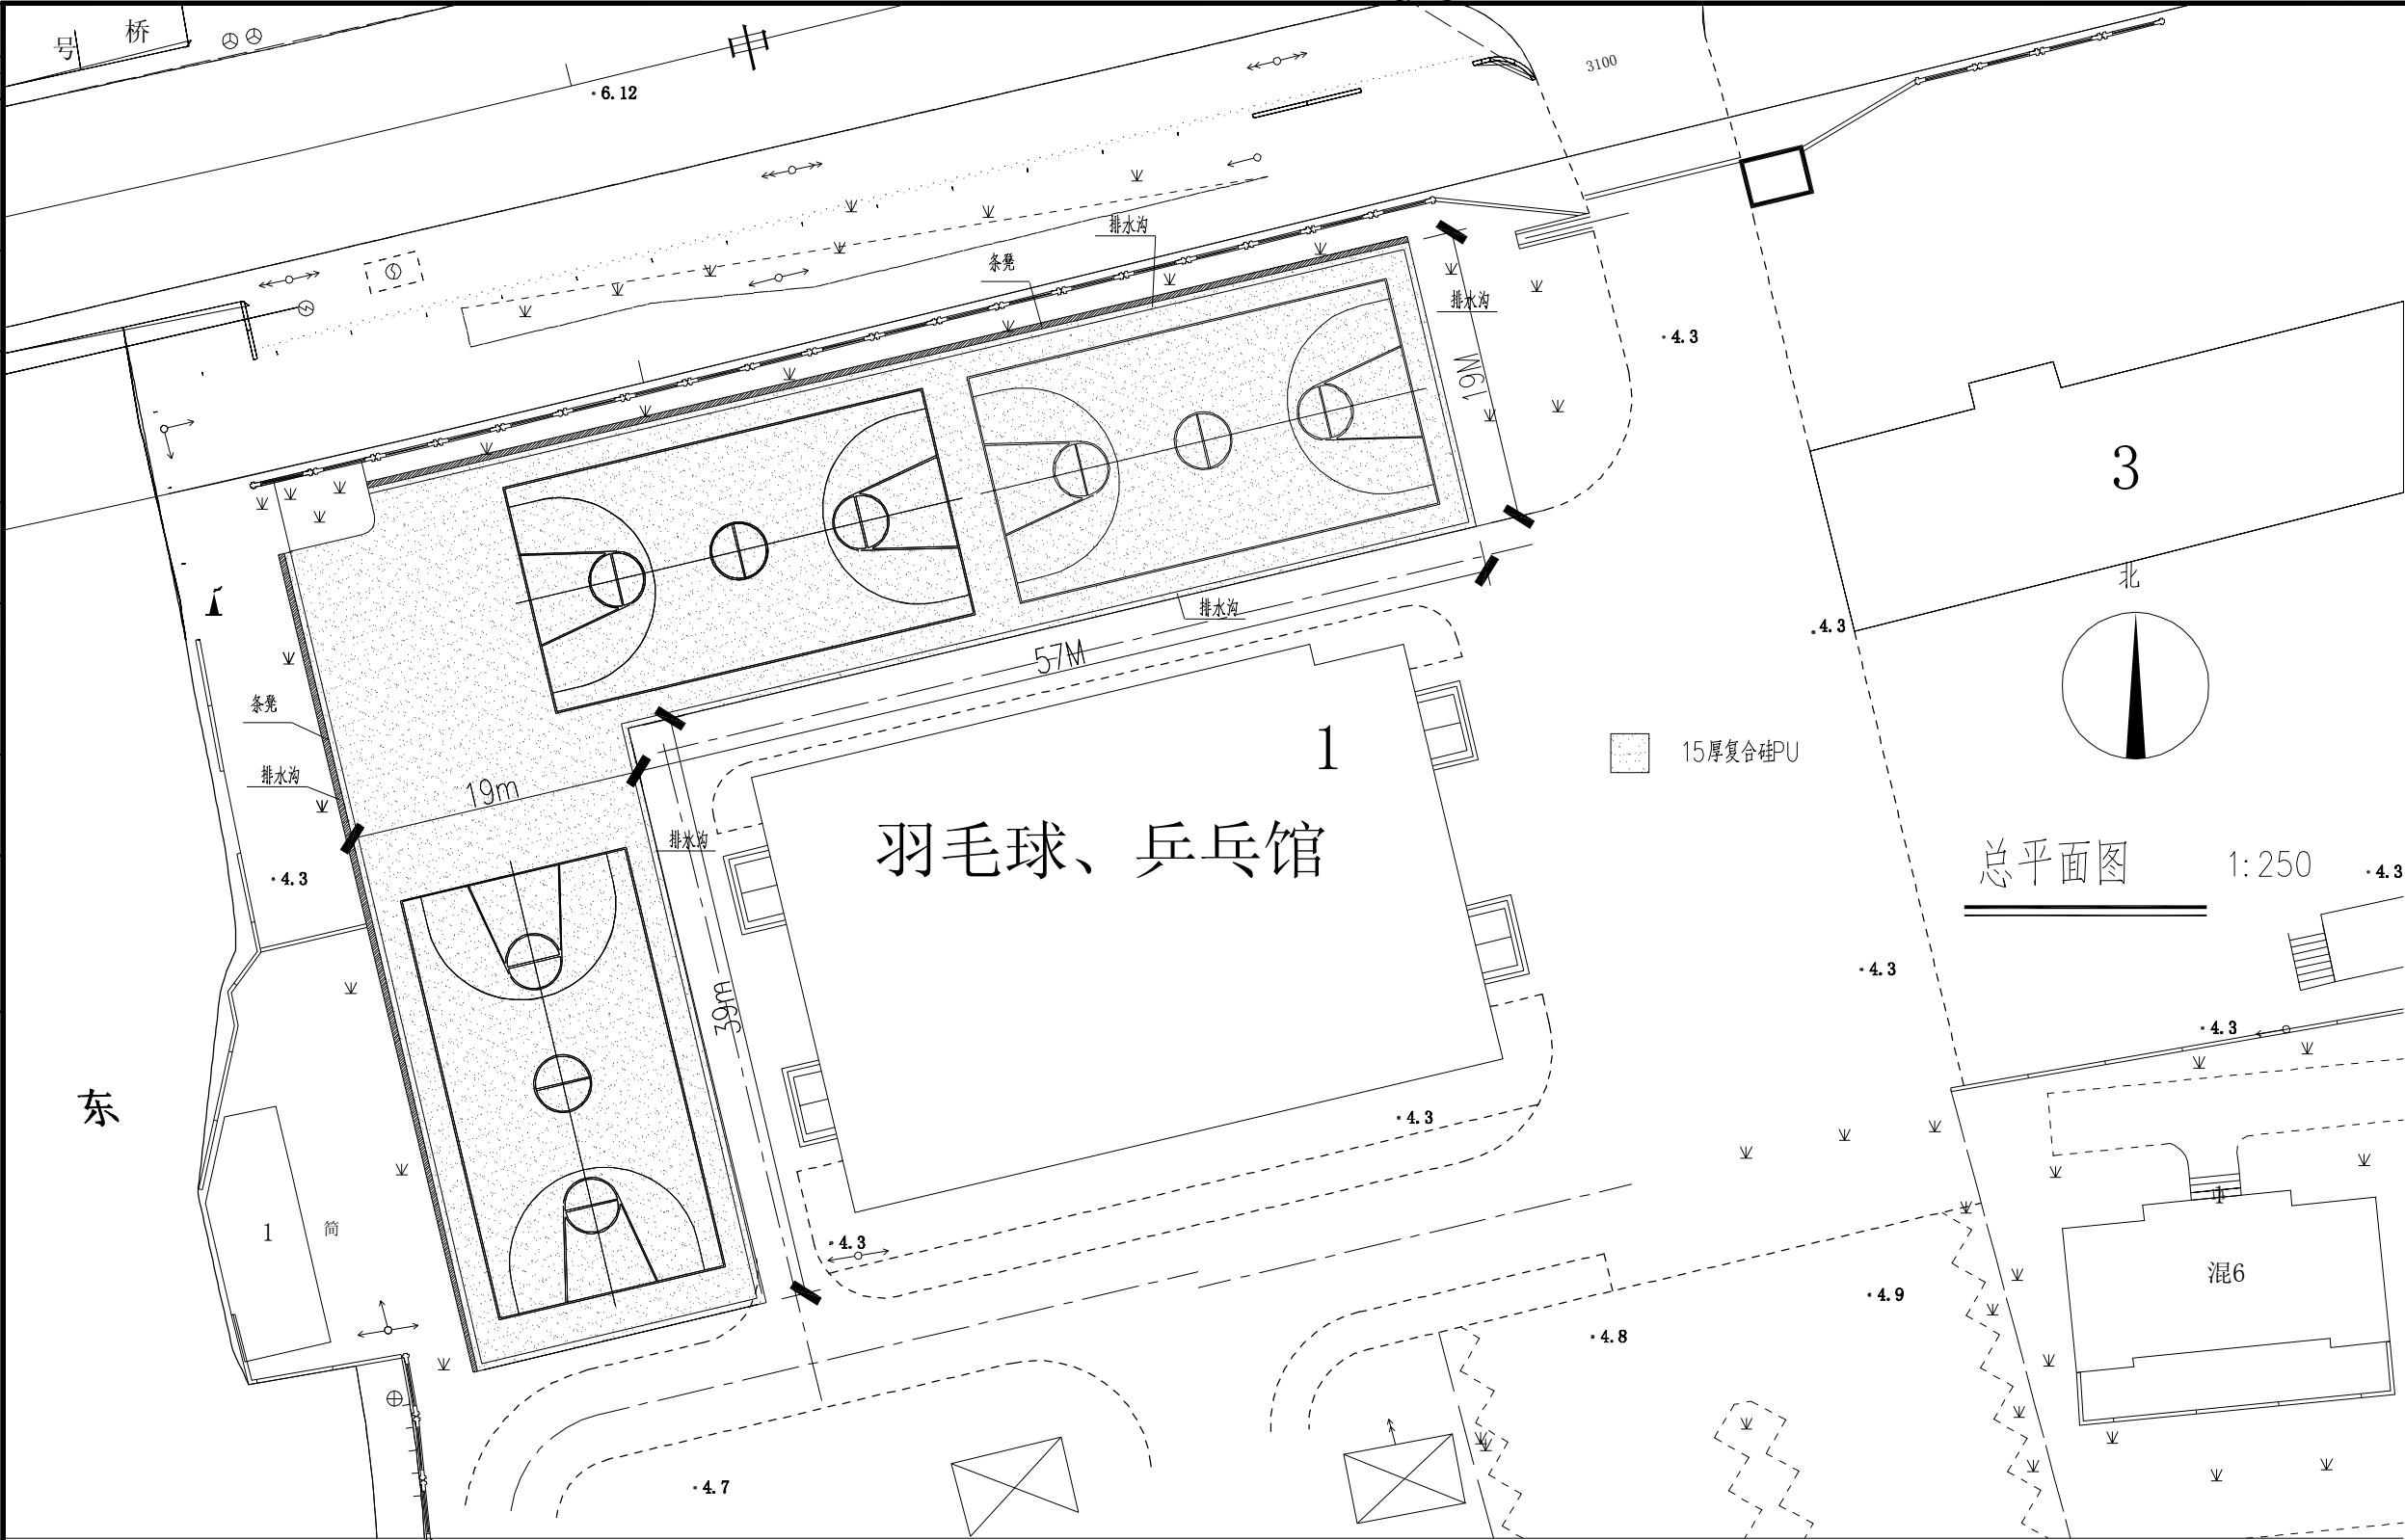

东

羽毛球、乒乓馆




15厚复合硅PU


总平面图 1:250

施工内容:

一、篮球场

- 拆除塑胶面层,清洗约2200m²。
- 新铺15mm硅PU(10mmEPDM+5mm硅PU)约 2200m²,并划线。
- 清理、疏通排水沟约135米长。排水沟两端增加角铁支座。
- 新做130米长条凳。

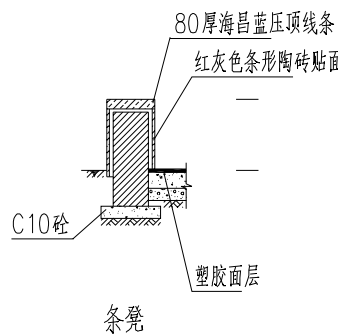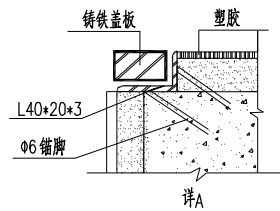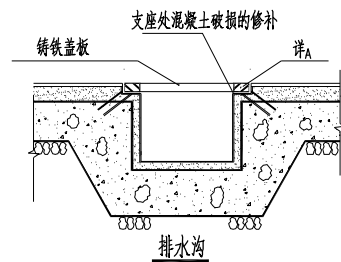

说明 Note		
修订 Revise		
序号 NO.	记录 Description	日期 Date
公司出图专用章 Release Stamp		
注册执业专用章 Registration Stamp		
 上海新建设建筑设计有限公司 SHANGHAI NEW CONSTRUCTION ARCHITECTURAL DESIGN CO.,LTD 设计证书编号: A131003387 CERTIFICATE NO.: A131003387 中国 上海市 普陀区中山北路3000号长滩大厦38楼 38F International Corporate City, No.3000, North Zhongshan Road, Pu Tuo District, Shanghai P.R.China 邮政编码 (PC): 200063 总机 (TEL): 021-60718586 传真 (FAX): 021-64645485		
合作设计单位 Co-operated With		
审 定 项目负责人 Principal in charge		
审 核 专业负责人 Discipline Responsible		
校 对 校 对 Checked by		
设 计 Designed by		
绘 图 Drawn by		
建设单位 Client	上海市静安区教育局	
项目名称 Project Name	颞浦八中塑胶场地修缮工程	
单项名称 Sub-project	塑胶场地修缮工程	
图纸名称 Drawing Title	总平面	
工程编号 Project No.	2023-2-1-5	专 业 Discipline
阶 段 Stage	施工图	图 号 Drawing No.
比 例 Scale	1:100	日 期 Date
版 次 Version	A版	本图须加盖出图章, 否则一律无效 Invalid Unless Stamped