


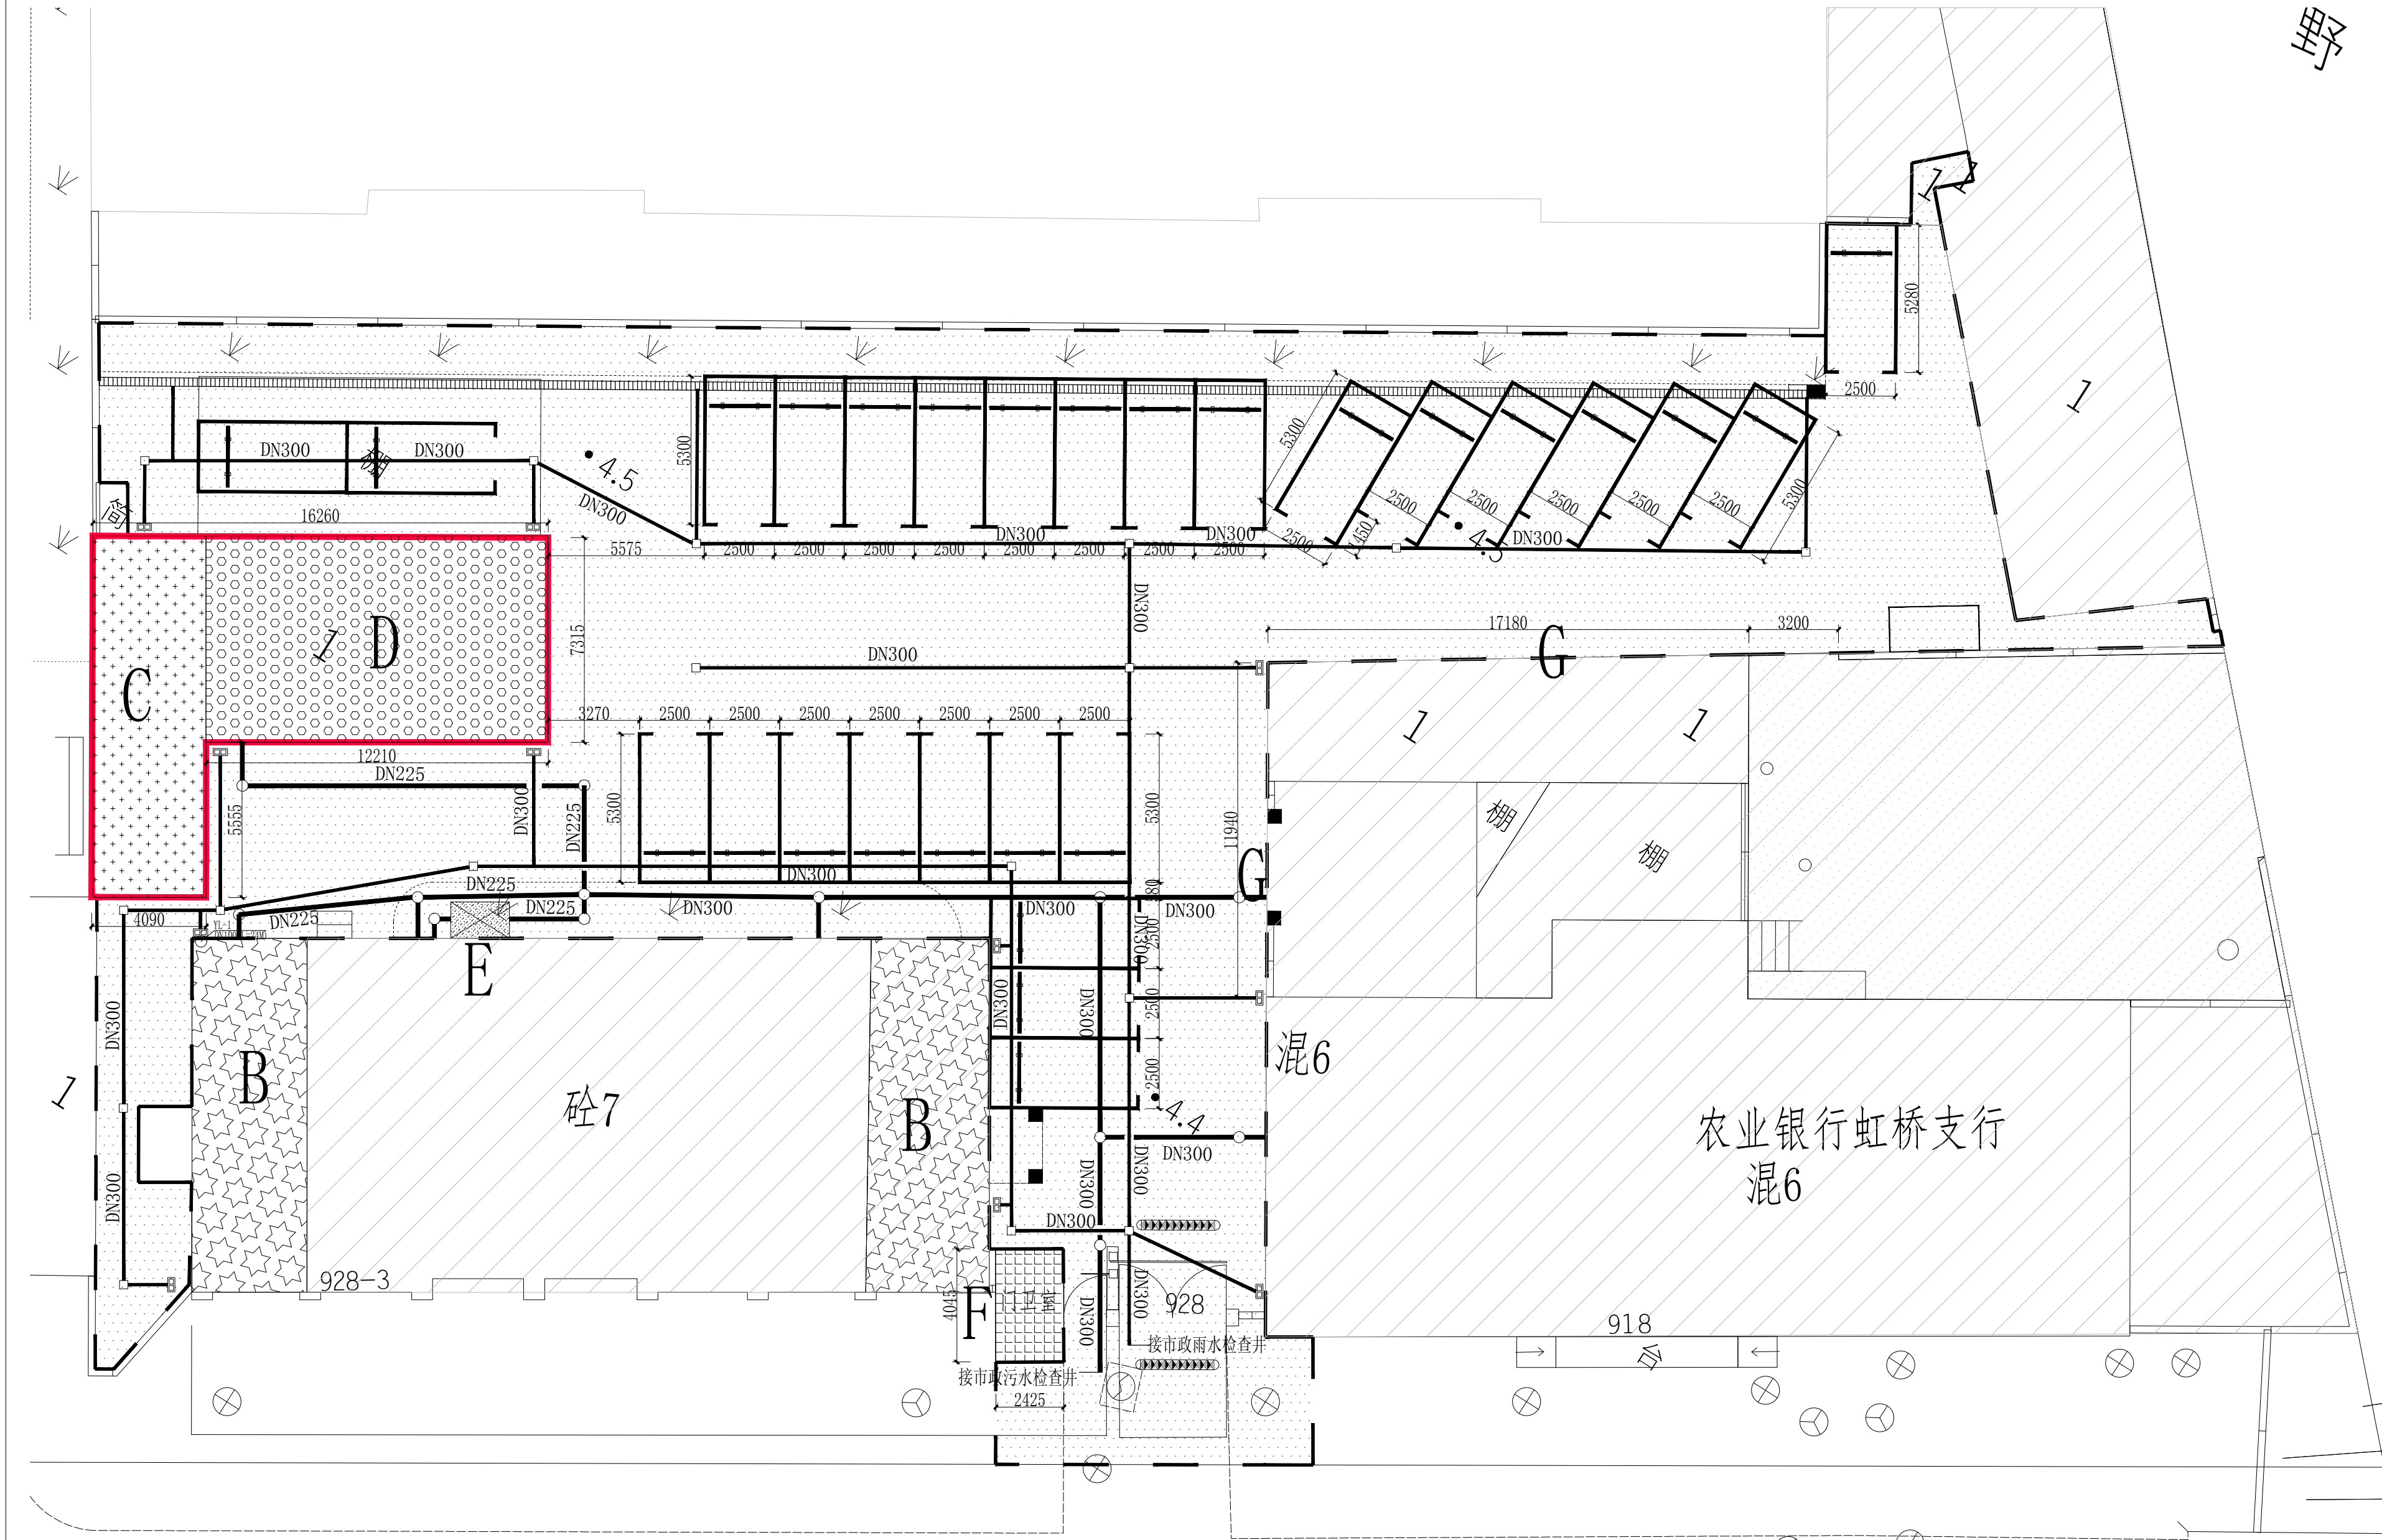

序号	图例	名称	规格	单位	数量	备注
1		UPVC 加筋管	DN225	米		
2		UPVC 加筋管	DN300	米		
3	□	雨水检查井	600X600	个		
4	○	污水检查井	600X600	个		
5	▤	I 型雨水口		个		
6		雨水口连接管	DN225	米		

建设单位 CLIENT	
工程项目 PROJECT NAME	
吴中路928弄场地修缮	
项目编号 PROJECT NO	
专业类别 PROFESSIONAL CATEGORIES	给排水
图 名 DRAWING TITLE	
总平面图	
审 定 APPROVED BY	
审 核 REVIEWED BY	
项目负责人 PROJECT RESPONSIBLE	
校 对 CHECKED BY	
设 计 DESIGNED BY	
制 图 DRAWN BY	
比 例 SCALE	1:160
绘 图 日期 DATA	2024.12
图 号 SHEET NO.	P-01