


暖通 Heating Ventilation Power & Gas	给排水 Water Supply & Sewerage	电气 Electric Energy	建筑 Architecture
暖通 Heating Ventilation Power & Gas	给排水 Water Supply & Sewerage	电气 Electric Energy	建筑 Architecture
暖通 Heating Ventilation Power & Gas	给排水 Water Supply & Sewerage	电气 Electric Energy	建筑 Architecture
暖通 Heating Ventilation Power & Gas	给排水 Water Supply & Sewerage	电气 Electric Energy	建筑 Architecture

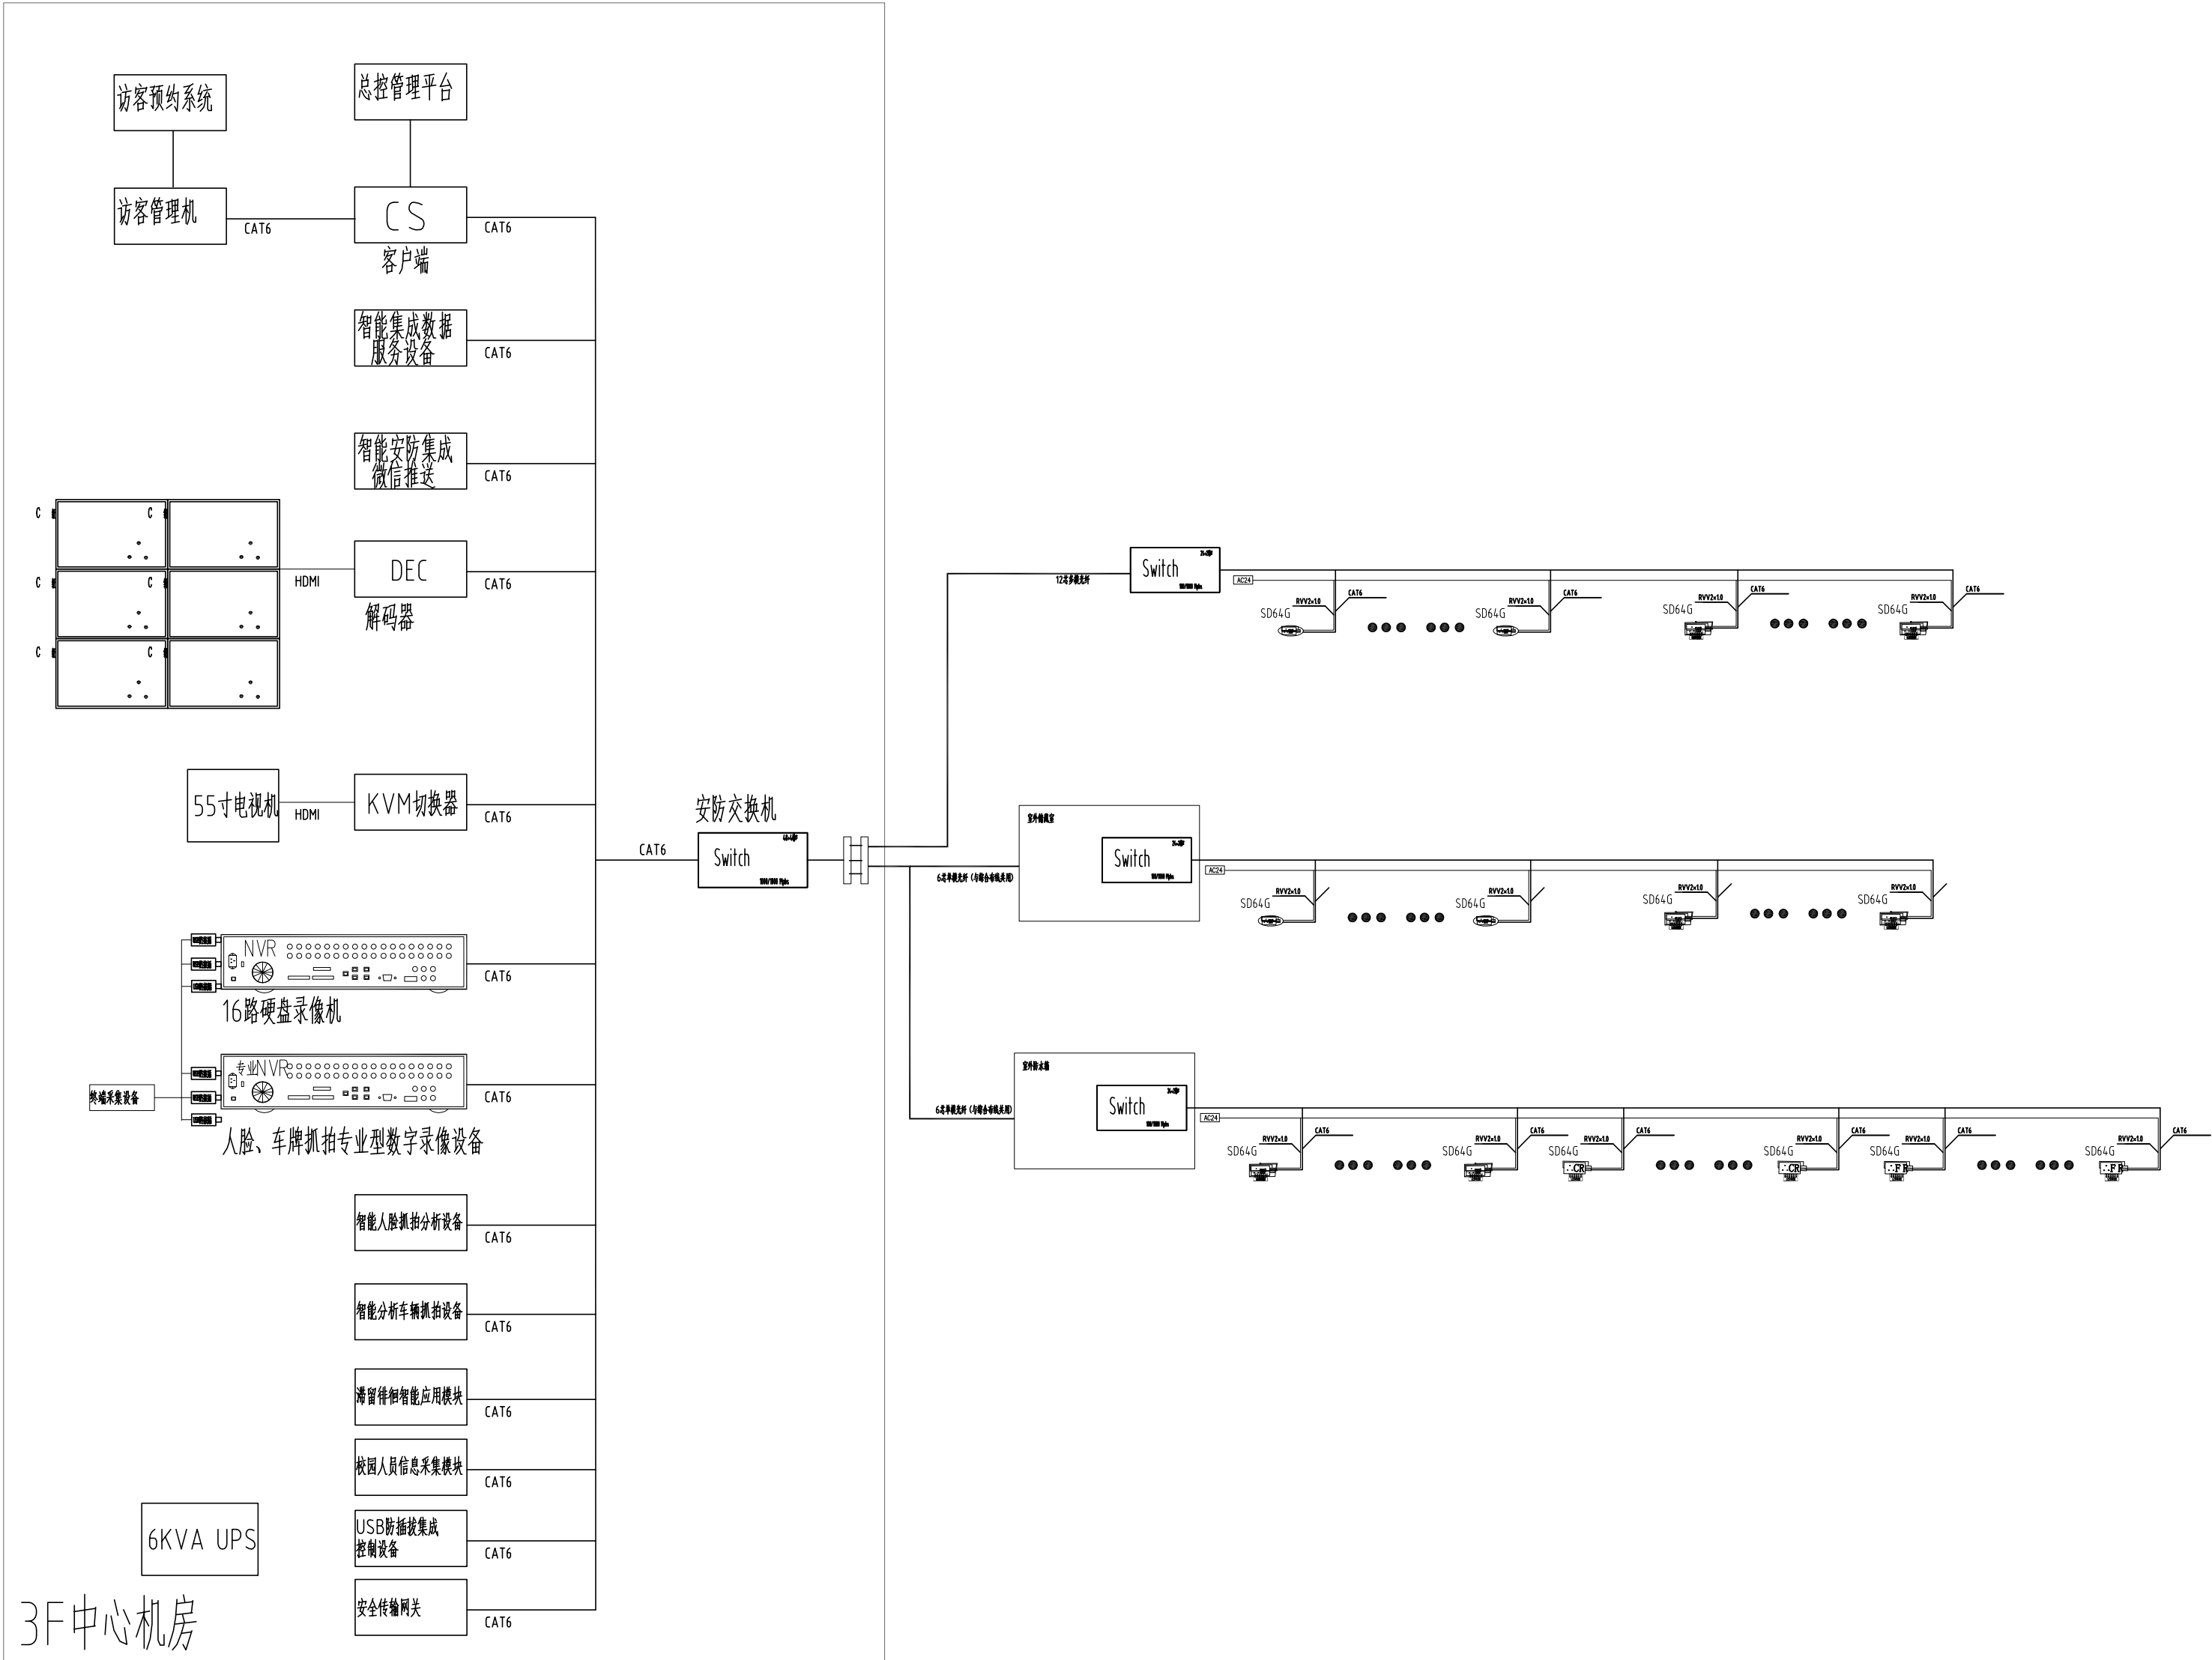

视频监控系统图

说 明 Note		
提示：此图纸必须经图纸审查机构审查合格盖章，并经消防审批部门审查合格盖章后方可施工。		
修订 Revise		
序号 NO.	记要 Description	日期 Date
公司出图专用章 Release Stamp		
注册执业专用章 Registration Stamp		
<div>SHANGHAI NEW CONSTRUCTION ARCHITECTURAL DESIGN CO., LTD</div> <div>建筑、风景园林设计证书编号（甲级）：A131003387 CERT. NO: A131003387 市政工程设计证书编号（乙级）：A231003384 CERT. NO: A231003384 工程勘察资质证书编号（乙级）：B231003384 CERT. NO: B231003384 中国 上海市 普陀区中山北路3000号长城大厦38楼 38F International Corporate City, No.3000, North Zhongshan Road, Pu Tuo District, Shanghai P.R.China 邮政编码 (PC): 200063 总机 (TEL): 021-68888870 传真 (FAX): 021-64645485</div>		
合作设计单位 Co-operated With		
审 定 Approved by	项目负责人 Principal in charge	秦勇
审 核 Reviewed by	涂季华	涂季华
专业负责人 Discipline Responsible	龚丹	龚丹
校 对 Checked by	龚丹	龚丹
设 计 Designed by	黄顾胄	黄顾胄
绘 图 Drawn by	黄顾胄	黄顾胄
建 设 单 位 Client	上海市杨浦区教育基建中心	
项 目 名 称 Project Name	上海市杨浦区教育资产管理中心校舍修缮工程	
单 项 名 称 Sub-project		
图 纸 名 称 Drawing Title	视频监控系统图	
工程编号 Project No.	2024-2-114	专 业 Discipline
阶 段 Stage	施 工 图	电 气 Discipline
比 例 Scale		图 号 Drawing No.
版 次 Version		电 施-04
		日 期 Date
		2025. 04
	本图须加盖出图签章，否则一律无效 Invalid Unless Stamped	