



建 筑 Architecture		给 排 水 Water Supply & Sewerage		暖 通 Heating & Ventilation		会 签 Confirmed by
结 构 Structure		电 气 Electric Engng		动 力 Power Gas & CA		

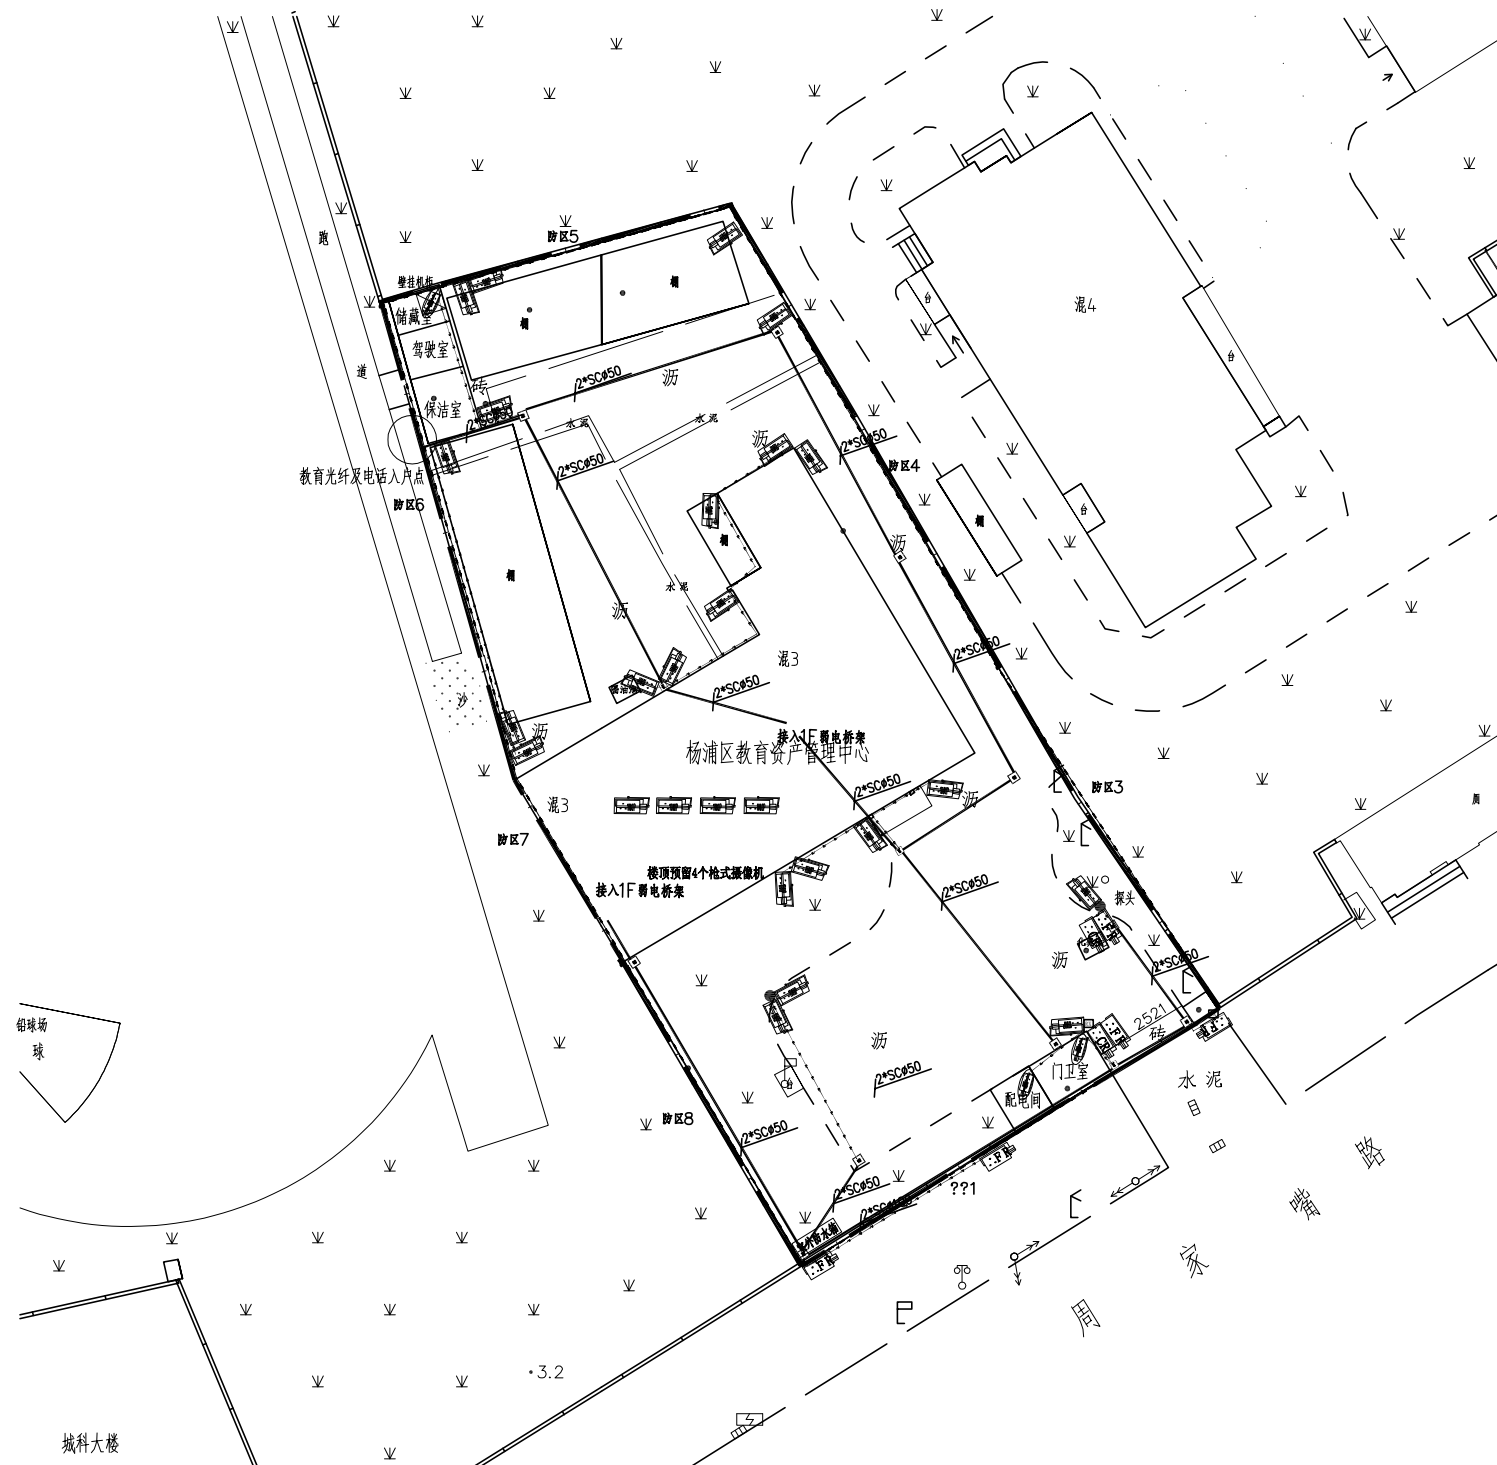

室外技防平面图 1:500

提示：此图纸必须经图纸审查机构审查合格盖章，并经消防审批部门审查合格盖章后方可施工。

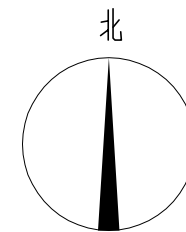

公司出图专用章 Release Stamp

注册执业专用章 Registration Stamp



SHANGHAI NEW CONSTRUCTION ARCHITECTURAL DESIGN CO., LTD

建筑、风景园林设计证书编号(甲级): A131003387 CERT. NO: A131003387

市政工程设计证书编号(乙级): A231003384 CERT. NO: A231003384

工程勘察资质证书编号(乙级): B231003384 CERT. NO: B231003384

中国 上海市 普陀区中山北路3000号长城大厦38楼

38F International Corporate City, No.3000, North Zhongshan Road,

Pu Tuo District, Shanghai P.R. China

邮政编码 (PC): 200063

总机 (TEL) : 021-68888870 传真 (FAX) : 021-64645485

合作设计单位 Co-operated With

审 定 Approved by		
项目负责人 Principal in charge	秦勇	秦勇
审 核 Reviewed by	涂季华	涂季华
专业负责人 Discipline Responsible	龚丹	龚丹
校 对 Checked by	龚丹	龚丹
设 计 Designed by	黄顾胄	黄顾胄
绘 图 Drawn by	黄顾胄	黄顾胄

建设单位 Client	上海市杨浦区教育基建中心
----------------	--------------

项目名称 Project Name	上海市杨浦区教育资产管理中心室外总体修缮工程
----------------------	------------------------

单 项 名 称 Sub-project	
------------------------	--

图 纸 名 称 Drawing Title	室外技防平面图
--------------------------	---------

工程编号 Project No.	2024-2-114	专业 Discipline	电气
阶段 Stage	施工图	图号 Drawing No.	电施-06
比例 Scale		日期 Date	2025.04
版本 Version	本图须加盖出图签章，否则一律无效 Invalid Unless Stamped		