


会 签 Confirmed by		
暖通 Heating & Ventilation Power, Gas & CA		
给排水 Water Supply & Sewerage		
电气 Electric Engng		
建筑 Architecture Structure		

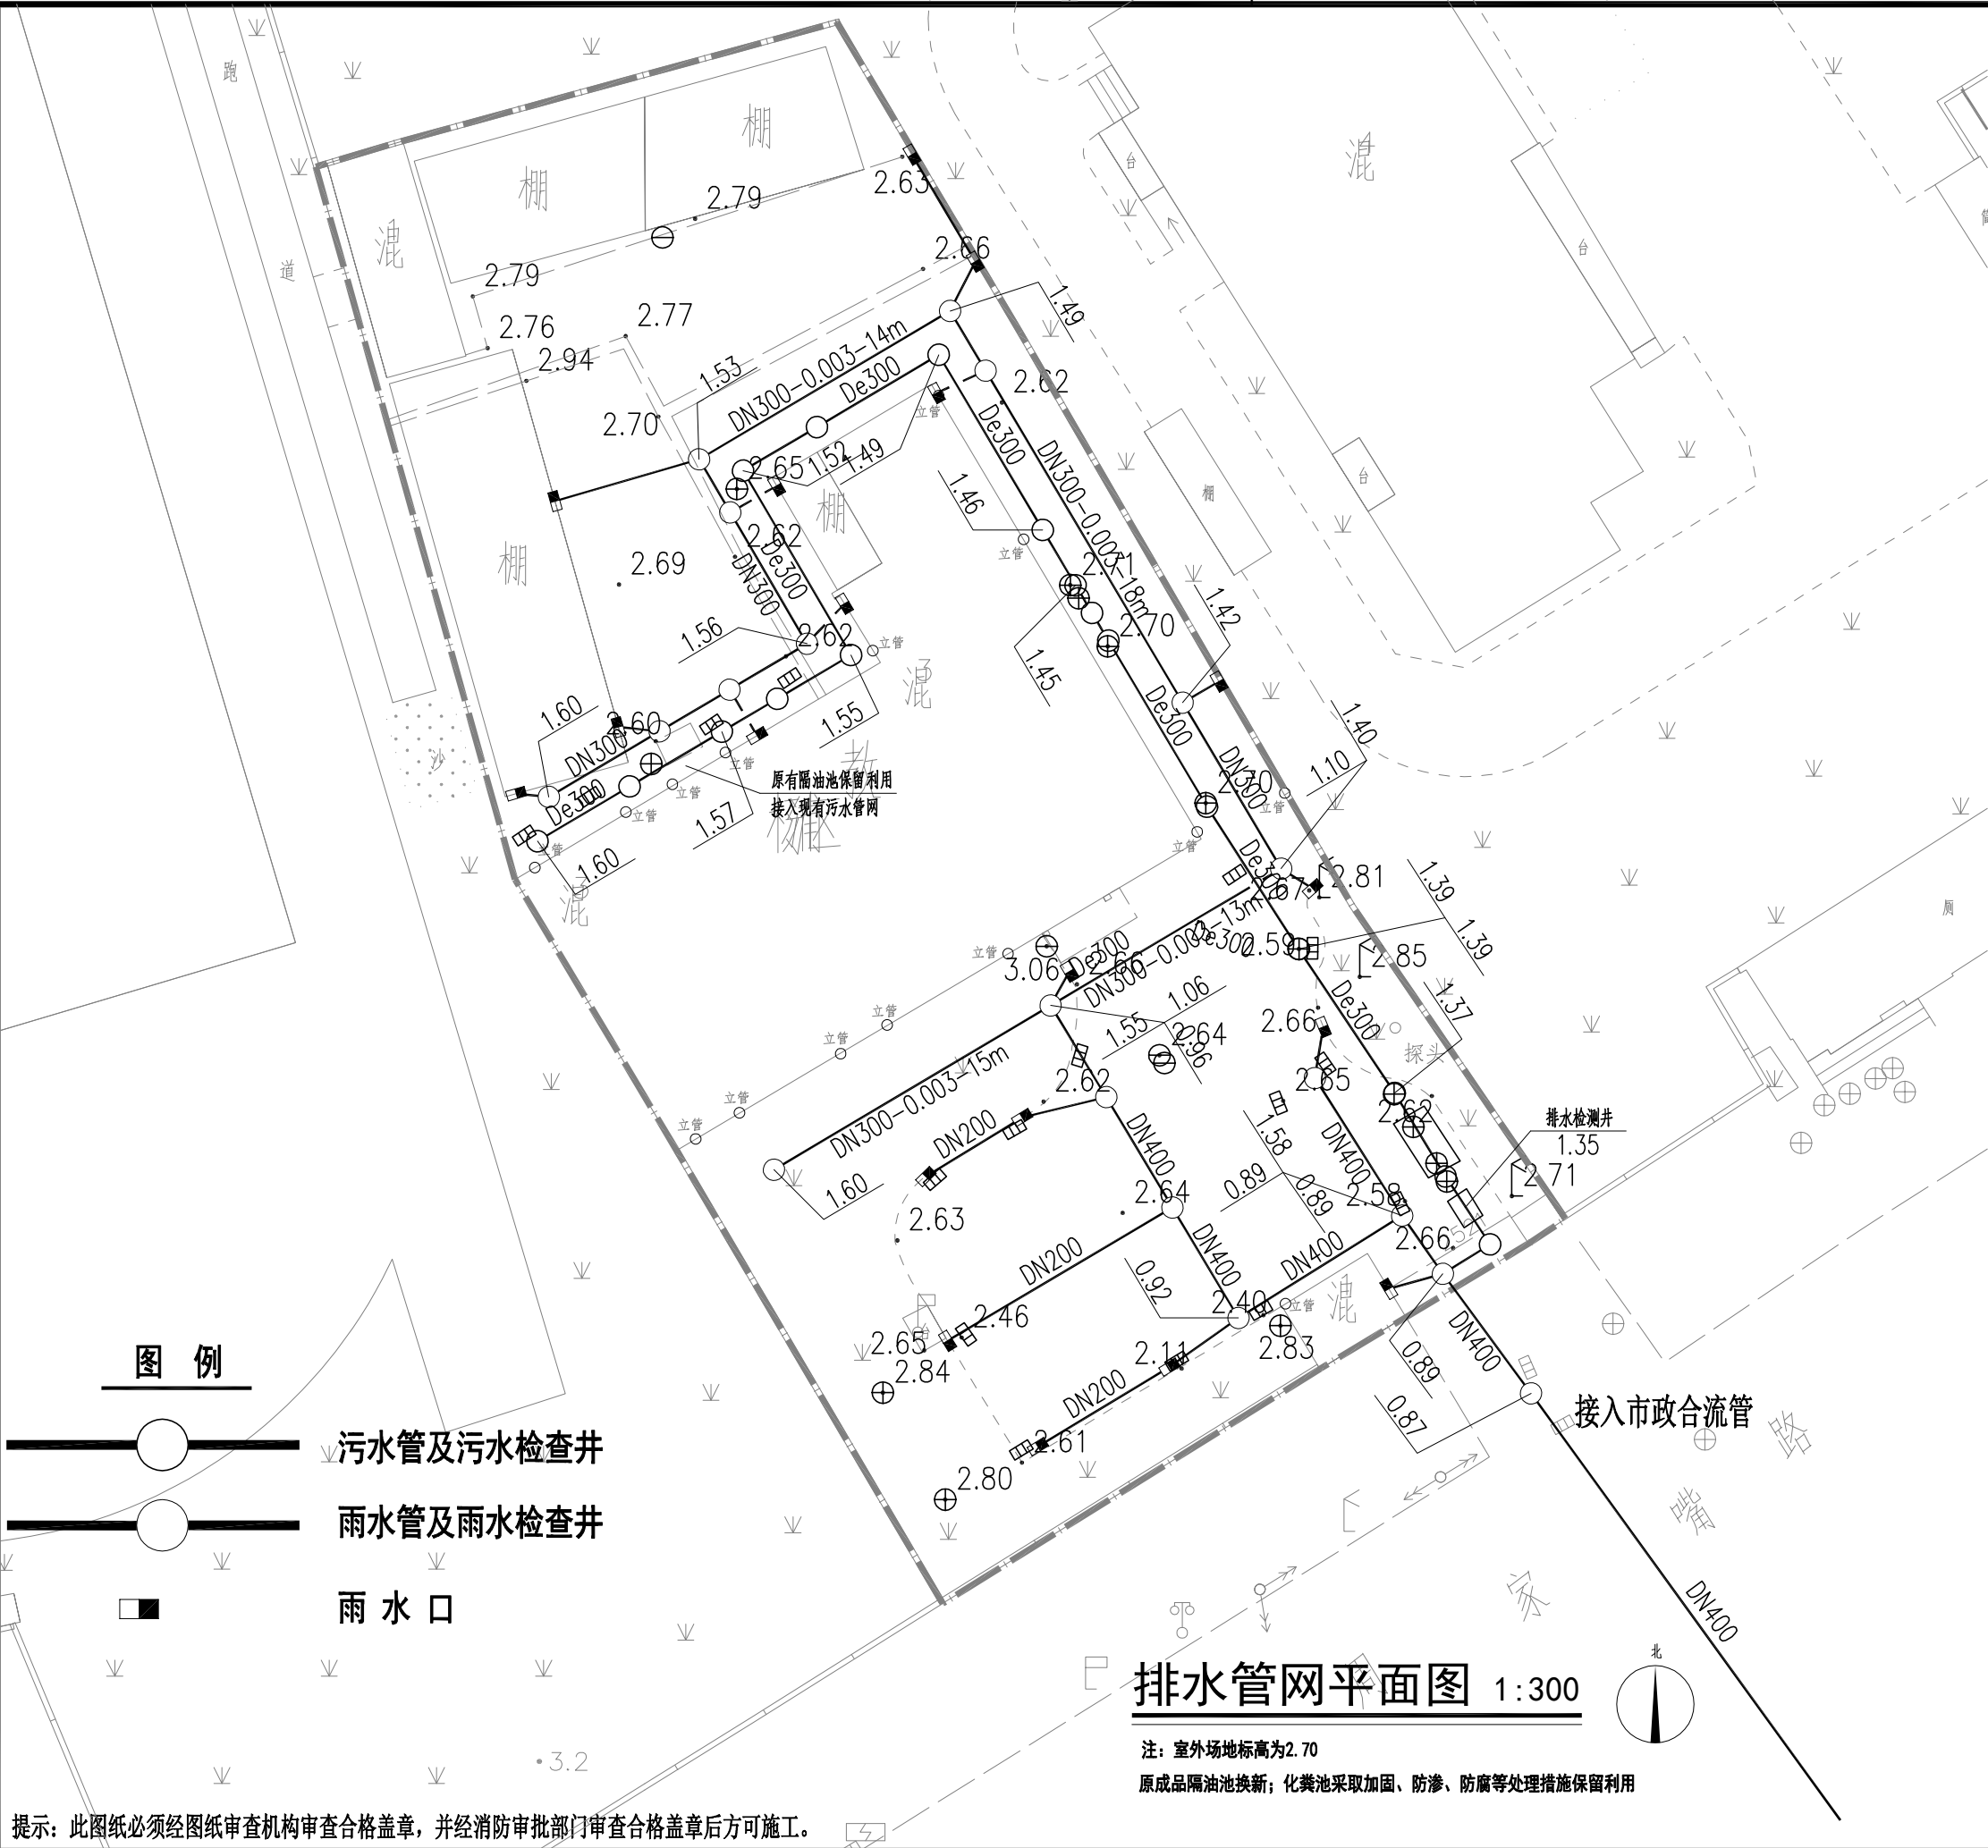

公司出图专用章 Release Stamp

注册执业专用章 Registration Stamp



SHANGHAI NEW CONSTRUCTION ARCHITECTURAL DESIGN CO., LTD

建筑、风景园林设计证书编号（甲级）：A131003387 CERT. NO: A131003387
市政工程设计证书编号（乙级）：A231003384 CERT. NO: A231003384
工程勘察资质证书编号（乙级）：B231003384 CERT. NO: B231003384
中国 上海市 普陀区中山北路3000号长城大厦38楼
38F International Corporate City, No. 3000, North Zhongshan Road,
Pu Tuo District, Shanghai P.R. China
邮政编码 (PC): 200063
总机 (TEL): 021-68888870 传真 (FAX): 021-64645485

合作设计单位 Co-operated With

审 定 Approved by		
项目负责人 Principal in charge	秦 勇	秦 勇
审 核 Reviewed by	吴慧君	吴慧君
专业负责人 Discipline Responsible	孙礼君	孙礼君
校 对 Checked by	孙礼君	孙礼君
设 计 Designed by	王凤义	王凤义
绘 图 Drawn by	王凤义	王凤义

建 设 单 位
Client 上海市杨浦区教育基建中心

项 目 名 称
Project Name 上海市杨浦区教育资产管理中心室外总体修缮工程

单 项 名 称
Sub-project

图 纸 名 称
Drawing Title 排水管网平面图

工 程 编 号 Project No.	2024-2-114	专 业 Discipline	给排水
阶 段 Stage	施 工 图	图 号 Drawing No.	水施-03
比 例 Scale		日 期 Date	2025.04
版 次 Version		本图须加盖出图签章，否则一律无效 Invalid Unless Stamped	