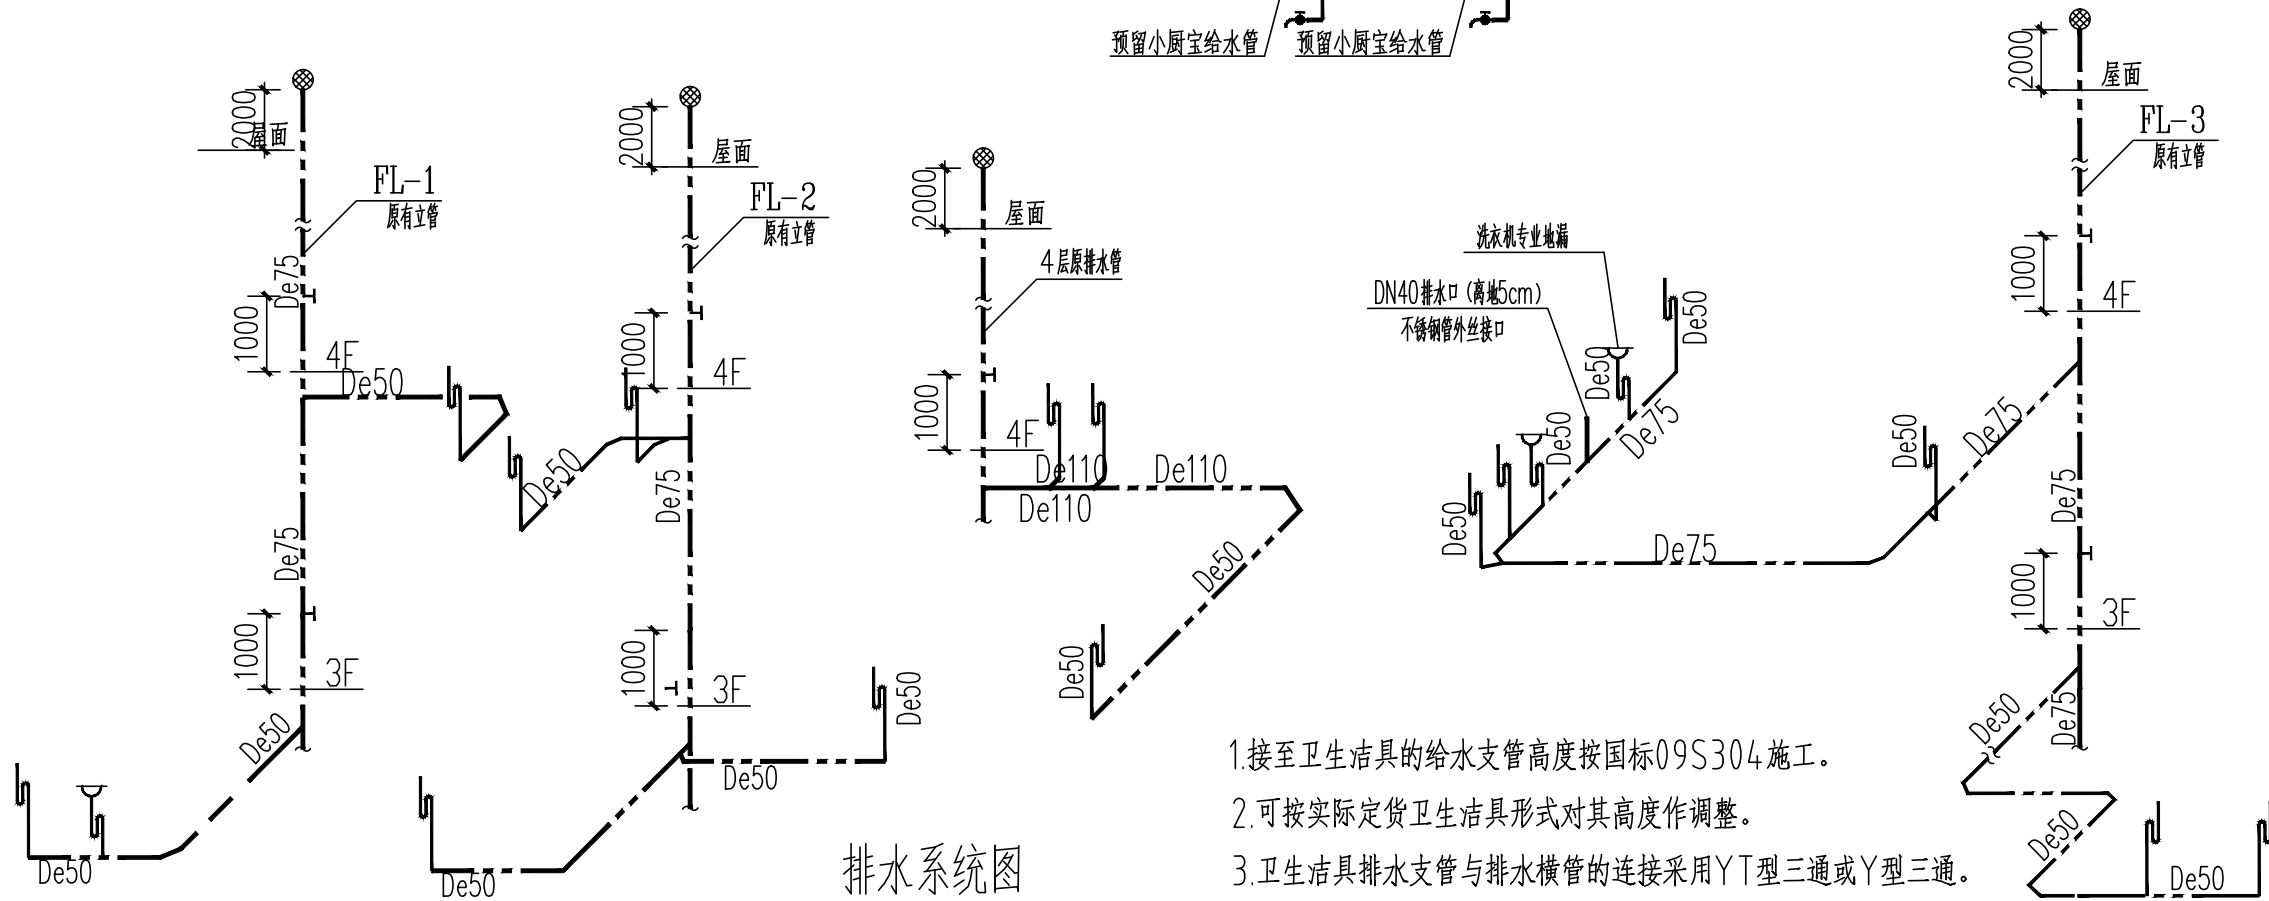
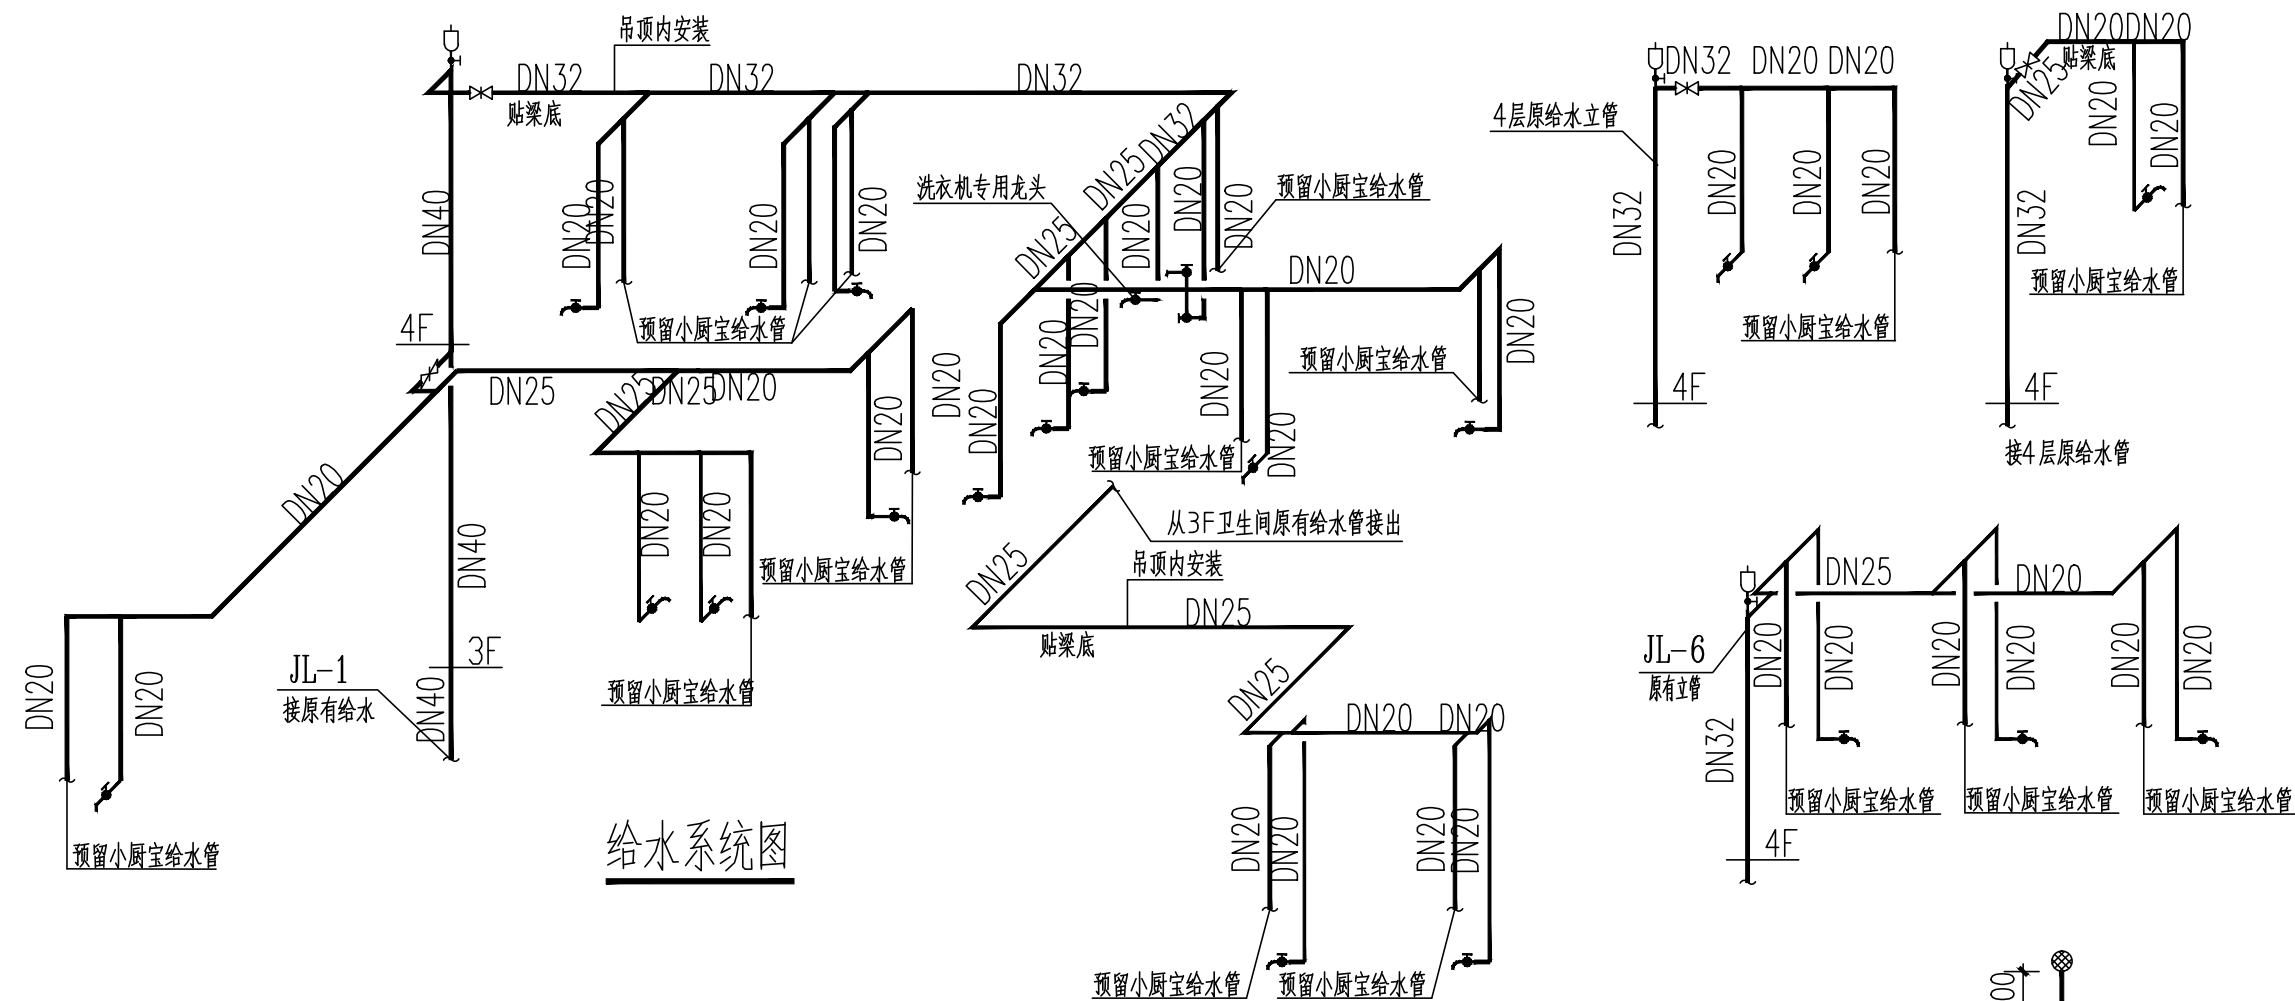


[illegible]

- 1.接至卫生洁具的给水支管高度按国标09S304施工。
  - 2.可按实际定货卫生洁具形式对其高度作调整。
  - 3.卫生洁具排水支管与排水横管的连接采用Y型三通或Y型三通。
- 卫生器具定位尺寸详见建施,卫生间地漏留洞DN200,洗脸盆洗脸盆留洞DN100。

注:本图仅用于施工招标。

序号 NO.	修改内容 DESCRIPTION	日期 DATE	
注册盖章		本图盖章有效	
出图盖章			
<div><div></div><div><div>上海千年</div><div>城市规划工程设计股份有限公司</div><div>THOUSAND YEAR DESIGN</div></div></div>			
建筑工程设计    甲级证书    A231001082			
设     计	王   萍		
专业负责人	王   萍		
项目负责人	奚海冰		
校     核	张   乐		
审     核	张   壮		
审     定	陈金鼎		
合作设计 CO-OPERATED WITH			
建设单位 CLIENT			
上海市闵行区颛桥社区卫生服务中心			
工程名称 PROJECT			
颛桥社区卫生服务中心门诊手术室和口腔科改造建设项目			
单项名称 UNIT TITLE			
门诊楼			
图名 DRAWING TITLE			
给排水系统图			
工程编号 JOB NO.	24.QN-J007	阶段 STATUS	施工图
比例 SCALE	1:100	专业 DISCIPLINE	给排水
日期 DATE	2025.06	图号 DRAWING NO.	P1-06