


周家嘴路2865号社区长者食堂建设项目

电气施工图（弱电）

工程编号：WH-A2024-016

A 版

2024年9月

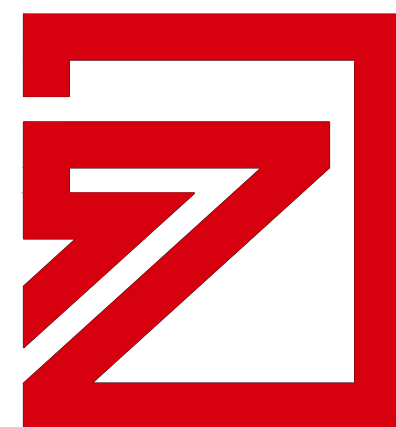

中达建筑设计
ZONDA

设计证书编号：A232055593

 中达建筑设计有限公司 工程名称周家嘴路2865号社区长者食堂建设项目 子项名称				阶 段	施工图	
				图 别	电 气	
				图 号	DS-00	
项目负责人	严冰	专业负责人	刘名书	图 纸 目 录	比 例	1:100
审 核	王浩然	审 定	孙晓		第 01 页 共01 页	
设 计		校 对	王浩然			
序号	图 纸 名 称			图 号	比 例	图 幅
01	封面					
02	目录			DS-00	1:100	A2
03	弱电系统图			DS-01	1:100	A2
04	弱电点位布置图			DS-02	1:100	A2
05						
06						
07						
08						
09						
10						
11						
12						
13						
14						
15						
16						
17						
18						
19						
20						
21						
22						
23						
24						
25						
26						
27						
28						


注：未加盖我院出图章和相应执业章为非正式图纸,此图版权为中达建筑设计有限公司所有，未经许可不得使用。

电源: BV-3×2.5-JDG20-WC, 户内配电箱引来


网络、电话: 2芯G.657A光纤-JDG20-WC

预留进线: JDG20-WC


有线电视: SYV-75-5-JDG20-WC

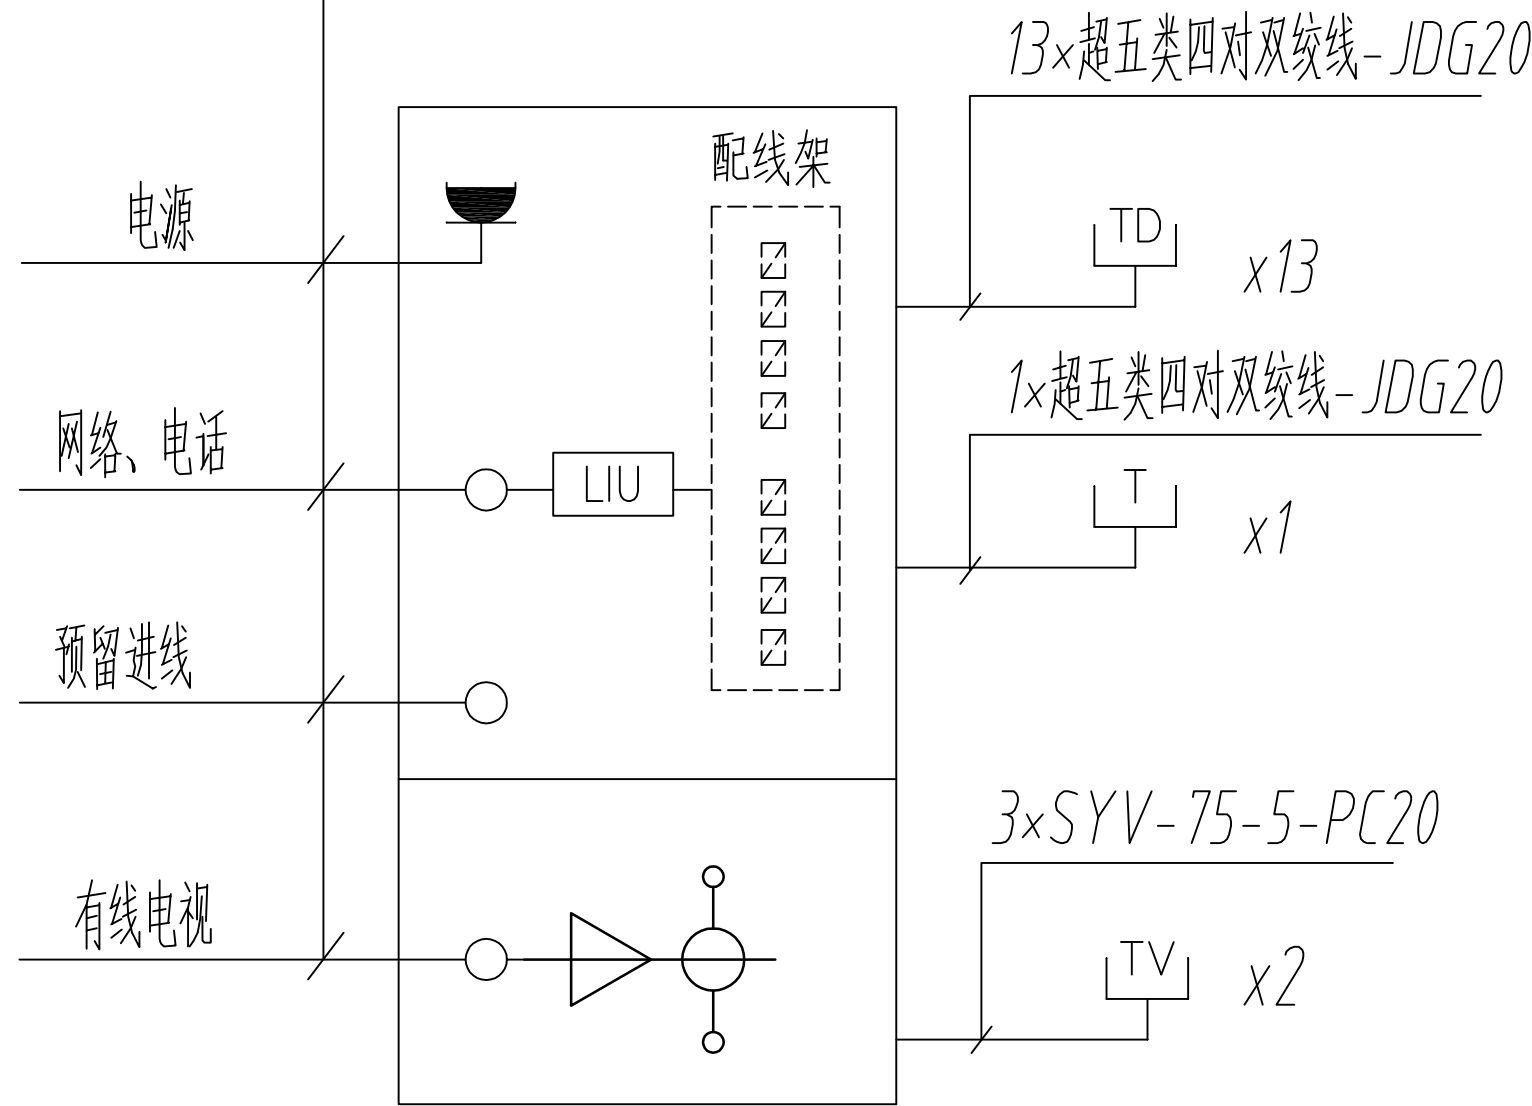


多媒体弱电箱接线示意图

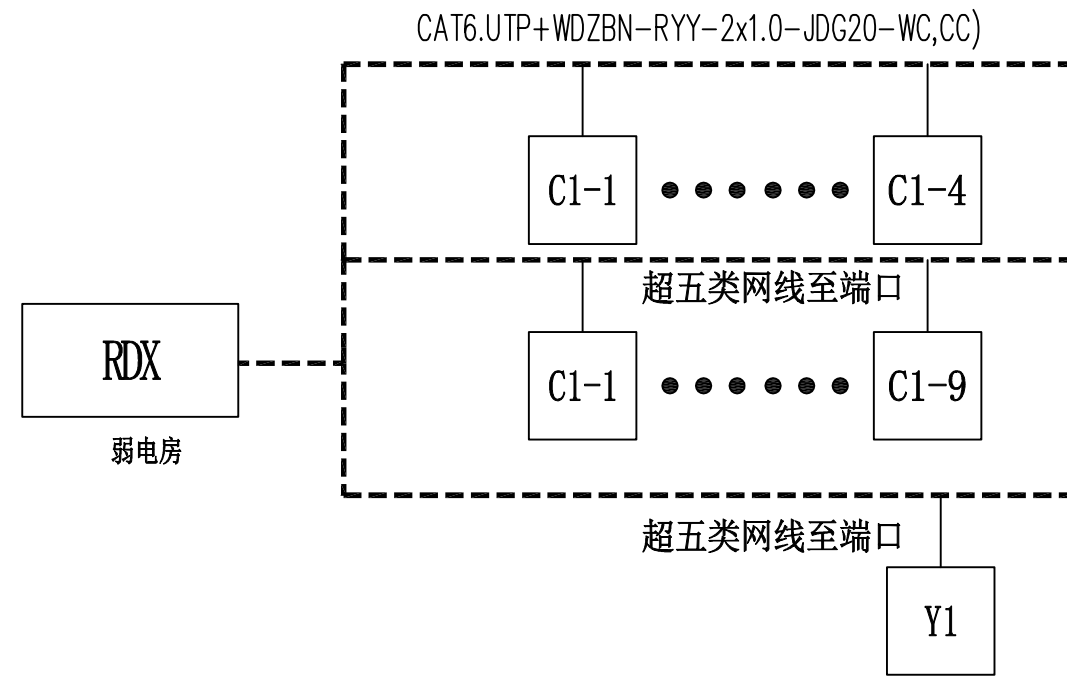

安全防范总系统图

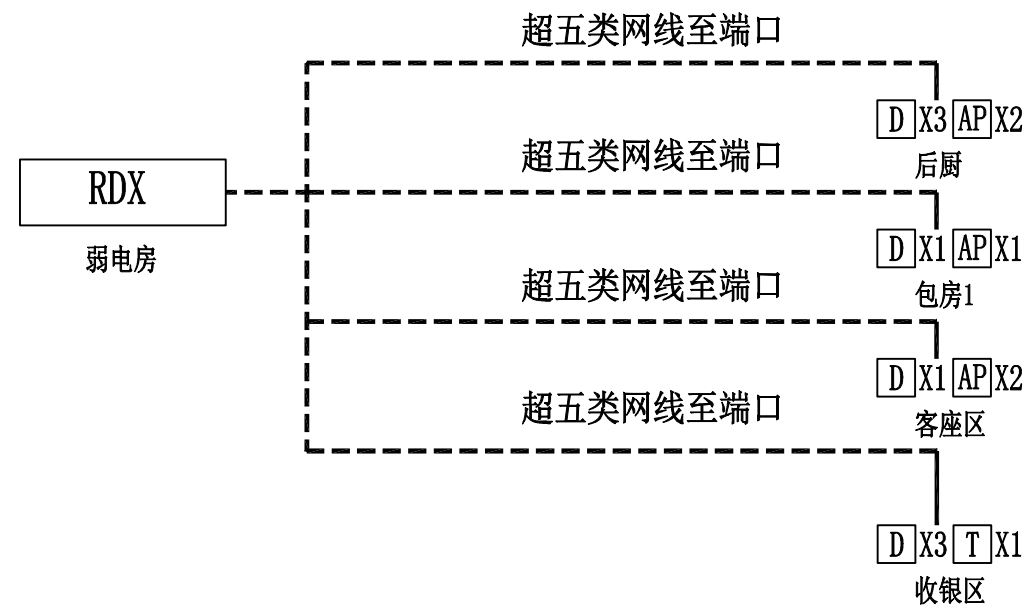

综合布线总系统图

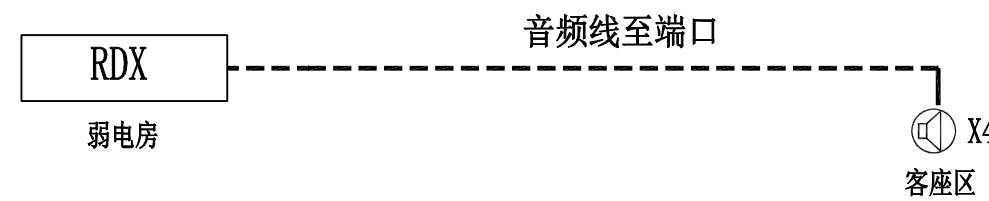

音响总系统图

枪式摄像机4个

半球摄像机9个

360度全景摄像机1个

数据点5个


数据点2个

数据点3个

数据点3个
语音点1个

4个

设计单位
Design Institute

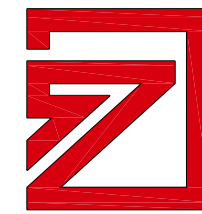

中达建筑设计
ZONDA

设计证书编号: A232055593

日期 Date	版次 Rev.	备注 REMARK
2024. 09	第一版	

建设单位
Construction Institute
杨浦区人民政府控江路街道办事处

项目名称
Project Name
周家嘴路2865号社区长者食堂建设项目

子项名称
Sub-Project

项目编号
Project No. WH-A2024-016 子项编号
Sub-Project No. A

职责 Responsibility	姓名 Name	签字 Signature
项目负责人 PROJECT DIRECTOR	严冰	严冰
专业负责人 Discipline Responsible	刘金龙	刘金龙
审核 Reviewed by	王浩然	王浩然
审定 Approved by	孙亮	孙亮
校对 Checked by	王浩然	王浩然
设计 Designed by		


图纸名称
Sheet Title
弱电系统图

专业 Discipline	电气	阶段 Stage	施工图
图号 Sheet No.	DS-01	版次 Rev.	第一版

执业签章
Registration Stamp

出图签章
Release Stamp

本图须加盖出图签章, 否则一律无效
Invalid Unless Stamped

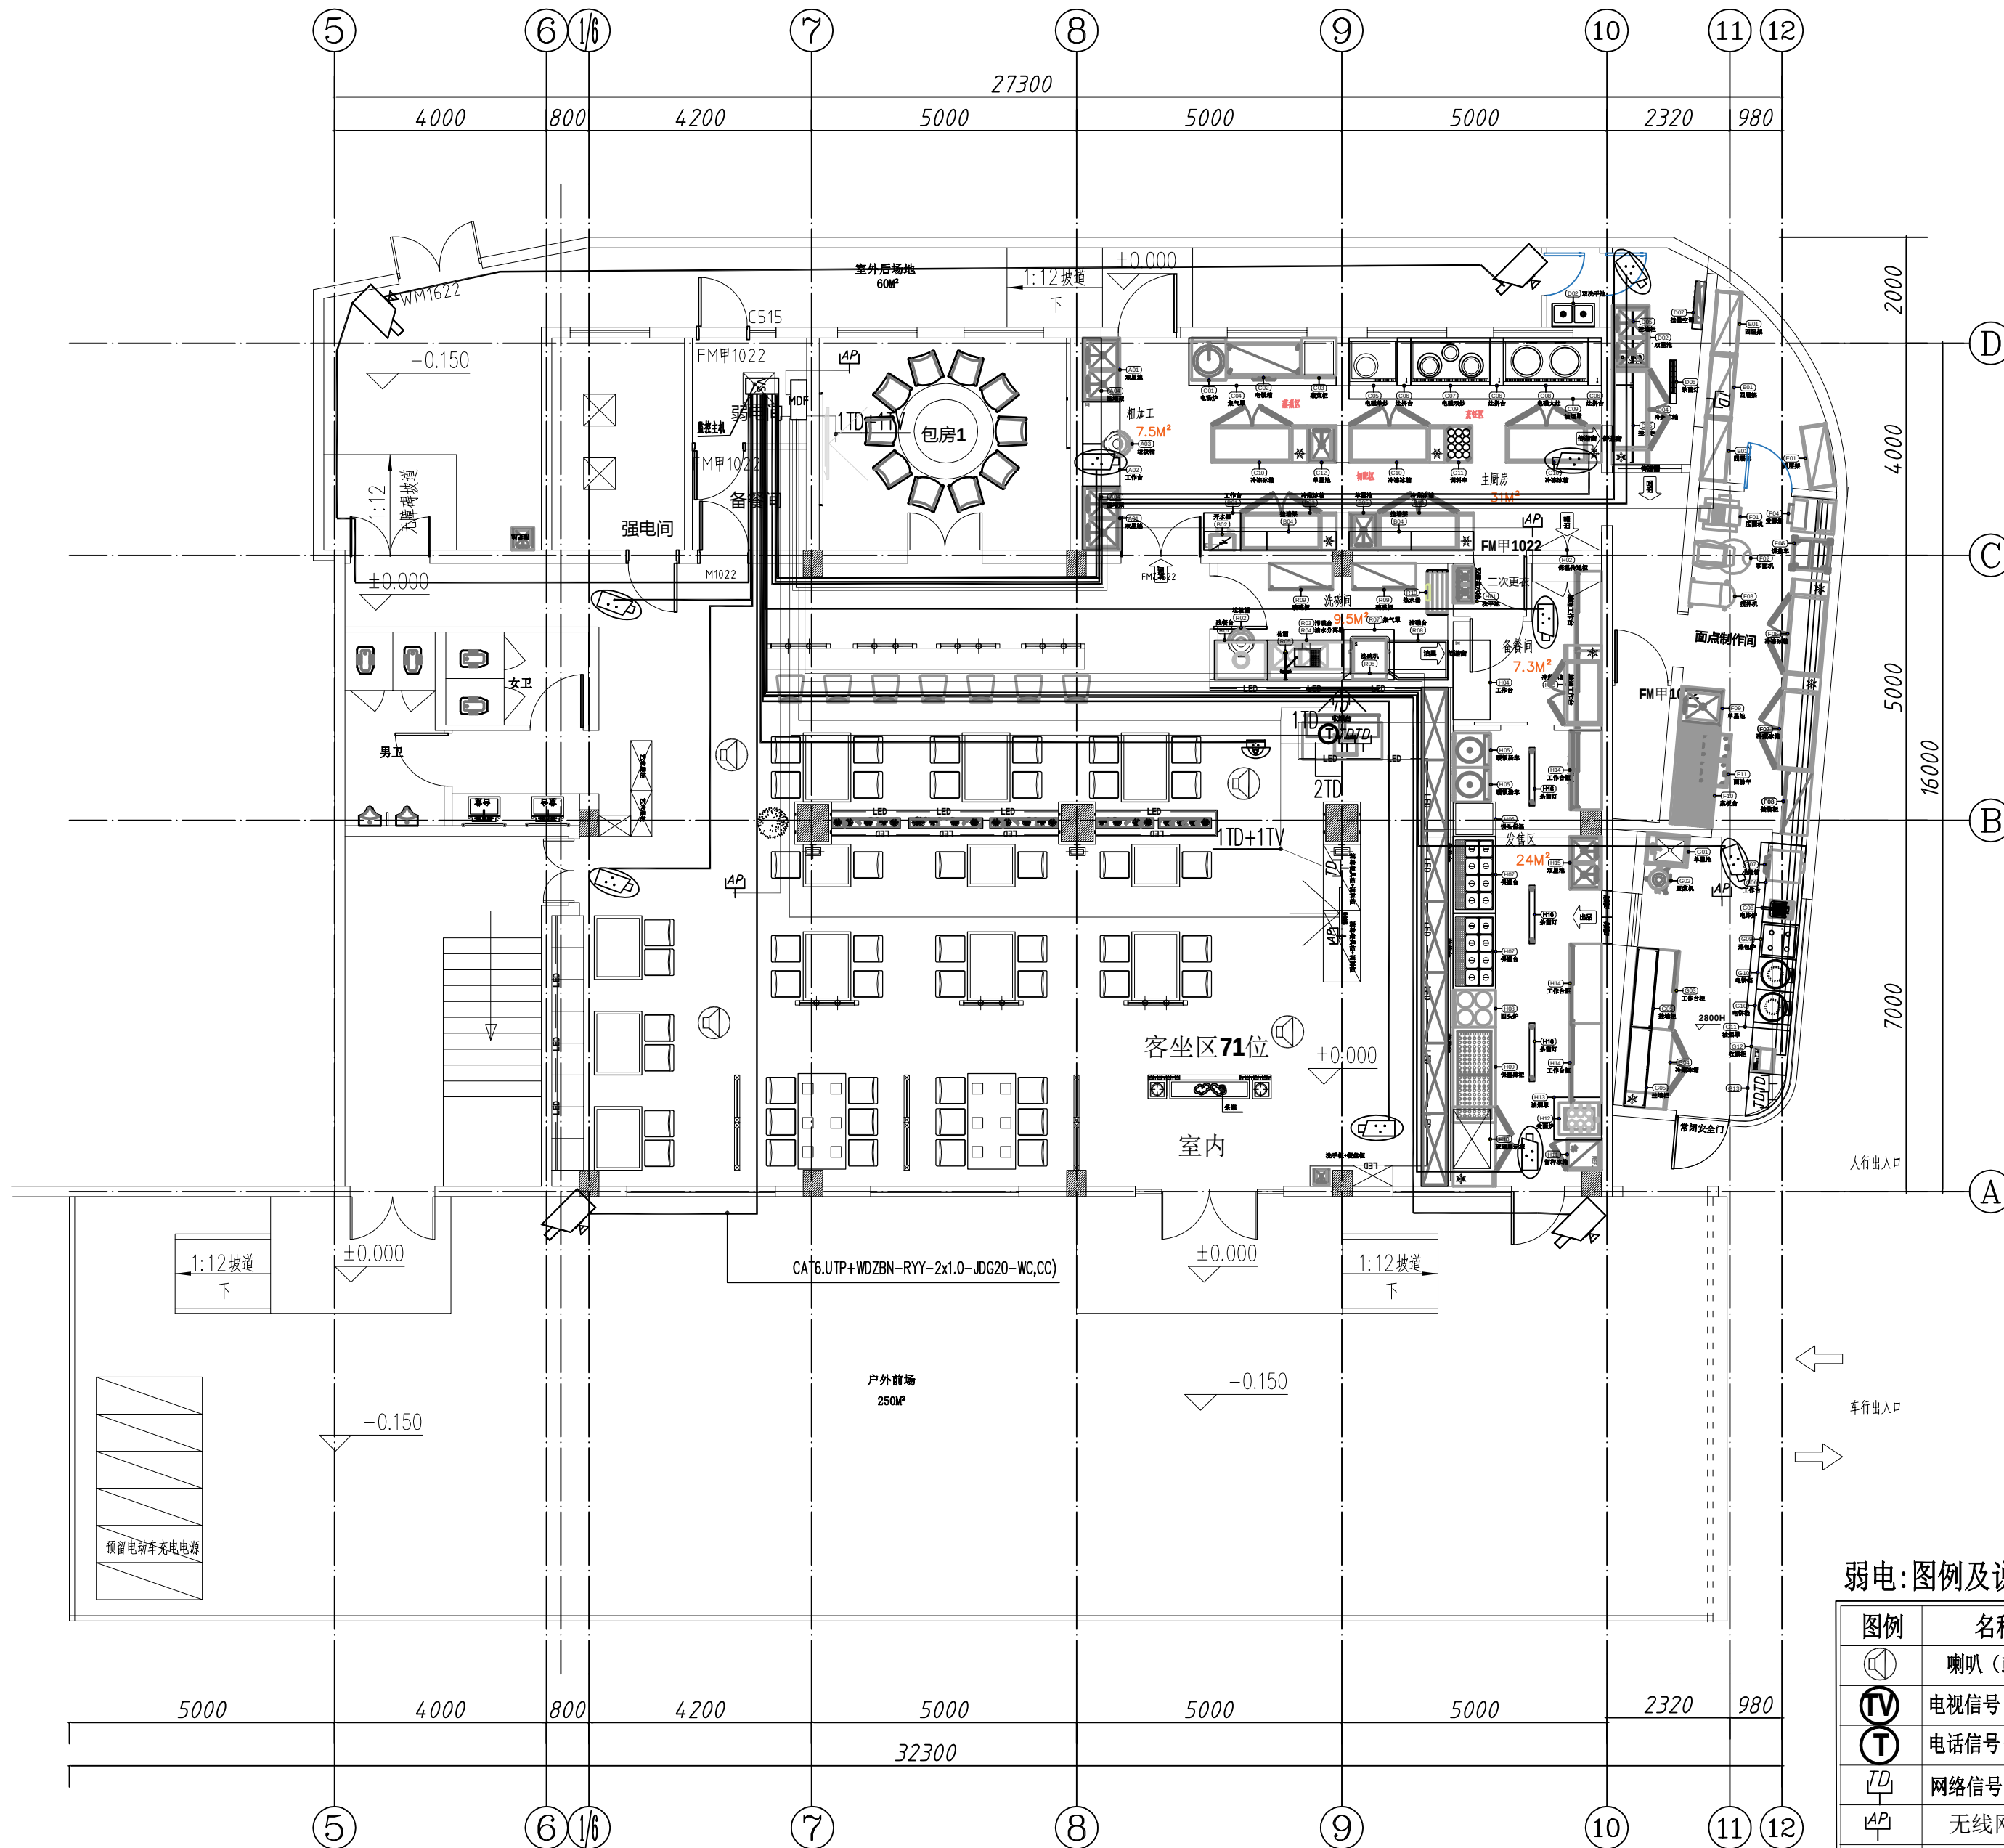


注：厨房区域由专业厂家进行二次深化

弱电:图例及说明

图例	名称	数量
	喇叭 (或音箱)	4
	电视信号 (H=300mm)	2
	电话信号 (H=300mm)	1
	网络信号 (H=300mm)	7
	无线网热点	5
	半球监控	10
	枪式监控	4
	360度语音监控	1

设计单位
Design Institute

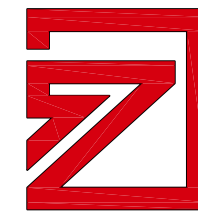

中达建筑设计
ZONDA

设计证书编号: A232055593

日期 Date	版次 Rev.	备注 REMARK
2024.09	第一版	

建设单位
Construction Institute
杨浦区人民政府控江路街道办事处

项目名称
Project Name
周家嘴路2865号社区长者食堂建设项目

子项名称 Sub-Project		
项目编号 Project No.	WH-A2024-016	子项编号 Sub-Project No. A

职责 Responsibility	姓名 Name	签字 Signature
项目负责人 PROJECT DIRECTOR	严冰	严冰
专业负责人 Discipline Responsible	刘金龙	刘金龙
审核 Reviewed by	王浩然	王浩然
审定 Approved by	孙亮	孙亮
校对 Checked by	王浩然	王浩然
设计 Designed by		

图纸名称
Sheet Title
弱电点位布置图

专业 Discipline	电气	阶段 Stage	施工图
图号 Sheet No.	DS-02	版次 Rev.	第一版

执业签章
Registration Stamp

出图签章
Release Stamp

本图须加盖出图签章, 否则一律无效
Invalid Unless Stamped