


会	结水	建筑	电气	设备	道路	水工	景观
参	排水	结构	仪表	暖通	桥梁	环卫	总体

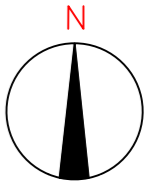

— **THE** — **THE** — **THE** —

小区红线

Y-DN300

### 现状雨水管

W-DN300

## 现状污水管



### 现状雨水立管

## 厨房废水立管

空调冷凝水管

## 混接空调冷凝水管

C

### 混接立管

说明：

- 1、本项目坐标系统采用上海2000坐标系，  
高程系统采用吴淞高程2021年成果。

校 核	周婧雯	阶 段	施工图设计
审 核	聂俊英	STAGE	
AGREED		专 业	排水工程
设计负责人	张硕	SPECIALTY	
CHIEF DESIGNER		比 例	—
设计	李昕	SCALE	
DESIGNED		日 期	
专业负责人	王衡	DATE	
SPECIALTY SPONSOR			
制 图			
DRAWING			



上海市政工程设计研究总院(集团)有限公司



SHANGHAI MUNICIPAL ENGINEERING DESIGN INSTITUTE (GROUP) CO., LTD.

2025年殷行街道锦都玫瑰园小区雨污混接整治工程

锦都玫瑰园区位图

项目编号 PROJECT NO.	
子项名称 SUB ITEM	
图 号 DRAWING NO.	DC03D-23-01
修 正 号 REV NO.	

景观	总体
水工	环卫
道路	桥梁
设备	暖通
电气	仪表
建筑	结构
给水	排水
会签	

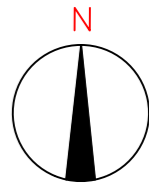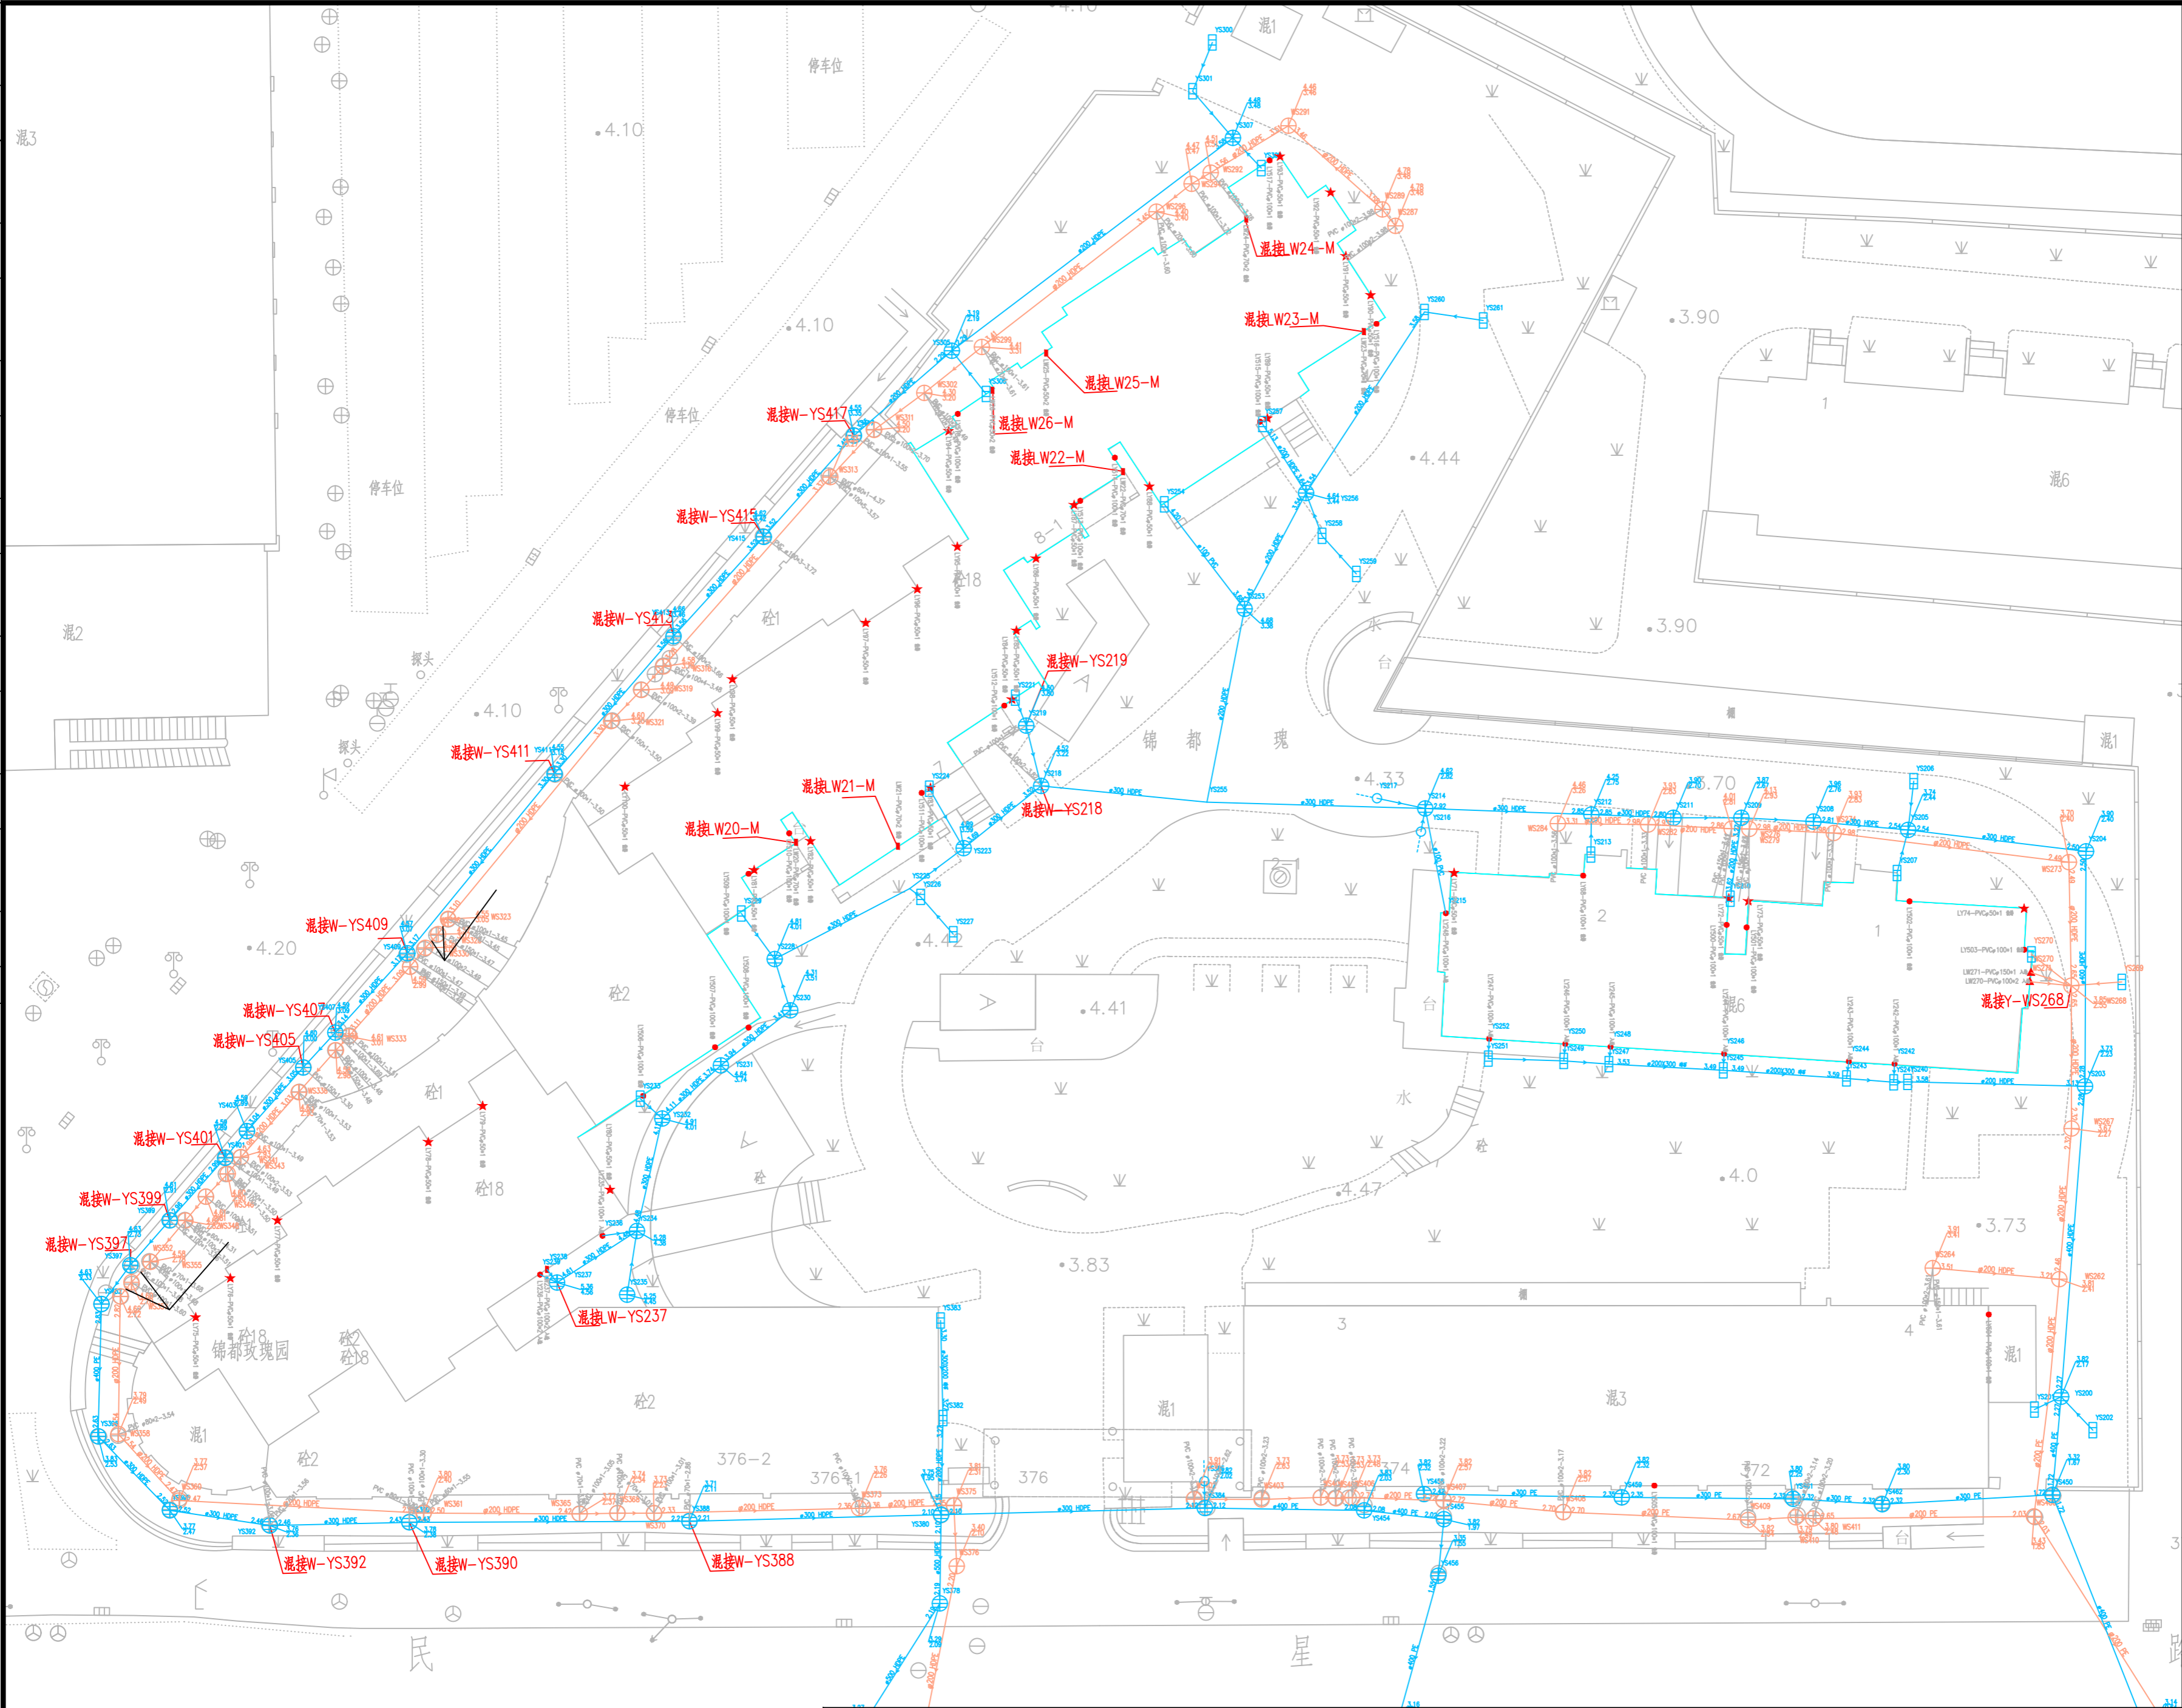

- 小区红线
- Y-DN300 现状雨水管
- W-DN300 现状污水管
- 现状雨水立管
- 厨房废水立管
- 空调冷凝水管
- 混接空调冷凝水管
- 混接立管

说明：  
1、本项目坐标系采用上海2000坐标系，  
高程系统采用吴淞高程2021年成果。


校核	周婧雯	阶段	施工图设计
校对	周婧雯	专业	排水工程
设计	李昕	比例	-
制图		日期	

上海市政工程设计研究总院(集团)有限公司

SHANGHAI MUNICIPAL ENGINEERING DESIGN INSTITUTE (GROUP) CO., LTD.

2025年闵行街道锦都玫瑰园小区雨污混接整治工程	项目编号	
锦都玫瑰园现状排水管网系统图	子项名称	
	图号	DC03D-23-02
	修正号	

景观	总体
水工	环卫
道路	桥梁
设备	暖通
电气	仪表
建筑	结构
给水	排水
会签	

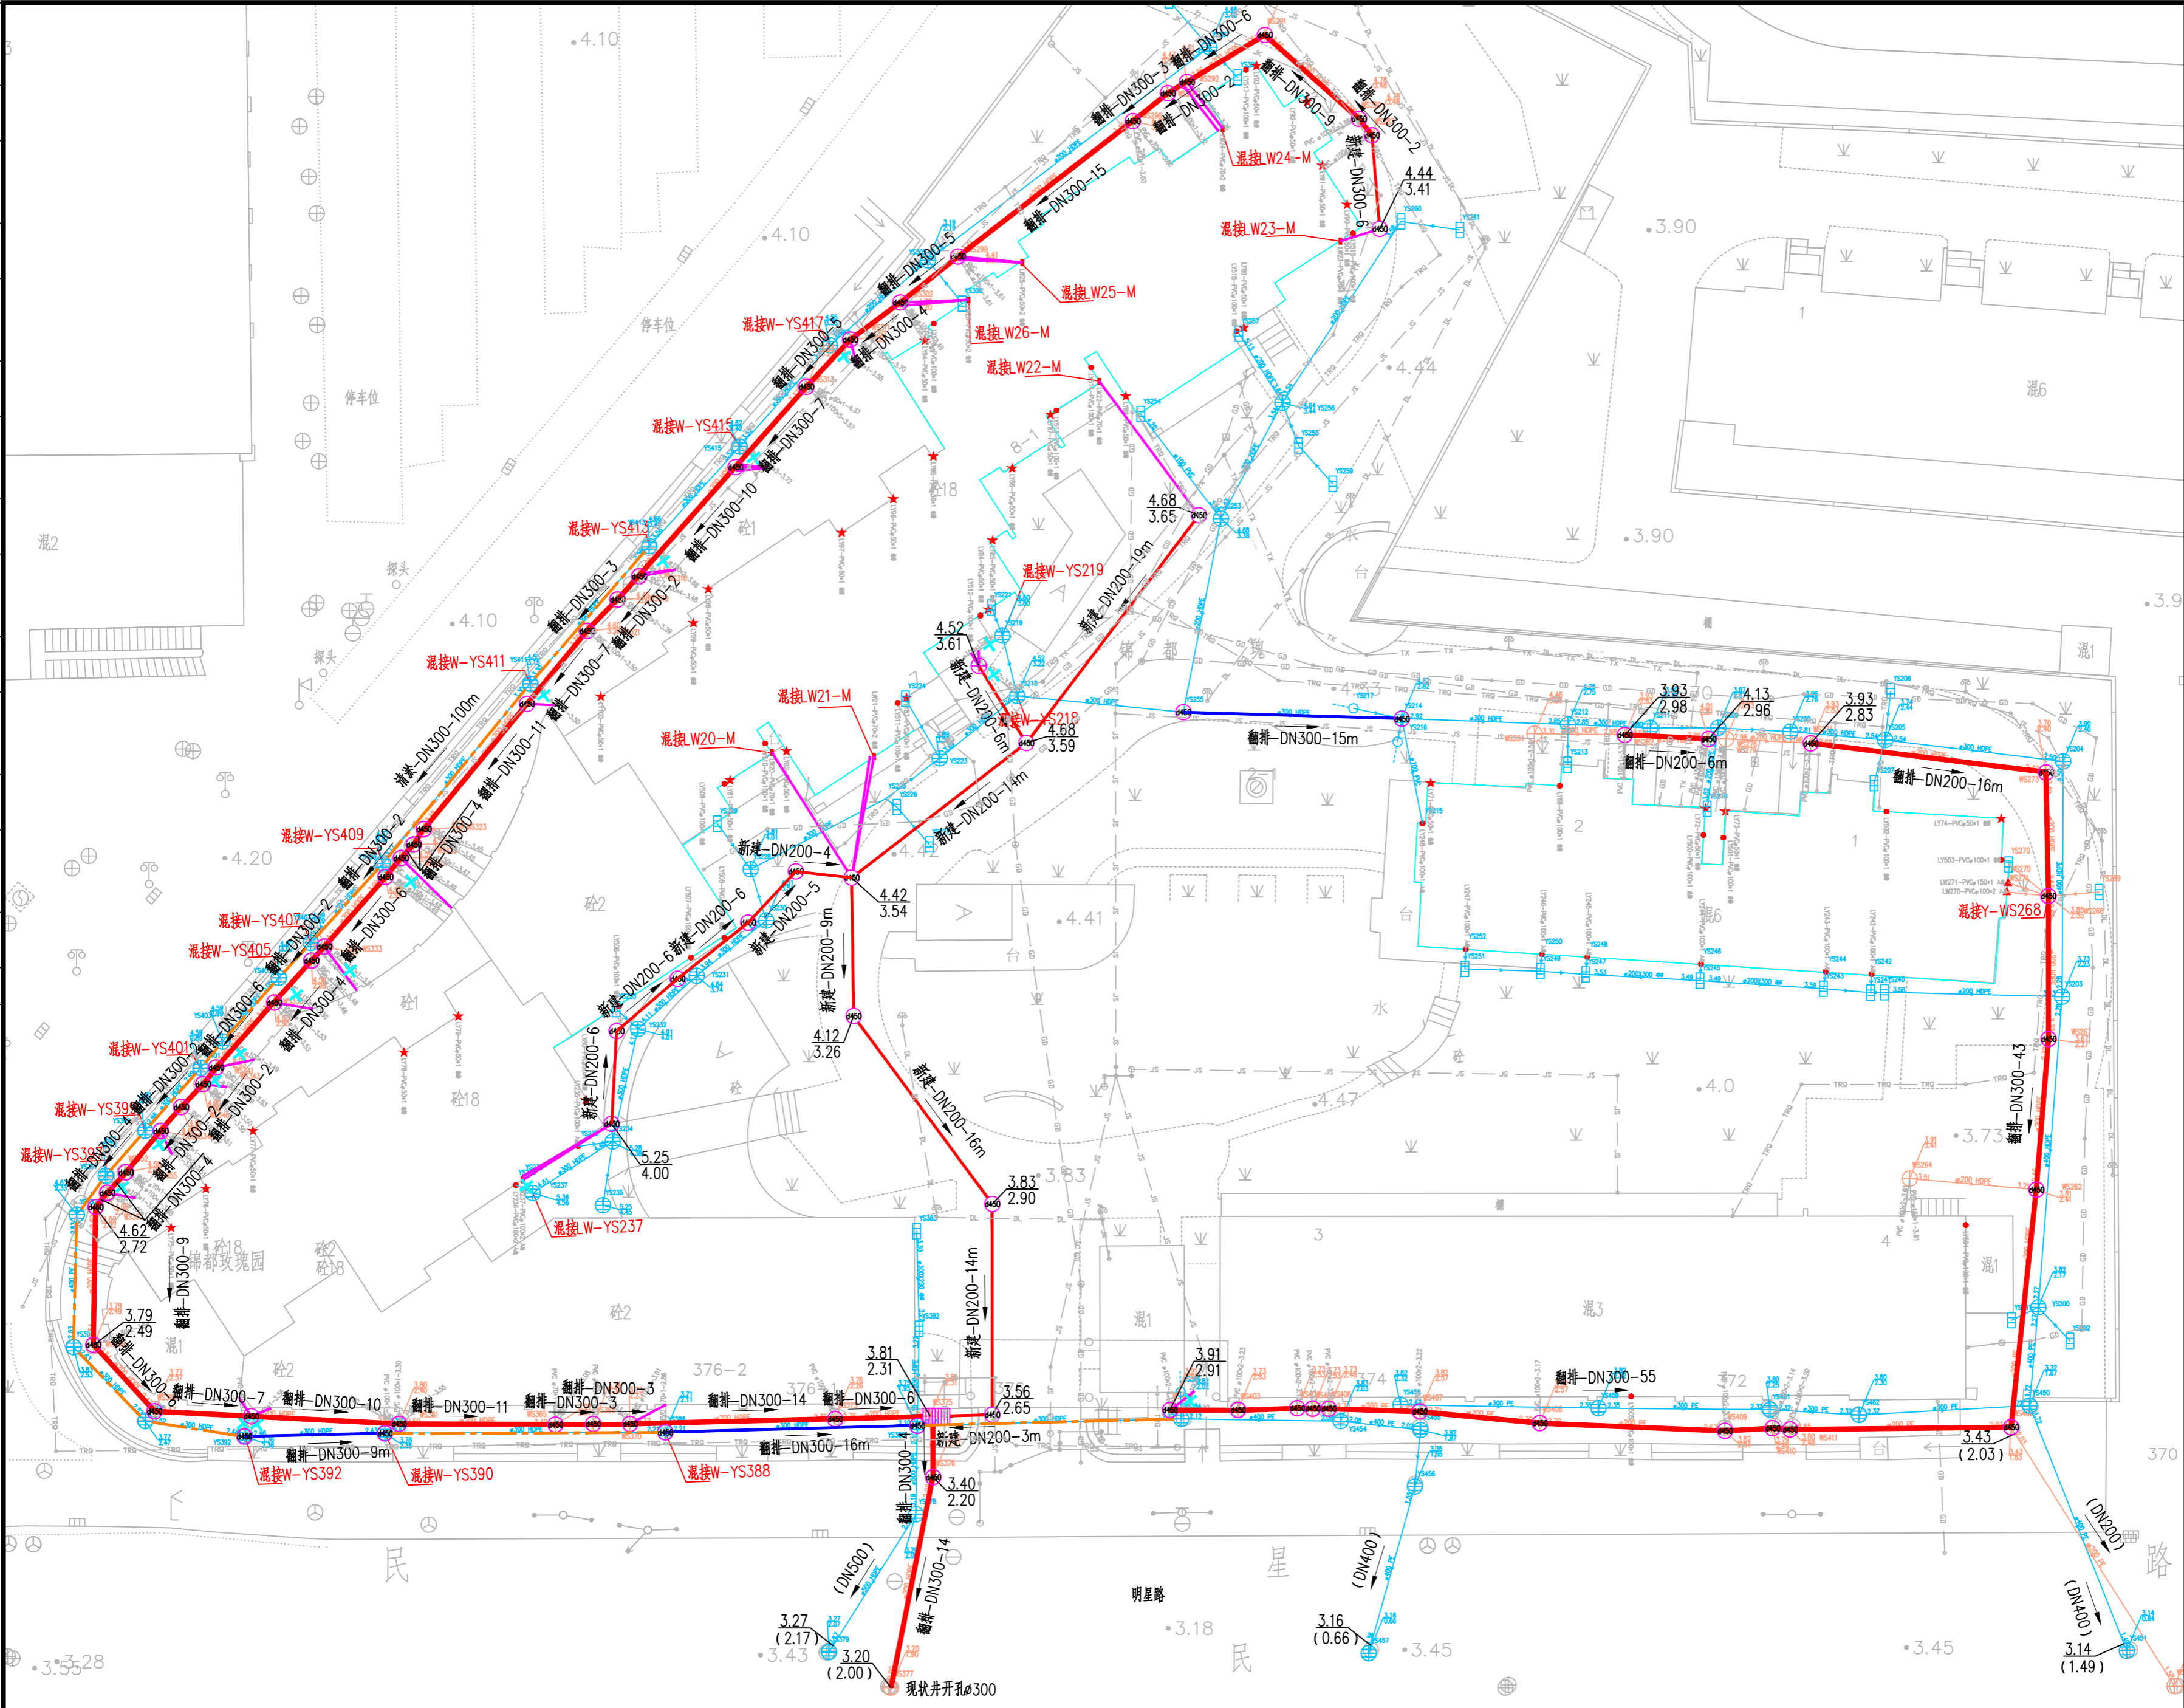


图例：

设计地面标高  
设计井底标高

新建格栅井  
小区红线  
现状雨水管  
现状污水管  
新建/翻排污水管  
新建/翻排雨水管  
清淤排水管  
翻排出墙管De110  
翻排出墙管De160  
管道封堵  
加装防坠隔板检查井  
新建水封井  
新增雨水立管  
新增污水立管  
新建塑料检查井  
新建钢筋砼检查井  
新建污水格栅井  
现状雨水立管  
混接雨水立管  
厨房废水立管  
空调冷凝水管  
雨水沟头  
新建冷凝水管


说明：

1、本项目坐标系统采用上海2000坐标系，  
高程系统采用吴淞高程2021年成果。

				校 核		周婧雯		阶 段		施工图设计		<div>上海市市政工程设计研究总院(集团)有限公司</div> <div>SHANGHAI MUNICIPAL ENGINEERING DESIGN INSTITUTE (GROUP) CO., LTD.</div>		2025年闵行街道锦都玫瑰园小区雨污混接整治工程		项目编号			
审 核				校 对		周婧雯		专 业		排水工程				子项名称					
设计负责人				张硕		设 计		李昕		比 例		1:300		锦都玫瑰园区位图		图 号		DC03D-23-03	
专业负责人				王衡		制 图				日 期						修 正 号			



景观	总体
水工	环卫
道路	桥梁
设备	暖通
电气	仪表
建筑	结构
给水	排水
会签	

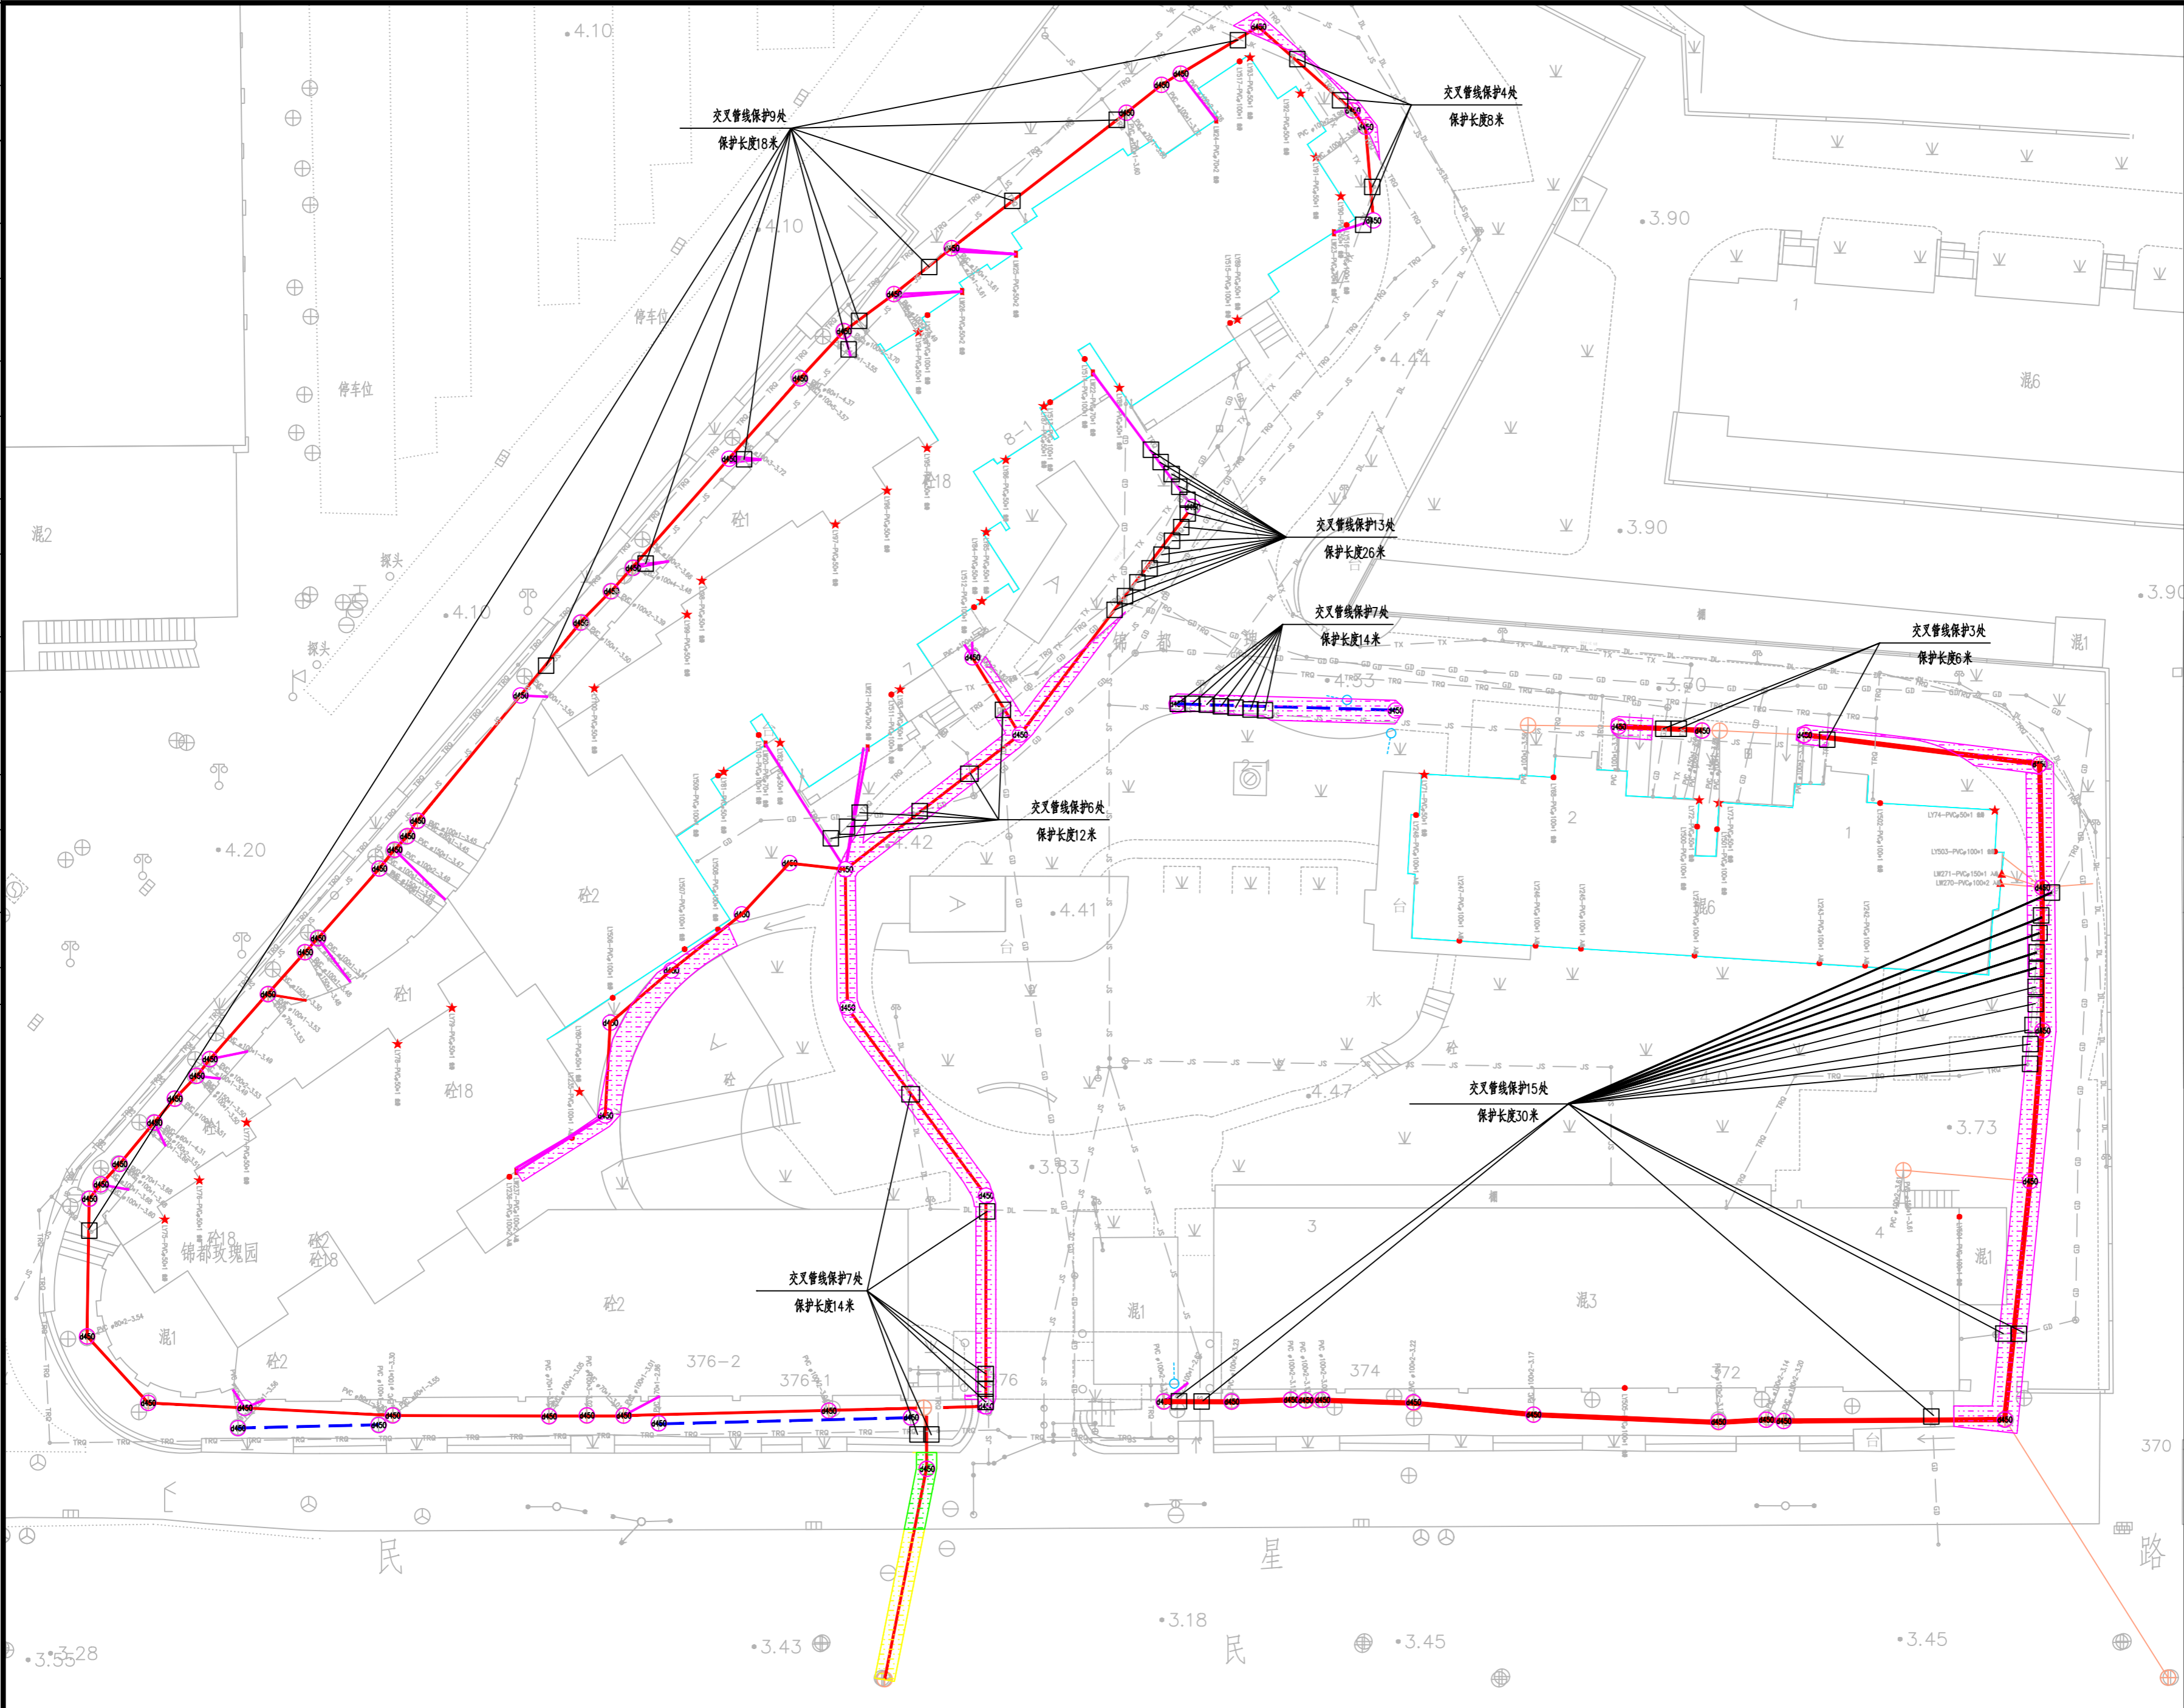

图例:

- 管道交叉保护
- 小区路面结构层开挖(混凝土)
- 市政路面结构层开挖(沥青)
- 市政路面结构层开挖(铺装)

审 核	校 核	校 对	校 对	阶 段	施 工 图 设 计
AGREED	CHECKED	CHECKED	CHECKED	STAGE	CONSTRUCTION DESIGN
设计负责人	周婧雯	周婧雯	周婧雯	专 业	排水工程
CHIEF DESIGNER	张 颖	张 颖	张 颖	比 例	1:300
设计负责人	王 衡	王 衡	王 衡	日 期	
SPECIALTY SPONSOR	王 衡	王 衡	王 衡	DATE	



上海市政工程设计研究总院(集团)有限公司  
SHANGHAI MUNICIPAL ENGINEERING DESIGN INSTITUTE (GROUP) CO., LTD.

2025年闵行街道锦都玫瑰园小区雨污混接整治工程

管线交叉保护、路面结构层开挖图

项目编号	PROJECT NO.
子项名称	SUB ITEM
图 号	DC03D-23-05
修 正 号	REV NO.

