

区域报警系统具有将相关运行状态信息传输到城市消防远程监控中心的功能。

区域型火灾报警系统图


- FS——

-----FJ-----

-----DC-----
- 火灾报警系统导电线缆型号规格及敷设方式：
ZCN-RYJS 2x2.5 火灾报警信号线(探测器及各模块间)
(2~4根导线穿ø20mm，5~6根导线穿ø25mm，7~8根导线穿ø32mm)
ZCN-BV 2x2.5 JDG20-C,WS 警铃控制线
ZCN-BV 2x2.5 JDG20-C,WS 联动电源线

在人员密集场所疏散通道采用的火灾自动报警系统的报警总线，应选择燃烧性能B1级的电线、电缆；消防联动总线及联动控制线应选择耐火铜芯电线、电缆。电线、电缆的燃烧性能应符合现行国家标准《电缆及光缆燃烧性能分级》GB 31247 的规定。

	感烟火灾探测器	吸顶
	感温火灾探测器	吸顶
	总线短路隔离模块	
	火灾声光报警器	底边离地2.3m 壁装
	手动报警按钮	底边离地1.5m 壁装
图例	名称	备注

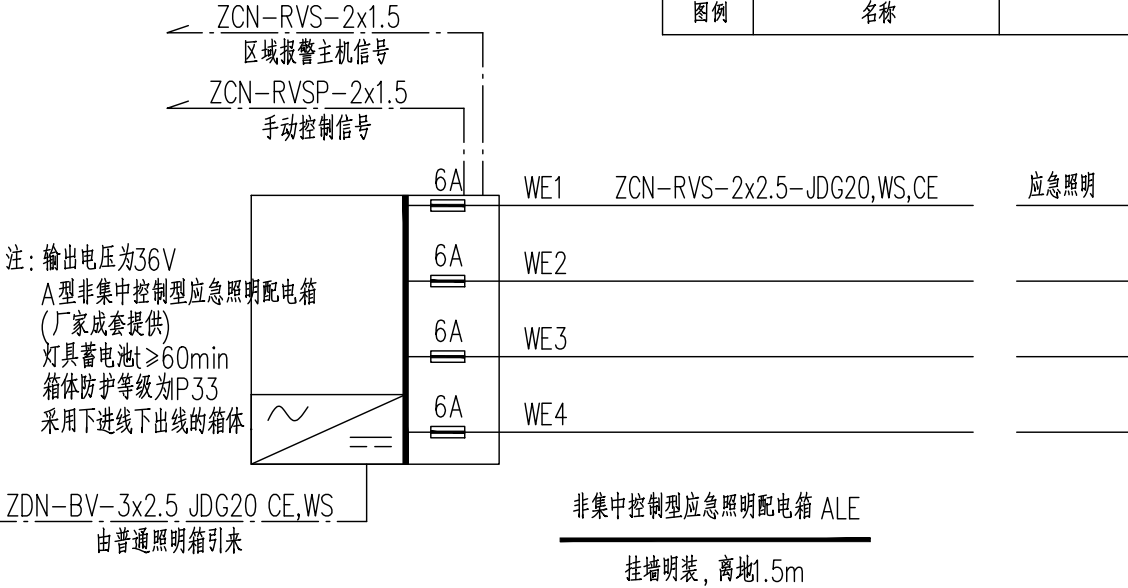

	非集中控制型楼层标志灯	DC36V 1W	离地2.2m 壁装
	非集中控制型安全出口标志灯	DC36V 1W	室内高度不大于3.5米时底边距门框上 0.15m，室内高度大于3.5米时底边距地不小于3m
	非集中控制型疏散出口标志灯	DC36V 1W	室内高度不大于3.5米时底边距门框上 0.15m，室内高度大于3.5米时底边距地不小于3m
	非集中控制型消防应急标志灯	DC36V 1W	离地0.3m 壁装
	非集中控制型消防应急标志灯	DC36V 1W	室内高度不大于3.5米时底边距地 2.4m，室内高度大于3.5米时底边距地不小于3m
	非集中控制型消防应急灯(IP67)	DC36V 5W	离地2.2m 壁装
	非集中控制型消防应急灯	DC36V 5W	吸顶
	非集中控制型A型应急照明配电箱		底边离地1.5m

序号
NO.

修改内容
DESCRIPTION

日期
DATE

盖章 SEAL

上海建筑装饰(集团)设计有限公司
SHANGHAI CONSTRUCTION DECORATION
(GROUP) DESIGN CO., LTD.
A131001859 (装饰甲级)
设计证书号 A231001856 (乙级)
文物设甲字0401SJ0010

合作设计单位 CO-OPERATED WITH

审定人 / 日期 AUTHORIZED FOR ISSUE BY / DATE

设计总负责人 / 日期 PROJECT DIRECTOR / DATE

审核人 / 日期 AUDITED BY / DATE

专业负责人 / 日期 DISCIPLINE RESPONSIBLE BY / DATE

校对 / 日期 CHECKED BY / DATE

设计人 / 日期 DESIGNED BY / DATE

制图人 / 日期 DRAWN BY / DATE

建设单位 CLIENT
上海市嘉定区安亭镇人民政府

项目名称 PROJECT
嘉定区安亭镇陆氏住宅—2保护修缮工程

图名 DRAWING TITLE
火灾报警系统图

工程编号
JOB NO.

阶段
STATUS

施工图

比例
SCALE

1:100

专业
DISCIPLINE

电 气

日期
DATE

2025.08

图号
DRAWING NO.

电施-05

个人执业专用章盖章