


物业泵房管理用房平面图

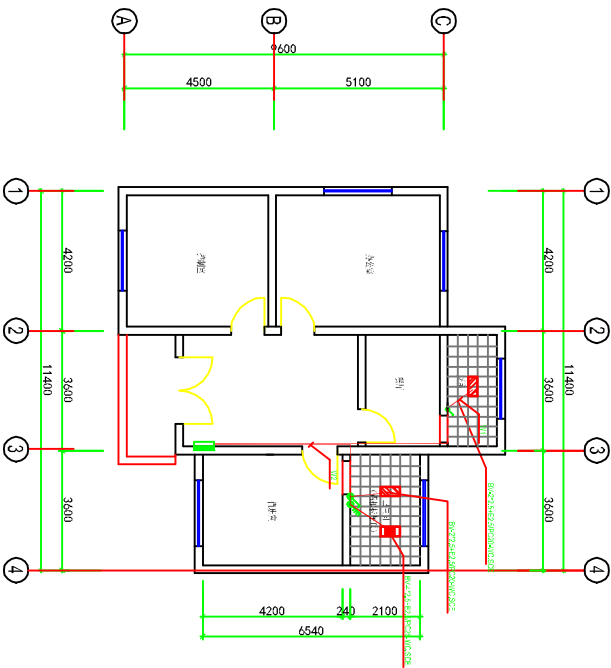

物业泵房管理用房照明图

CS 中科智绘设计集团有限公司					
核定	邱玥	审核	审核人: 王磊	审核日期: 2025-01-03	审核人: 王磊
审查	邱玥				
校核	彭超				
设计	王磊				
制图	王磊	审核人: 王磊			
证书编号	A151035083 (临)		图号	楼-03	日期
				2025-01	