


东窑河水闸管理用房平面图

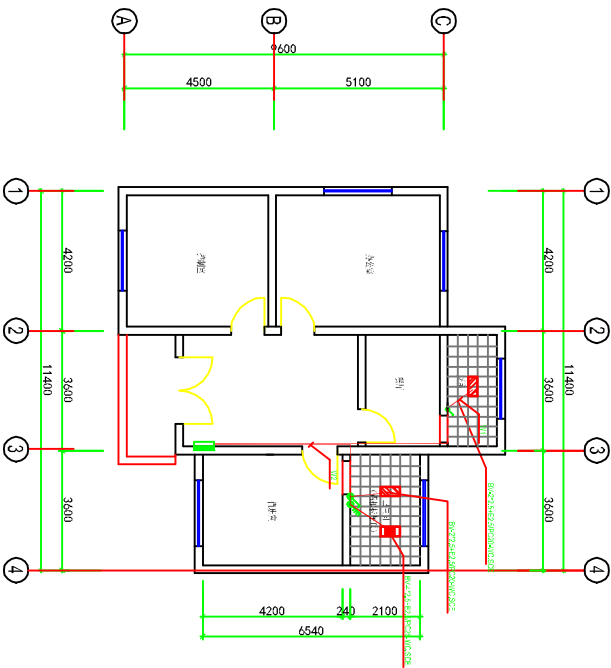

东窑河水闸管理用房照明图

CS 中科智绘设计集团有限公司					
核定	邱玥	附	东窑河水闸管理用房	阶段	
审查	邱玥			照明	部分
校核	彭超				
设计	王磊				
制图	王磊				
证书编号	A151035083 (临)			图号	附-03
				日期	2025-01