


团结河泵闸插座平面图

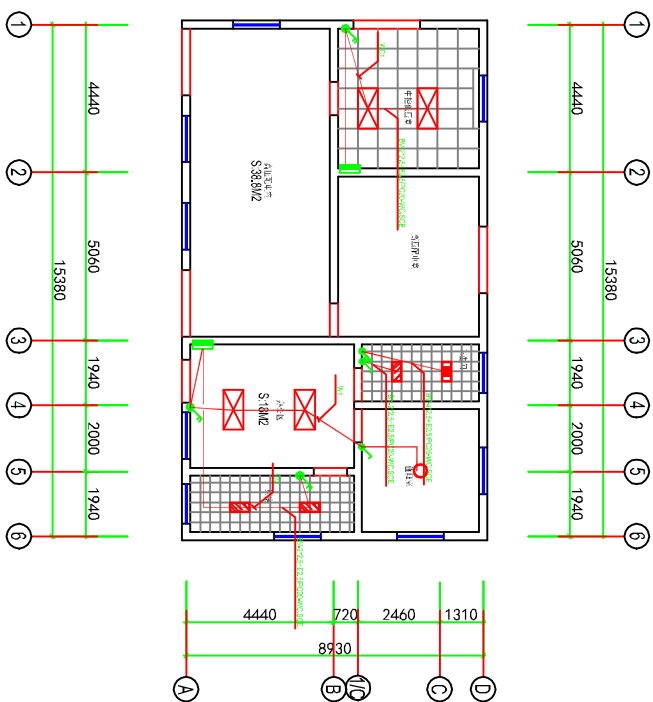

团结河泵闸照明图

CS CS 中科智绘设计集团有限公司					
核定	邱玥			阶段	部分
审查	邱玥	邱玥			
校核	彭超	一超		图号	楼-03
设计	王磊	王磊			
制图	王磊			日期	2025-01
设计人: 王磊					
审核人: 彭超					