



给排水布置图

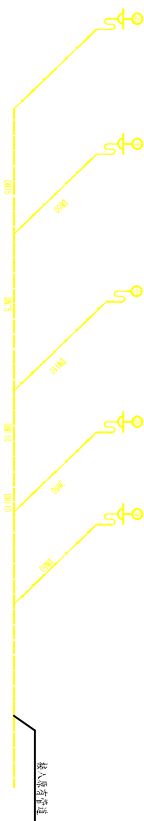

排水系统图

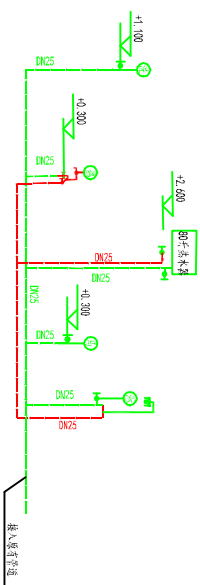

给水系统图

CS CS 中科智绘设计集团有限公司					
核定	邱玥	审核	彭超	制图	阶段
审查	邱玥				
设计	王磊	审核	彭超	制图	部分
制图	王磊				
证书编号	A151035083 (临)			图号	建-02
				日期	2025-01