


团结河泵间平面图

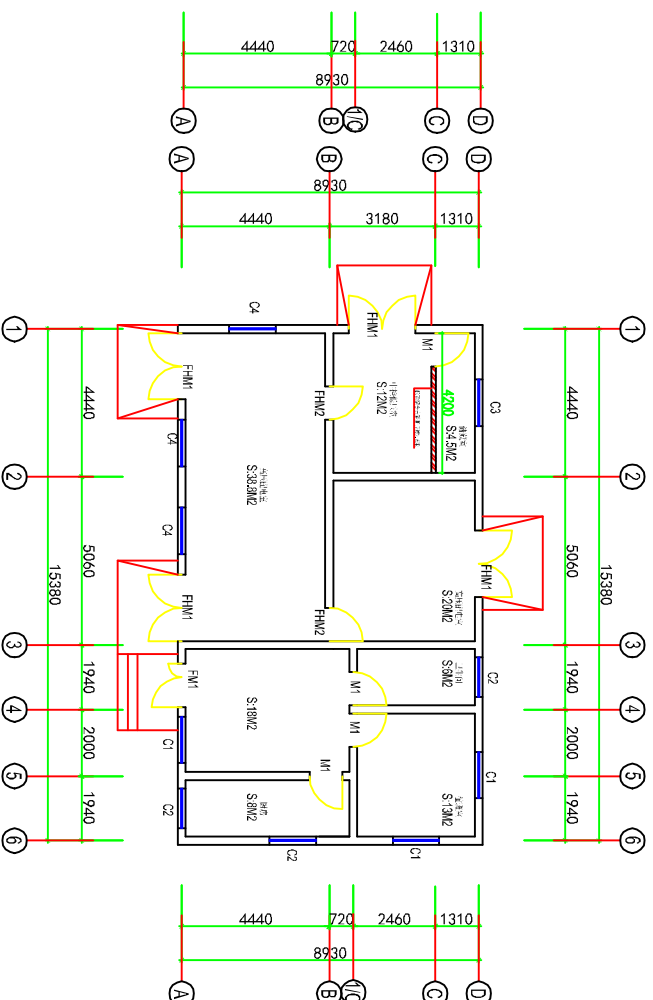

团结河泵间拆除墙体尺寸图

CS 中科智绘设计集团有限公司					
证书编号 A151035083 (临)	核定	邱玥	审核	图号	日期
	审查	邱玥			
	设计	王磊			
	制图	王磊			
	阶段		部分		