
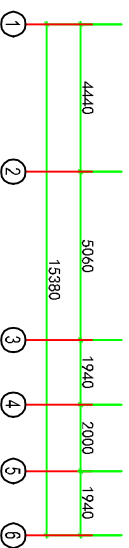
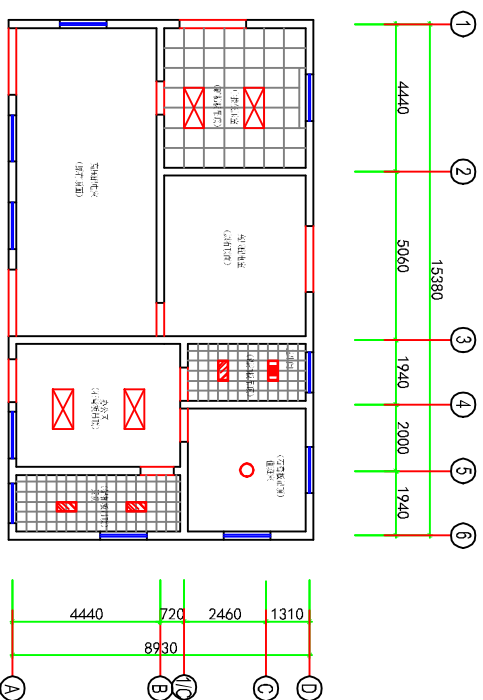
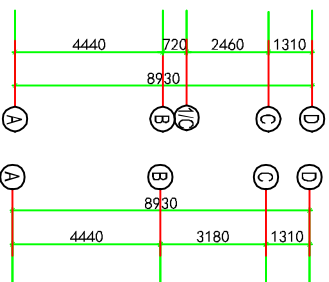


团结河泵闸地坪图

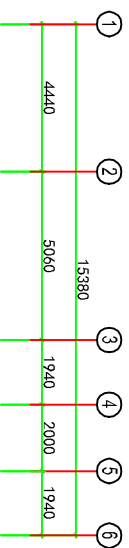

团结河泵闸顶面图

CS 中科智绘设计集团有限公司									
核定	邱玥	审核	邱玥	设计	王磊	制图	王磊	证书编号	A151035083 (临)
阶段	初步设计	施工图	施工图	施工图	施工图	施工图	施工图	图号	结-04
部分	总图	建筑	结构	给排水	电气	暖通	暖通	日期	2025-01