


管理用房一层平面图

备注：1. 卫生间门顶面灯具3套
2. 卫生间走廊顶面灯具3套
3. 卫生间厨房、餐厅、卫生间灯具3套

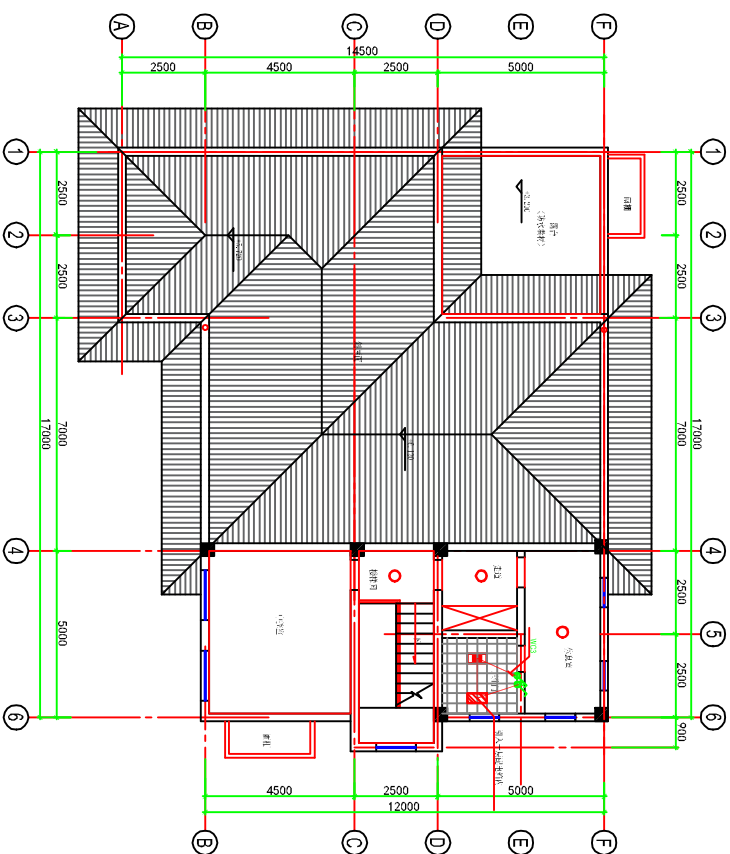

管理用房二层平面图

备注：1. 卫生间走廊顶面灯具3套
2. 卫生间走廊顶面灯具3套
3. 卫生间厨房、餐厅、卫生间灯具3套

CS 中科智绘设计集团有限公司

核定	邱玥	审核	邱玥	设计	王磊	制图	王磊
审核	邱玥	设计	王磊	制图	王磊	审核	邱玥
设计	王磊	审核	邱玥	制图	王磊	审核	邱玥
制图	王磊	审核	邱玥	制图	王磊	审核	邱玥

证书编号 A151035083 (临) 图号 03 日期 2025-01