

建设单位/CLIENT:

中共上海市奉贤区纪律检查委员会

项目名称/PROJECT:

奉贤区全面从严治党警示教育基地装修工程

子项目名称/SUB-PROJECT:

区位图/REGIONAL LOCATION MAP :



万国国际工程设计有限公司

Wanpin International Engineering Design Co., Ltd.

图纸名称/TITLE:

插座点位图

设计 DESIGNED	陈瑞庚	审核 CHECKED	吕国芳
专业负责人 CHIEF	单磊	项目负责人 PROJECT CHIEF	单磊
审核 IDENTIFIED	雷广武	审定 APPROVED	焦时伦
业务号 /JOB NO.	2024XF07-01		

设计阶段/STATUS: 施工图

专业/DISCIPLINE: 建筑

比例/SCALE: 1:100

出图日期/DATE: 2024. 07


图号/DRAWING NO. PL-11

版次 NO.	修改内容 DESCRIPTION	日期 DATE

条形码/BARCODE:

版权所有, 不得复制或套用。

ALL RIGHTS RESERVED. DON'T COPY OR REPRODUCE.

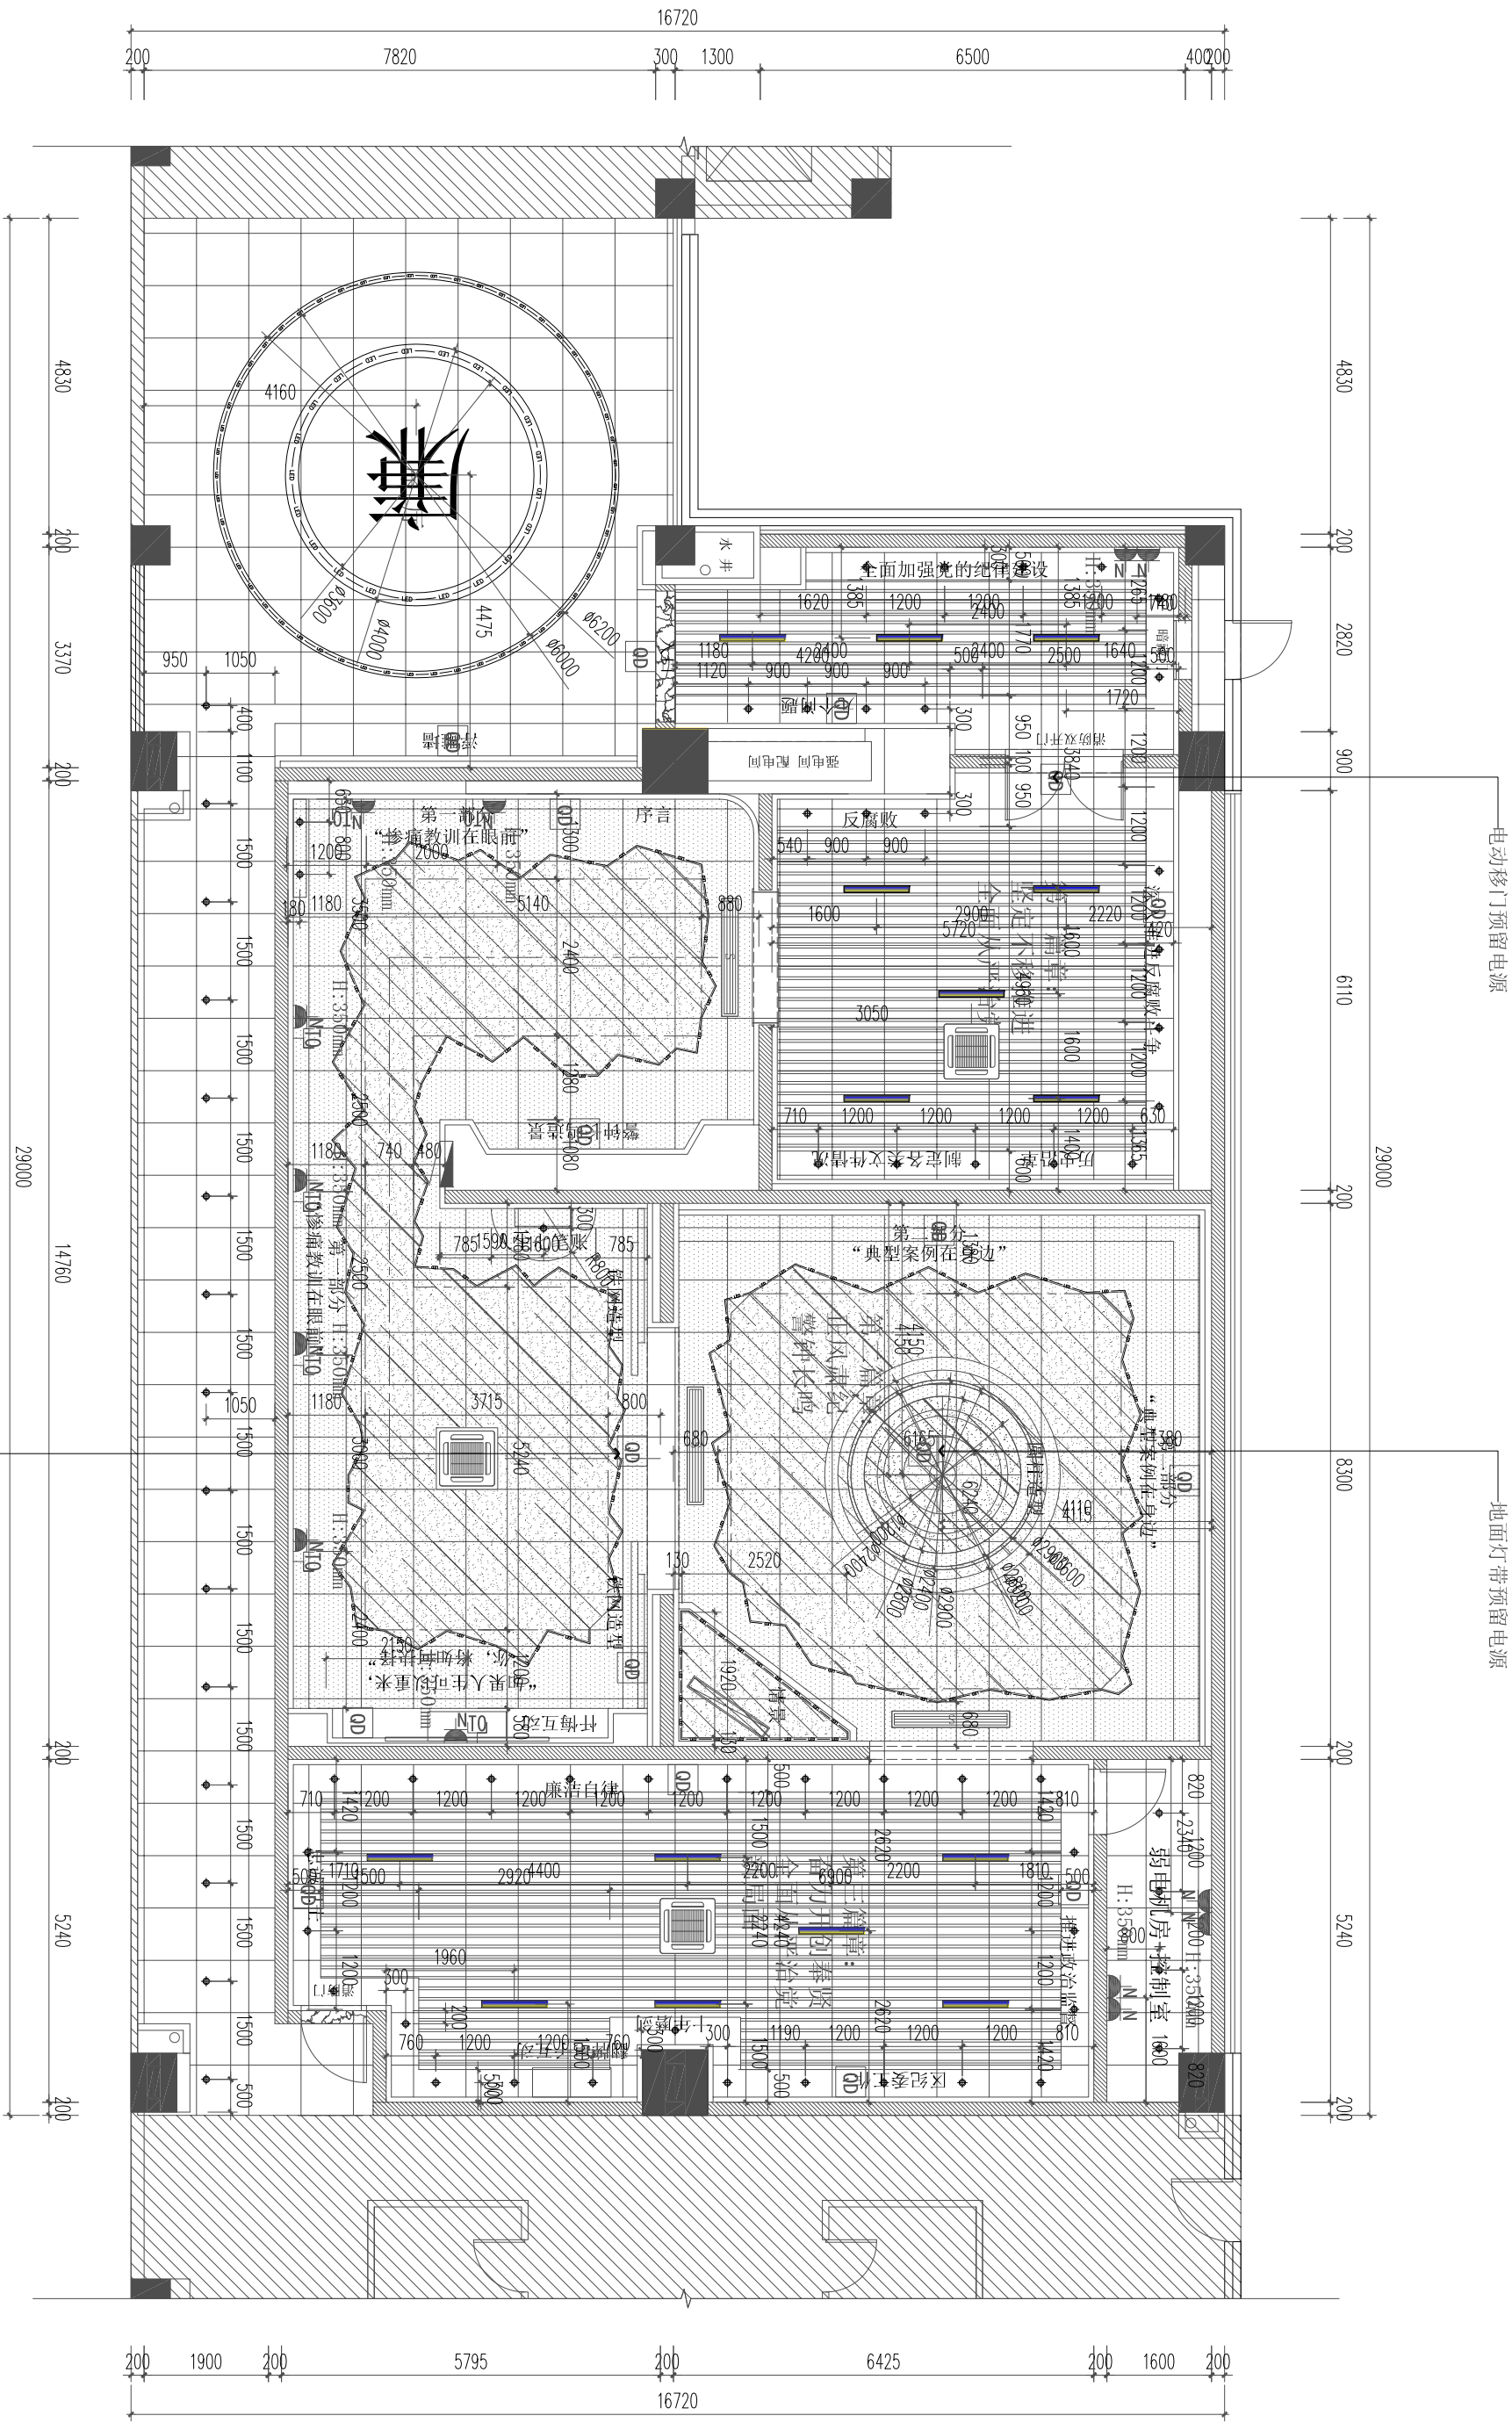

图例	说明
N	五孔插座
S	四孔插座
IT	地面预留电源插座
IT	网络插座
IT	电视插座
IT	灯带预留电源
IT	智能控制开关
IT	弱电箱