


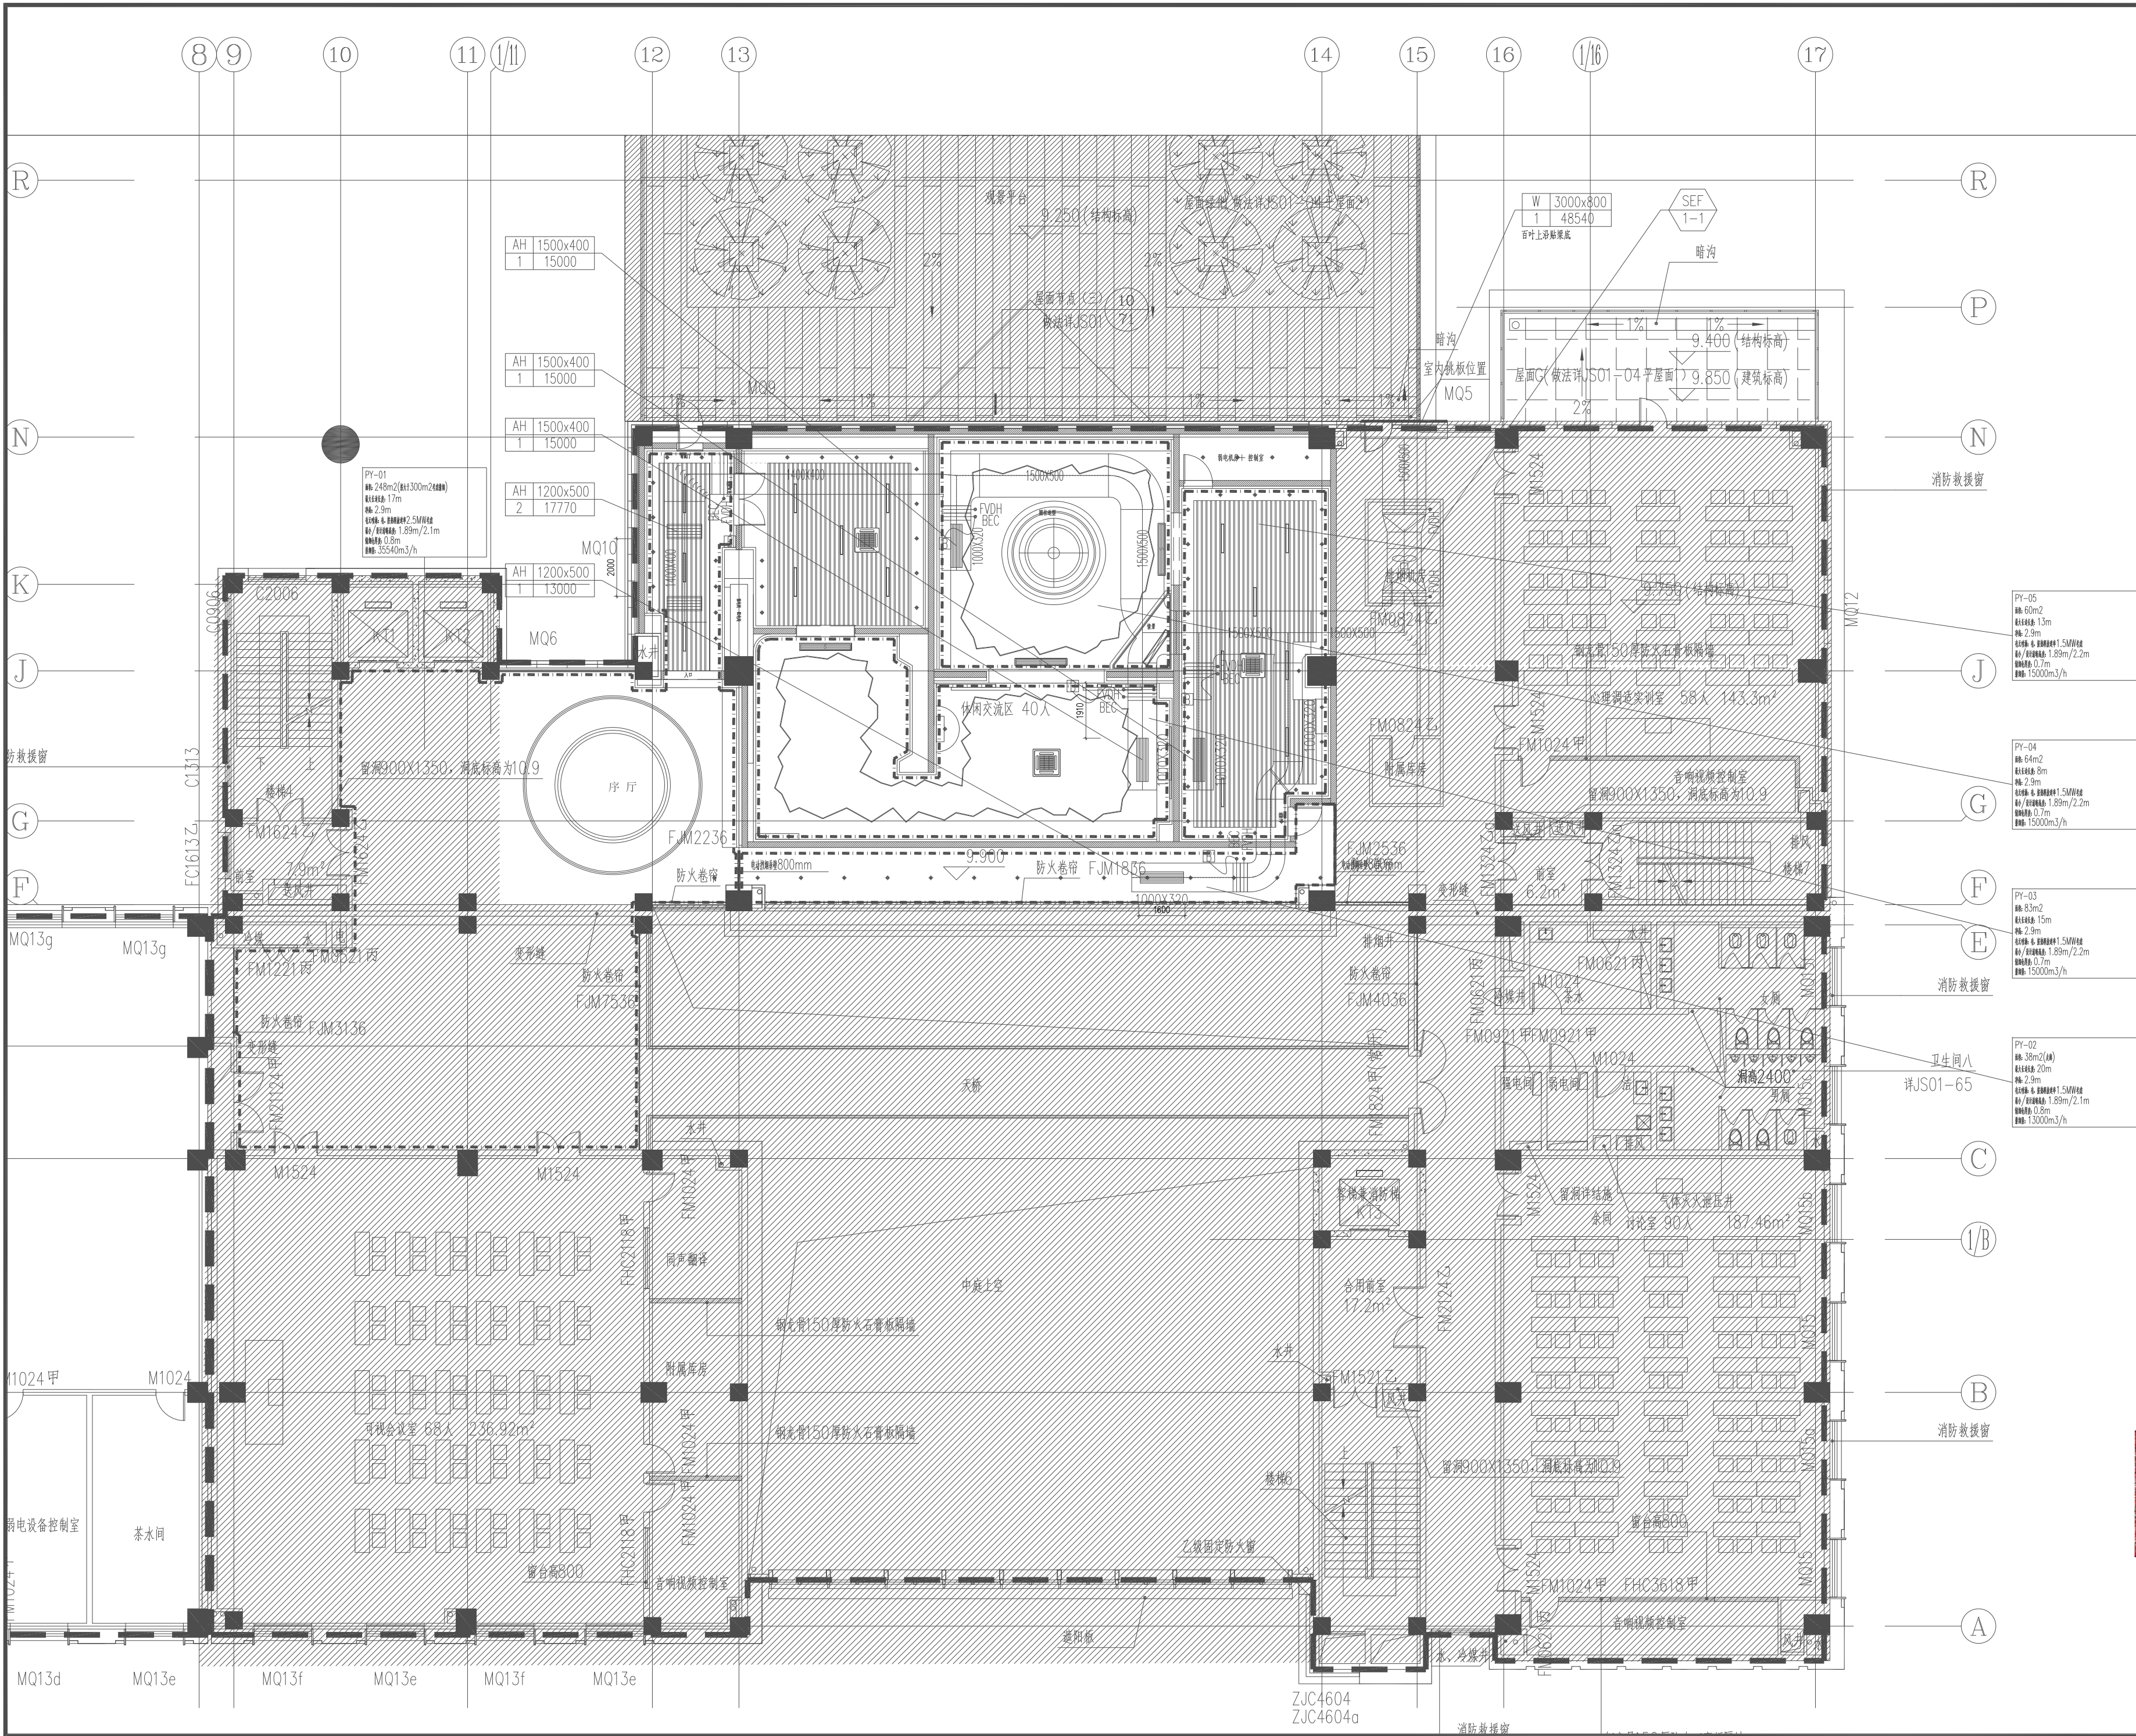

建设单位/CLIENT:
中共上海市奉贤区纪律检查委员会

项目名称/PROJECT:
奉贤区全面从严治党警示教育基地装修工程

子项目名称/SUB-PROJECT:

区位图/REGIONAL LOCATION MAP :



万品国际工程设计有限公司
WanPin International Engineering Design Co., LTD.

图纸名称/TITLE:
排烟风管平面图

设计 DESIGNED	张烁	张烁
校对 CHECKED	姚瑶	姚瑶
专业负责人 CHIEF	赵铁权	赵铁权
项目负责人 PROJECT CHIEF	单磊	单磊
审核 IDENTIFIED	赵铁权	赵铁权
审定 APPROVED	焦时伦	焦时伦

业务号/JOB NO. 2024XF07-01

设计阶段/STATUS: 施工图

专业/DISCIPLINE: 暖通

比例/SCALE: 1:150

出图日期/DATE: 2024. 07

图号/DRAWING NO. NS-05

版次	修改内容	日期
中华人民共和国注册公用设备工程师(暖通空调)		
姓名:	刘 铜	
注册号:	6114440-CN004	
有效期:	至2027年06月	

条形码/BARCODE:

版权所有，不得复制、套用。
ALL RIGHTS RESERVED, DON'T COPIED, REPRODUCED.