


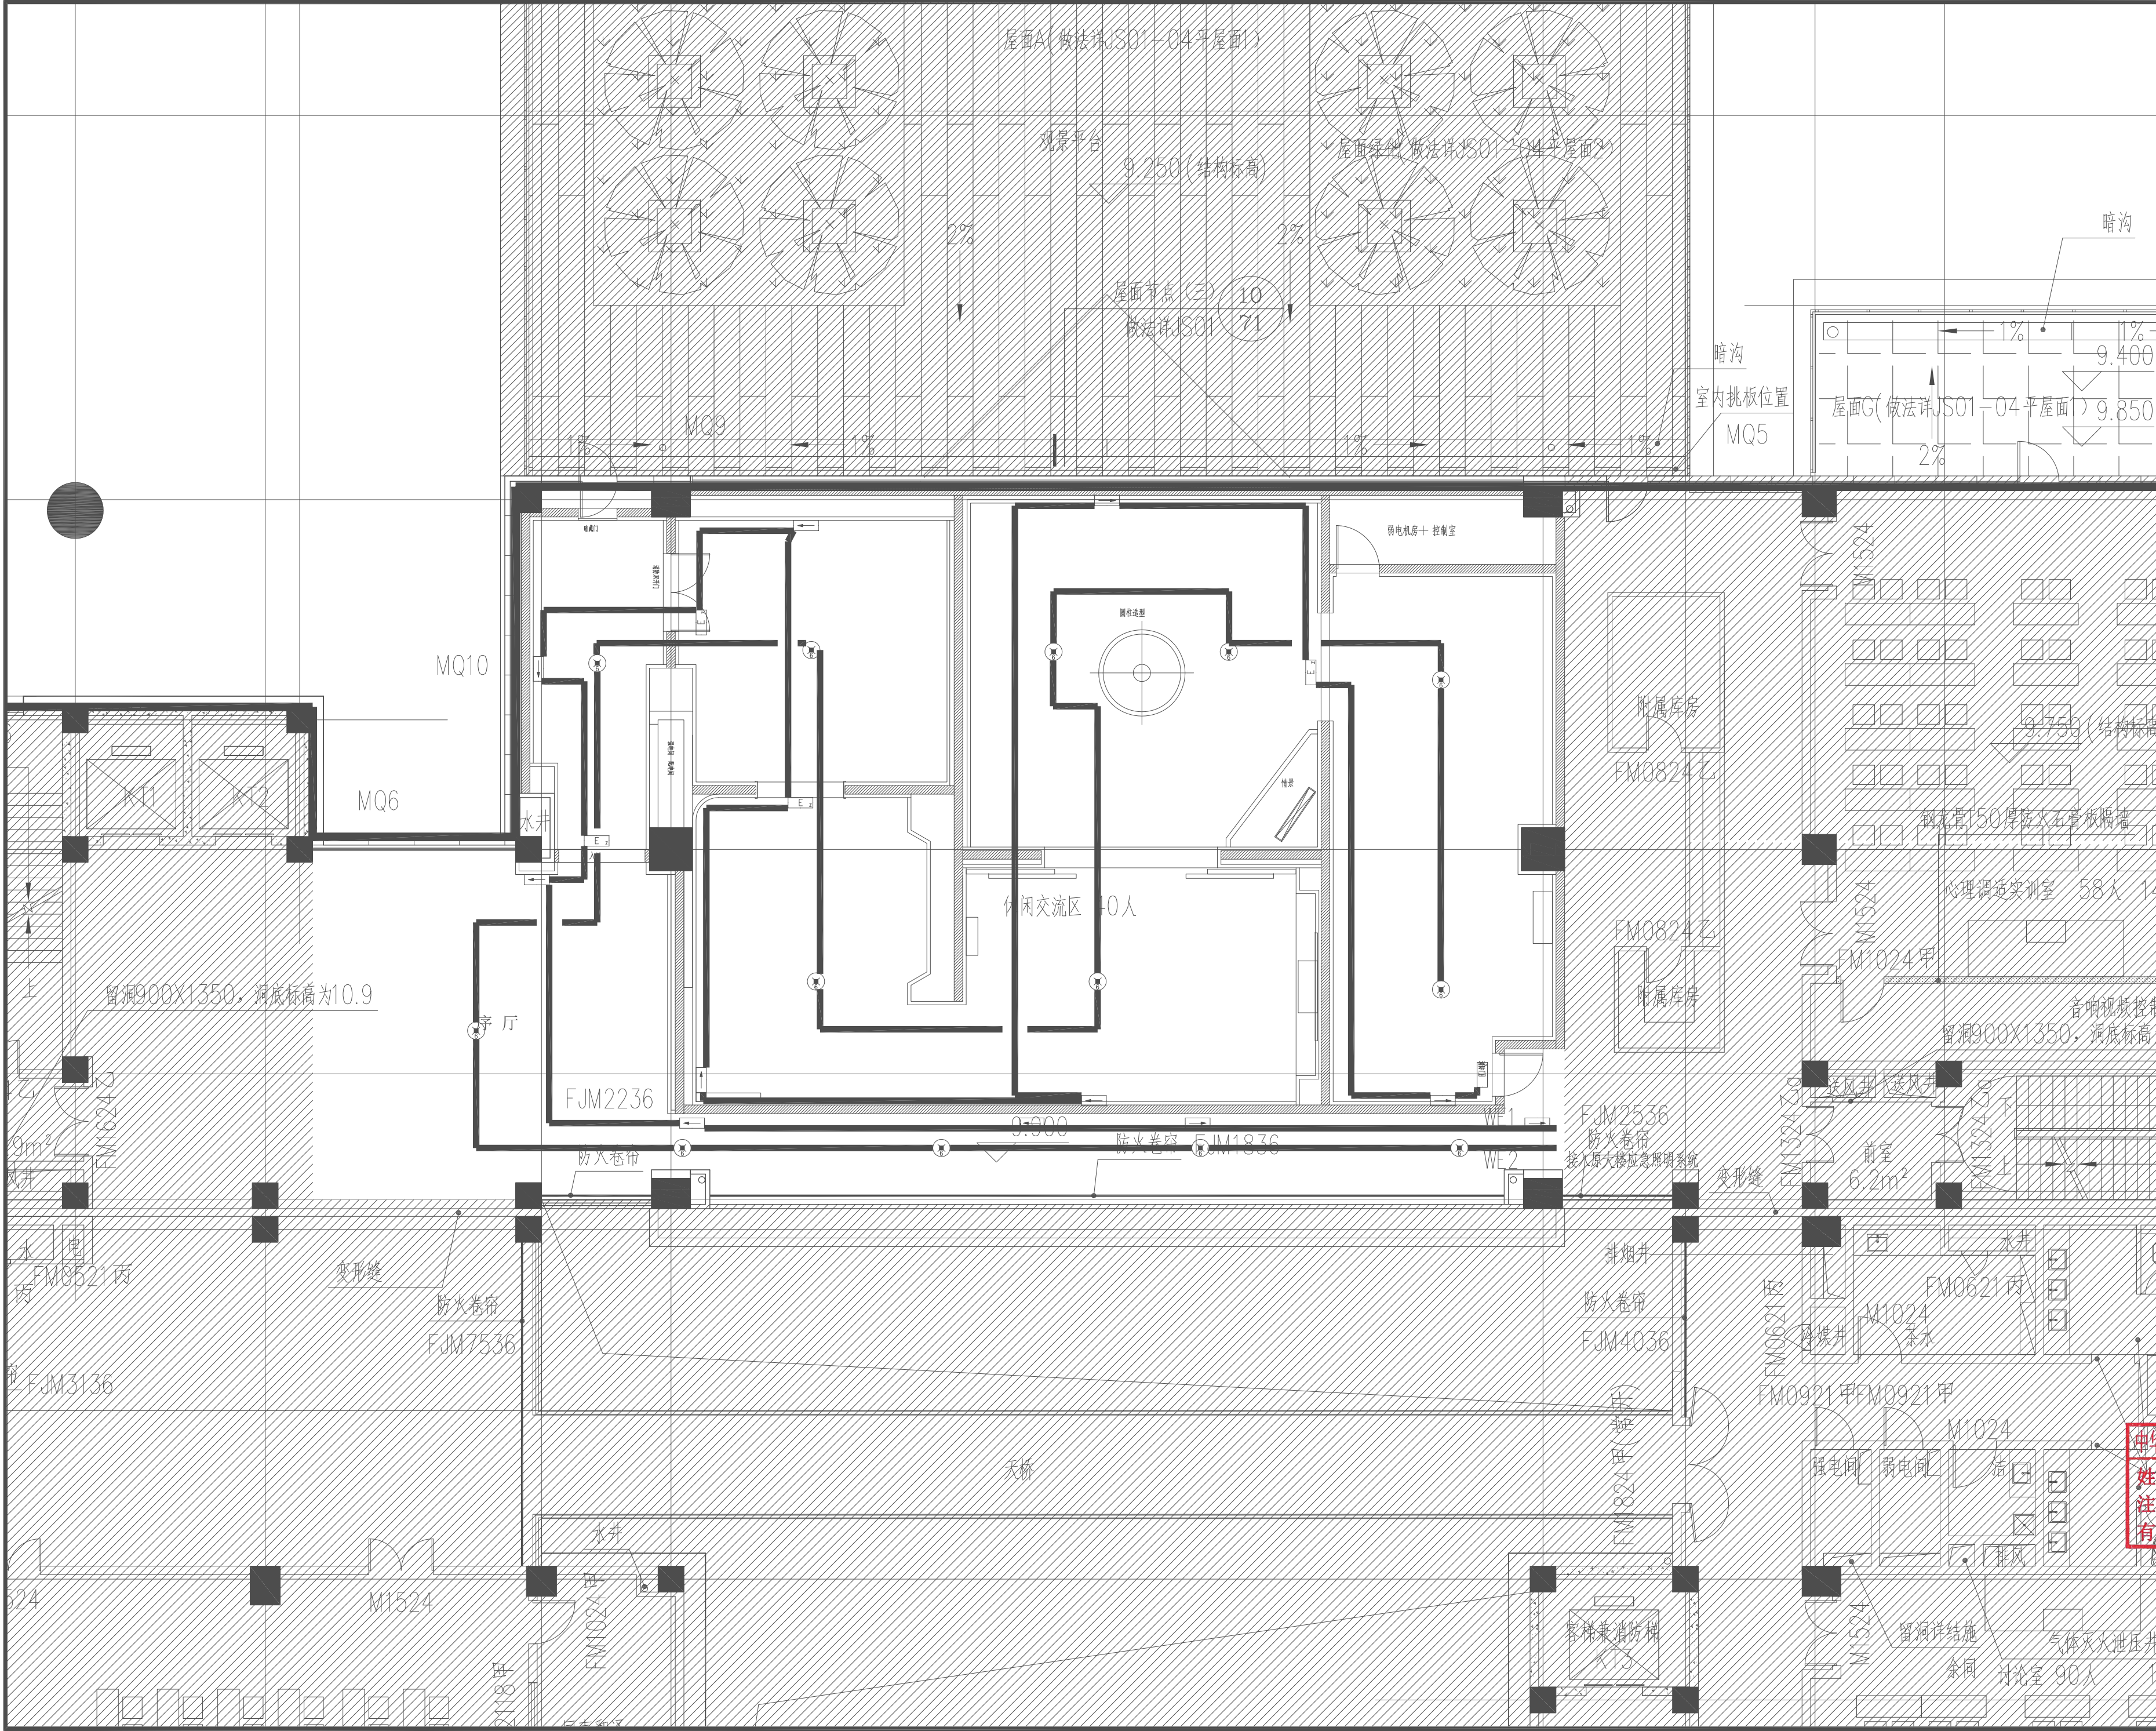

建设单位/CLIENT:		
中共上海市奉贤区纪律检查委员会		
项目名称/PROJECT:		
奉贤区全面从严治党警示教育基地装修工程		
子项目名称/SUB-PROJECT:		
区位图/REGIONAL LOCATION MAP :		
万品国际工程设计有限公司 WanPin International Engineering Design Co., LTD.		
图纸名称/TITLE:		
三层应急照明平面图		
设计 DESIGNED	宋杨杨	宋杨杨
校对 CHECKED	赵雪婷	赵雪婷
专业负责人 CHIEF	周宇	周宇
项目负责人 PROJECT CHIEF	单磊	单磊
审核 IDENTIFIED	刘翠青	刘翠青
审定 APPROVED	焦时伦	焦时伦
业务号/JOB NO.	2024XF07-01	
设计阶段/STATUS:	施工图	
专业/DISCIPLINE:	电气	
比例/SCALE:	1:100	
出图日期/DATE:	2024. 07	
图号/DRAWING NO.	XD-04	
版次	修改内容	日期
1	中华人民共和国注册电气工程师(供配电)	
姓名: 周宇		
注册号: 6114440-DG003		
有效期: 至2027年06月		
条形码/BARCODE:		
版权所有, 不得复制、套用。 ALL RIGHTS RESERVED, DON'T COPIED, REPRODUCED.		