


图例	名称
	单控(双控)单联开关
	单控(双控)双联开关
	单控(双控)三联开关
注: 开关面板常规高度(高度为中线H:1350mm), 距离墙边150mm。	

注: L01 ~ L16 开关在配电箱内控制;

图例	说明	备注
	射灯	吊装
	线型轨道灯	吊装
	LED灯条	暗藏
	LED线型灯条	吊装
	艺术吊灯	吊装
	吊灯	吊装

图例	说明	备注
	吸顶式空调	尺寸:840 x 840
	条形下出风口	尺寸:1800 x 200
	条形下回风口	尺寸:1800 x 200
	排气扇	尺寸:300 x 300

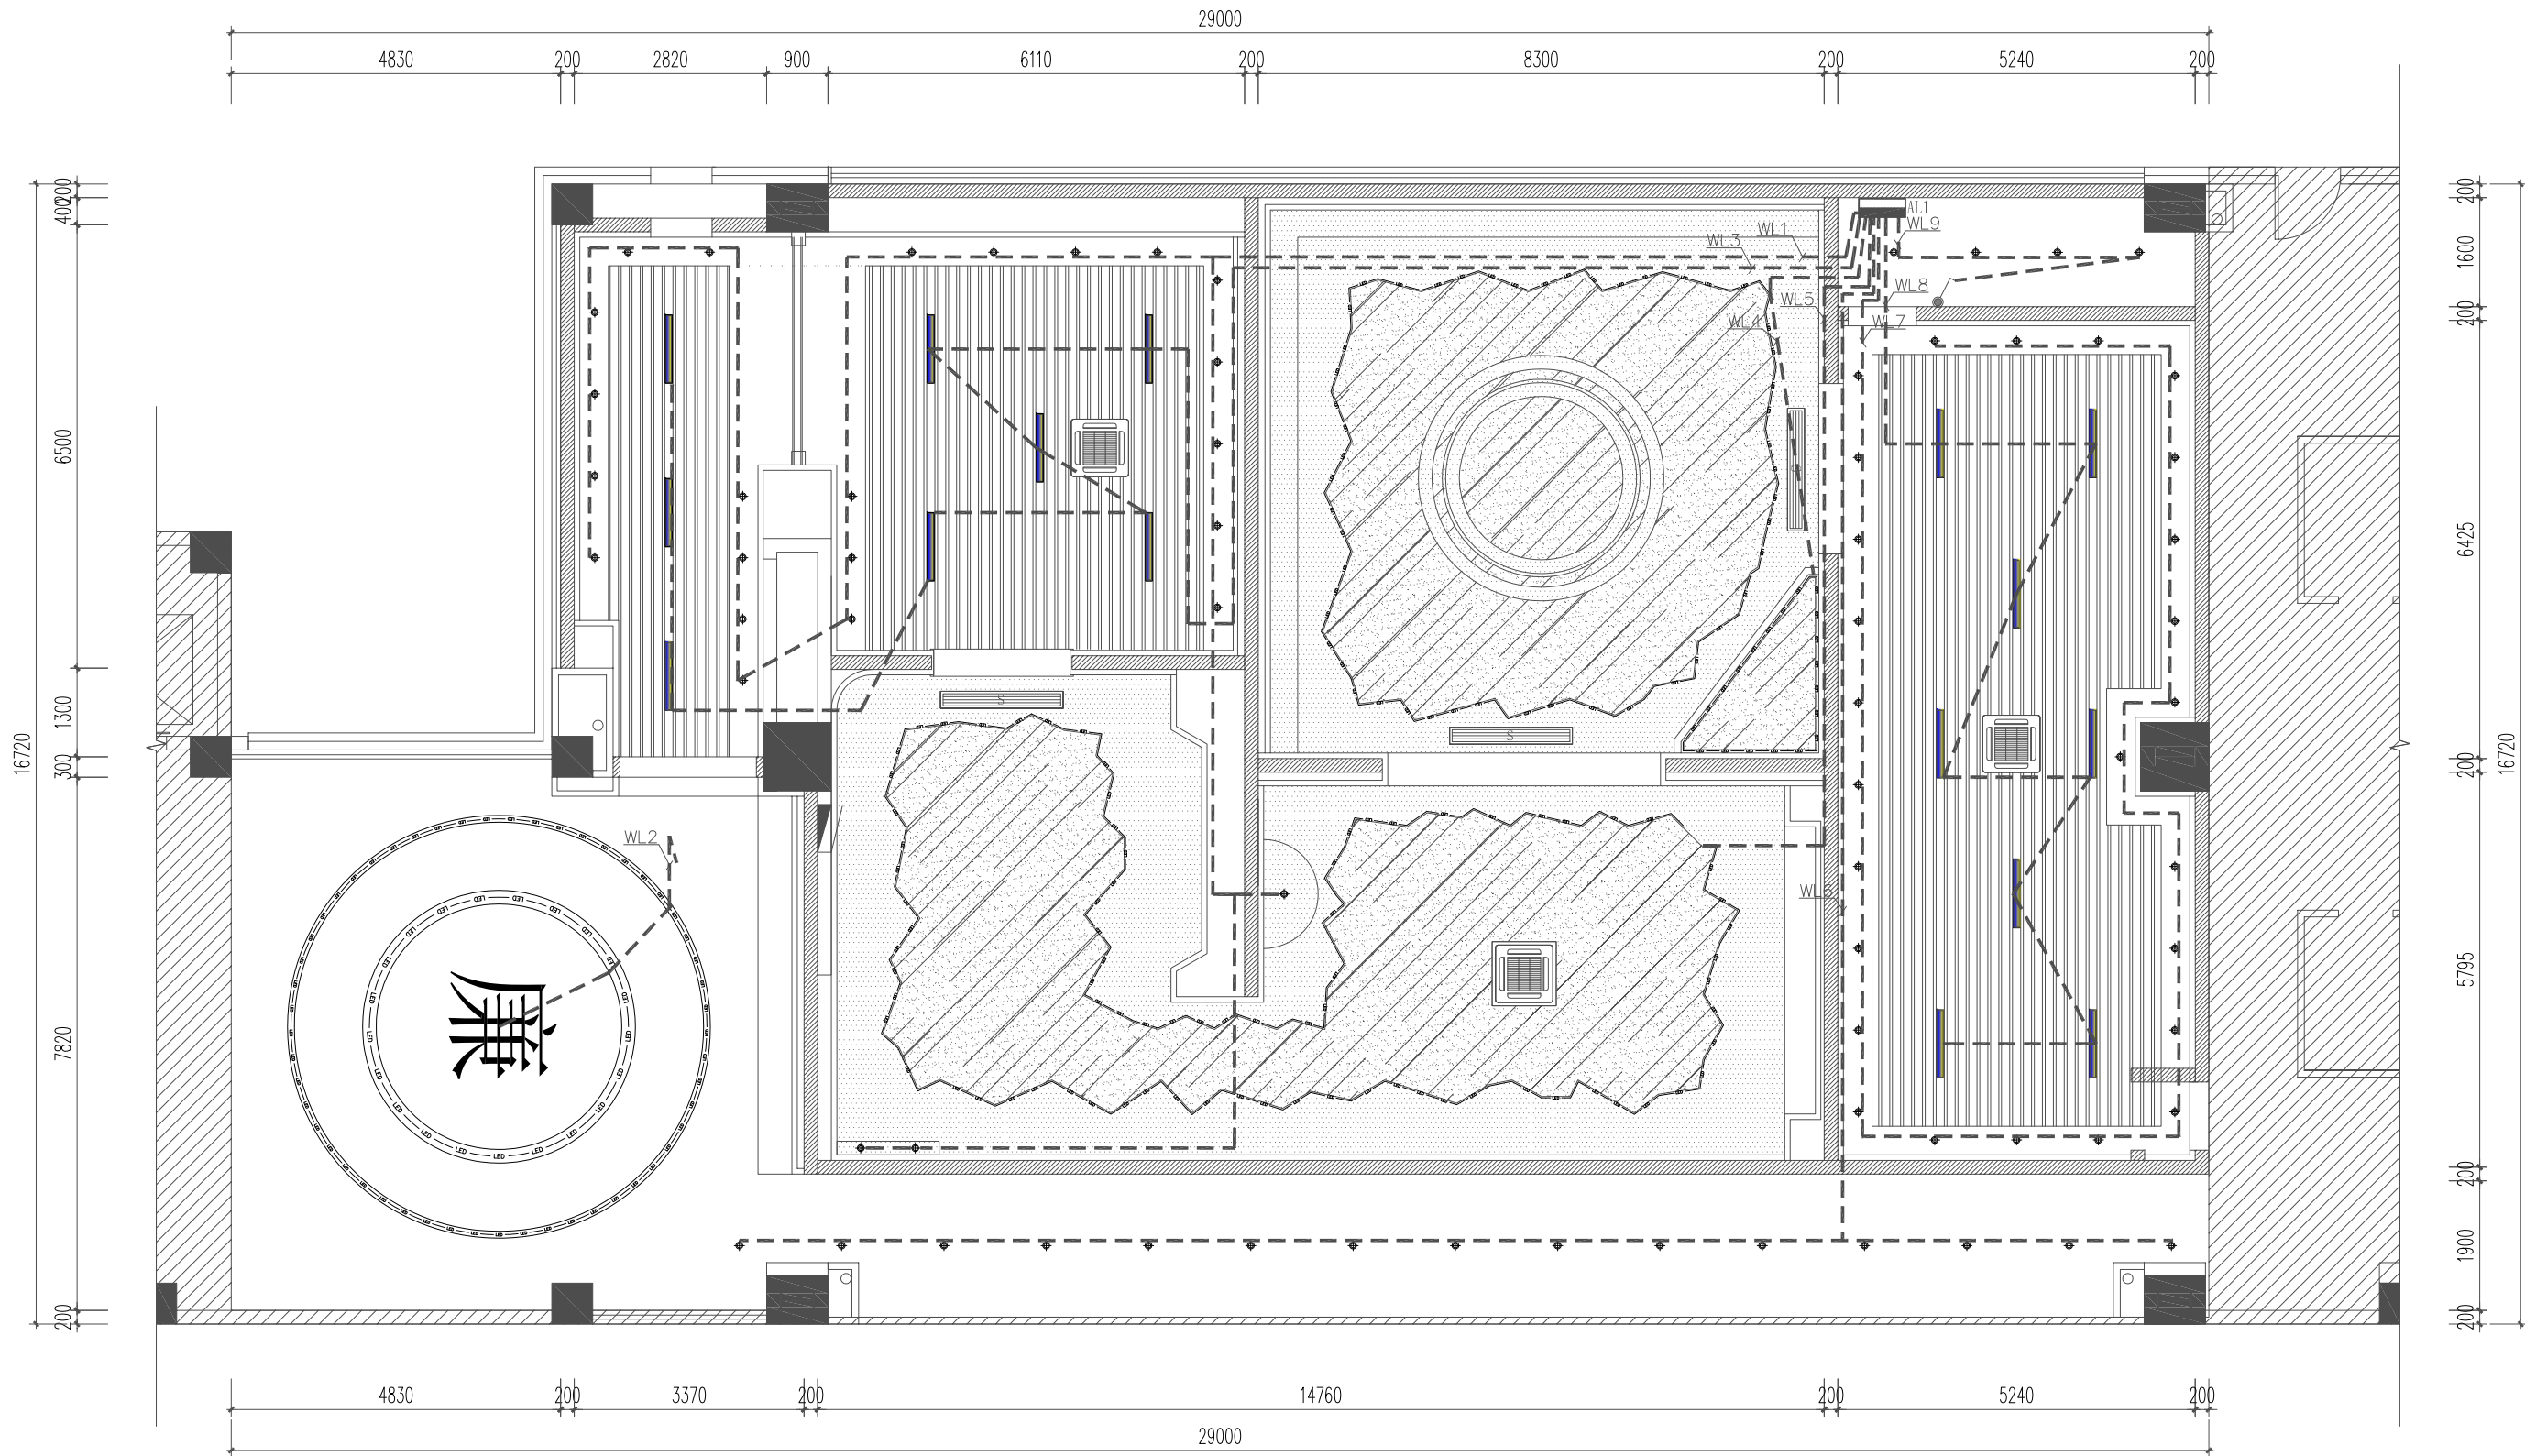

建设单位/CLIENT:
中共上海市奉贤区纪律检查委员会

项目名称/PROJECT:
奉贤区全面从严治党警示教育基地装修工程

子项目名称/SUB-PROJECT:

区位图/REGIONAL LOCATION MAP :



万品国际工程设计有限公司

WanPin International Engineering Design Co., LTD.

图纸名称/TITLE:

照明电源回路图

设计 DESIGNED	宋杨杨	宋杨杨
校对 CHECKED	赵雪婷	赵雪婷
专业负责人 CHIEF	周宇	周宇
项目负责人 PROJECT CHIEF	单磊	单磊
审核 IDENTIFIED	刘翠青	刘翠青
审定 APPROVED	焦时伦	焦时伦

业务号/JOB NO. 2022XF07-01

设计阶段/STATUS: 施工图

专业/DISCIPLINE: 电气

比例/SCALE: 1:100

出图日期/DATE: 2022. 07

图号/DRAWING NO. DS-02

中华人民共和国注册电气工程师(供配电)
姓名: 周宇
注册号: 6114440-DG003
有效期: 至2027年06月

条形码/BARCODE:

版权所有, 不得复制、套用。
ALL RIGHTS RESERVED, DON'T COPIED, REPRODUCED.