


图例	说明
	五孔插座
	防溅水插座
	地面预留电源插座
	网络插座
	电视插座
	灯带预留电源
	智能控制开关
	配电箱

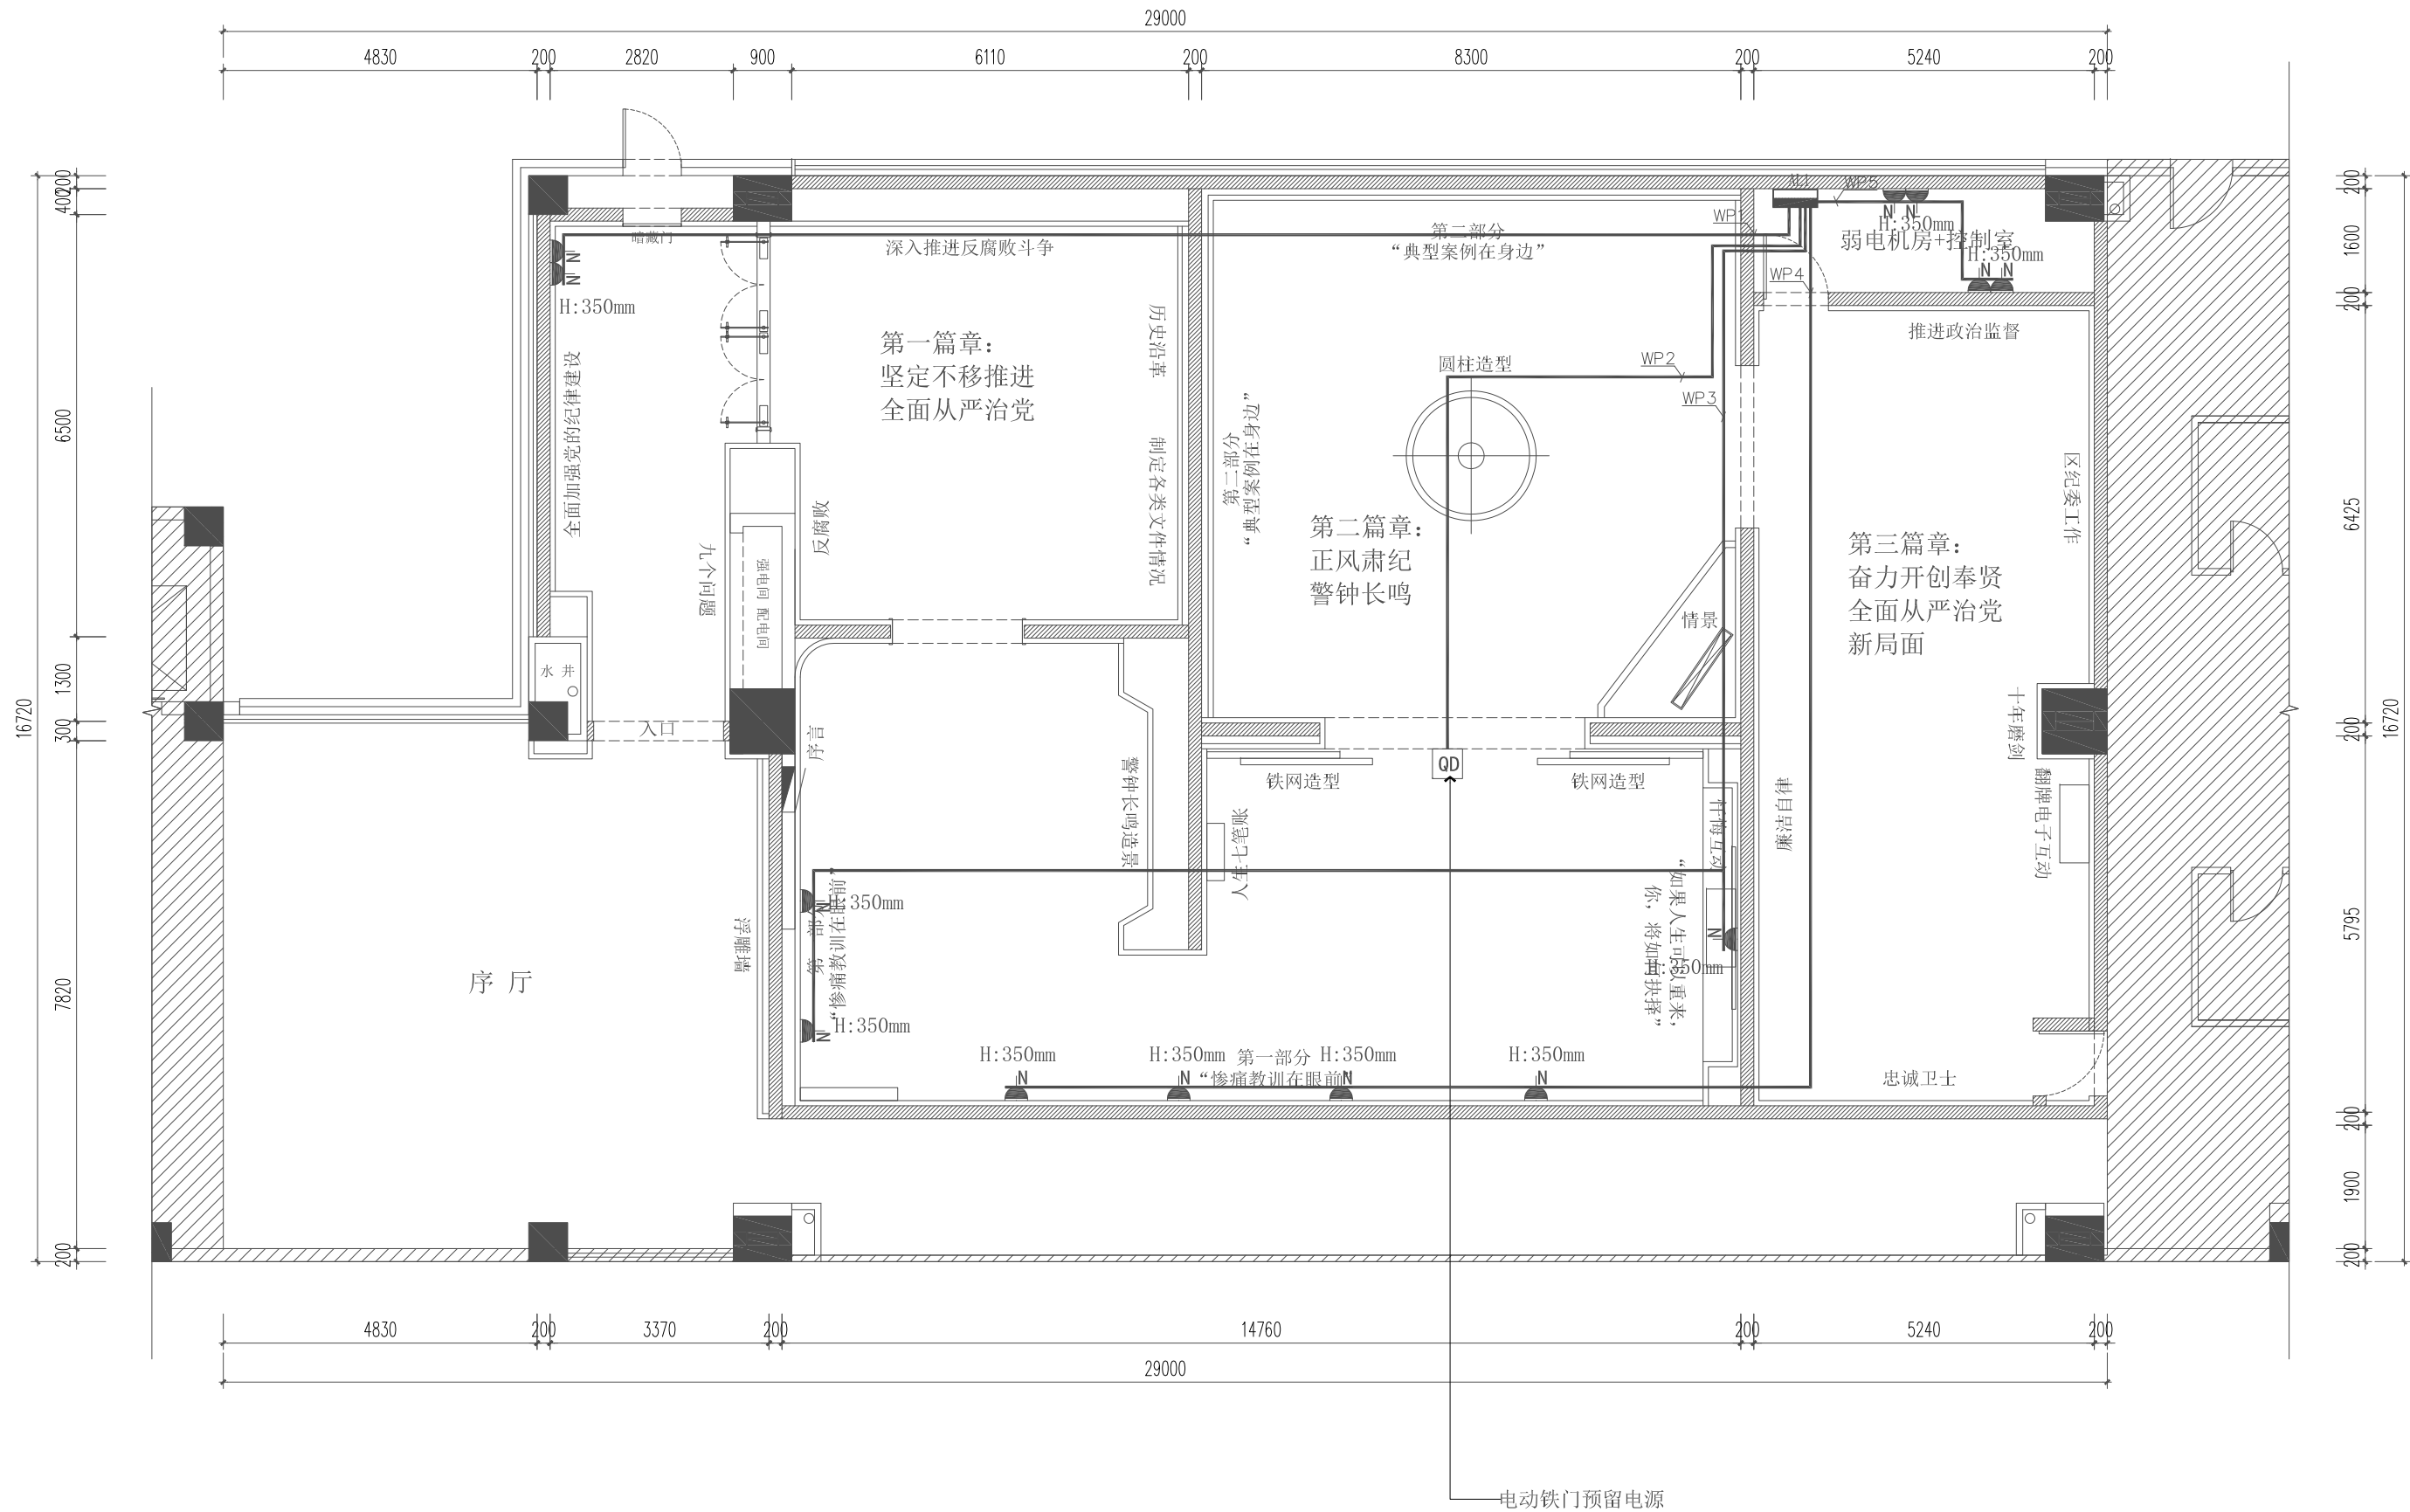

建设单位/CLIENT:
中共上海市奉贤区纪律检查委员会
项目名称/PROJECT:
奉贤区全面从严治政警示教育基地装修工程
子项目名称/SUB-PROJECT:

区位图/REGIONAL LOCATION MAP :

万品国际工程设计有限公司
WanPin International Engineering Design Co., LTD.

图纸名称/TITLE:
插座点位回路图

设计 DESIGNED	宋杨杨	宋杨杨
校对 CHECKED	赵雪婷	赵雪婷
专业负责人 CHIEF	周宇	周宇
项目负责人 PROJECT CHIEF	单磊	单磊
审核 IDENTIFIED	刘翠青	刘翠青
审定 APPROVED	焦时伦	焦时伦

业务号/JOB NO.	2022XF07-01
设计阶段/STATUS:	施工图
专业/DISCIPLINE:	电气
比例/SCALE:	1:100
出图日期/DATE:	2022. 07
图号/DRAWING NO.	DS-04

姓名	周宇	
注册号	6114440-DG003	
有效期	至2027年06月	

条形码/BARCODE:
版权所有，不得复制、套用。 ALL RIGHTS RESERVED, DON'T COPIED, REPRODUCED.