


图例	说 明
	五孔插座
	防水插座
	地面预留电源插座
	网络插座
	电视插座
	灯带预留电源
	智能控制开关
	配电箱

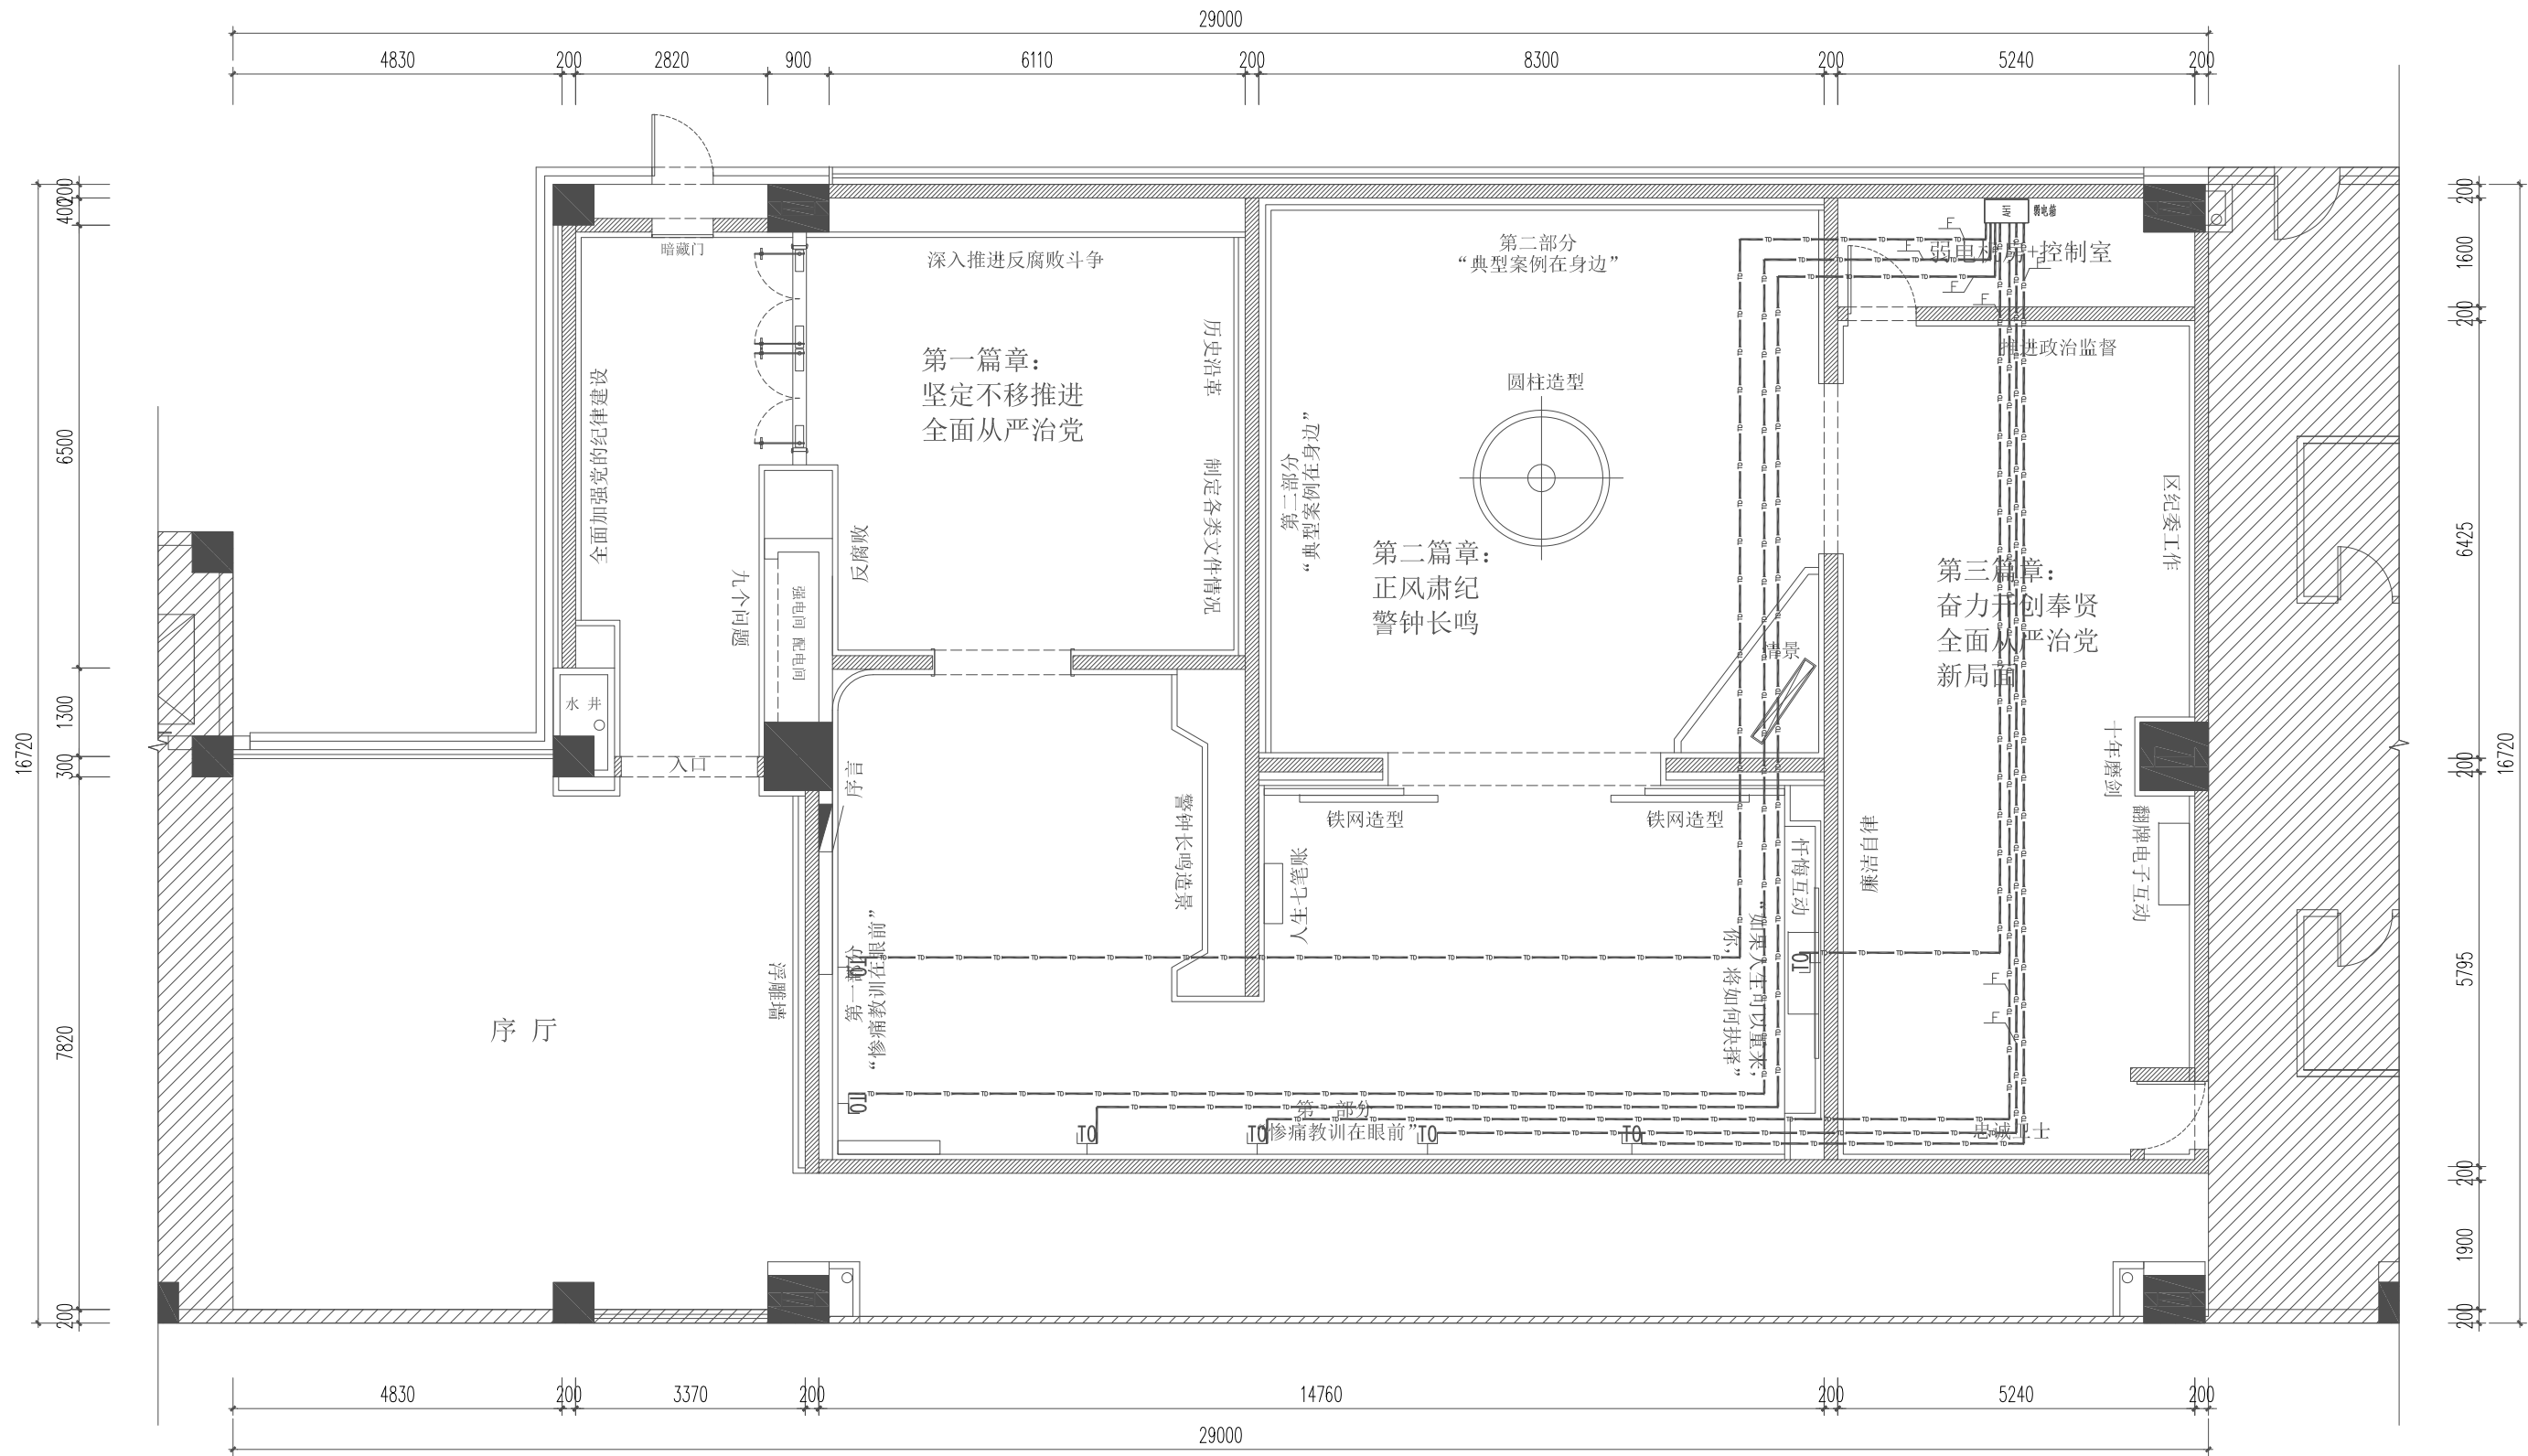

建设单位/CLIENT:

中共上海市奉贤区纪律检查委员会

项目名称/PROJECT:

奉贤区全面从严治党警示教育基地装修工程

子项目名称/SUB-PROJECT:

区位图/REGIONAL LOCATION MAP :



万品国际工程设计有限公司

WanPin International Engineering Design Co., LTD.

图纸名称/TITLE:

预留点位连线图

设计 DESIGNED	宋杨杨	宋杨杨
校对 CHECKED	赵雪婷	赵雪婷
专业负责人 CHIEF	周宇	周宇
项目负责人 PROJECT CHIEF	单磊	单磊
审核 IDENTIFIED	刘翠青	刘翠青
审定 APPROVED	焦时伦	焦时伦

业务号/JOB NO. 2022XF07-01

设计阶段/STATUS: 施工图

专业/DISCIPLINE: 电气

比例/SCALE: 1:100

出图日期/DATE: 2022. 07

图号/DRAWING NO. DS-05

版次	修改内容	日期
中华人民共和国注册电气工程师(供配电)		
姓 名:	周 宇	
注册号:	6114440-DG003	
有效期:	至2027年06月	

条形码/BARCODE:

版权所有，不得复制、套用。
ALL RIGHTS RESERVED, DON'T COPIED, REPRODUCED.