



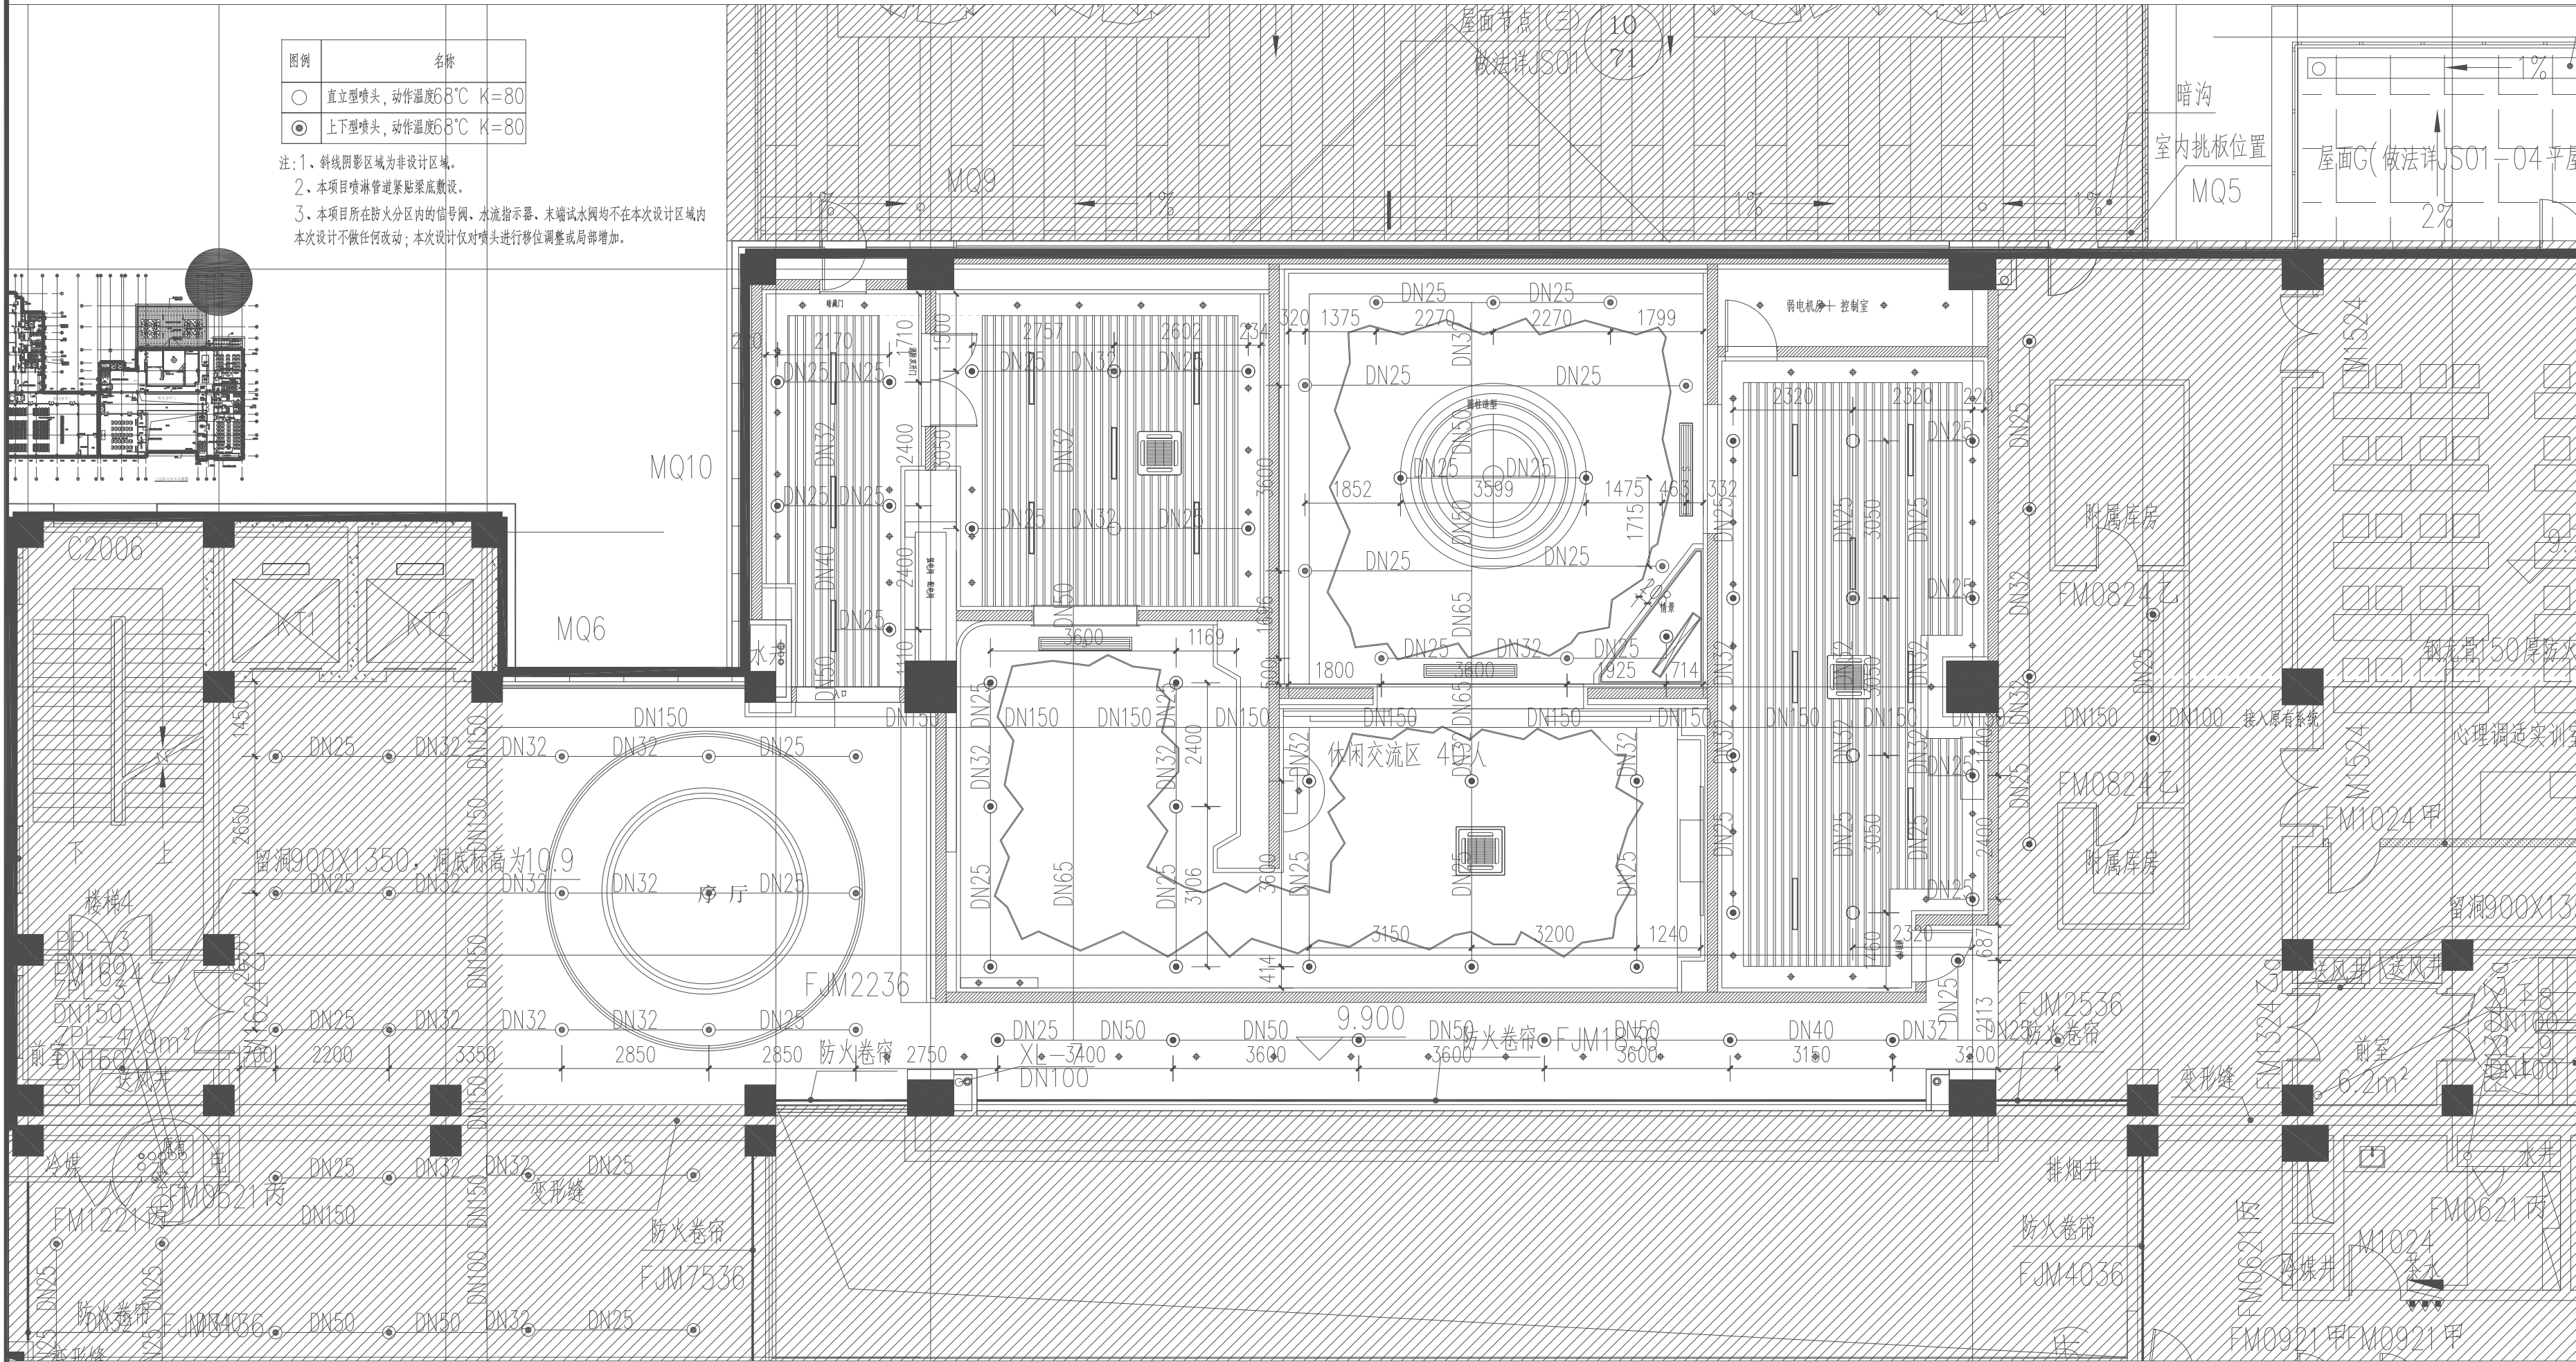

三层喷淋平面图

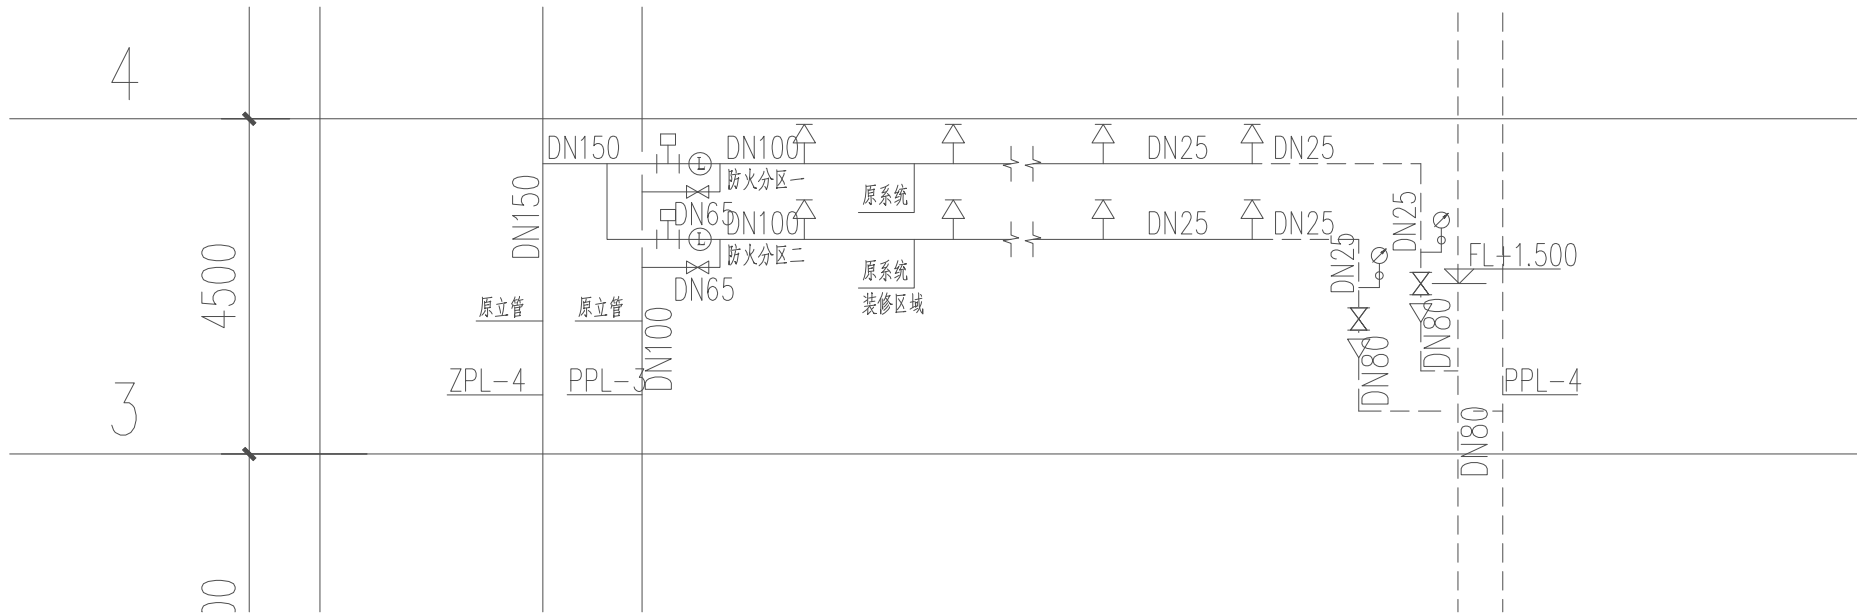

三层喷淋系统展开原理图

建设单位/CLIENT:
中共上海市奉贤区纪律检查委员会

项目名称/PROJECT:
奉贤区全面从严治党警示教育基地装修工程

子项目名称/SUB-PROJECT:

区位图/REGIONAL LOCATION MAP :



万品国际工程设计有限公司
WanPin International Engineering Design Co., LTD.

图纸名称/TITLE:
三层喷淋平面图

设计 DESIGNED	肖龙鹏	肖龙鹏
校对 CHECKED	姚志新	姚志新
专业负责人 CHIEF	王顺生	王顺生
项目负责人 PROJECT CHIEF	单磊	单磊
审核 IDENTIFIED	王松	王松
审定 APPROVED	焦时伦	焦时伦

业务号/JOB NO. 2024XF07-01

设计阶段/STATUS: 施工图

专业/DISCIPLINE: 给排水

比例/SCALE: 1:100

出图日期/DATE: 2024. 07

图号/DRAWING NO. SS-02

中华人民共和国注册公用设备工程师(给排水)

姓名: 王顺生

注册号: 6114440-CS004

有效期: 至2026年12月

条形码/BARCODE:

版权所有, 不得复制、套用。
ALL RIGHTS RESERVED, DON'T COPIED, REPRODUCED.