



七宝八号桥党群服务站

施工图 2025年04月

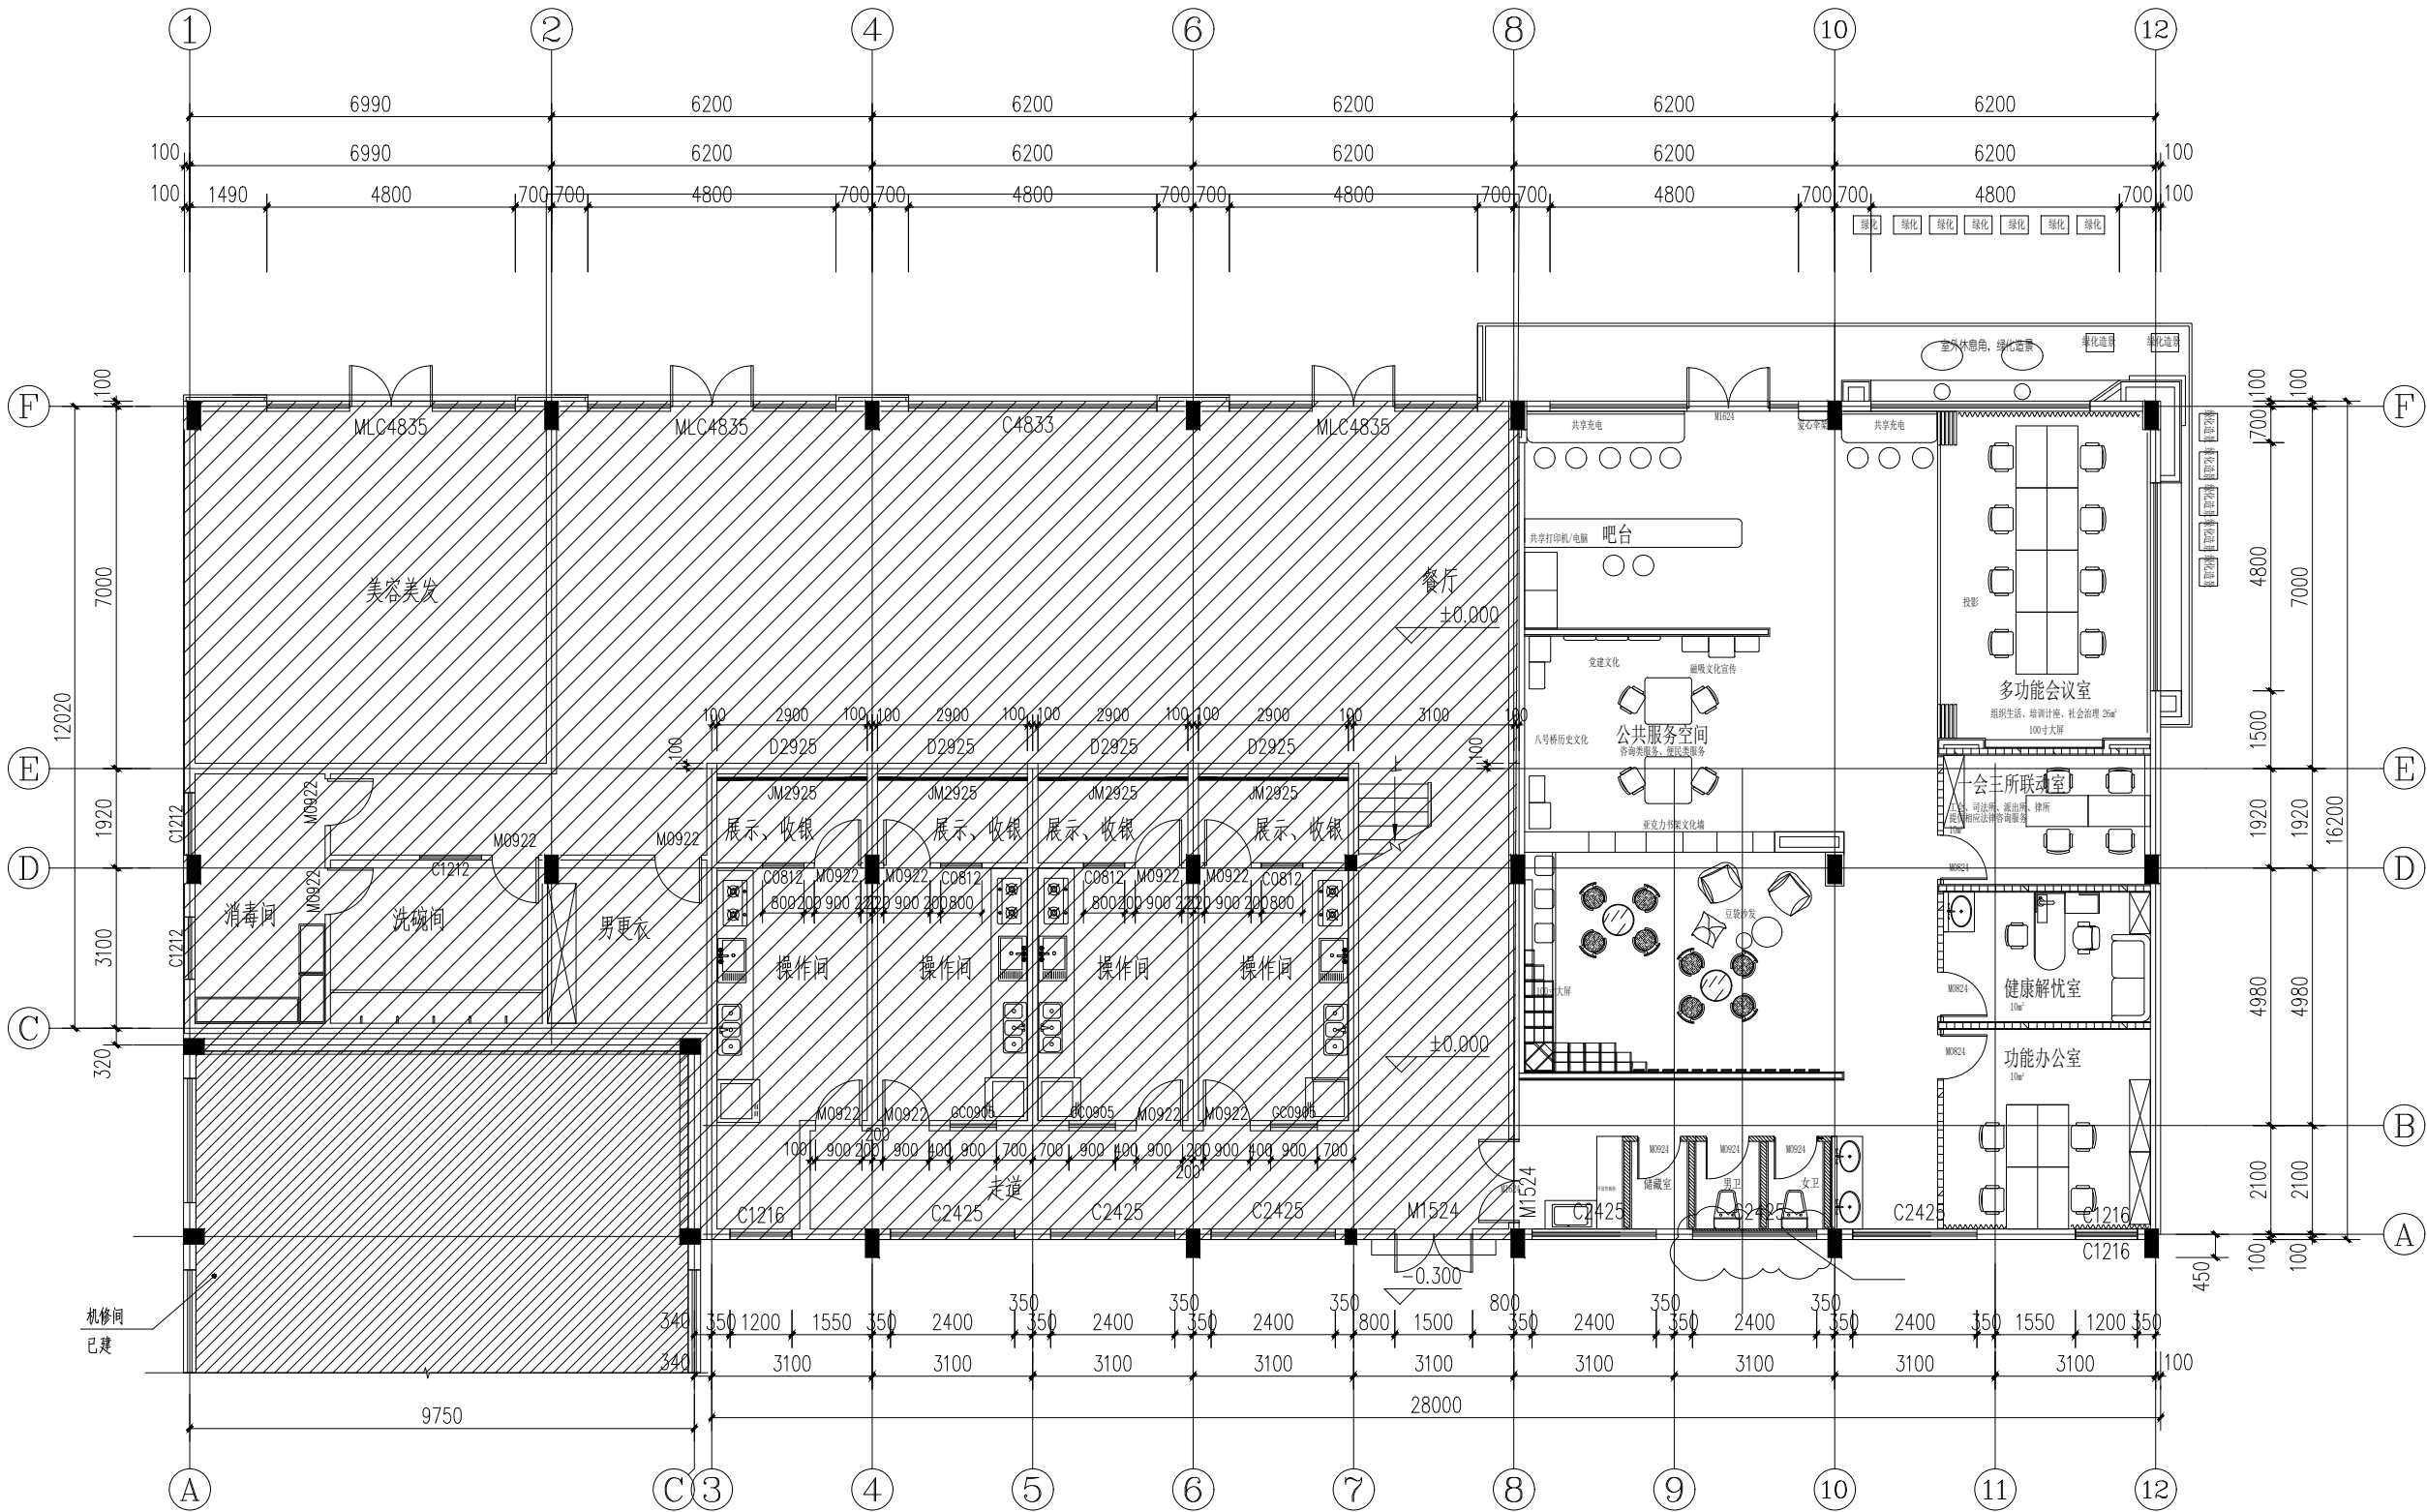


一层平面布置图 1:100

序号	修改内容	日期
盖章		
合作设计单位		
审定人/日期		
审核人/日期		
设计总负责人/日期		
专业负责人/日期		
校对/日期		
设计人/日期		
建设单位		
项目名称		
子项名称		
图名 一层平面布置图		
工程编号	阶段	
比例	专业	
日期	图别、图号	1F-01

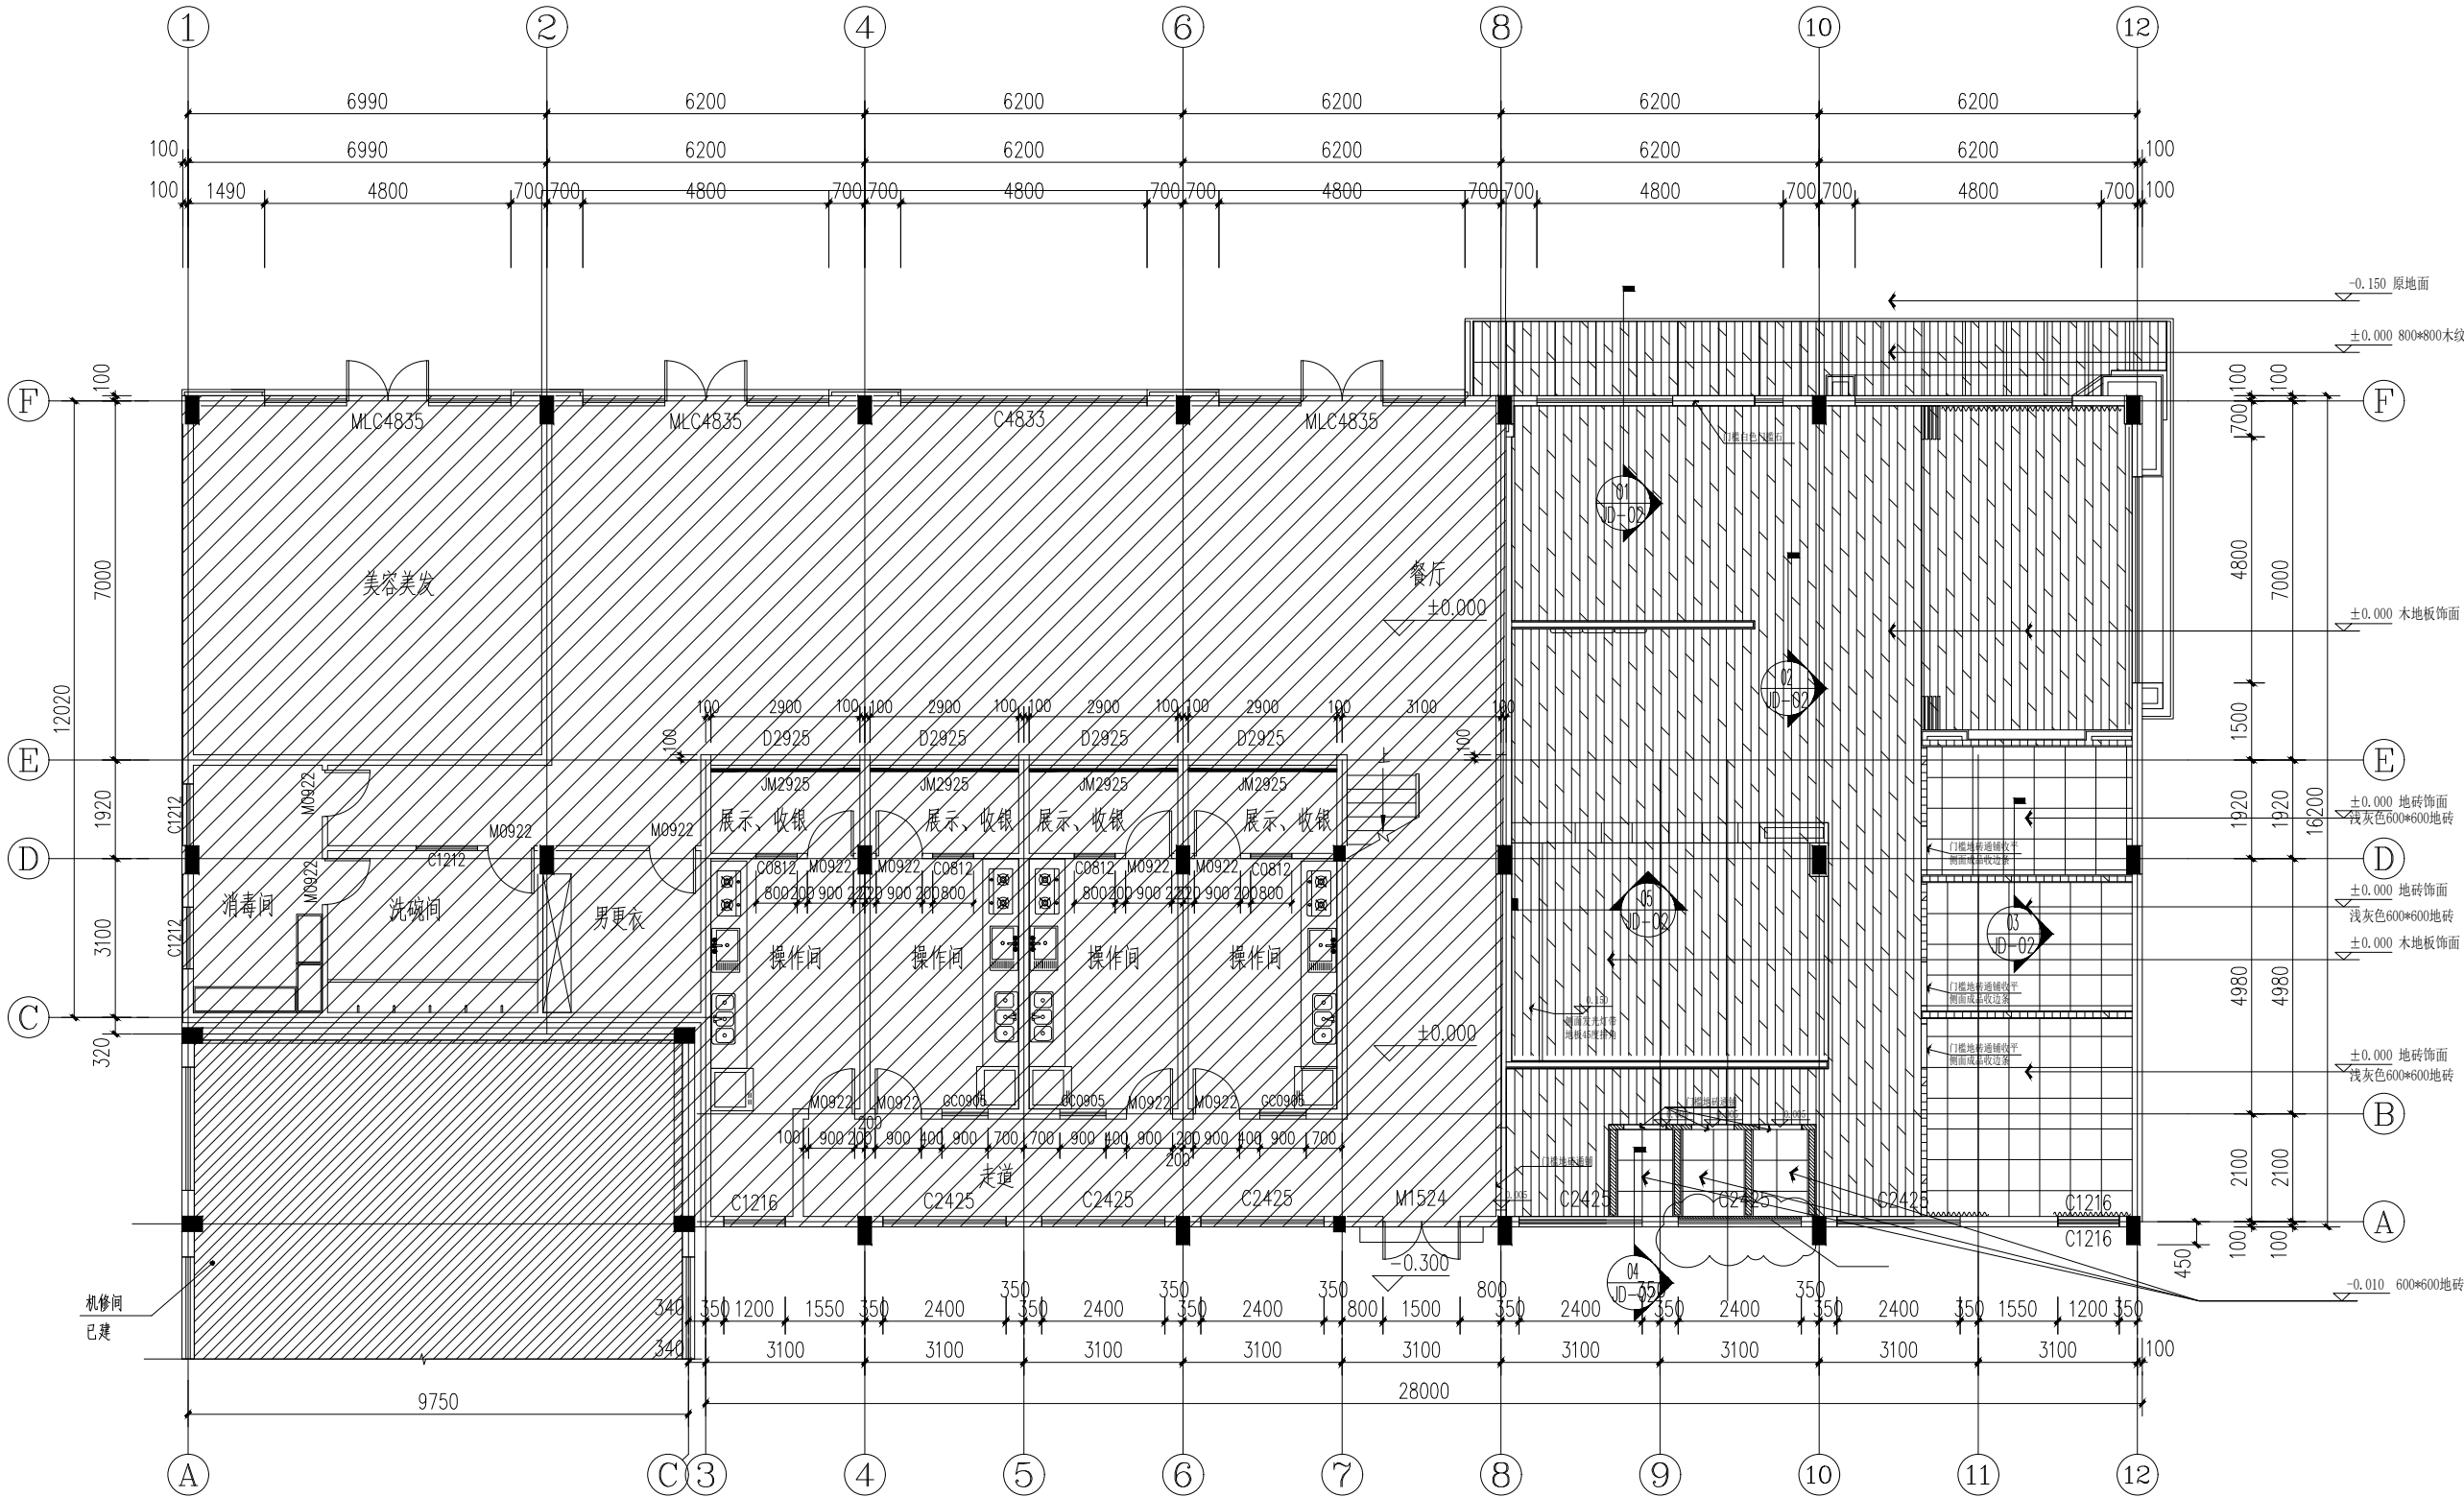


一层地面铺装图 1:100

序号	修改内容	日期
盖章		
合作设计单位		
审定人/日期		
审核人/日期		
设计总负责人/日期		
专业负责人/日期		
校对人/日期		
设计人/日期		
建设单位		
项目名称		
子项名称		
图名 一层地面铺装图		
工程编号	阶段	
比例	专业	
日期	图别、图号	1F-02

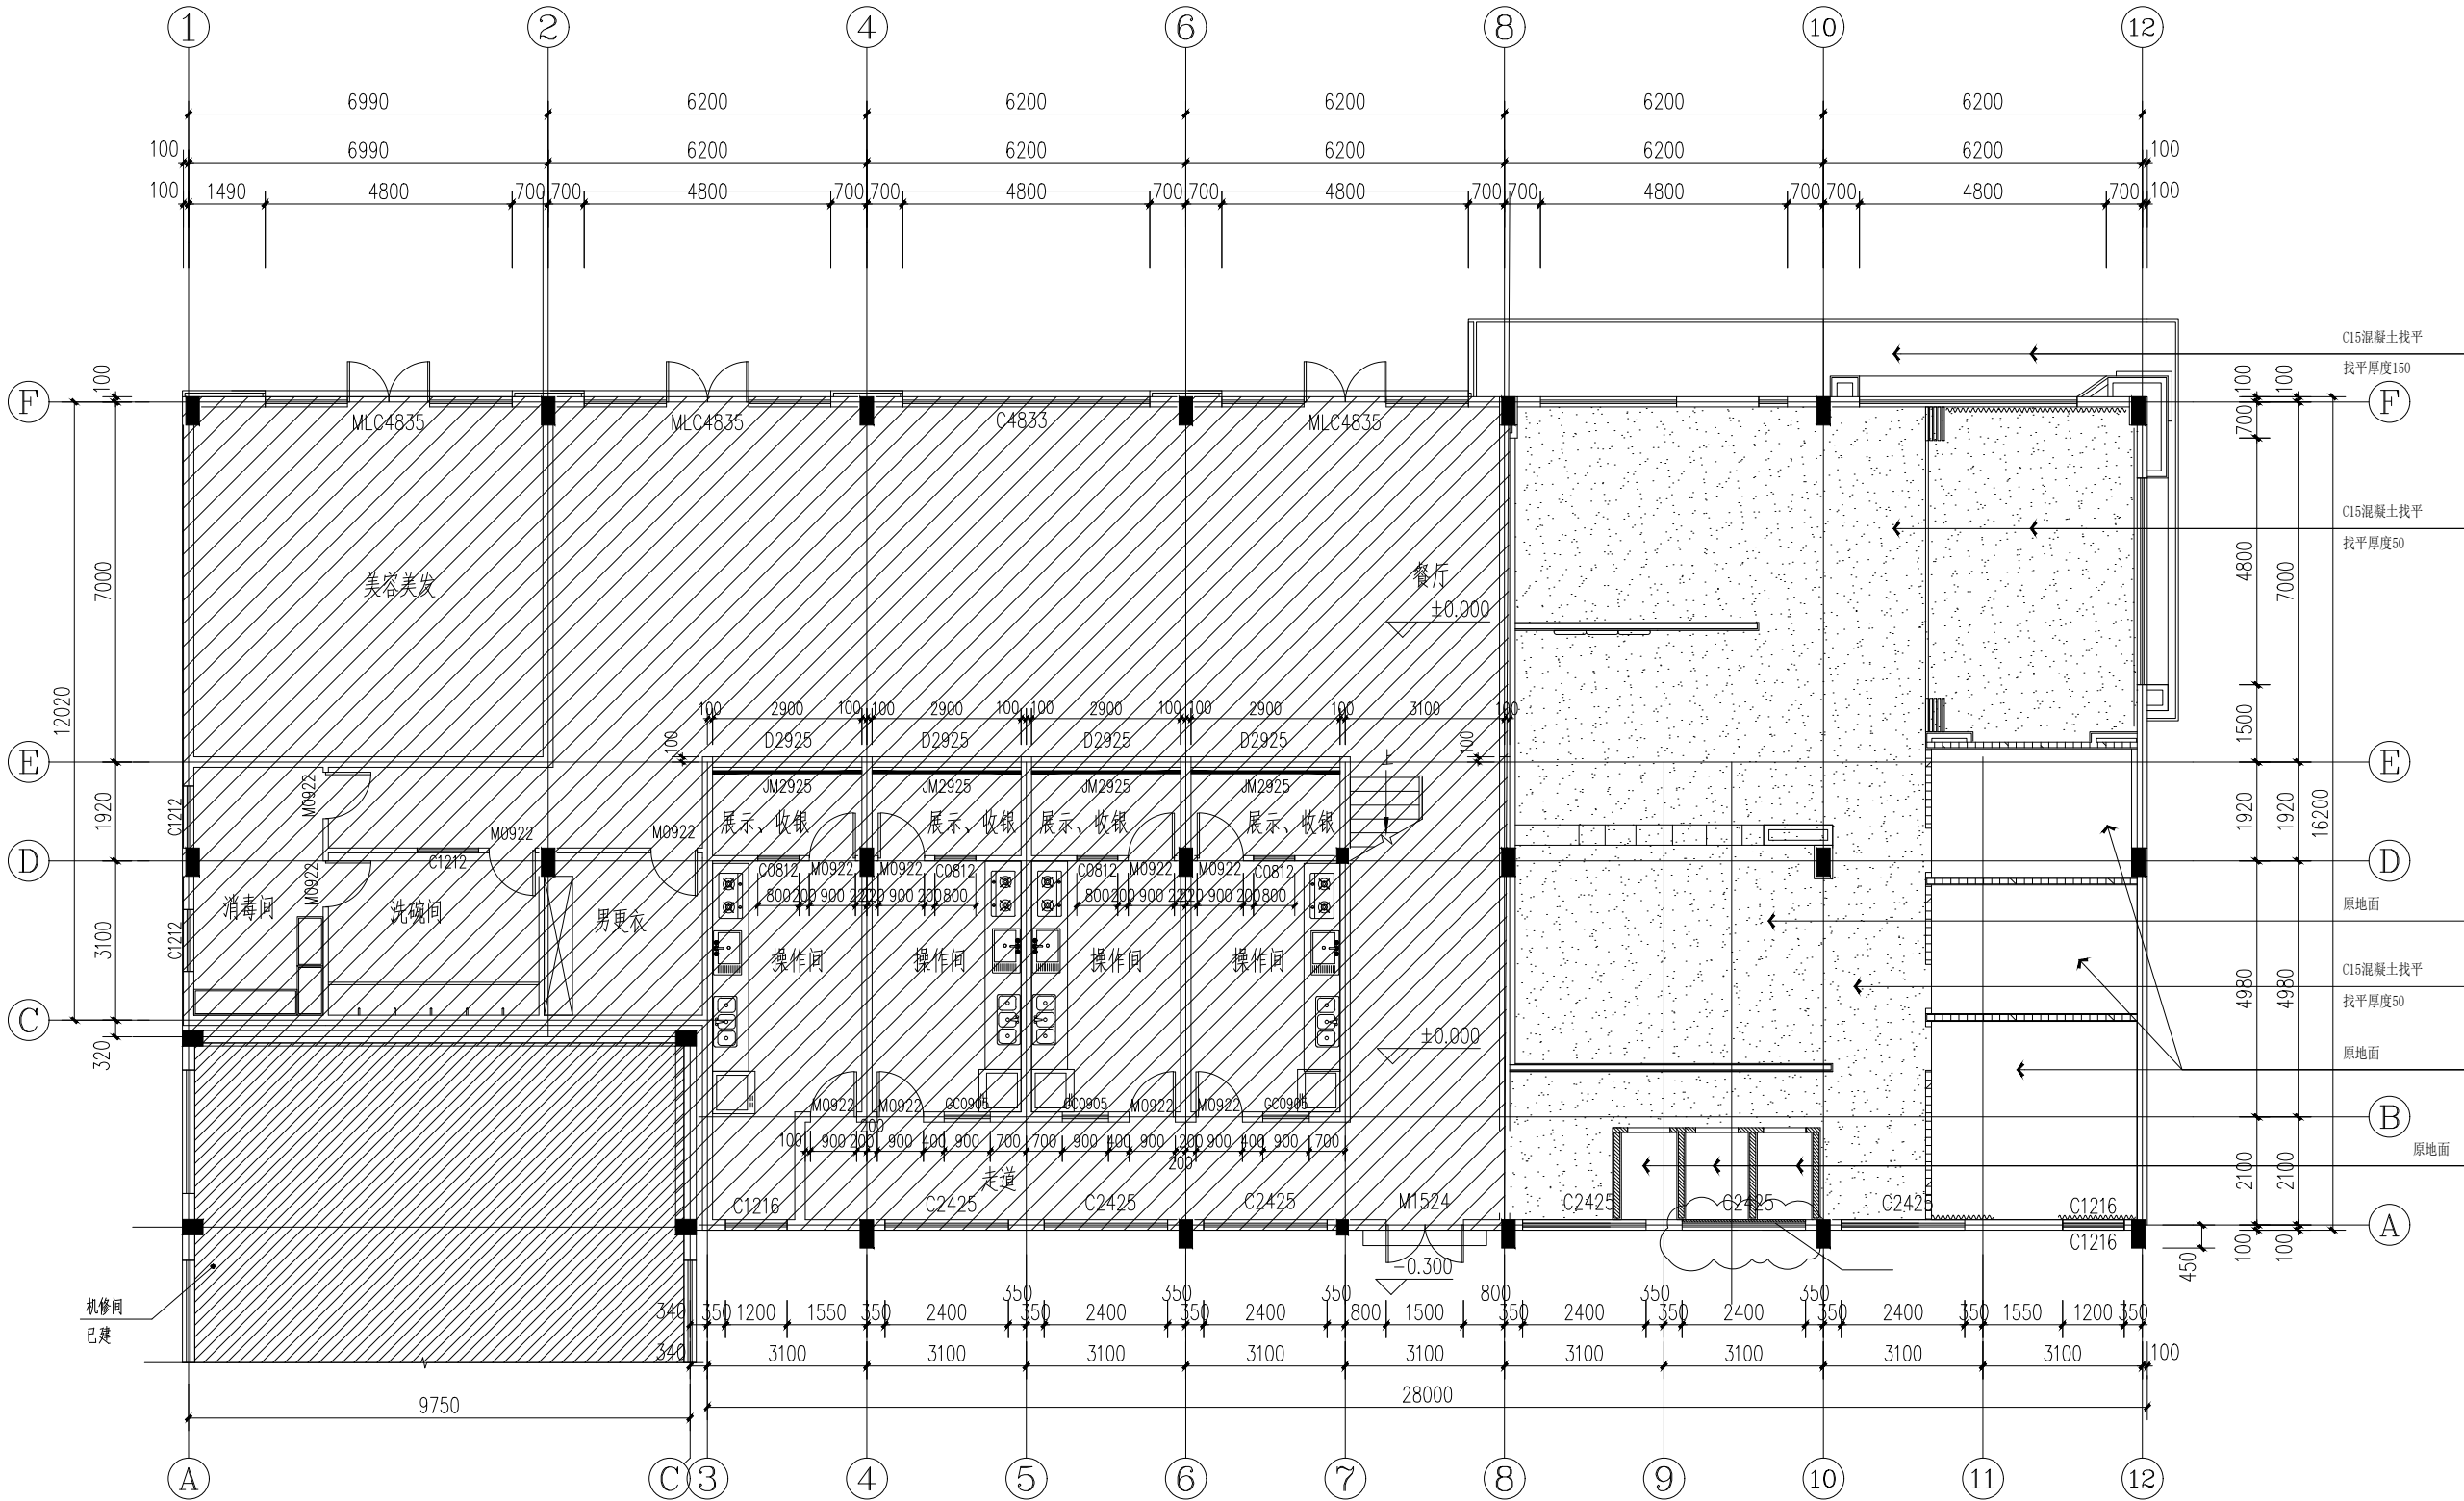

一层地面找坪图 1:100


序号	修改内容	日期
盖章		
合作设计单位		
审定人/日期		
审核人/日期		
设计总负责人/日期		
专业负责人/日期		
校对人/日期		
设计人/日期		
建设单位		
项目名称		
子项名称		
图名 一层地面找坪图		
工程编号	阶段	
比例	专业	
日期	图别、图号	1F-03

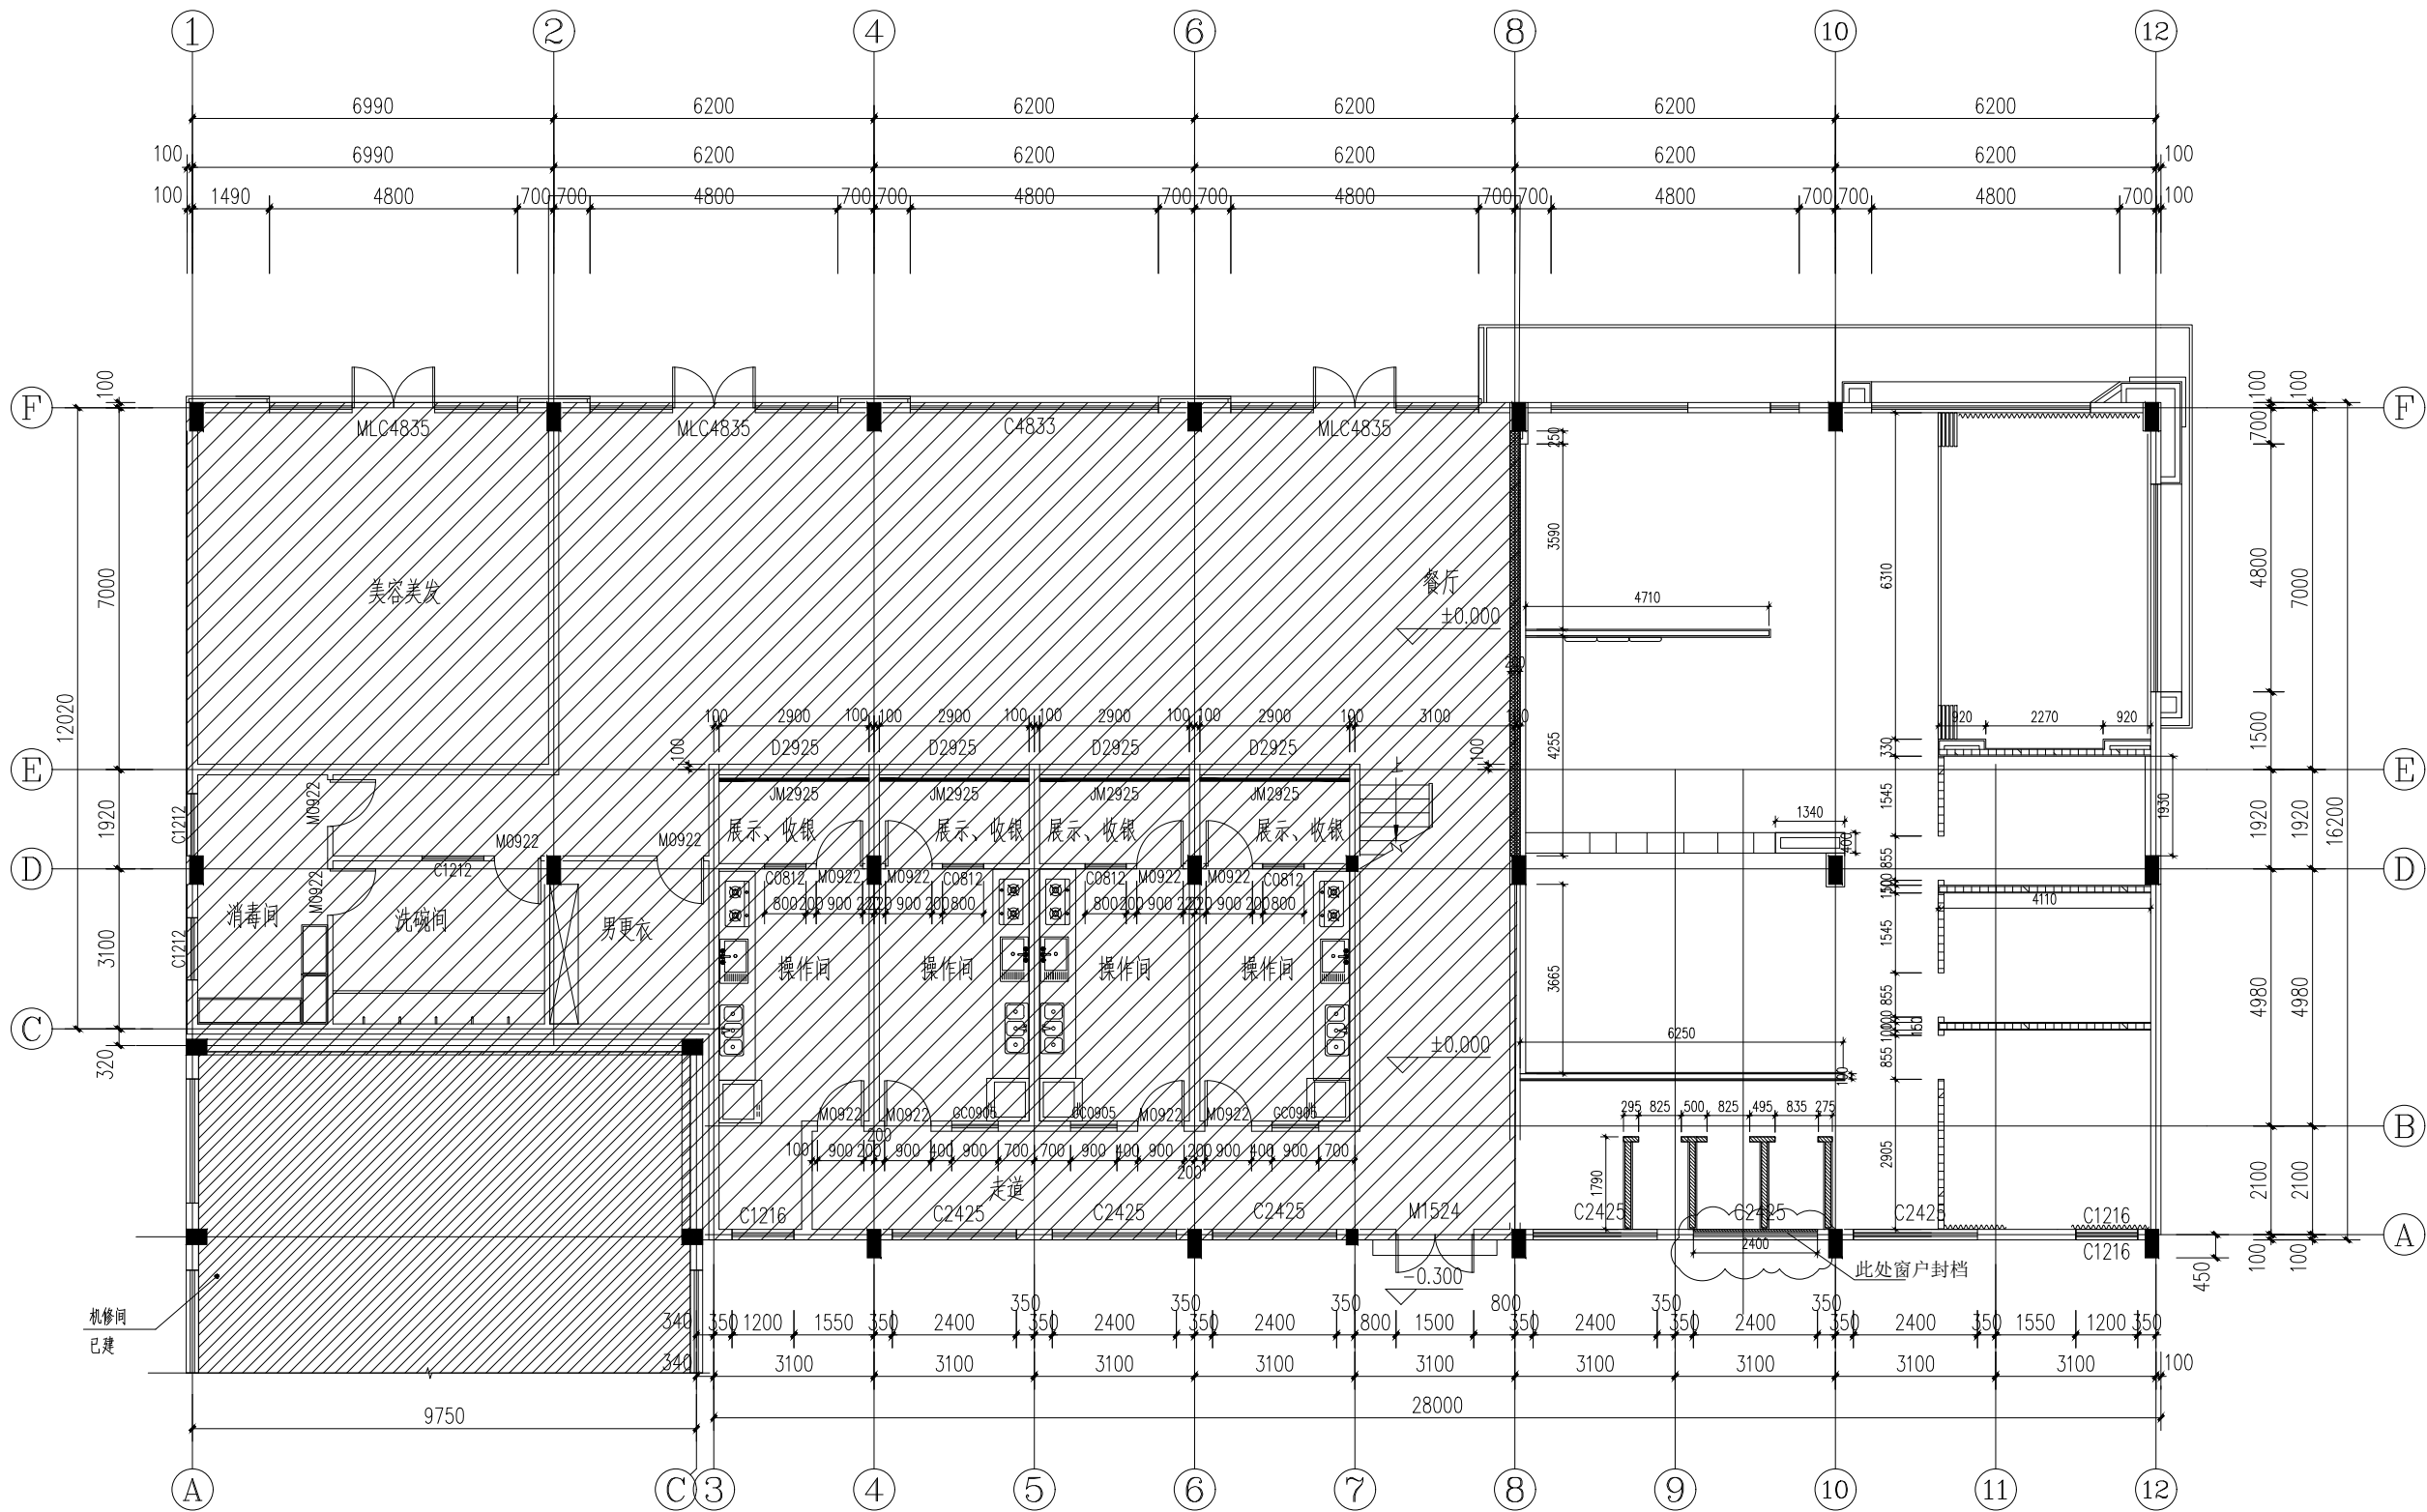

一层新建隔墙定位图 1:100

- 隔墙图例:
- 150宽加气块砖墙
 - C75轻钢龙骨9厚阻燃板隔墙
 - C75轻钢龙骨9厚阻燃板隔墙
内置防火岩棉
 - 200宽加气块砖墙


序号	修改内容	日期
盖章		
合作设计单位		
审定人/日期		
审核人/日期		
设计总负责人/日期		
专业负责人/日期		
校对/日期		
设计人/日期		
建设单位		
项目名称		
子项名称		
图名 一层新建隔墙定位图		
工程编号	阶段	
比例	专业	
日期	图别、图号	1F-04

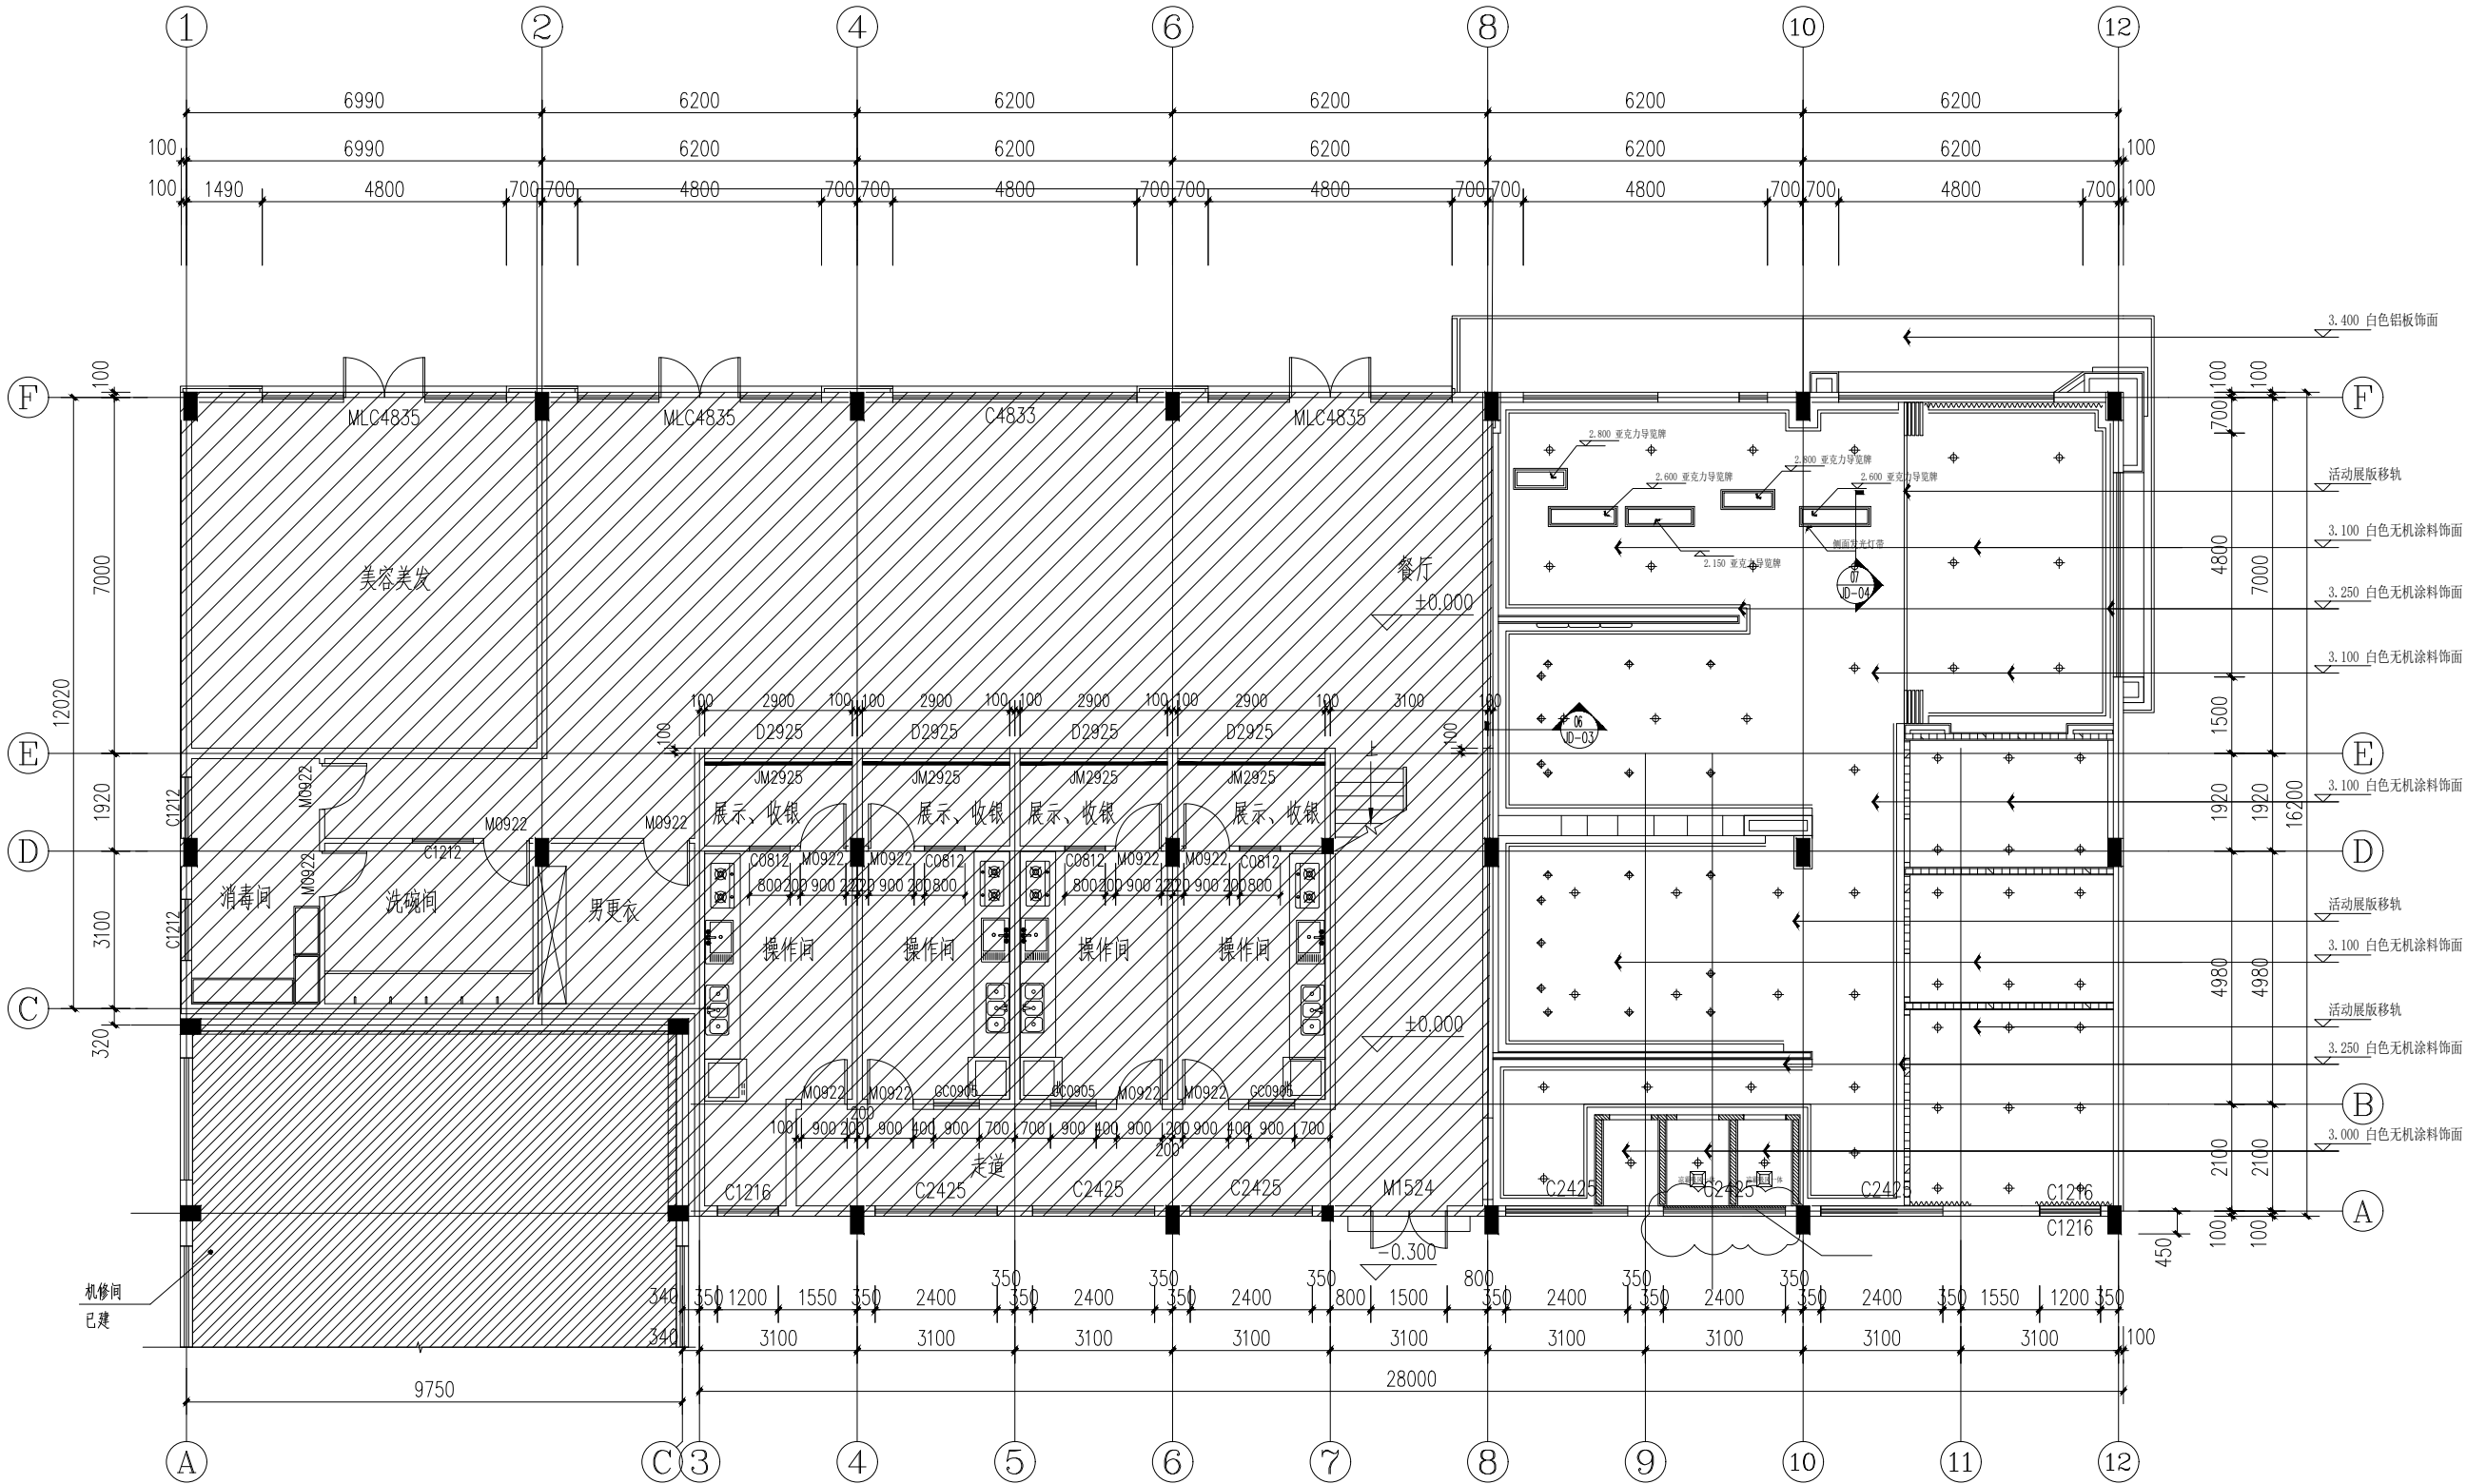


一层天花造型布置图 1:100

图例	名称	功率
☼	筒灯	15W
☼	斗胆灯	12W
◆	可调角度LED筒灯	12W
—●—	磁吸射灯	15W
—	LED灯带	
☼	凉霸吸风一体	

序号	修改内容	日期
盖章		
合作设计单位		
审定人/日期		
审核人/日期		
设计总负责人/日期		
专业负责人/日期		
校对人/日期		
设计人/日期		
建设单位		
项目名称		
子项名称		
图名		
一层天花造型布置图		
工程编号	阶段	
比例	专业	
日期	图别、图号	1F-05

 


序号	修改内容	日期
盖章		
合作设计单位		
审定人/日期		
审核人/日期		
设计总负责人/日期		
专业负责人/日期		
校对人/日期		
设计人/日期		
建设单位		
项目名称		
子项名称		
图名		
一层天花造型定位图		
工程编号	阶段	
比例	专业	
日期	图别、图号	1F-06

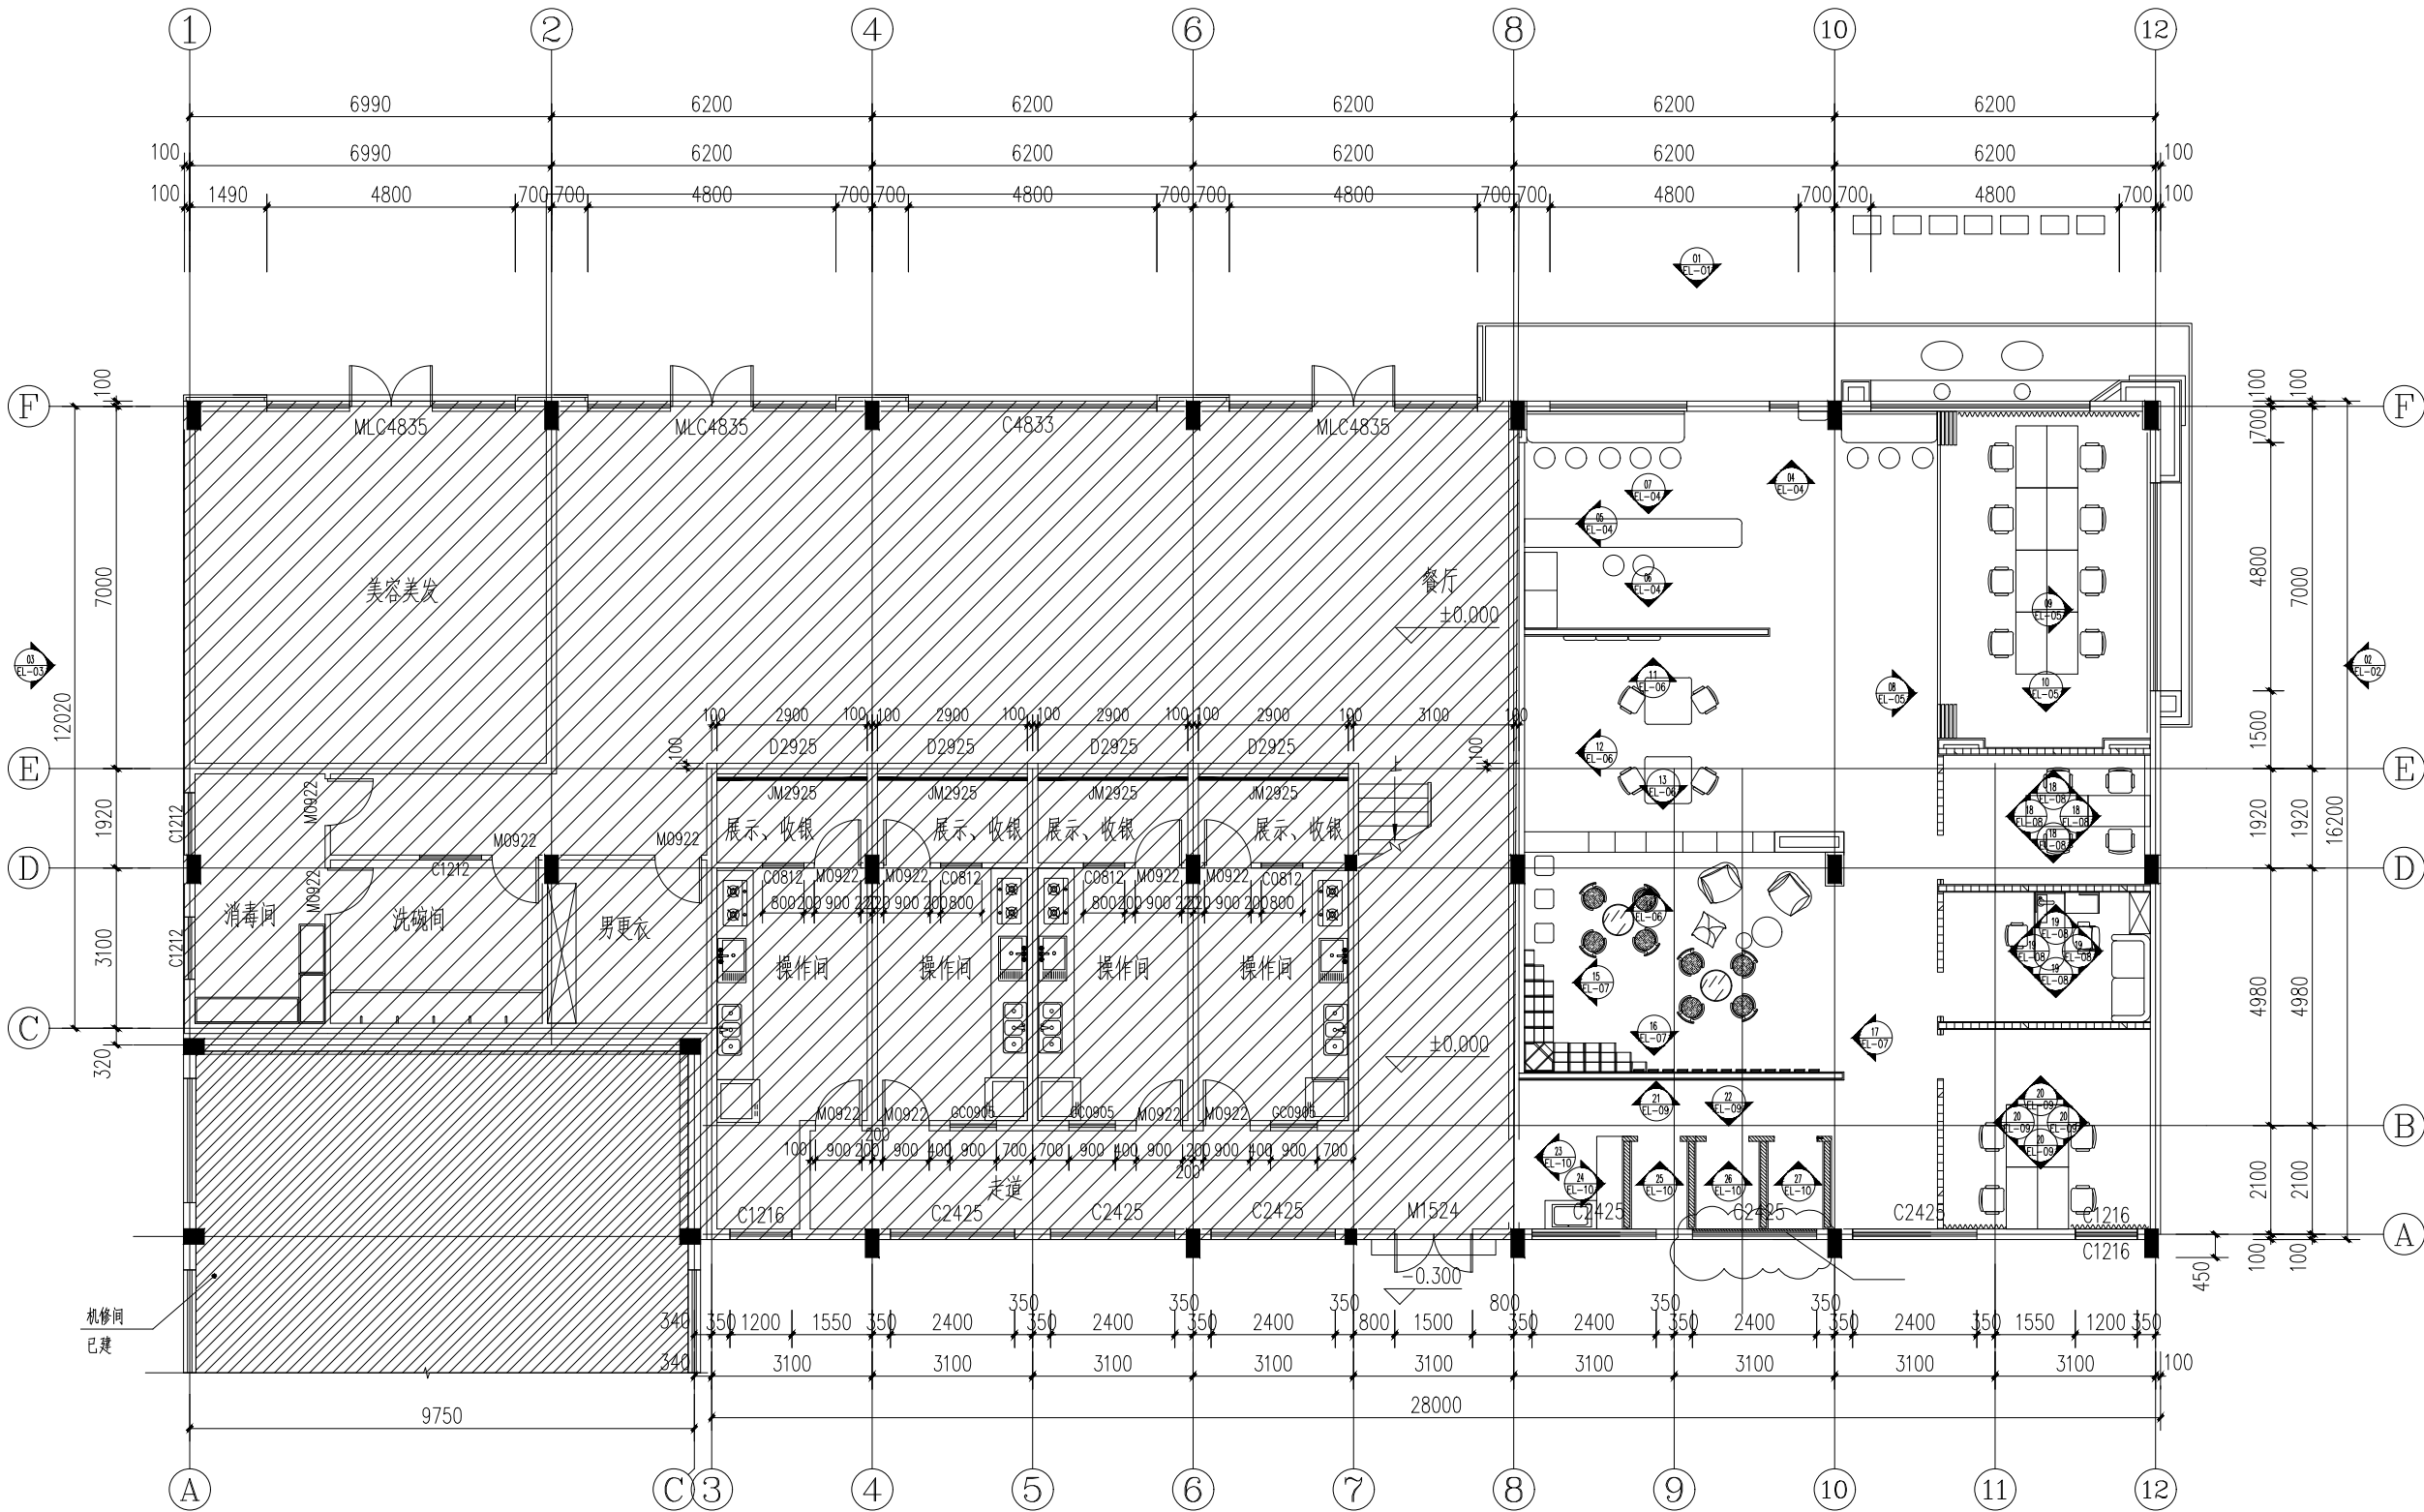


一层立面索引图 1:100

序号	修改内容	日期
盖章		
合作设计单位		
审定人/日期		
审核人/日期		
设计总负责人/日期		
专业负责人/日期		
校对/日期		
设计人/日期		
建设单位		
项目名称		
子项名称		
图名 一层立面索引图		
工程编号	阶段	
比例	专业	
日期	图别、图号	1F-07

 



序号	修改内容	日期
盖章		
合作设计单位		
审定人/日期		
审核人/日期		
设计总负责人/日期		
专业负责人/日期		
校对/日期		
设计人/日期		
建设单位		
项目名称		
子项名称		
图名		
立面图		
工程编号	阶段	
比例	专业	
日期	图别、图号	EL-02

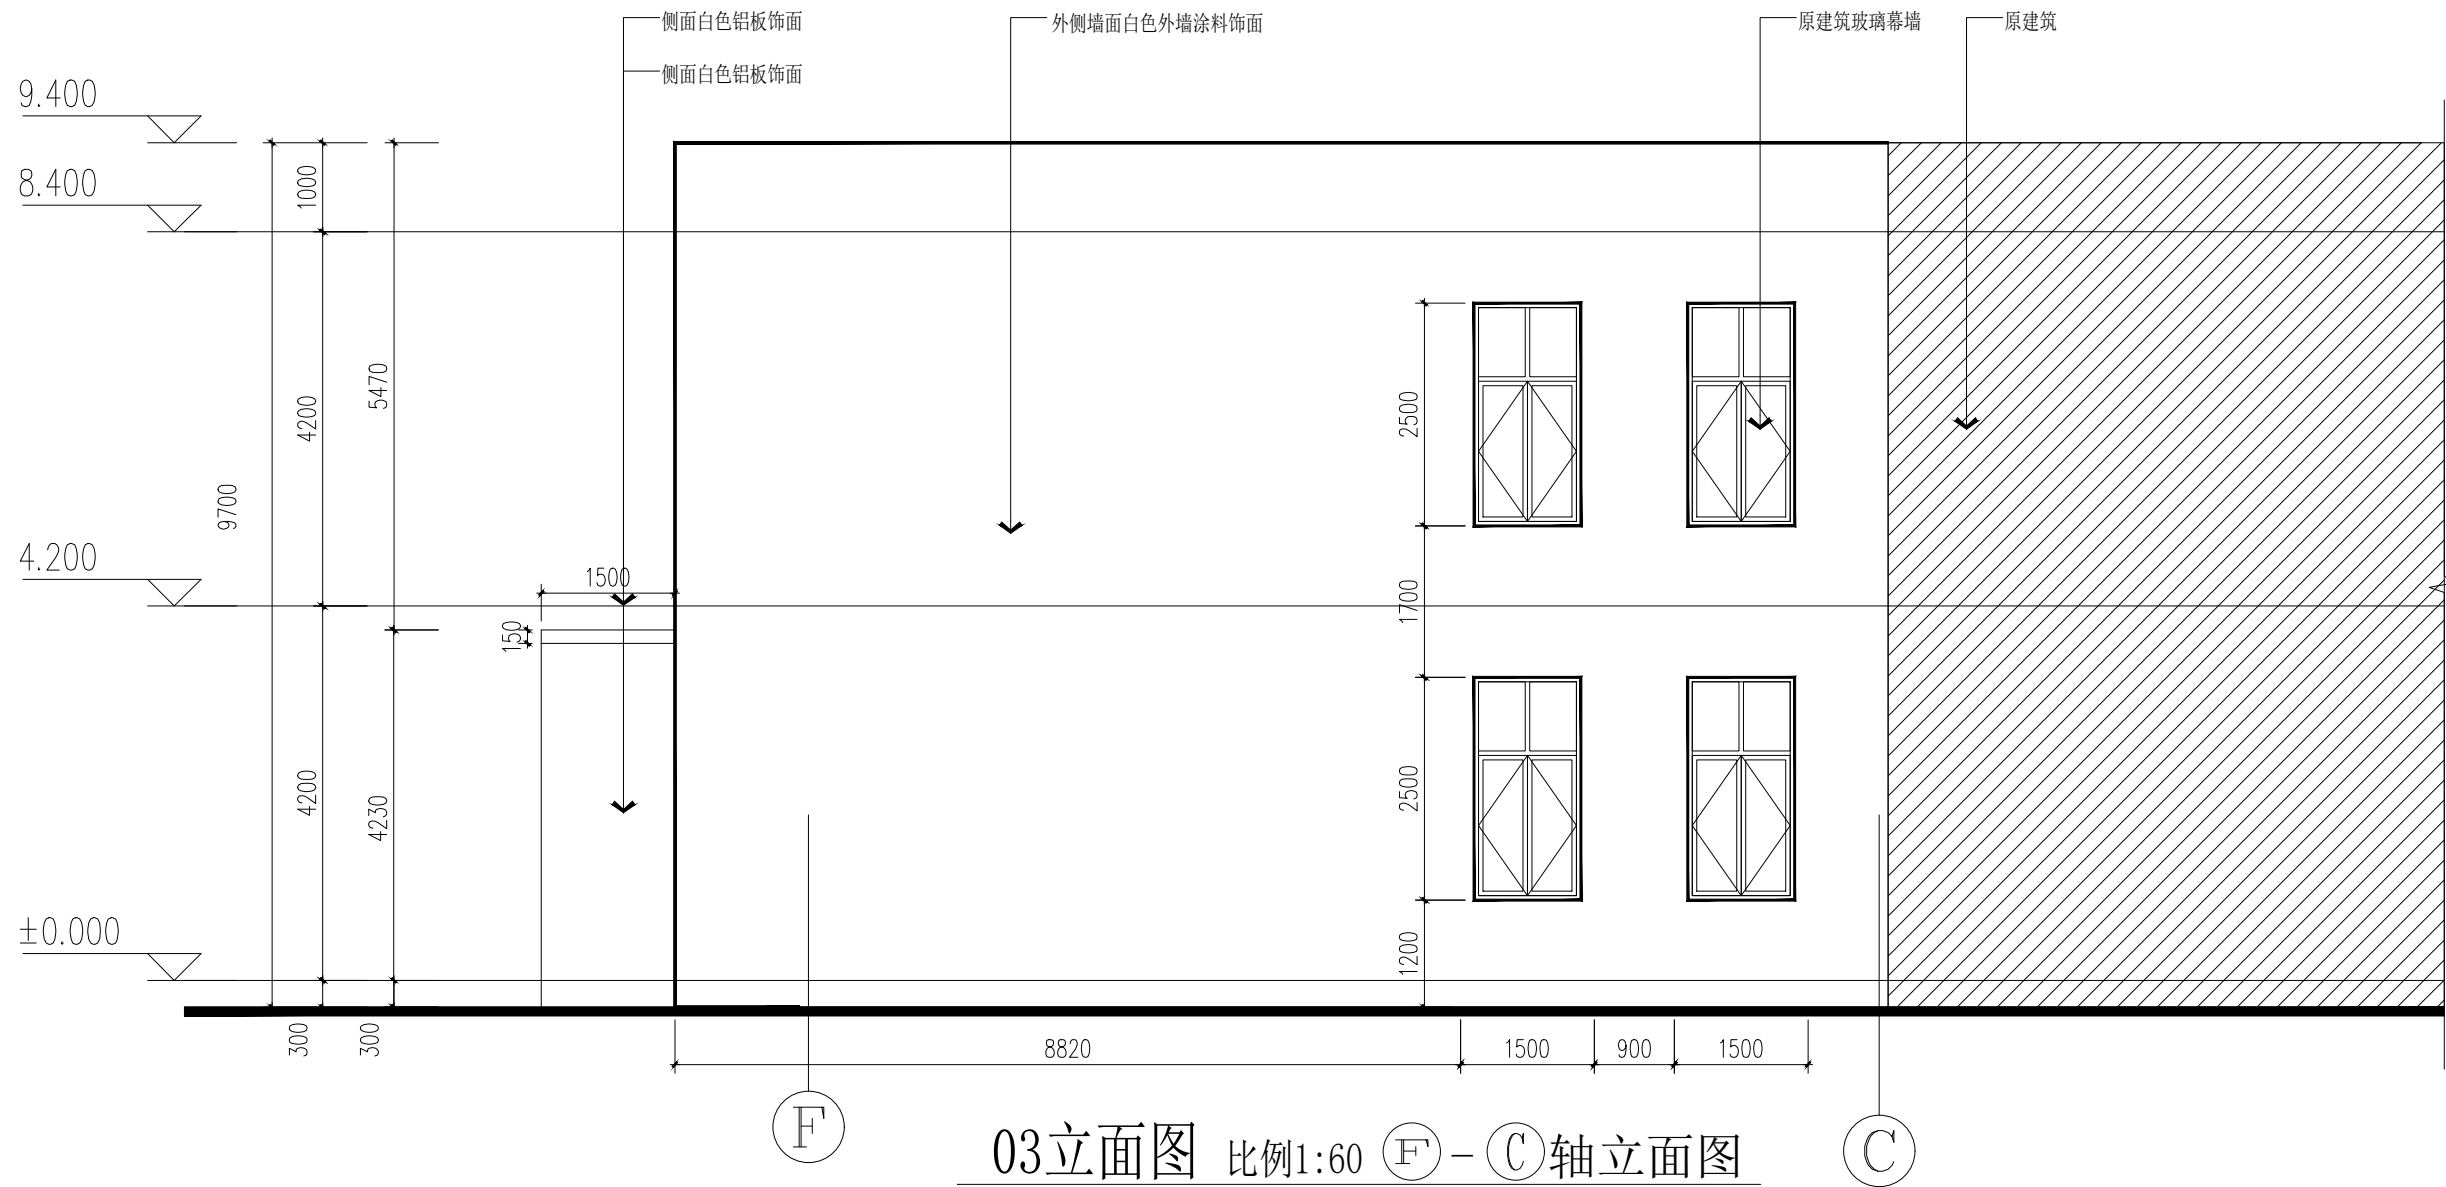

03立面图 比例1:60 ⑦-③轴立面图

序号	修改内容	日期
盖章		
合作设计单位		
审定人/日期		
审核人/日期		
设计总负责人/日期		
专业负责人/日期		
校对人/日期		
设计人/日期		
建设单位		
项目名称		
子项名称		
图名		
立面图		
工程编号	阶段	
比例	专业	
日期	图别、图号	EL-03

设计阶段：方案深化阶段
设计日期：2024年10月15日
设计人：张明
审核人：李华
校对：王强
制图：张明
修改记录：无

项目名称：八号桥党群服务站
项目地址：浙江省宁波市江北区
建设单位：宁波市江北区人民政府
设计单位：宁波市建筑设计研究院
工程编号：JN-2024-015
比例：1:40
日期：2024年10月15日

设计说明：本立面图展示了八号桥党群服务站的外观设计。建筑采用现代简约风格，主要材料为白色乳胶漆饰面、黑色哑光不锈钢饰面、新建玻璃幕墙（12mm钢化玻璃）及定制成品卡座。建筑总高度为3100mm，总宽度为11900mm。立面图详细标注了各部分尺寸及材料说明。

04立面图 比例1:40

05立面图 比例1:40

06立面图 比例1:40

07立面图 比例1:40

八号桥党群服务站

立面图

工程编号：JN-2024-015
比例：1:40
日期：2024年10月15日

修改记录

序号

修改内容

日期

盖章

合作设计单位

审定人/日期

审核人/日期

设计总负责人/日期

专业负责人/日期

校对/日期

设计人/日期

建设单位

项目名称

子项名称

图名

工程编号

阶段

比例


专业

日期


图别、图号

EL-04


制图

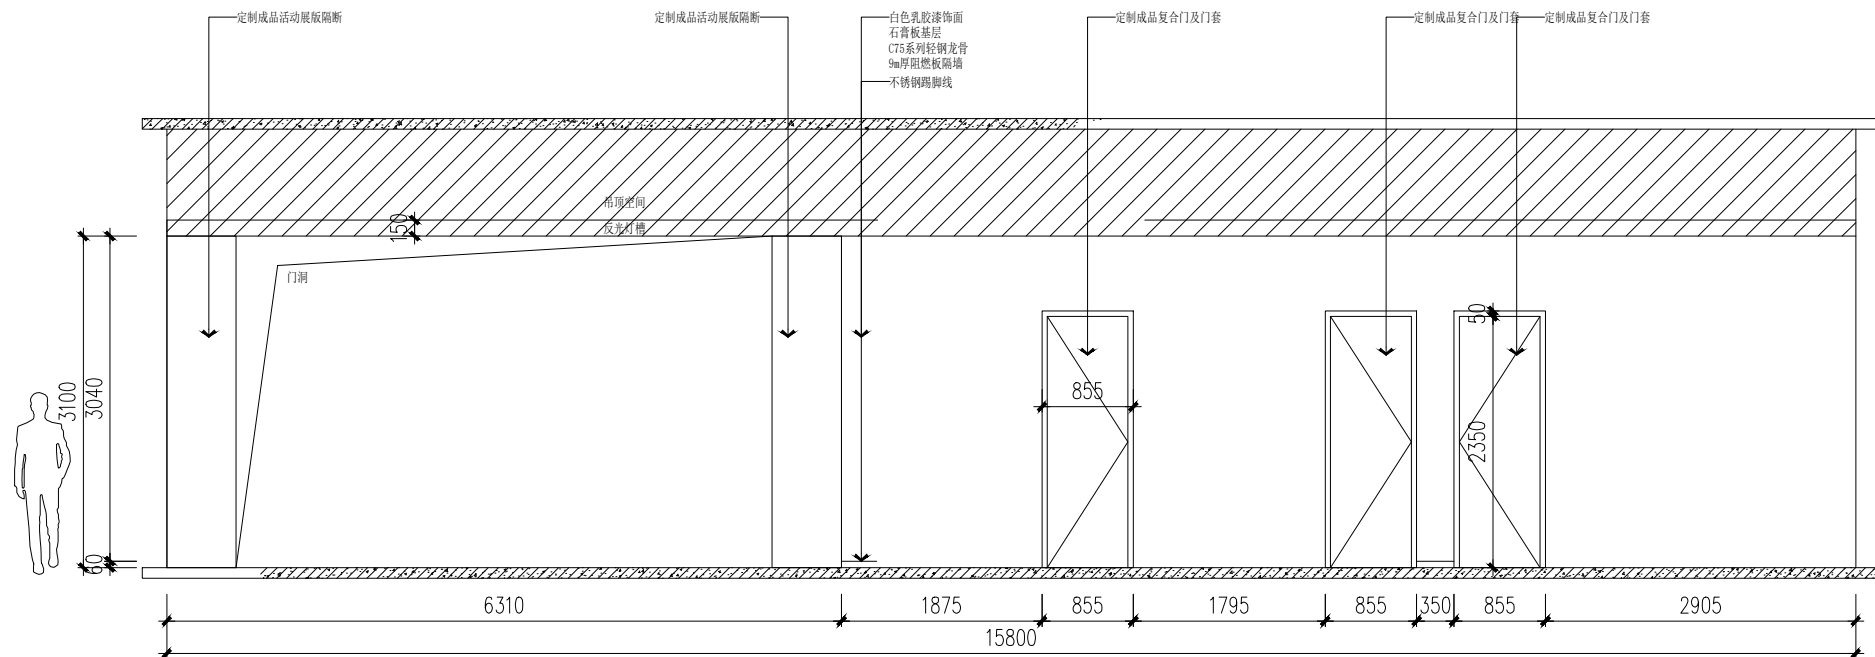

08立面图 比例1:40

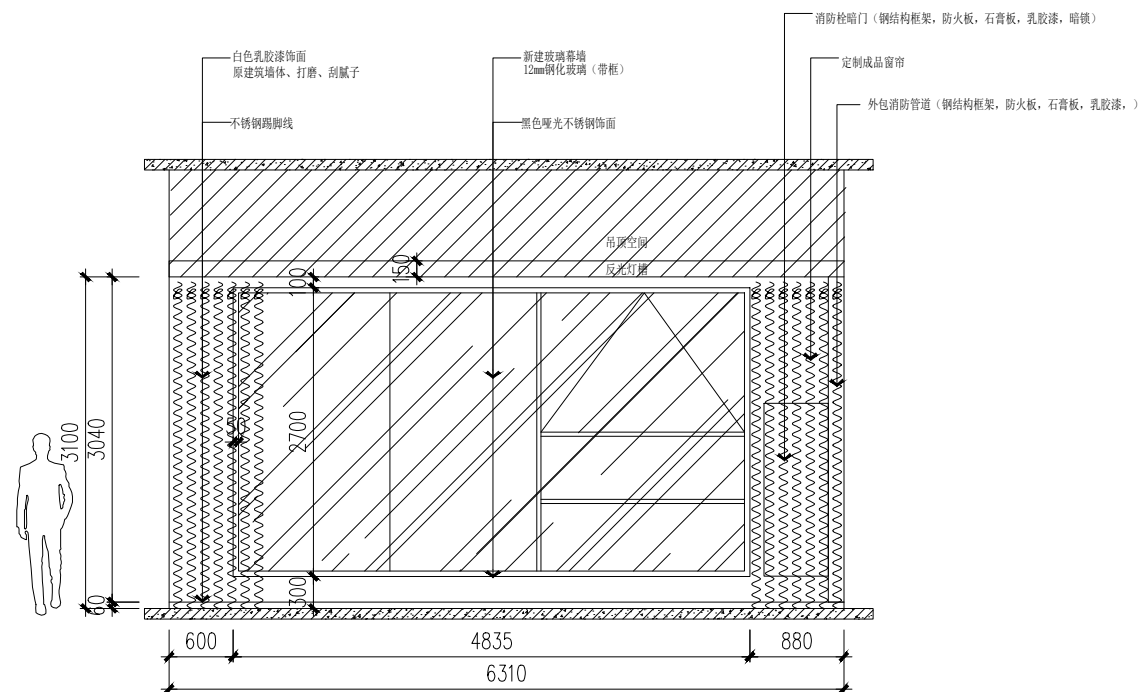

09立面图 比例1:40

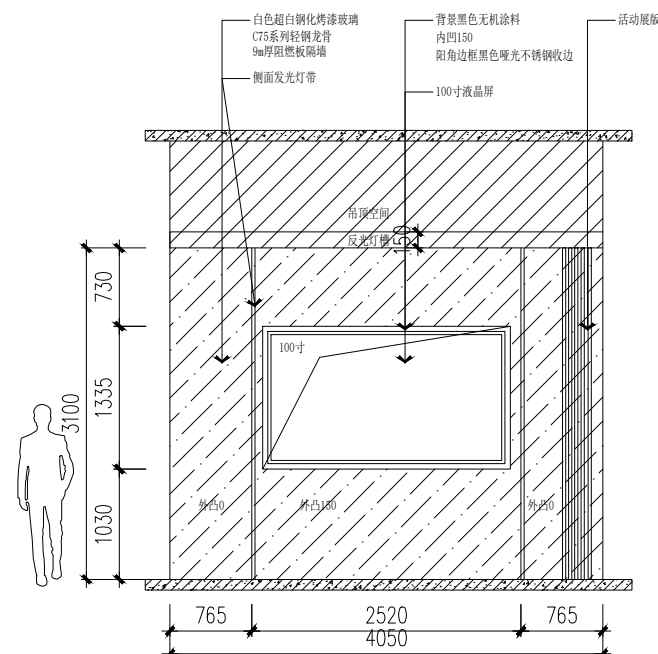

10立面图 比例1:40

序号	修改内容	日期

[illegible]

合作设计单位	
--------	--

審定人/日期

审核人/日期

设计总负责人/日期

专业负责人/日期

校对人/日期	
--------	--

设计人/日期	
--------	--

单位	
----	--

项目名称	
------	--


子项名称	
------	--

图名	立面图
----	-----


工程编号	阶段
------	----

比例	专业
----	----


日期	图别、图号	EI-05
----	-------	-------

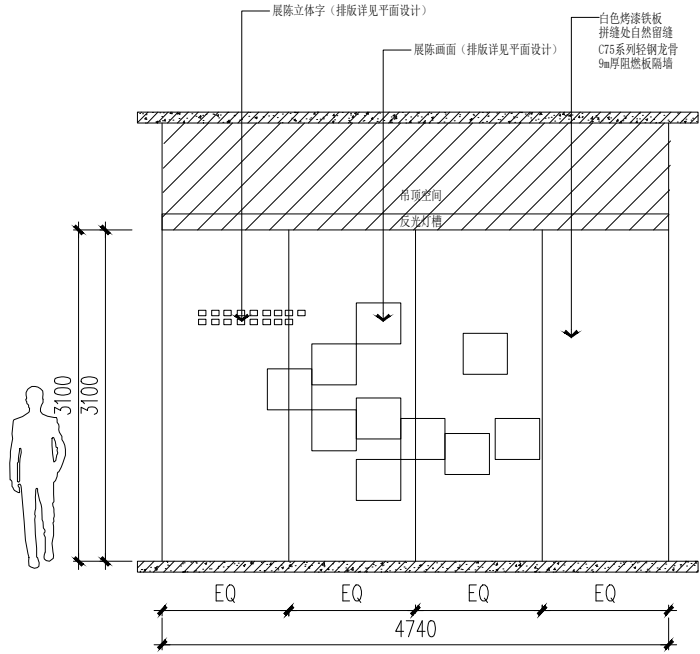


11立面图 比例1:40

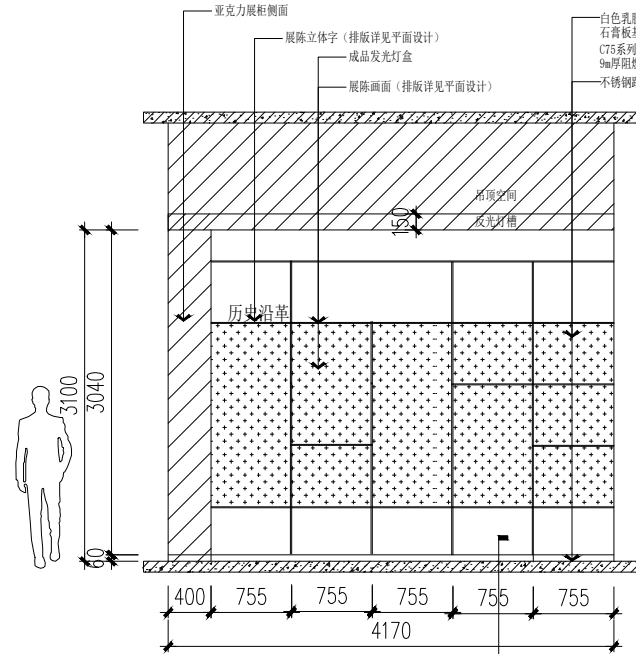

12立面图 比例1:40

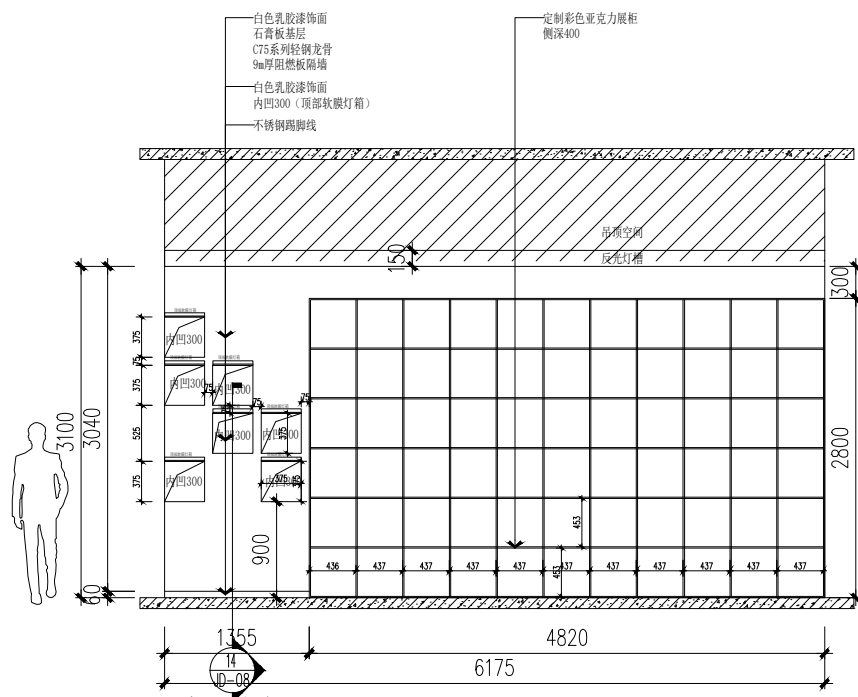


13立面图 比例1:40

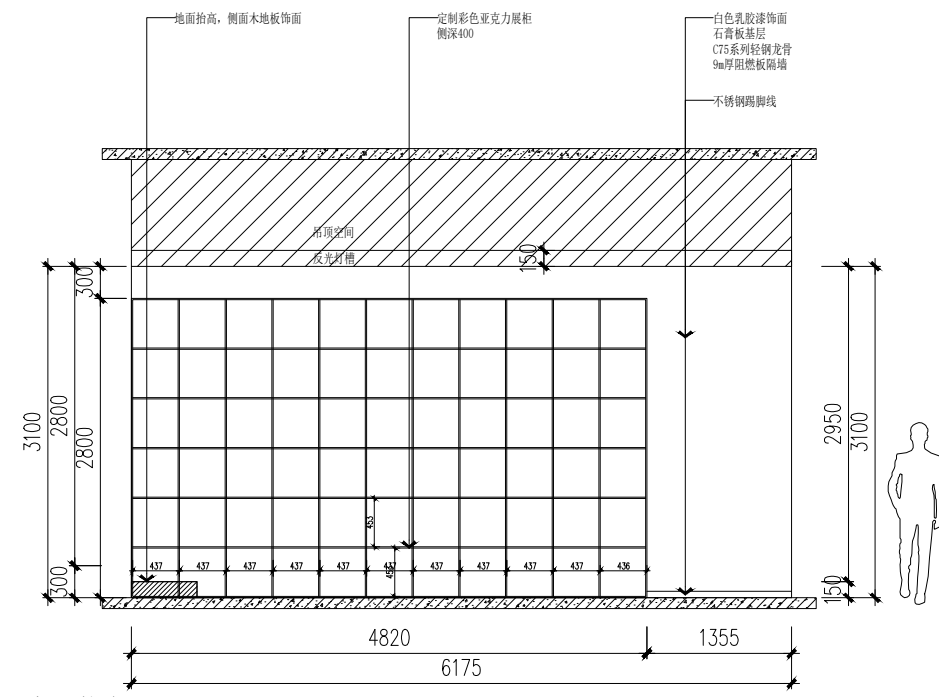


14立面图 比例1:40


序号	修改内容	日期
盖章		
合作设计单位		
审定人/日期		
审核人/日期		
设计总负责人/日期		
专业负责人/日期		
校对人/日期		
设计人/日期		
建设单位		
项目名称		
子项名称		
图名 立面图		
工程编号	阶段	
比例	专业	
日期	图别、图号	EL-06

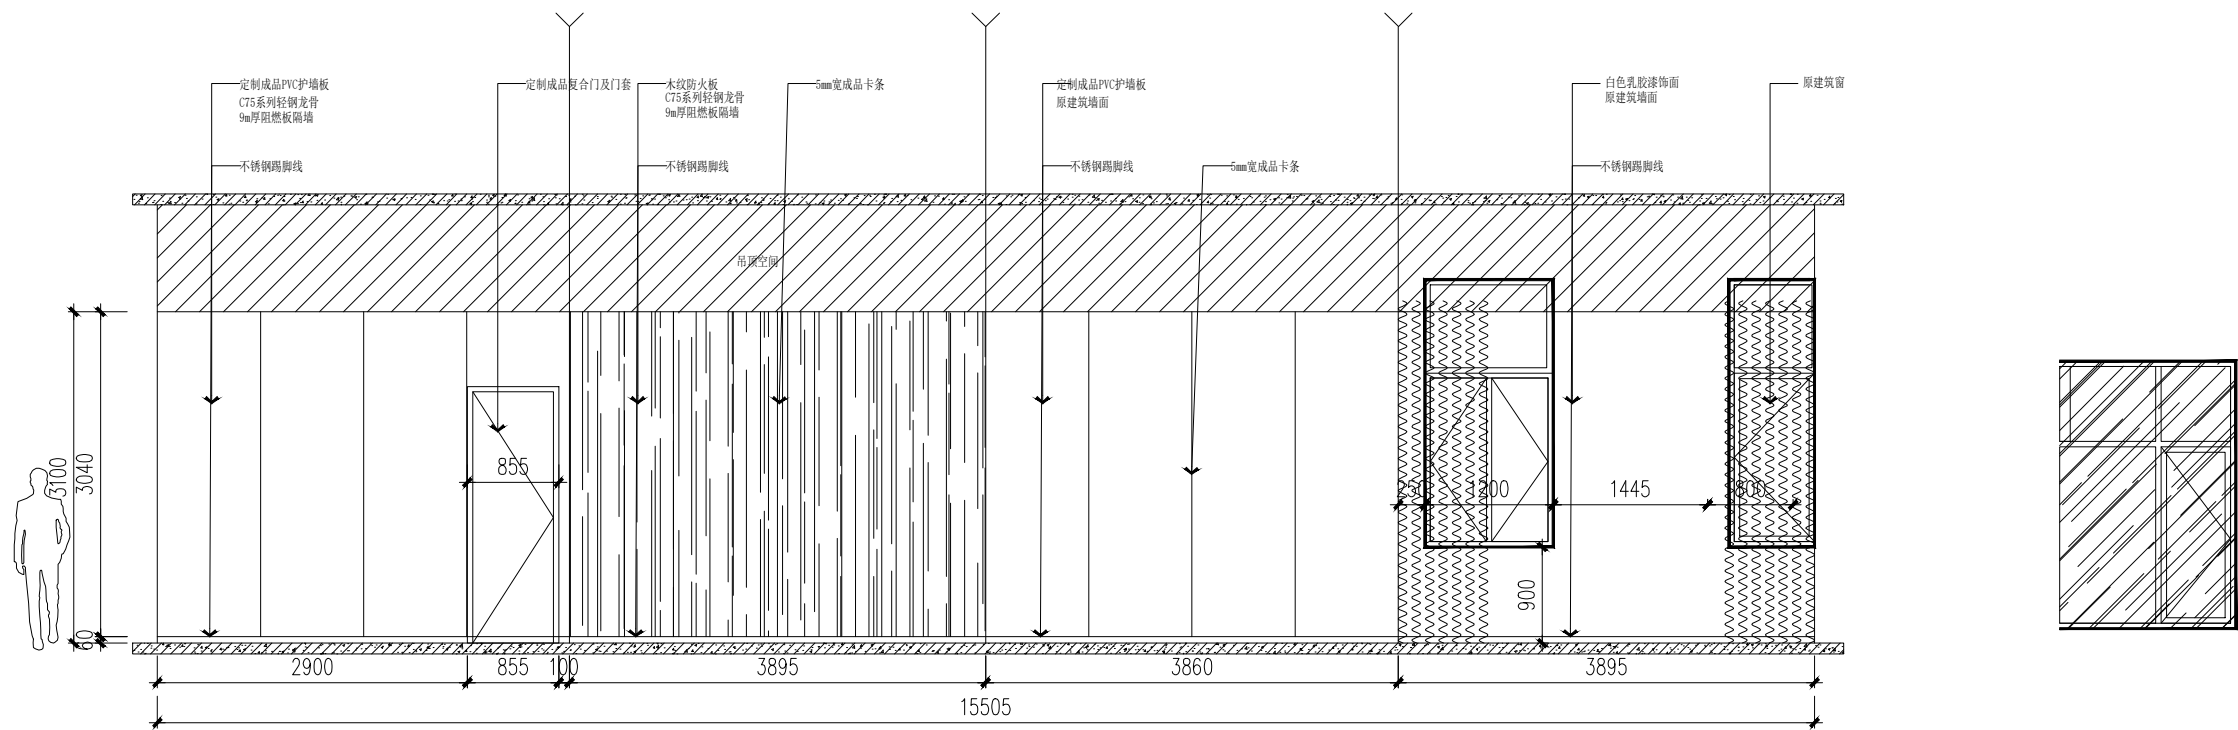

20立面图 比例1:40

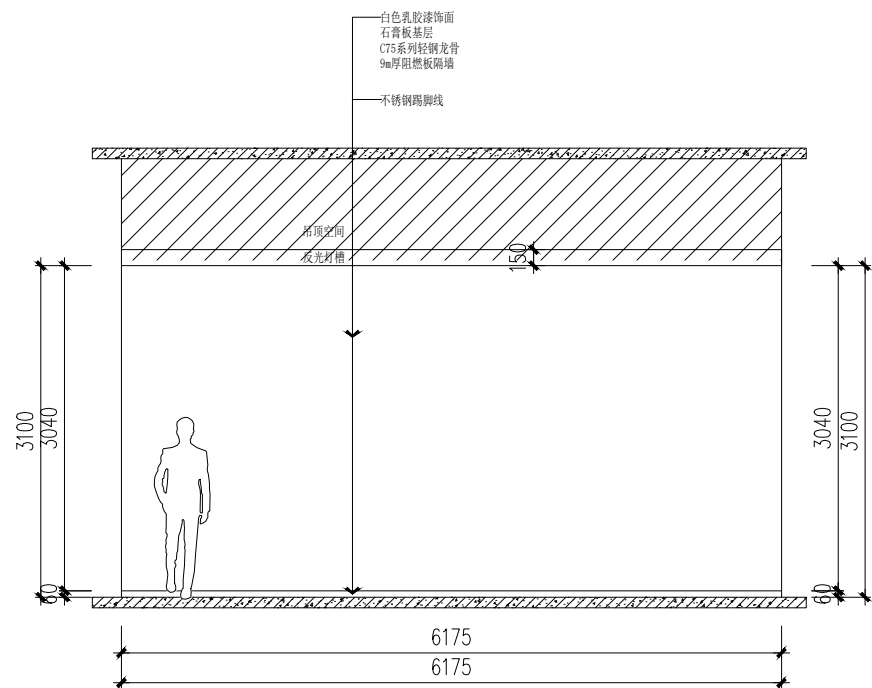

21立面图 比例1:40

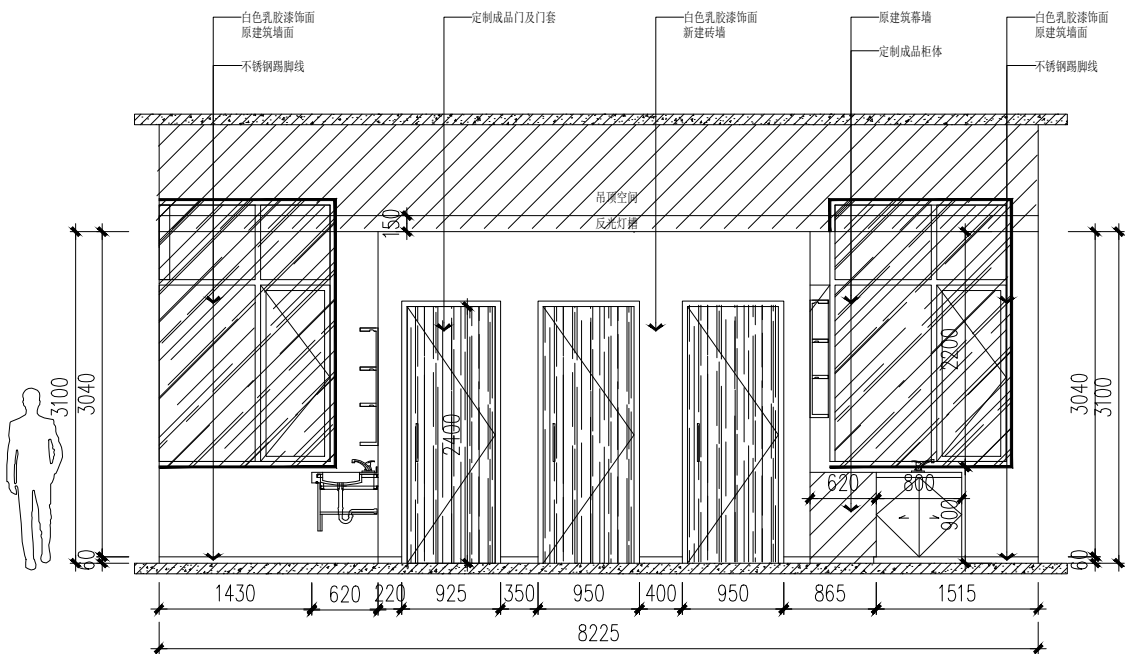

22立面图 比例1:40

序号	修改内容	日期

盖章

合作设计单位

审定人/日期

审核人/日期

设计总负责人/日期

专业负责人/日期

校对人/日期

设计人/日期

建设单位

项目名称

子项名称

图名


工程编号

比例


日期

图别、图号


EL-09

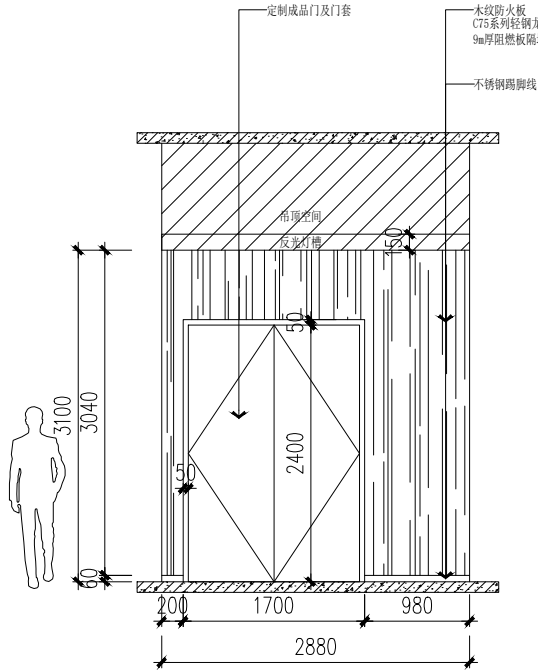


23立面图 比例1:40

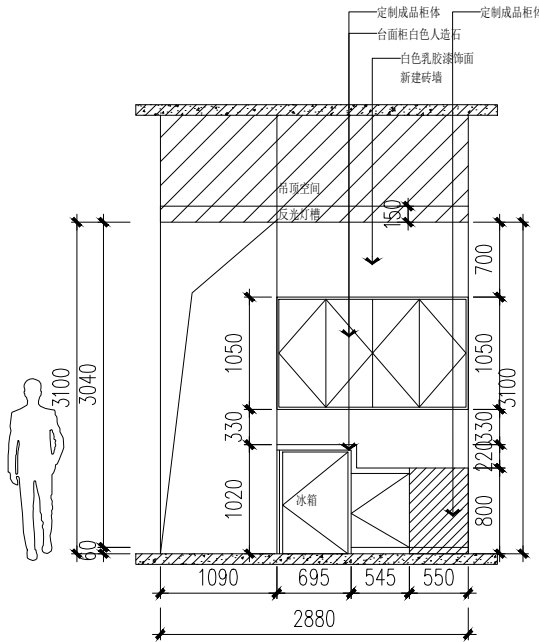


24立面图 比例1:40

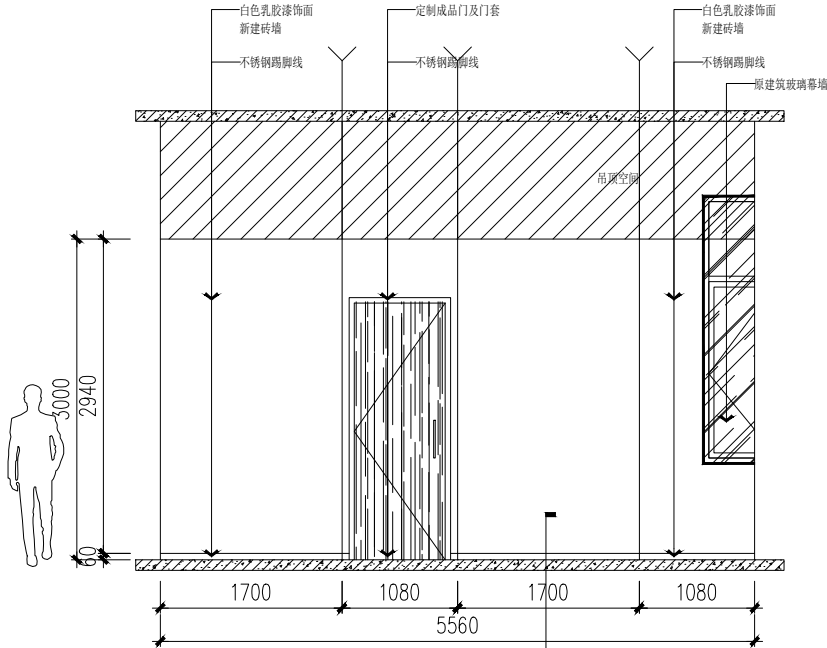

25立面图 比例1:40




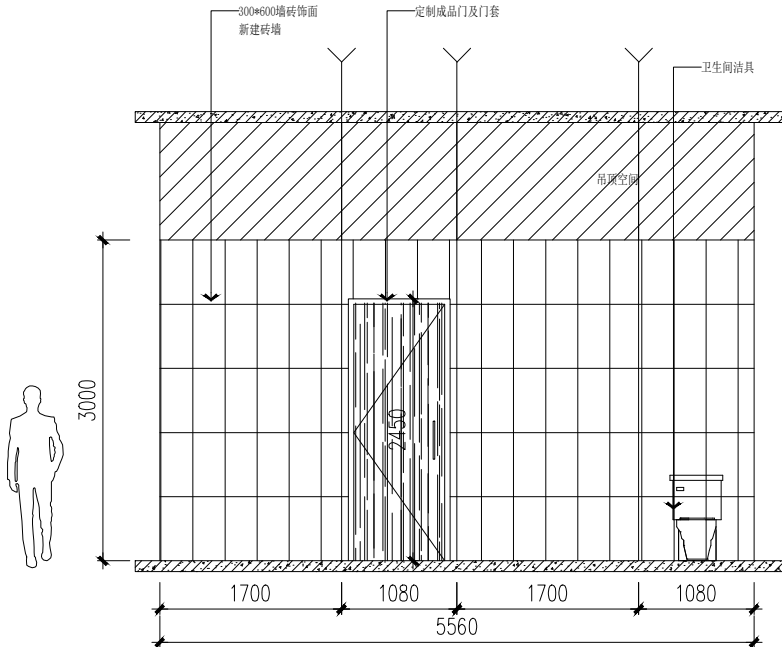


26立面图 比例1:40

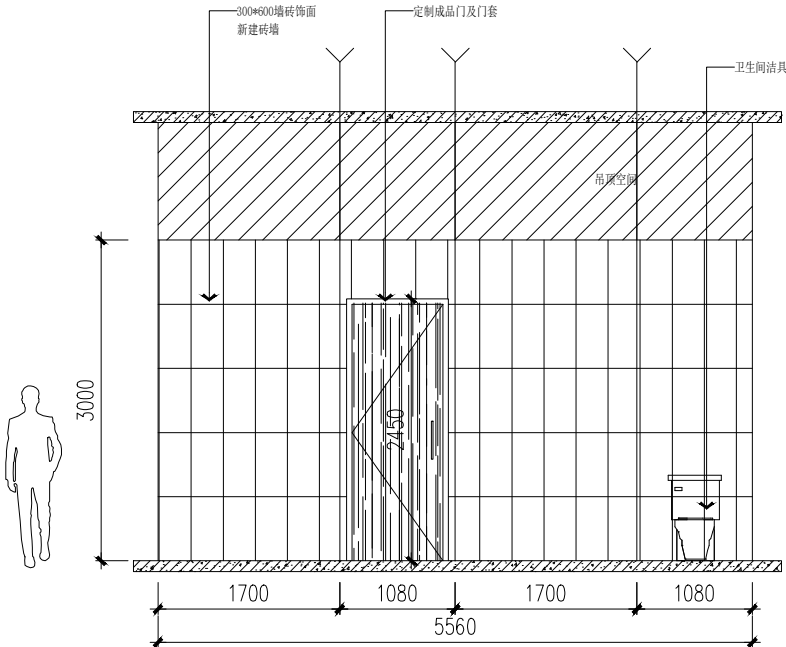


27立面图 比例1:40

序号	修改内容	日期
盖章		
合作设计单位		
审定人/日期		
审核人/日期		
设计总负责人/日期		
专业负责人/日期		
校对人/日期		
设计人/日期		
建设单位		
项目名称		
子项名称		
图名 立面图		
工程编号	阶段	
比例	专业	
日期	图别、图号	EL-10

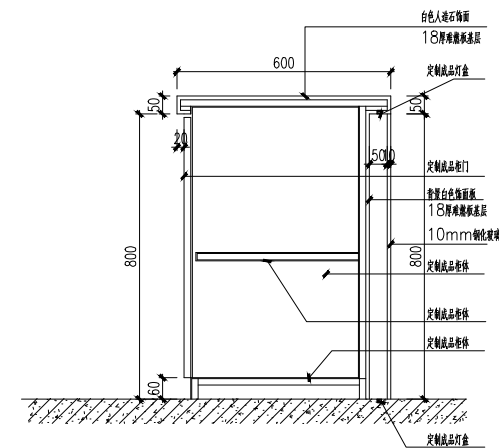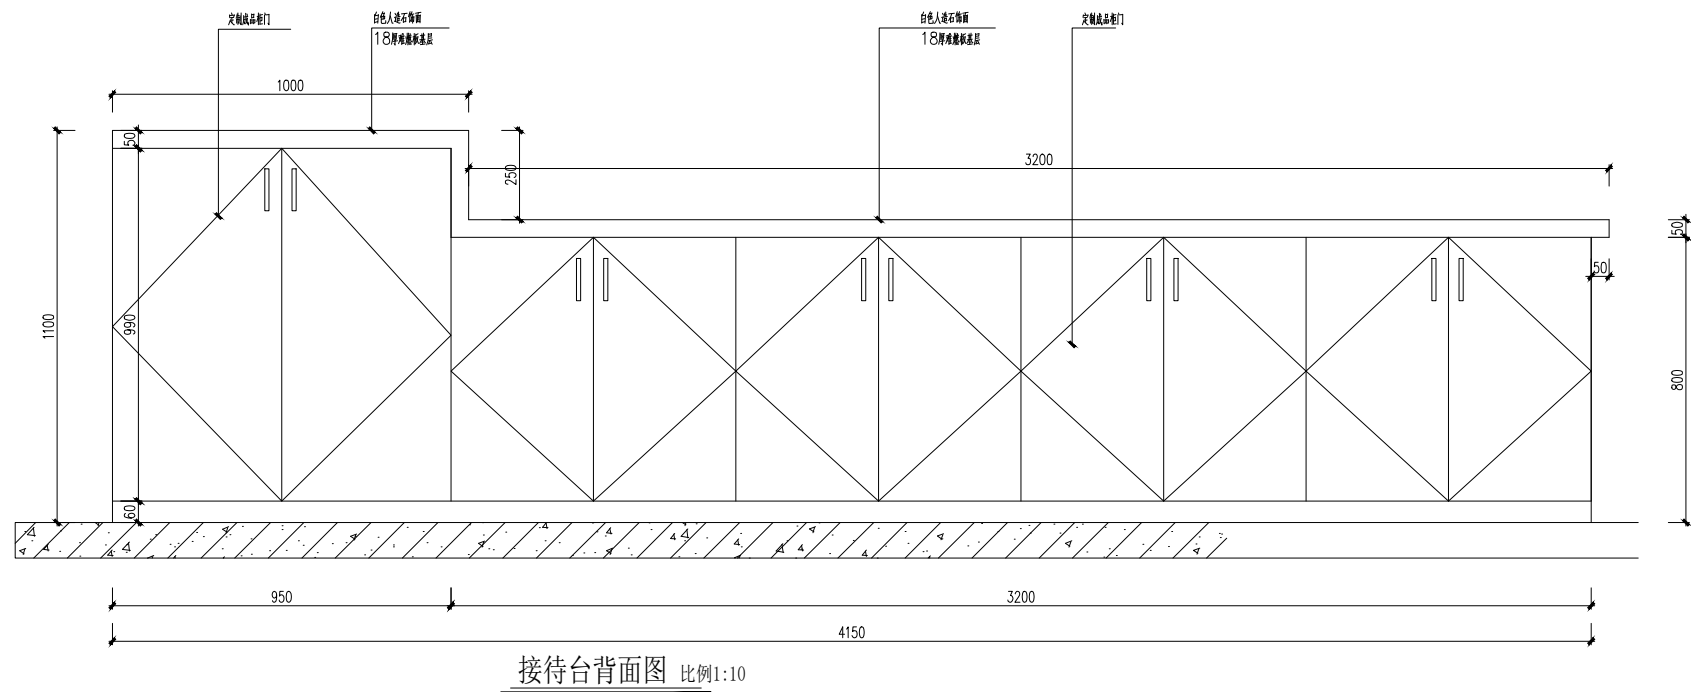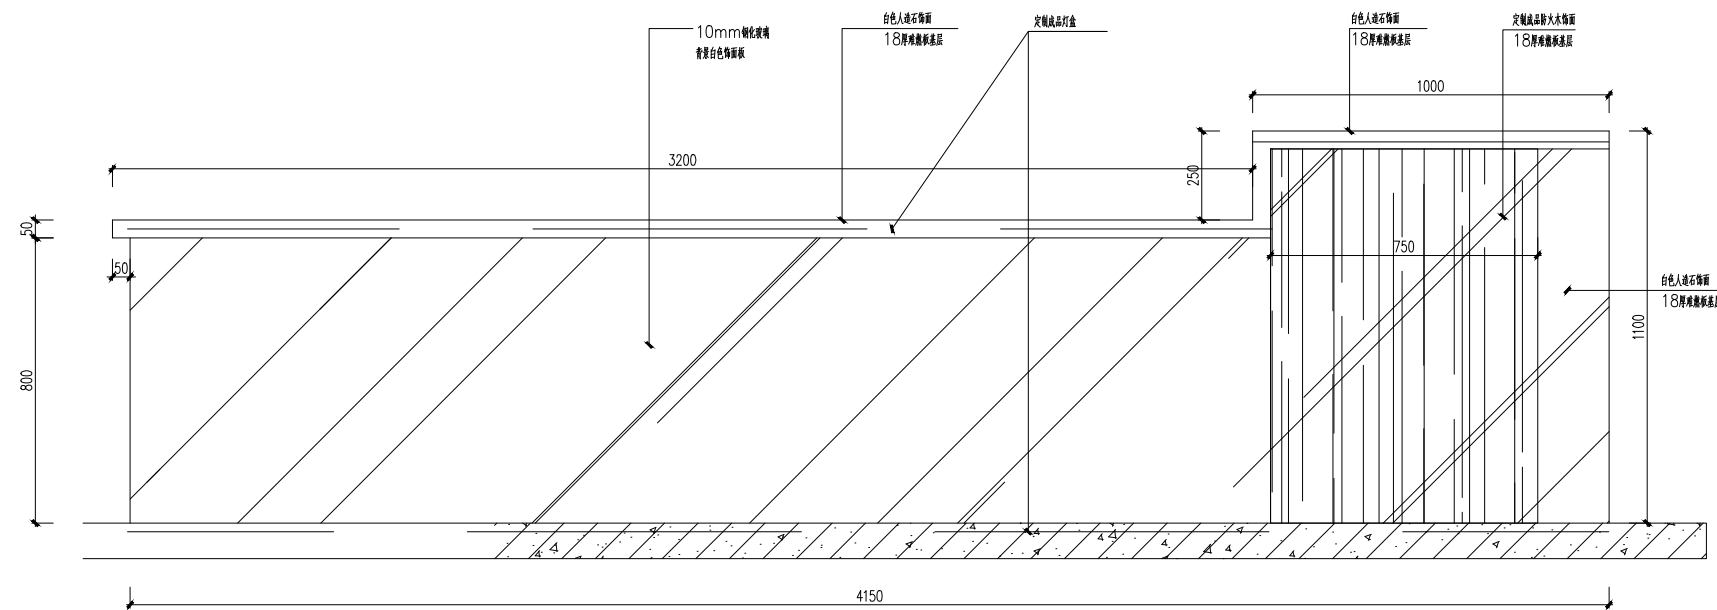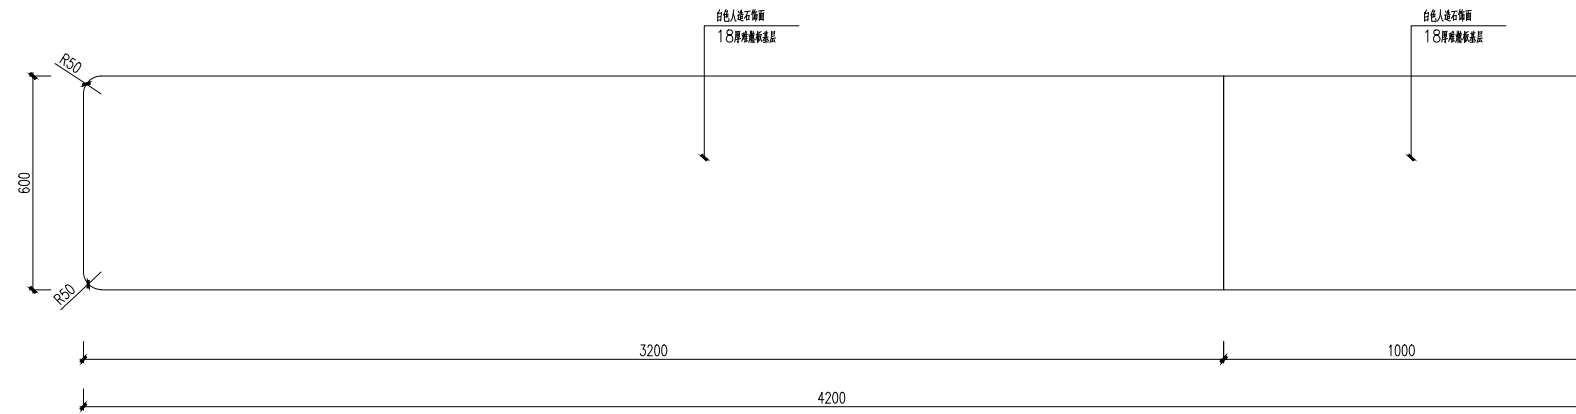


序号	修改内容	日期


图 名	
大样图	
工程编号	阶段
比例	专业
日期	图别、图号
JD-01	

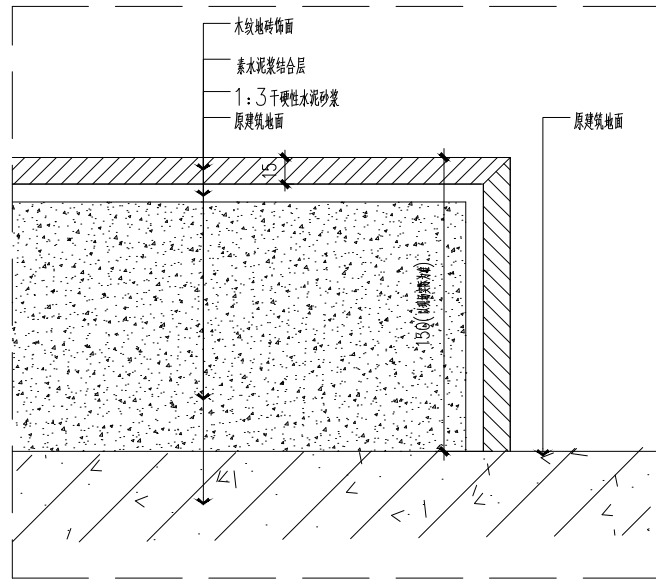


01大样图 比例1:3

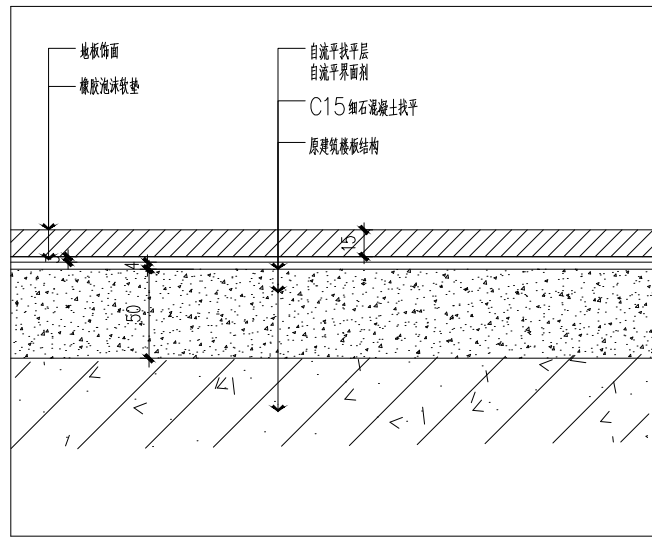


02大样图 比例1:3

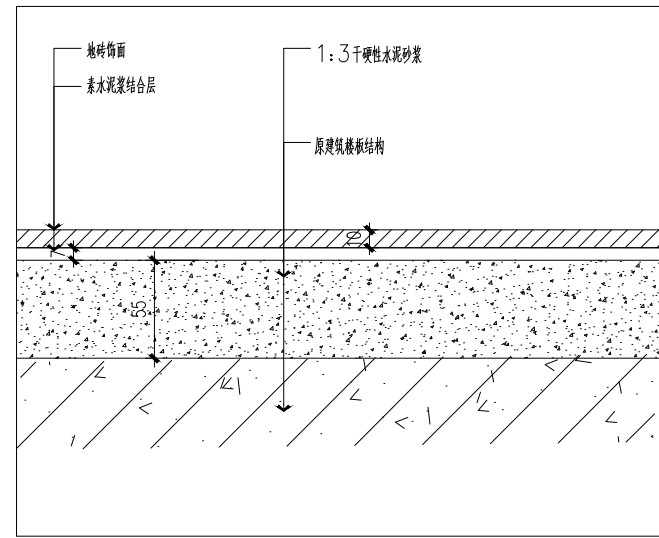

03大样图 比例1:3

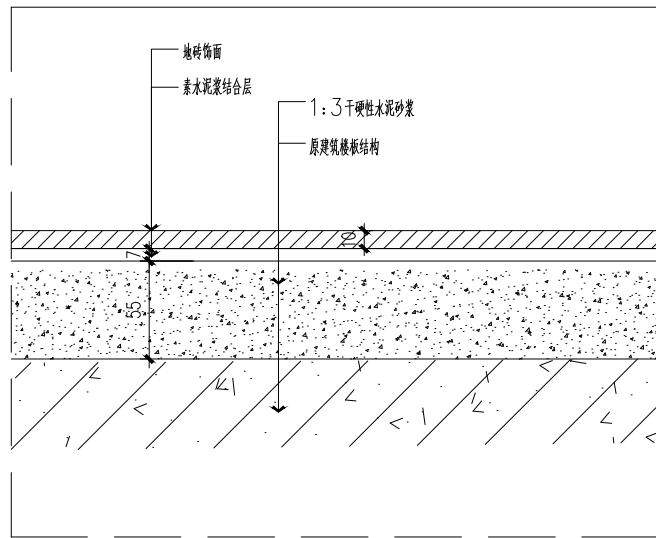

04大样图 比例1:3

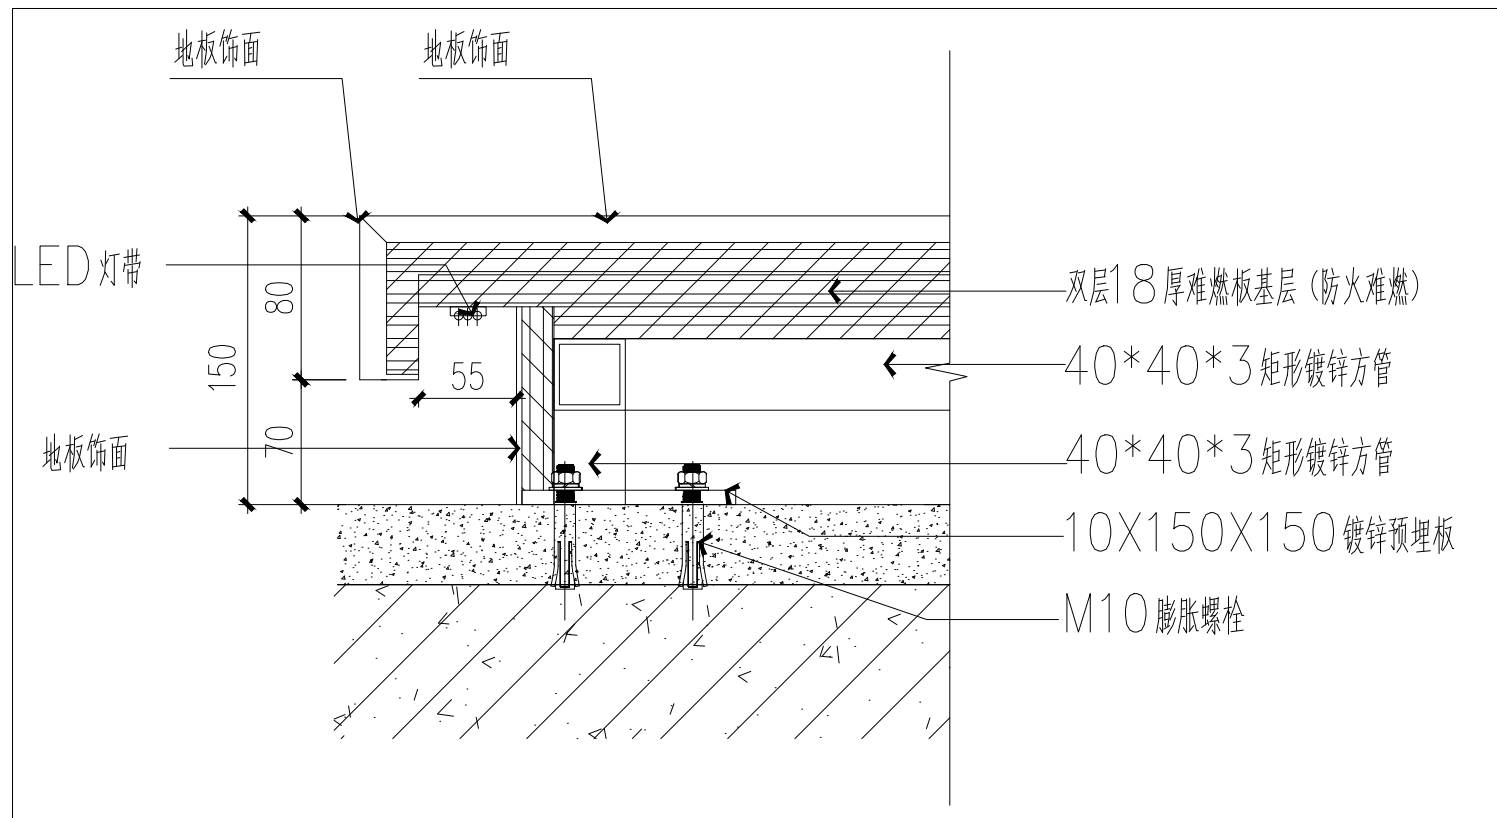

05大样图 比例1:3

序号	修改内容	日期

盖章

合作设计单位

审定人/日期

审核人/日期

设计总负责人/日期

专业负责人/日期

校对/日期

设计人/日期

建设单位

项目名称

子项名称

图名

大样图

工程编号

阶段

比例

专业

日期


图别、图号

JD-02




日期	图别、图号
	JD-03


建筑专业日期
结构专业日期
暖通专业日期
电气专业日期
给排水专业日期

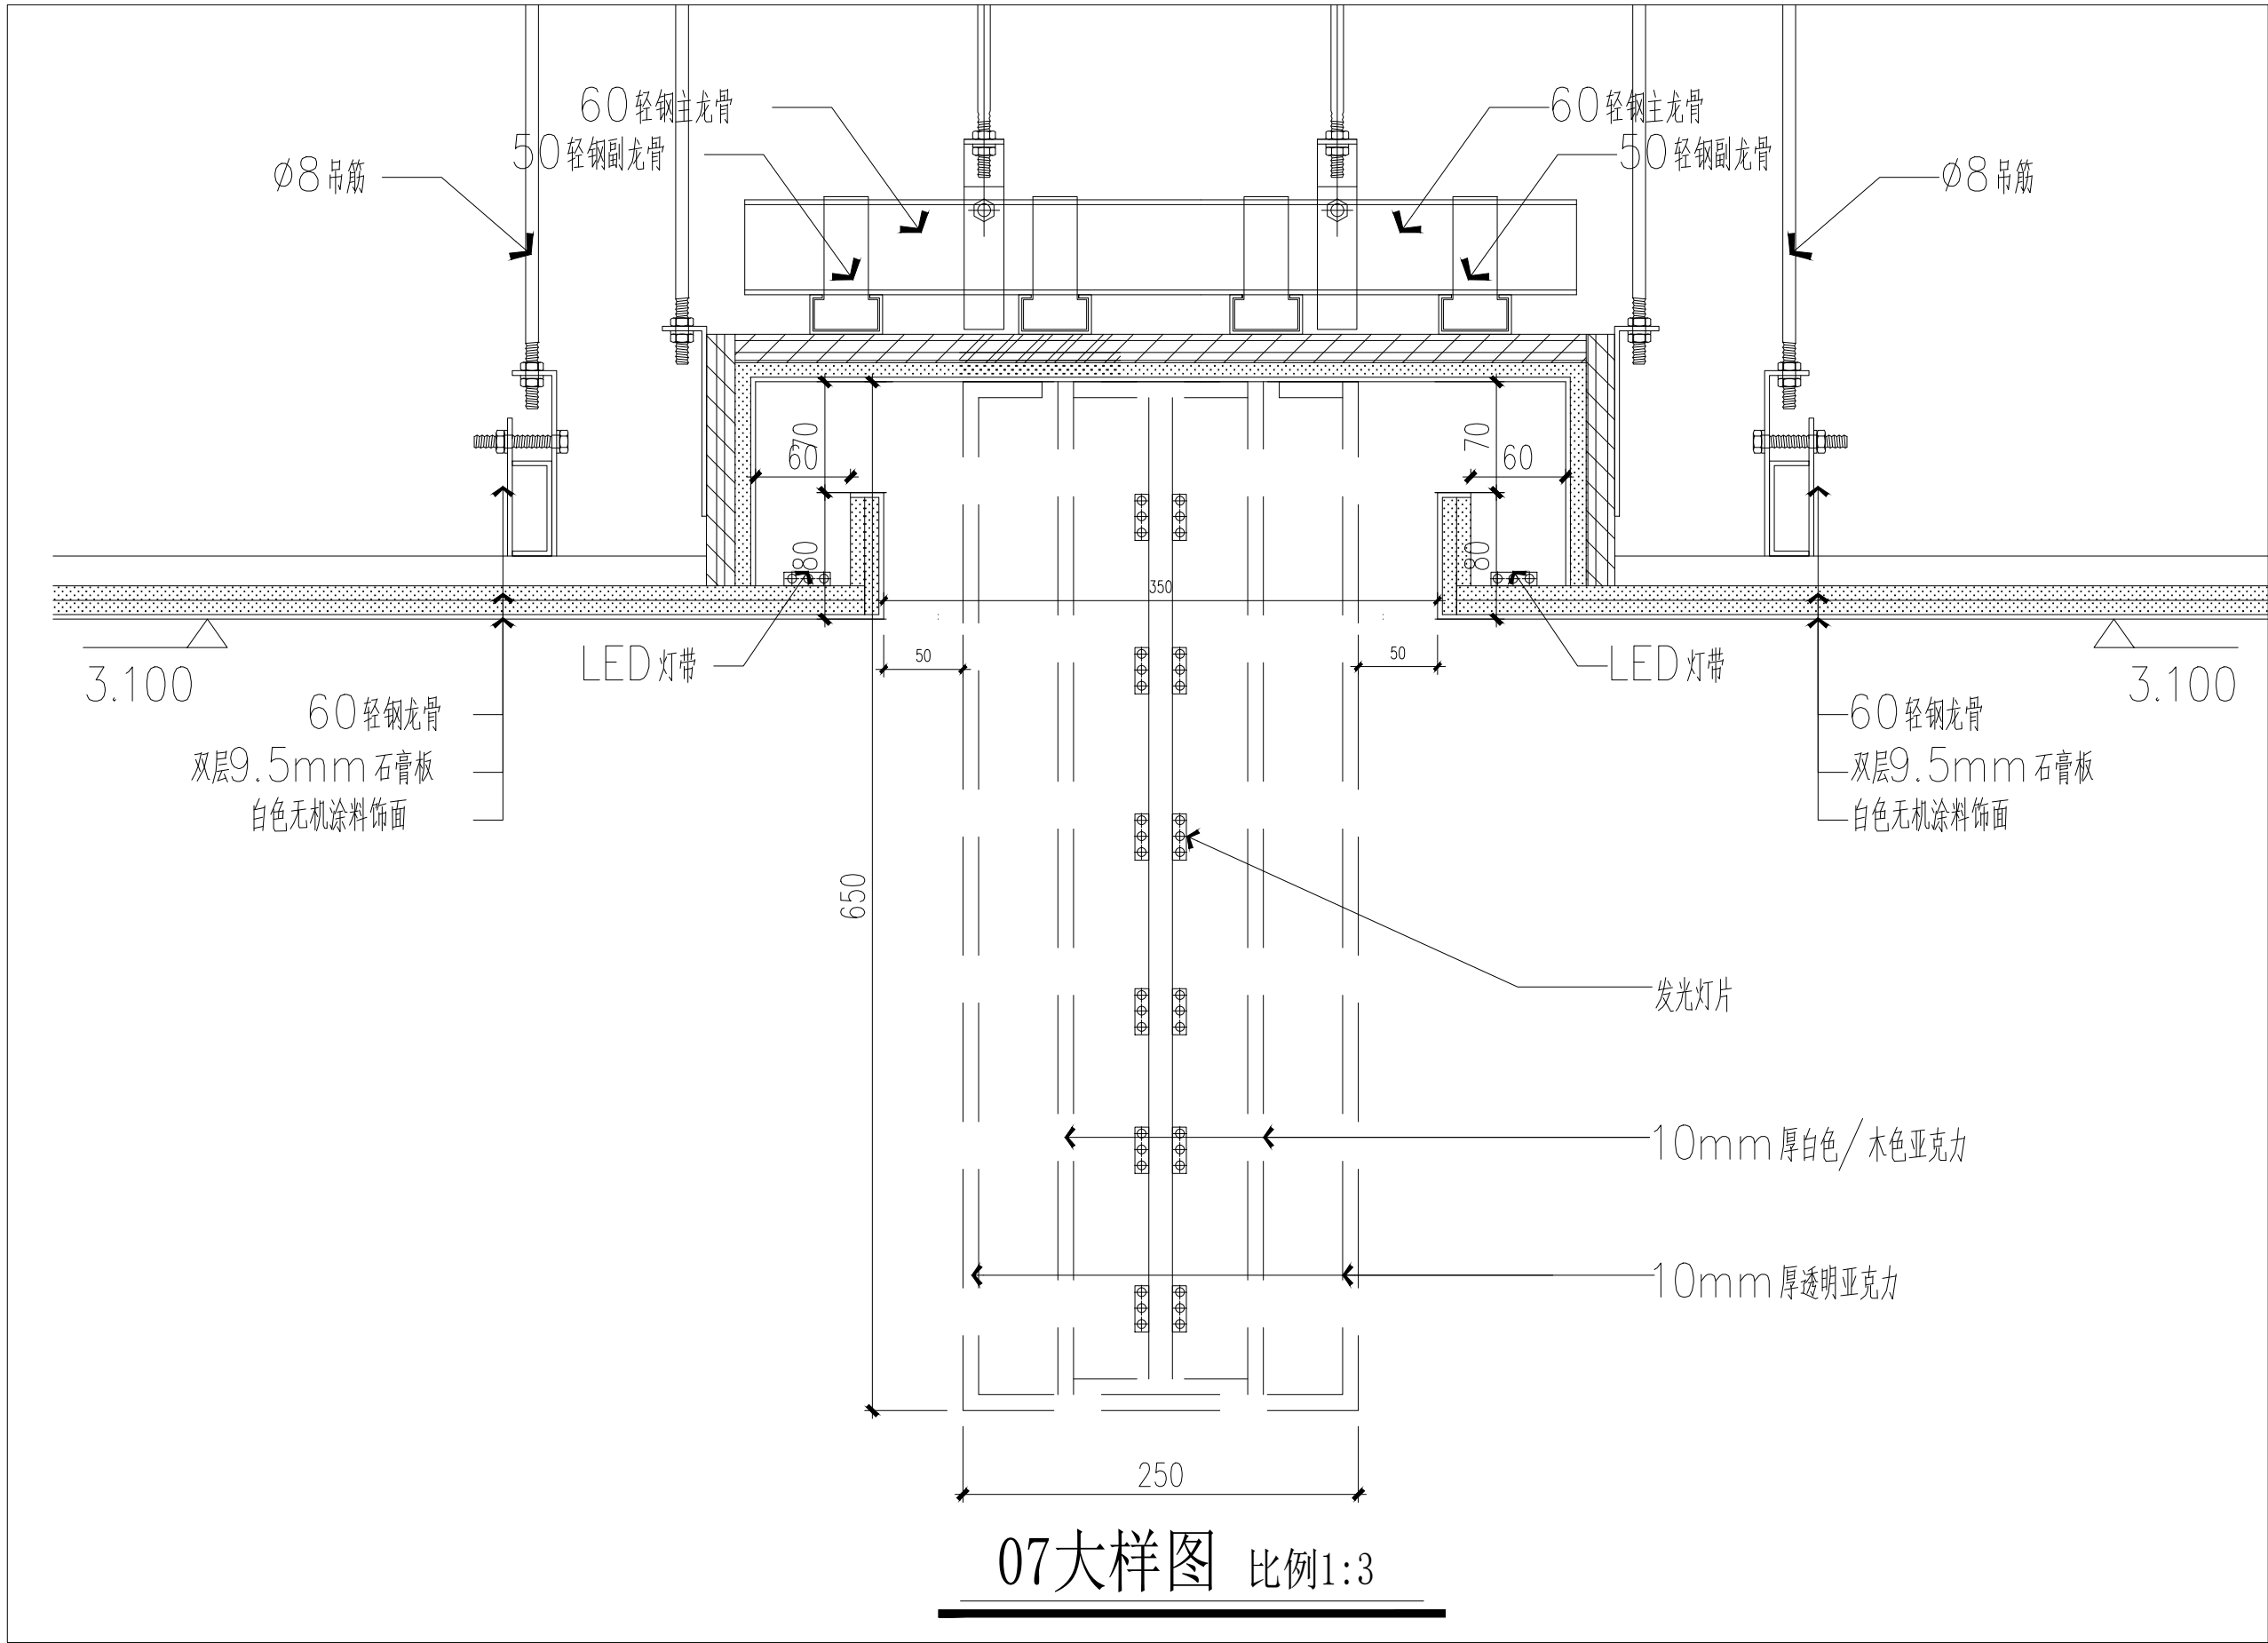

序号	修改内容	日期
盖章		
合作设计单位		
审定人/日期		
审核人/日期		
设计总负责人/日期		
专业负责人/日期		
校对人/日期		
设计人/日期		
建设单位		
项目名称		
子项名称		
图名 大样图		
工程编号	阶段	
比例	专业	
日期	图别、图号	JD-04

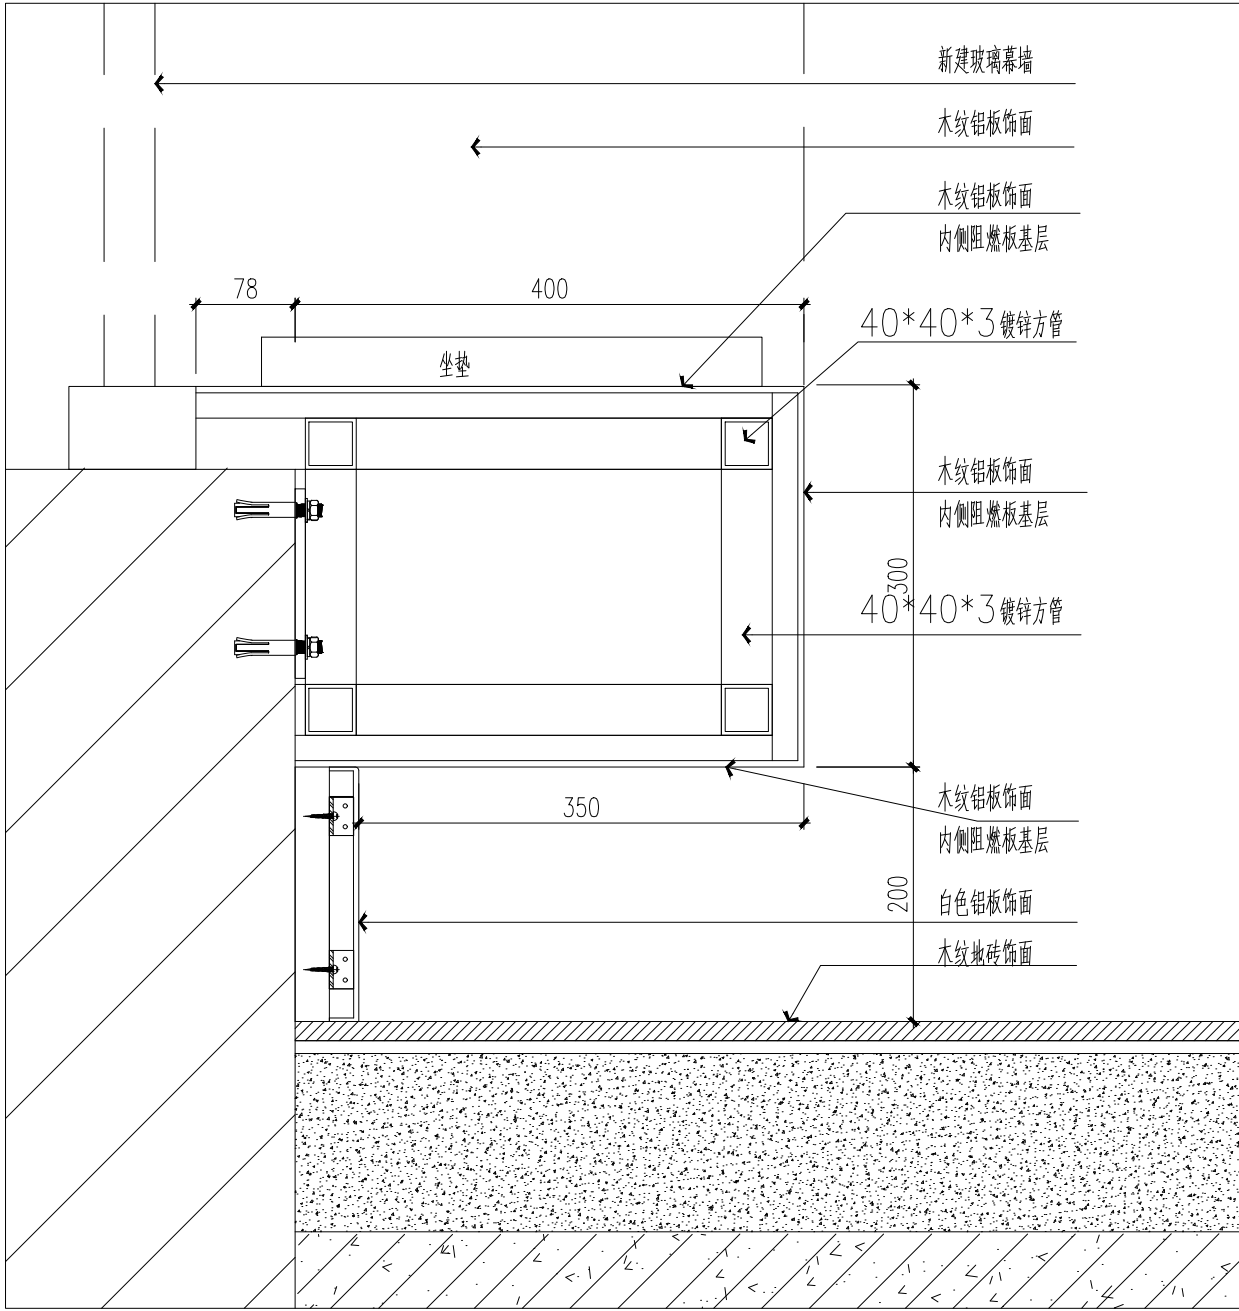

10大样图 比例1:4

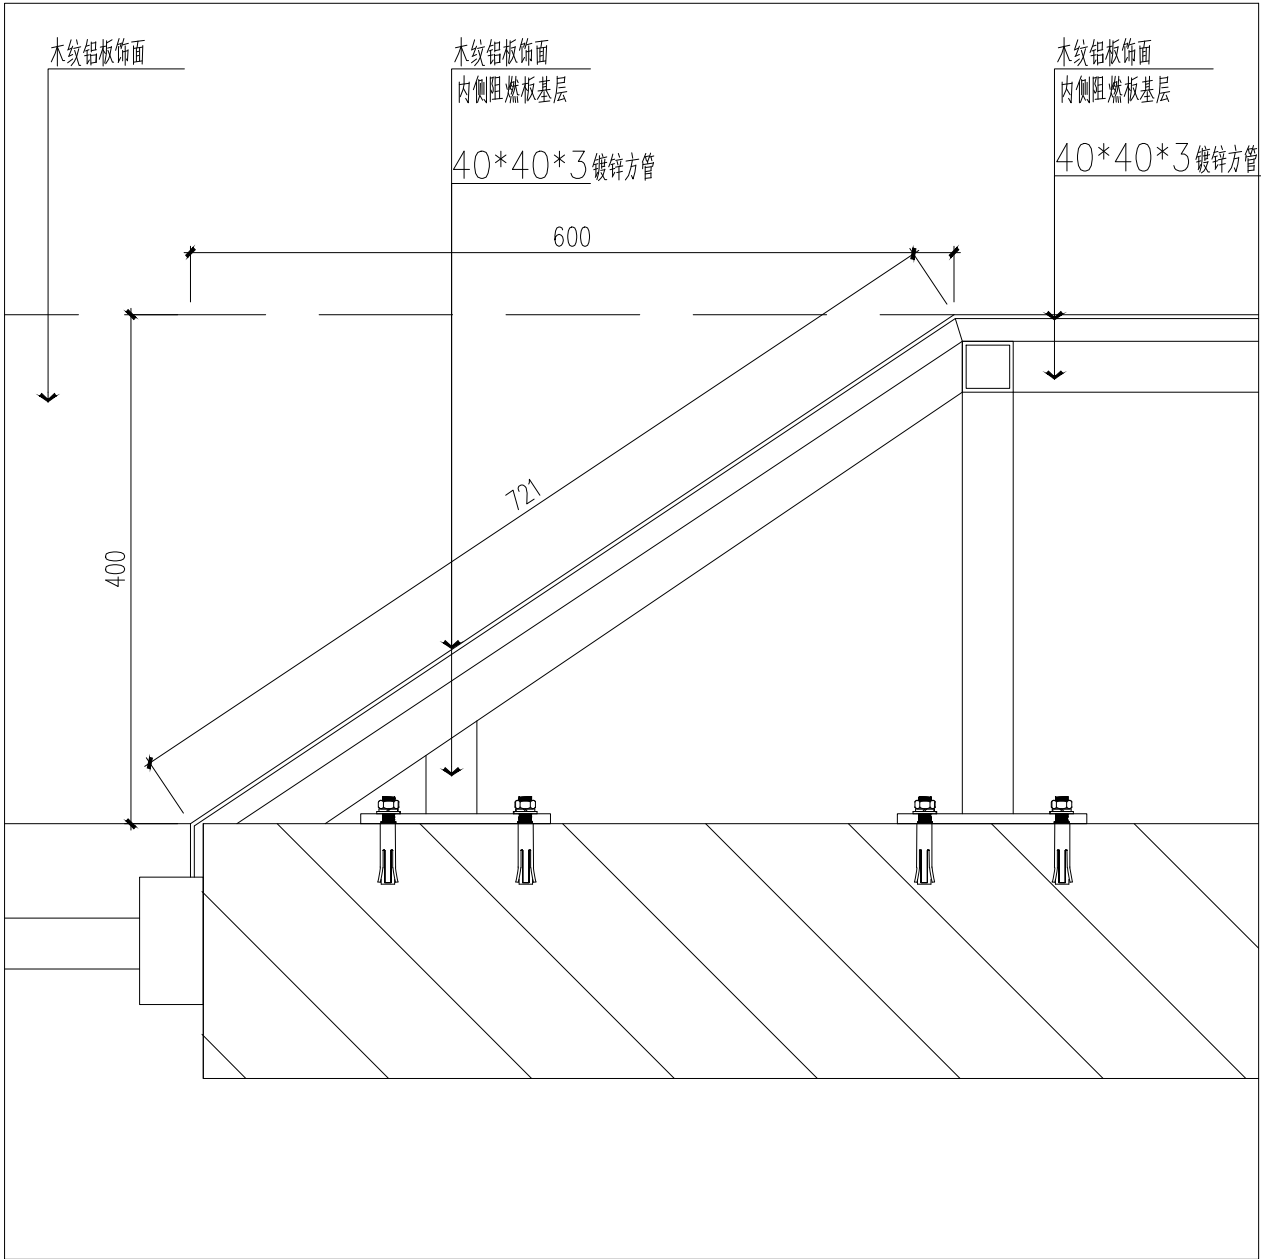


11大样图 比例1:4

序号	修改内容	日期
盖章		
合作设计单位		
审定人/日期		
审核人/日期		
设计总负责人/日期		
专业负责人/日期		
校对/日期		
设计人/日期		
建设单位		
项目名称		
子项名称		
图名		
大样图		
工程编号	阶段	
比例	专业	
日期	图别、图号	JD-06

III III III III	III III III III	III III III III	III III III III	III III III III
--------------------------	--------------------------	--------------------------	--------------------------	--------------------------

序号	修改内容	日期
盖章		
合作设计单位		
审定人/日期		
审核人/日期		
设计总负责人/日期		
专业负责人/日期		
校对人/日期		
设计人/日期		
建设单位		
项目名称		
子项名称		
图名 大样图		
工程编号	阶段	
比例	专业	
日期	图别、图号 JD-07	


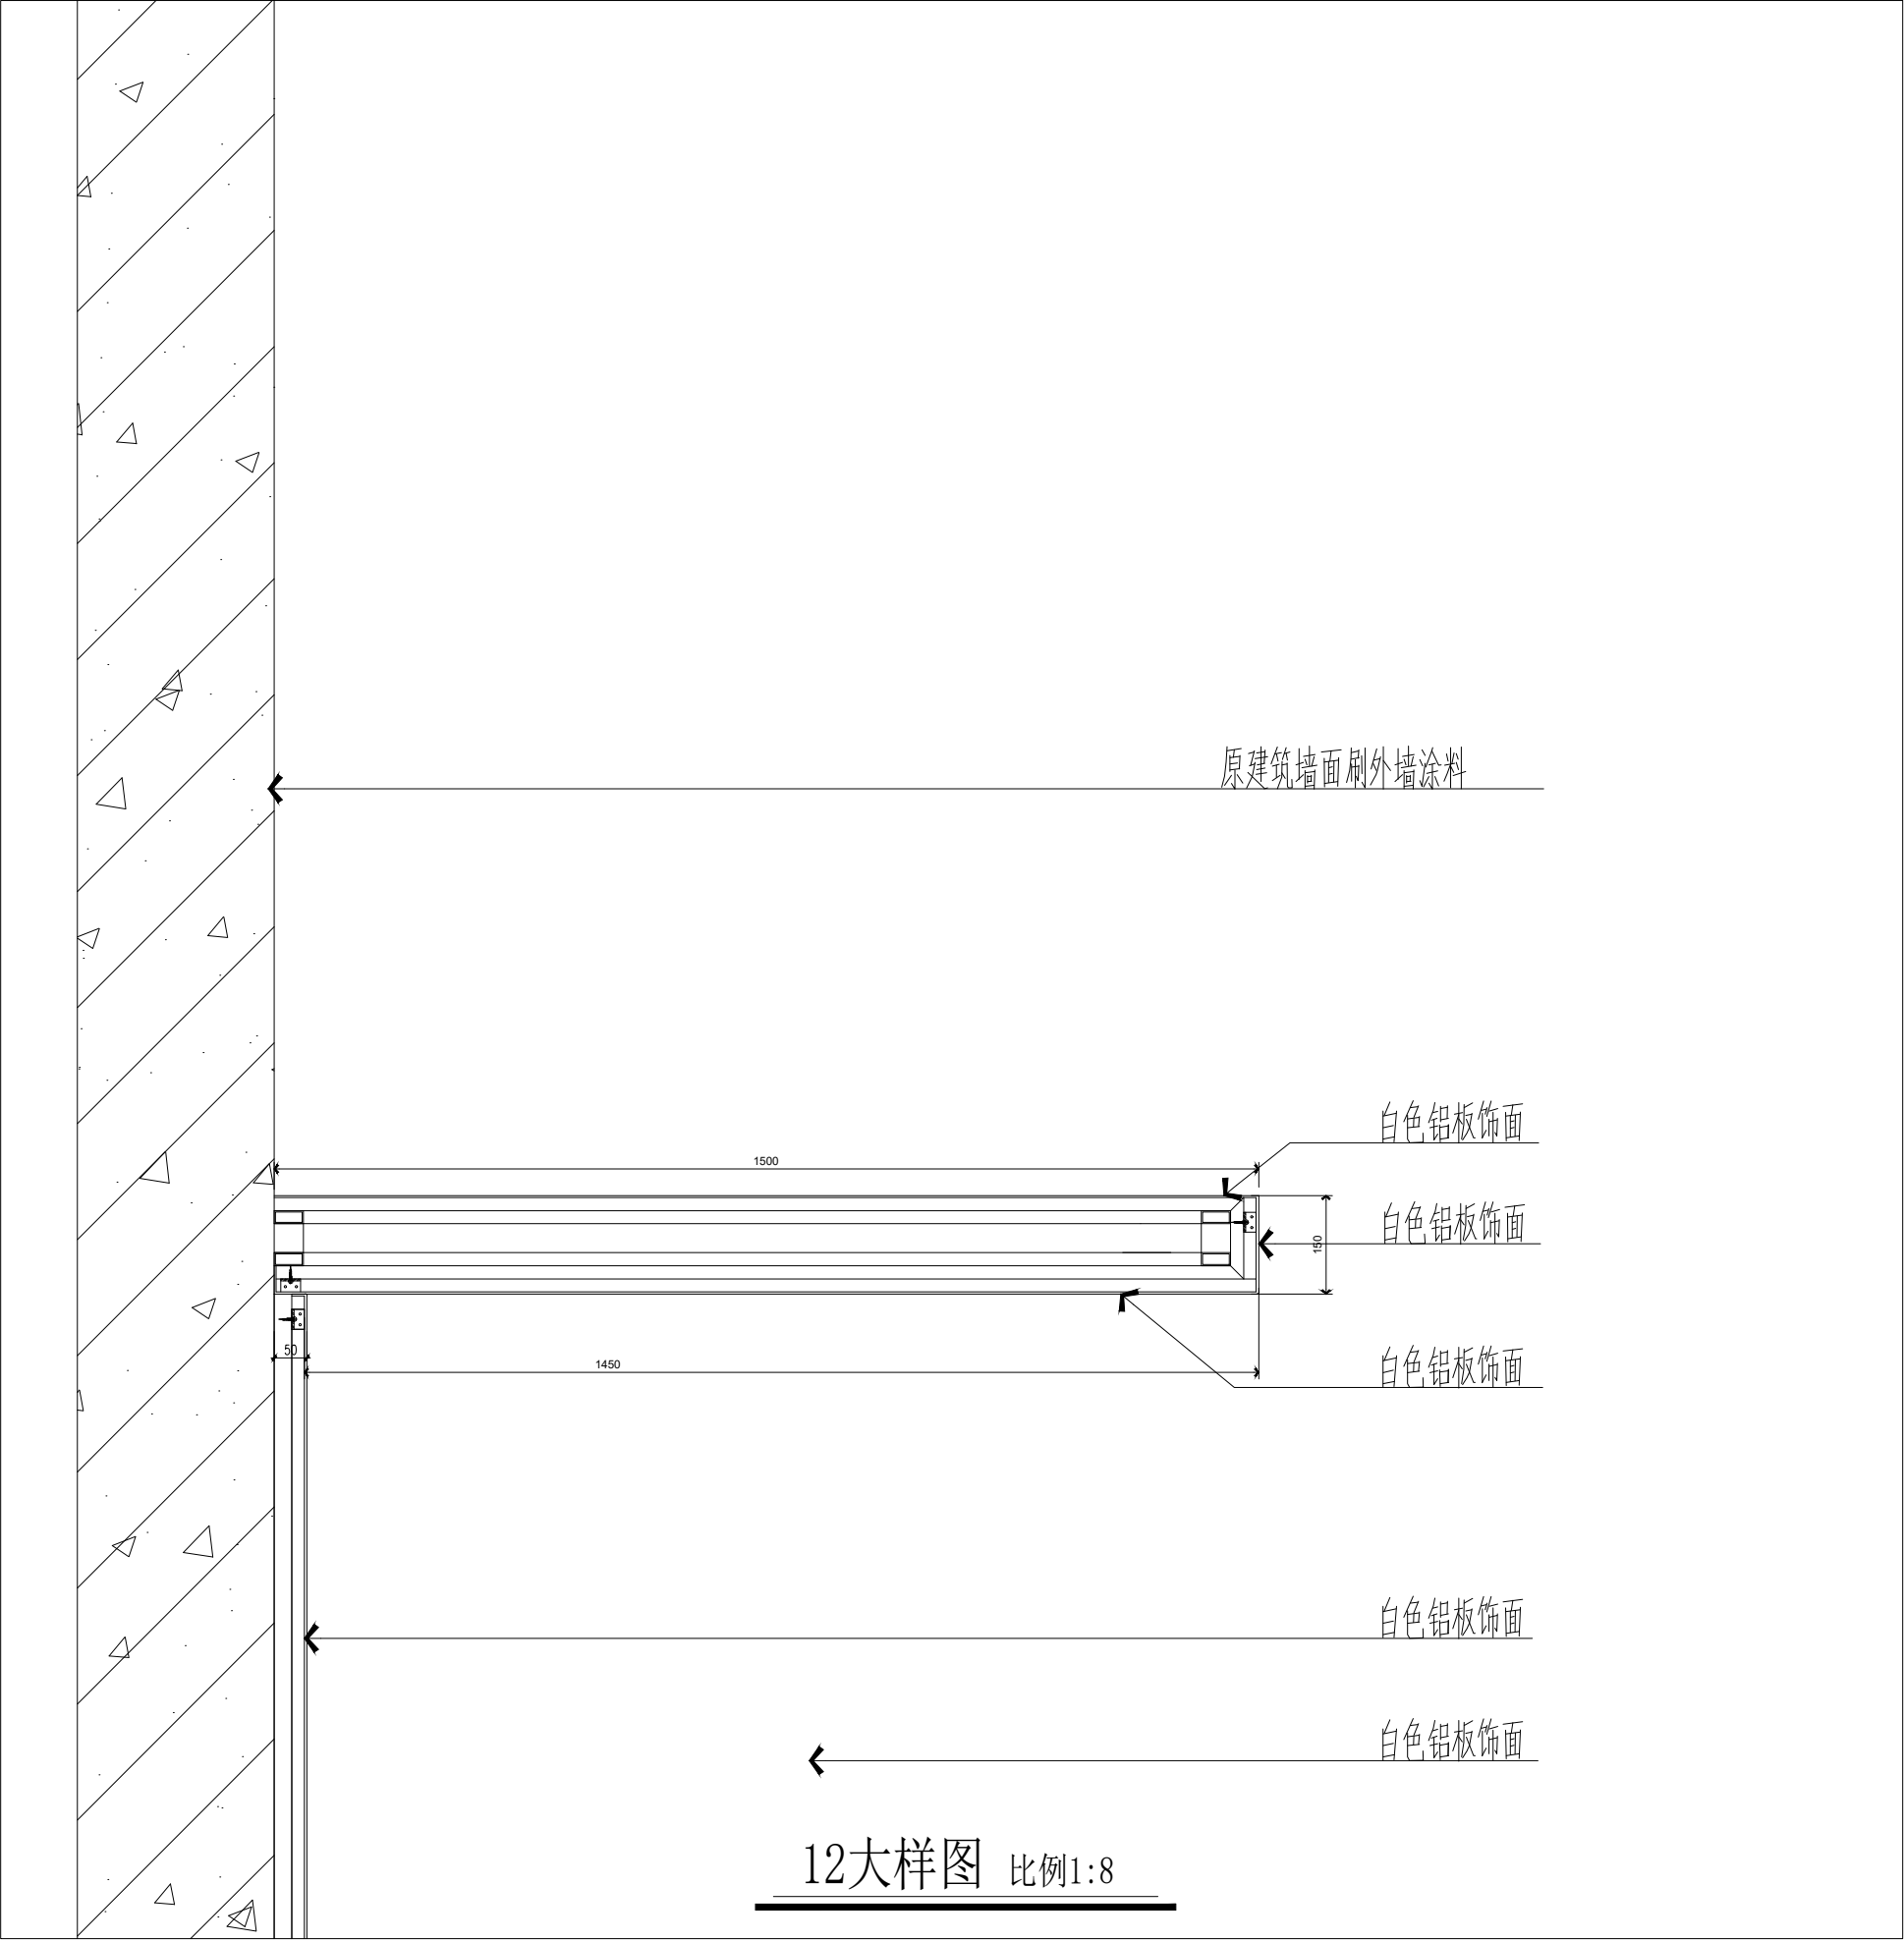


13大样图 比例1:4

Technical drawing of a wall section showing the construction of a soft film light box. The drawing includes labels for various components:

- C75 轻钢龙骨 9 厚难燃板隔墙
- 白色乳胶漆饰面 内衬石膏板基层
- 软膜灯箱
- 300
- 白色乳胶漆饰面 内衬石膏板基层
- 白色乳胶漆饰面 内衬石膏板基层
- C75 轻钢龙骨 9 厚难燃板隔墙
- 内衬石膏板基层 白色乳胶漆饰面
- C75 轻钢龙骨 9 厚难燃板隔墙

序号	修改内容	日期
盖章		
合作设计单位		
审定人/日期		
审核人/日期		
设计总负责人/日期		
专业负责人/日期		
校对人/日期		
设计人/日期		
建设单位		
项目名称		
子项名称		
图名 大样图		
工程编号	阶段	
比例	专业	
日期	图别、图号	JD-08

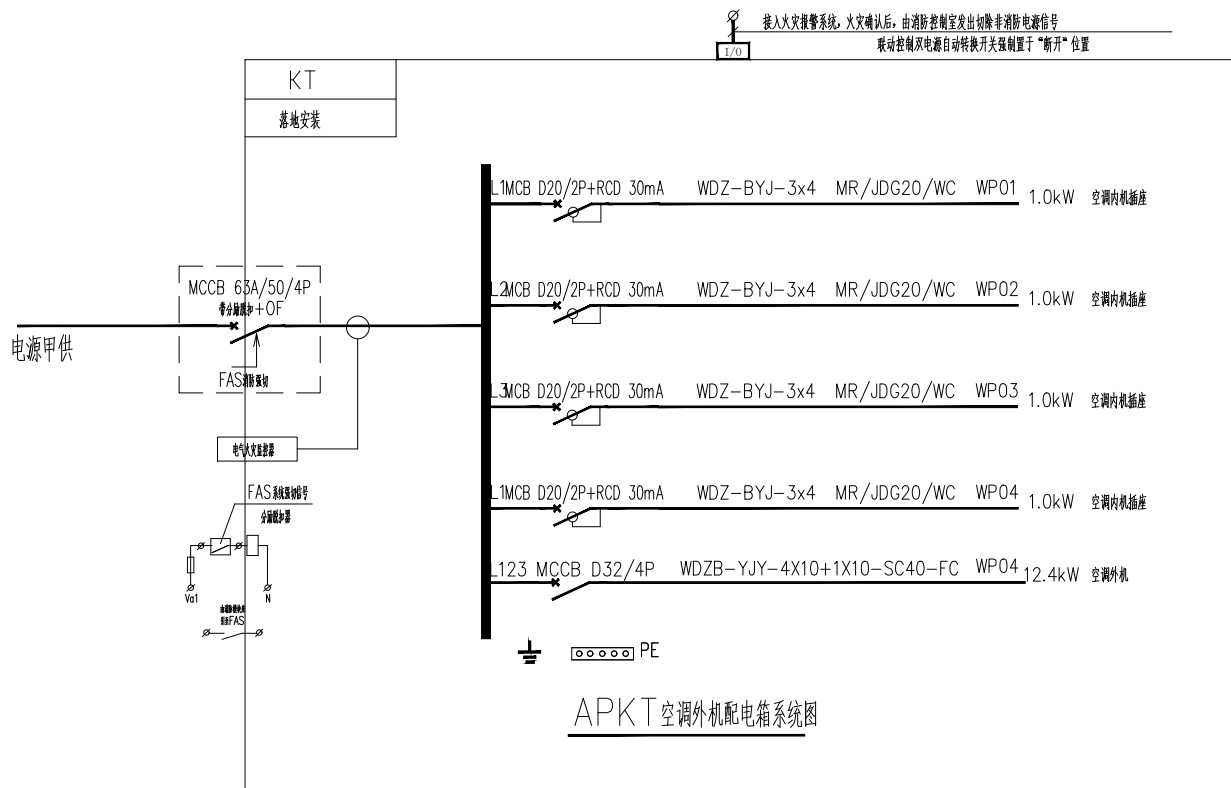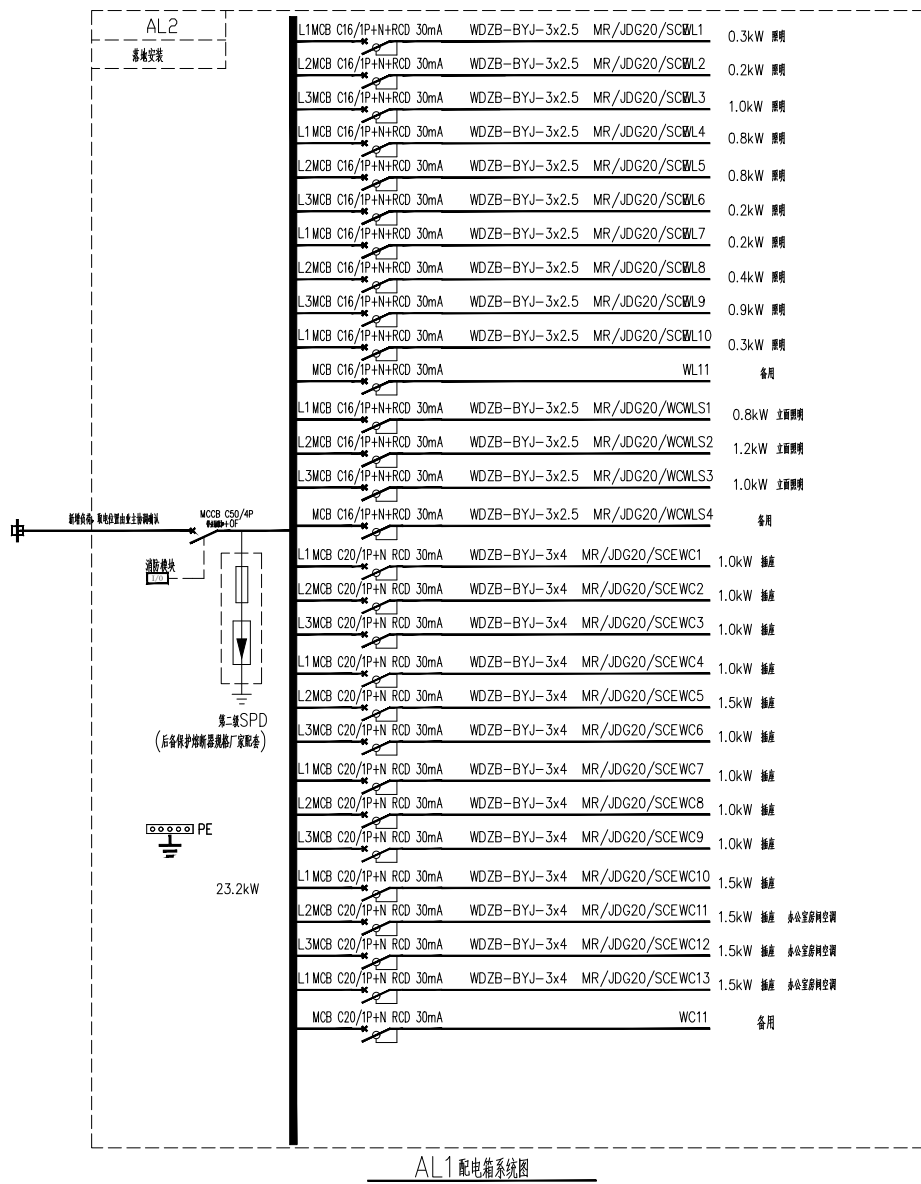

序号	修改内容	日期

盖章

合作设计单位

审定人/日期

审核人/日期

设计总负责人/日期

专业负责人/日期

校对人/日期

设计人/日期

建设单位

项目名称

子项名称

图名
配电系统图

工程编号


阶段

比例

专业

日期


图别、图号
电施-02

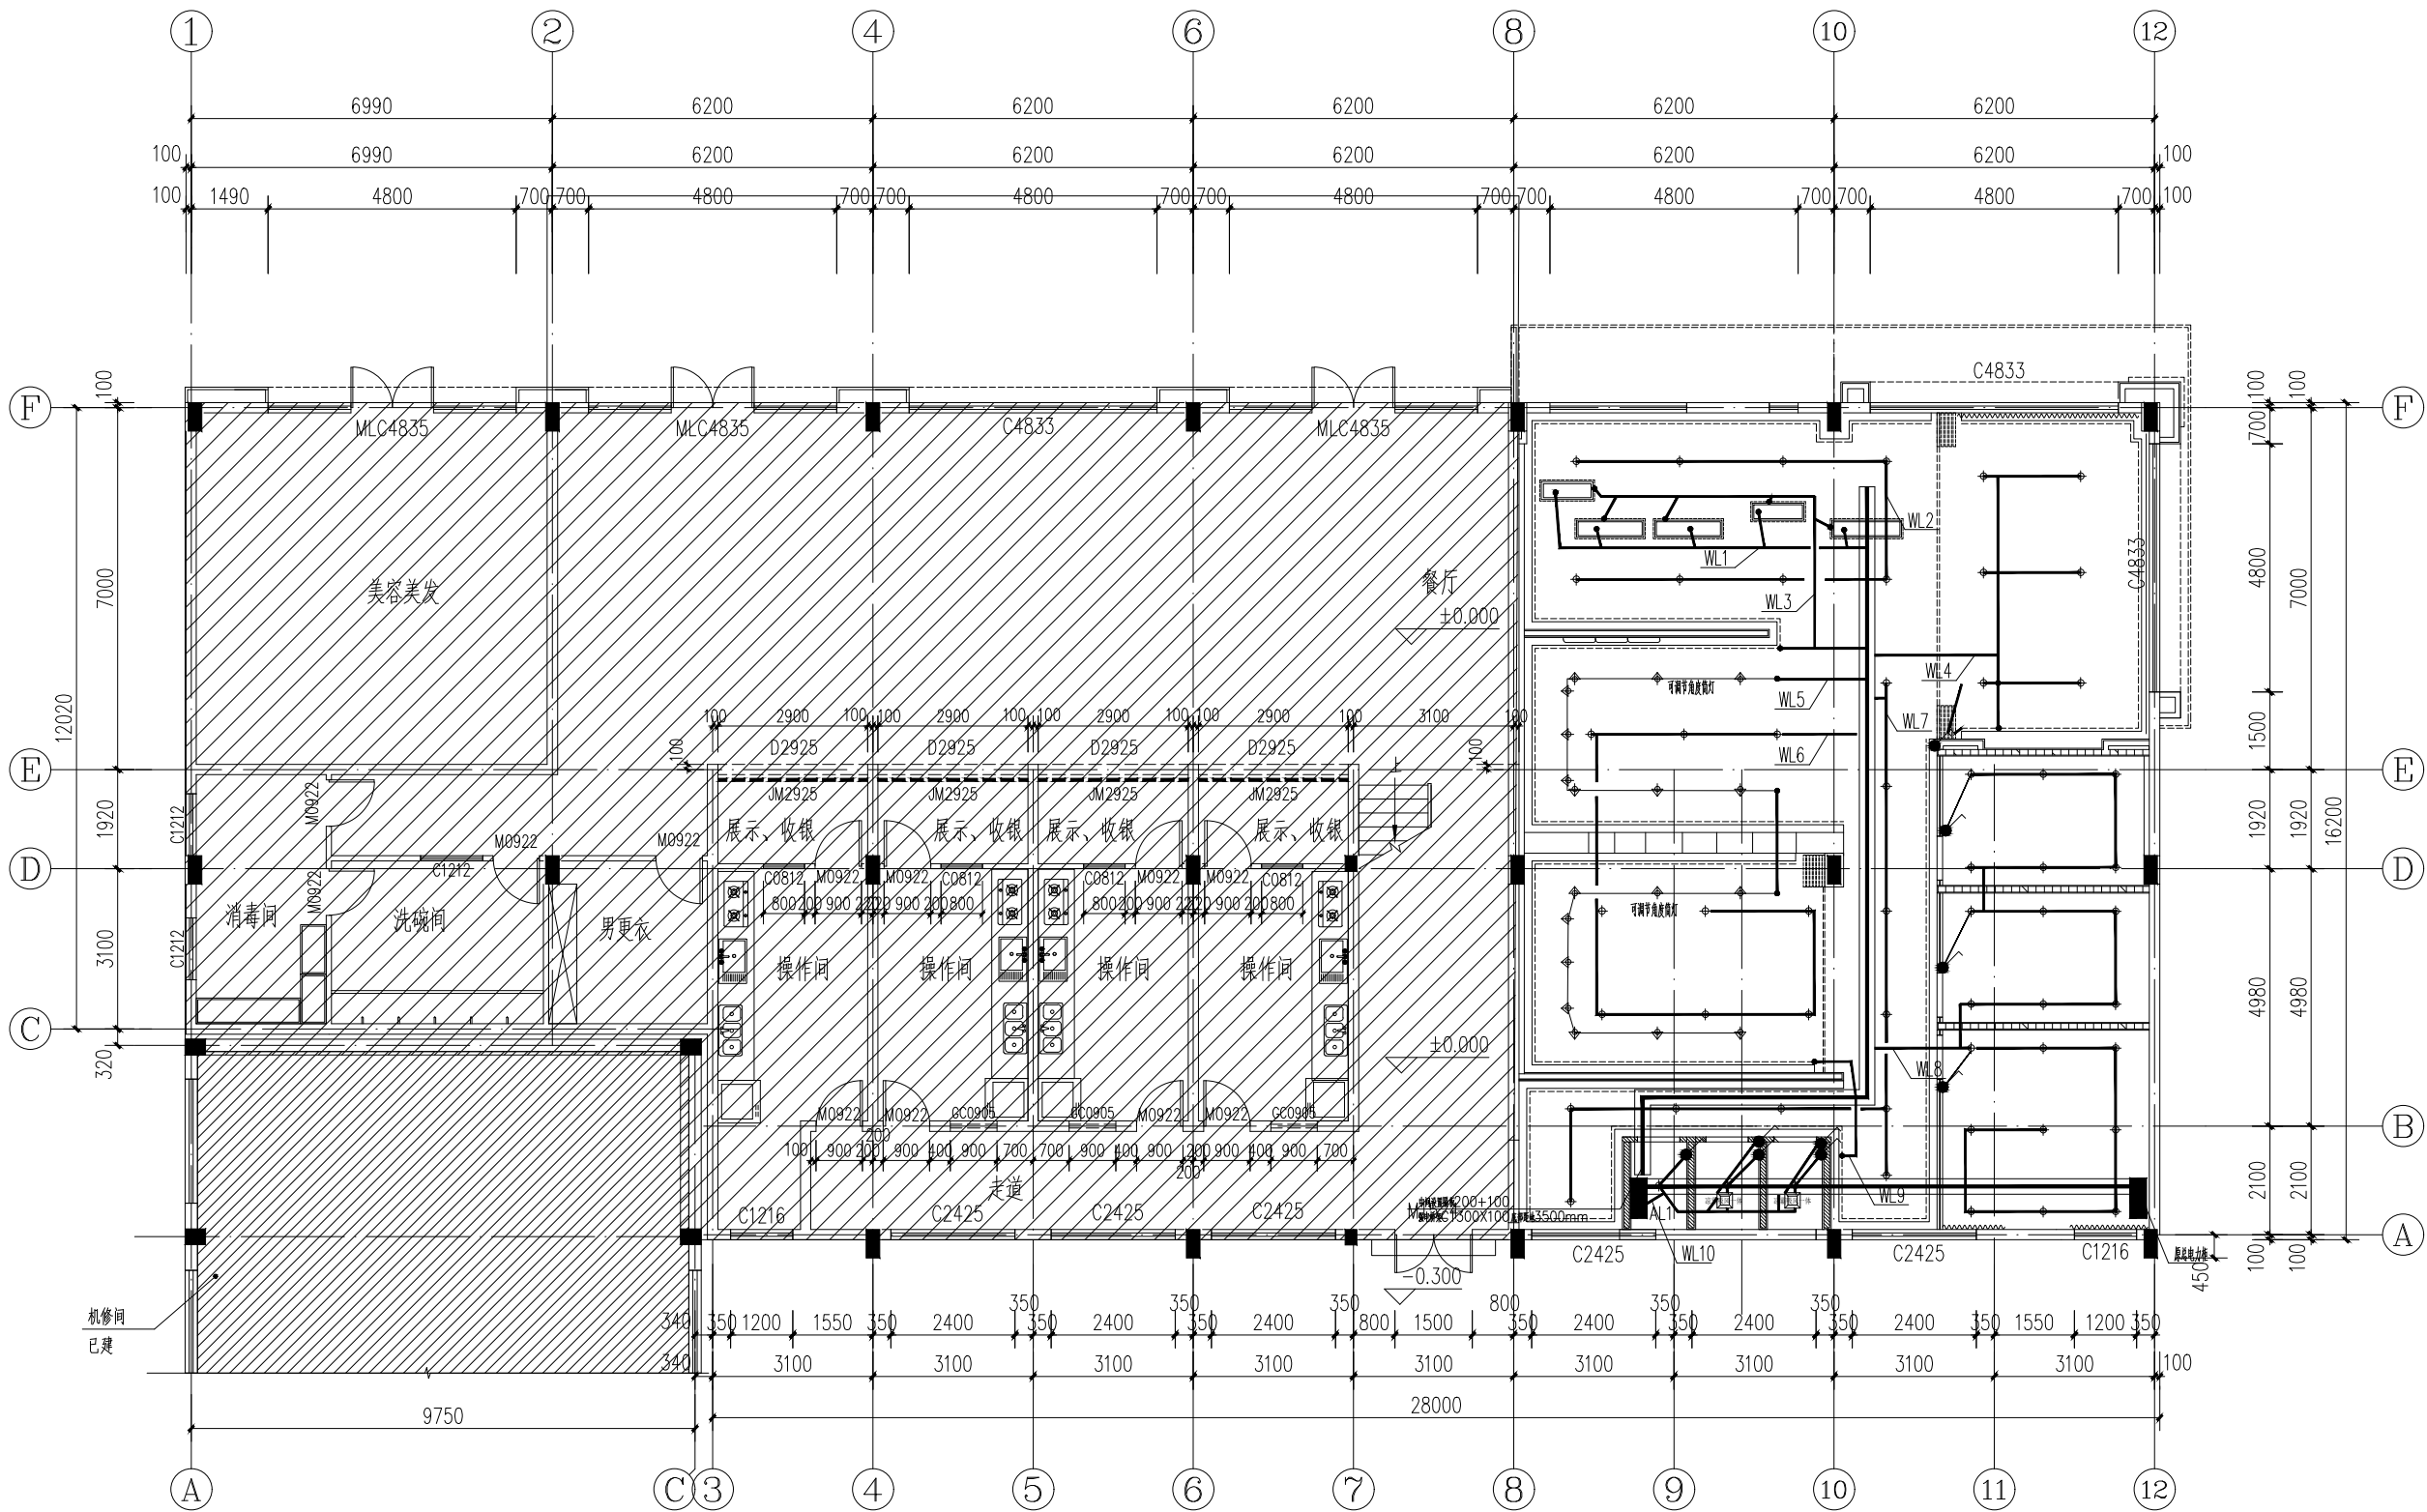

一层天花造型布线图 1:100

图例	名称	功率
⬤	筒灯	15W
⬢	斗胆灯	12W
⬤	可调角度LED筒灯	12W
⬢	磁吸射灯	15W
---	LED灯带	
⬢	凉霸吸风一体机	


序号	修改内容	日期
盖章		
合作设计单位		
审定人/日期		
审核人/日期		
设计总负责人/日期		
专业负责人/日期		
校对人/日期		
设计人/日期		
建设单位		
项目名称		
子项名称		
图名 一层天花造型布线图		
工程编号	阶段	
比例	专业	
日期	图别、图号 电施-03	

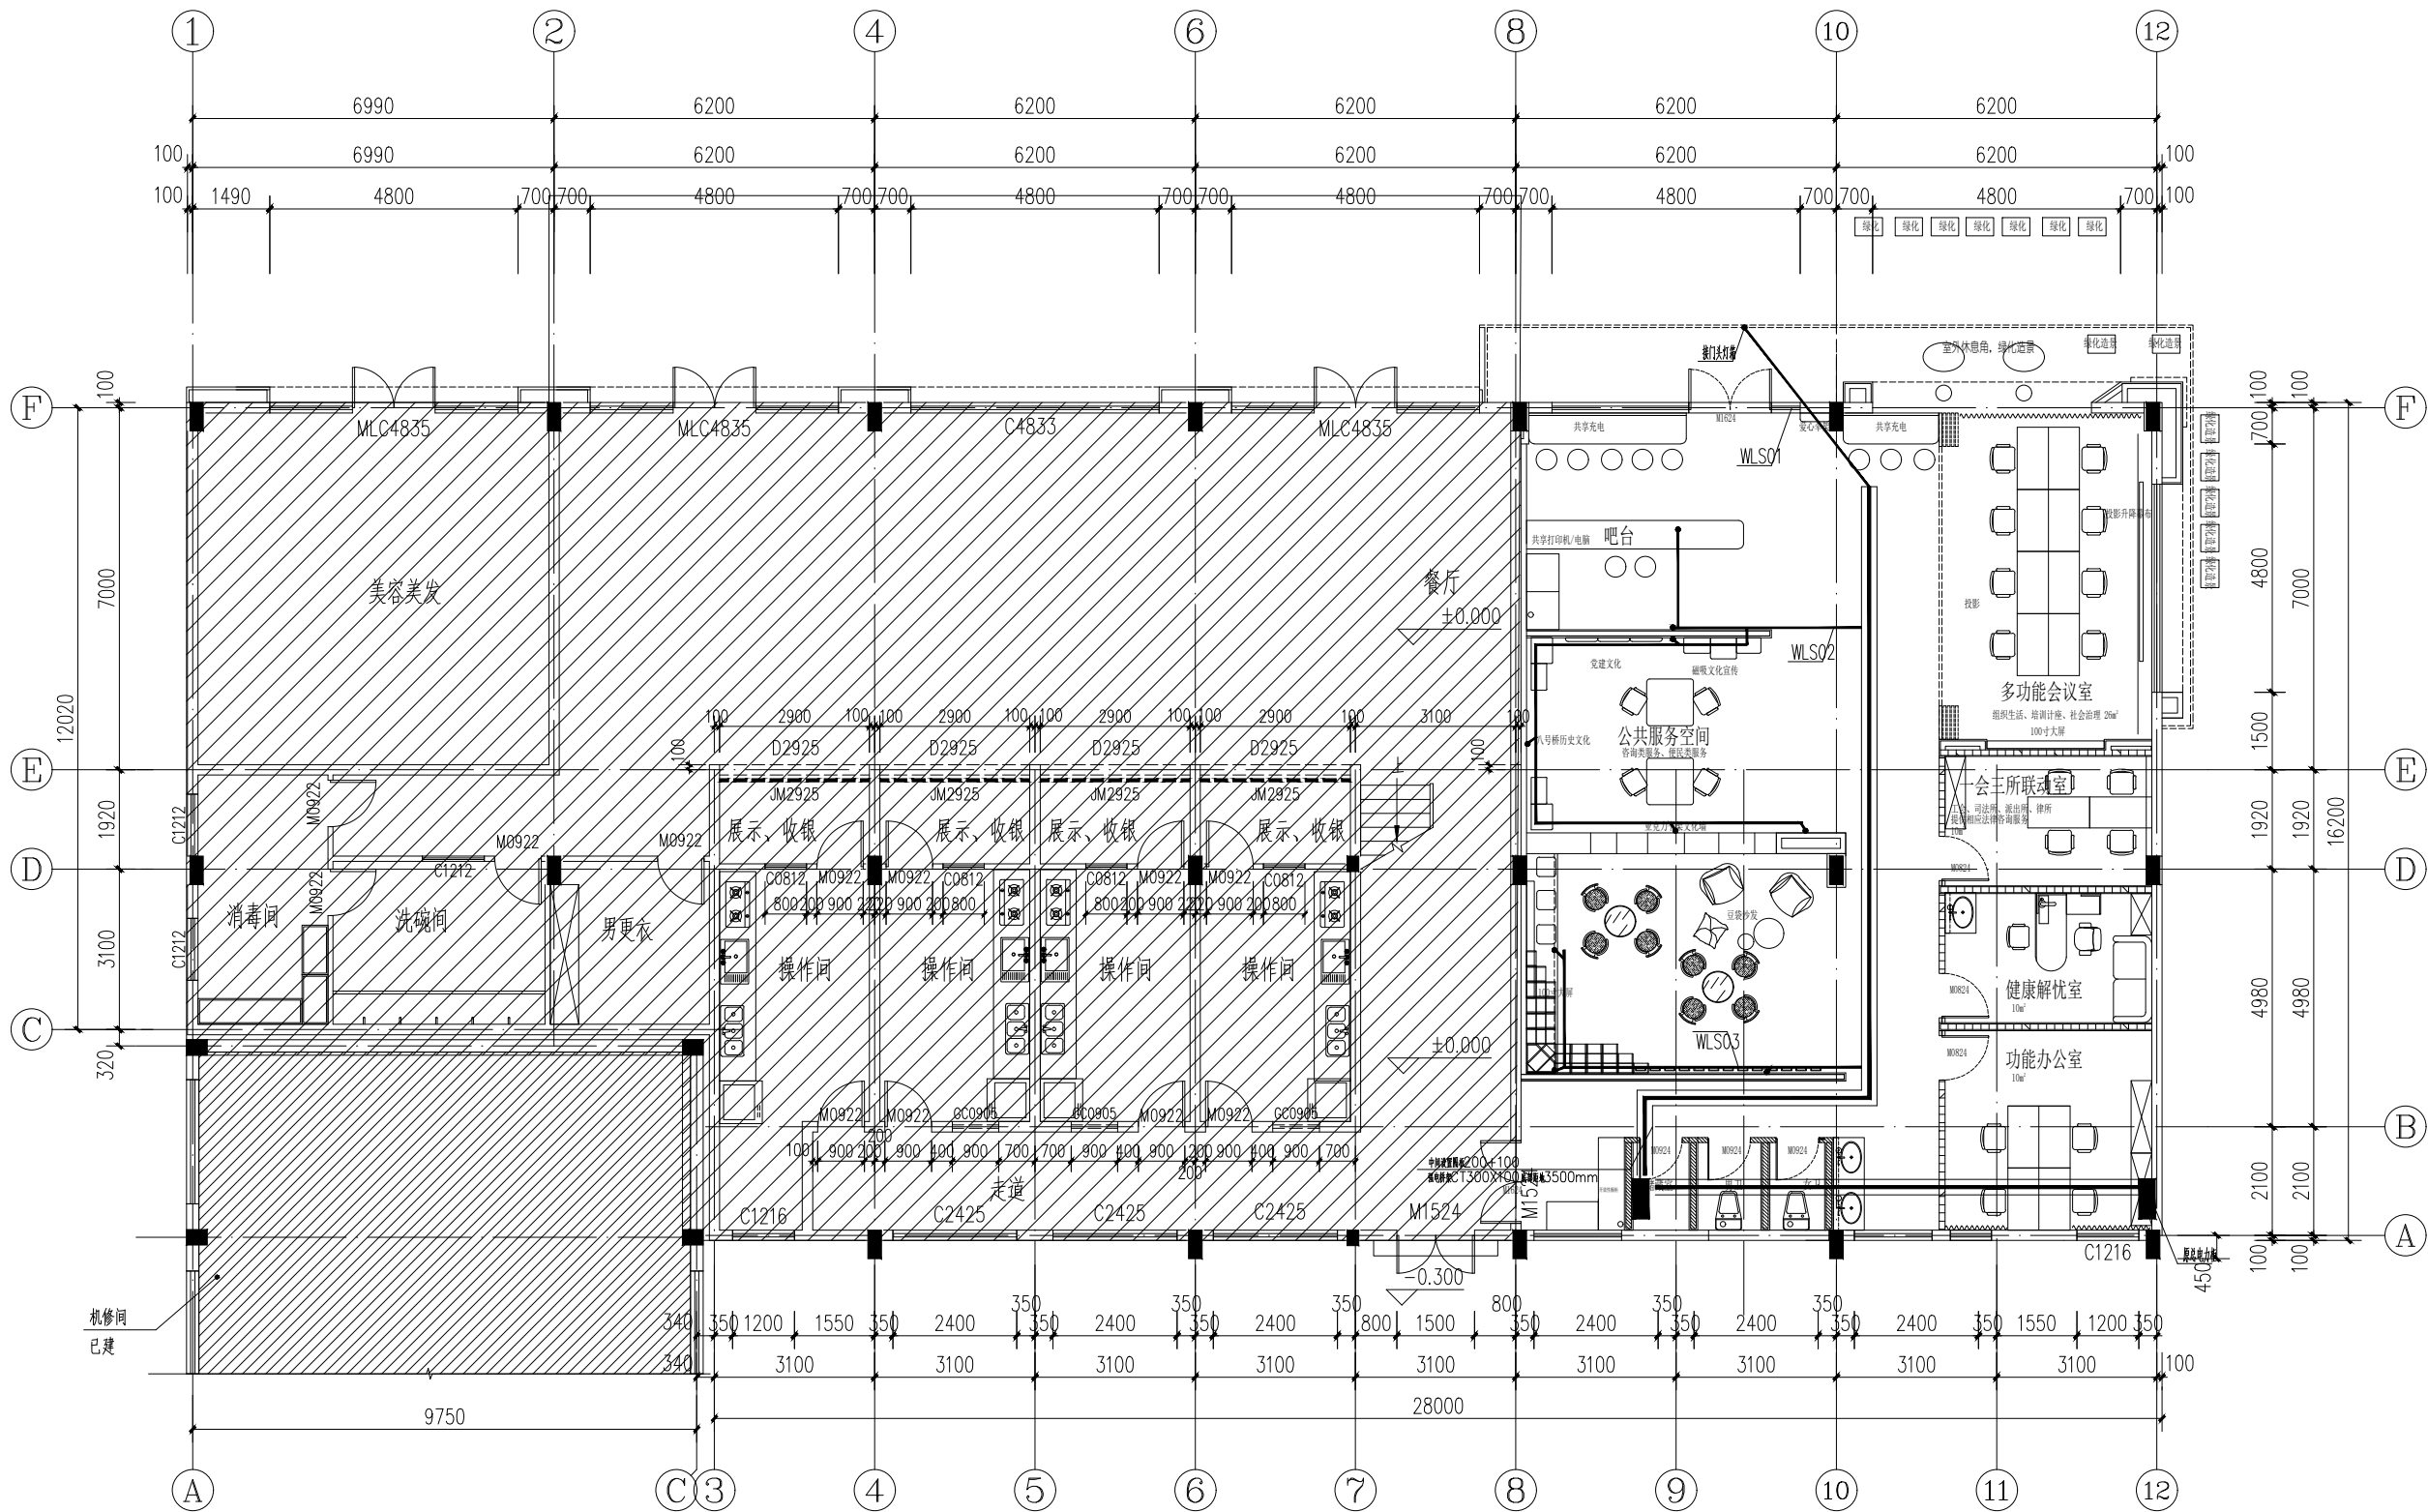

一层立面照明布线图 1:100


序号	修改内容	日期
盖章		
合作设计单位		
审定人/日期		
审核人/日期		
设计总负责人/日期		
专业负责人/日期		
校对人/日期		
设计人/日期		
建设单位		
项目名称		
子项名称		
图名 一层立面照明布线图		
工程编号	阶段	
比例	专业	
日期	图别、图号	电施-04

建筑专业日期
结构专业日期
暖通专业日期
电气专业日期
给排水专业日期

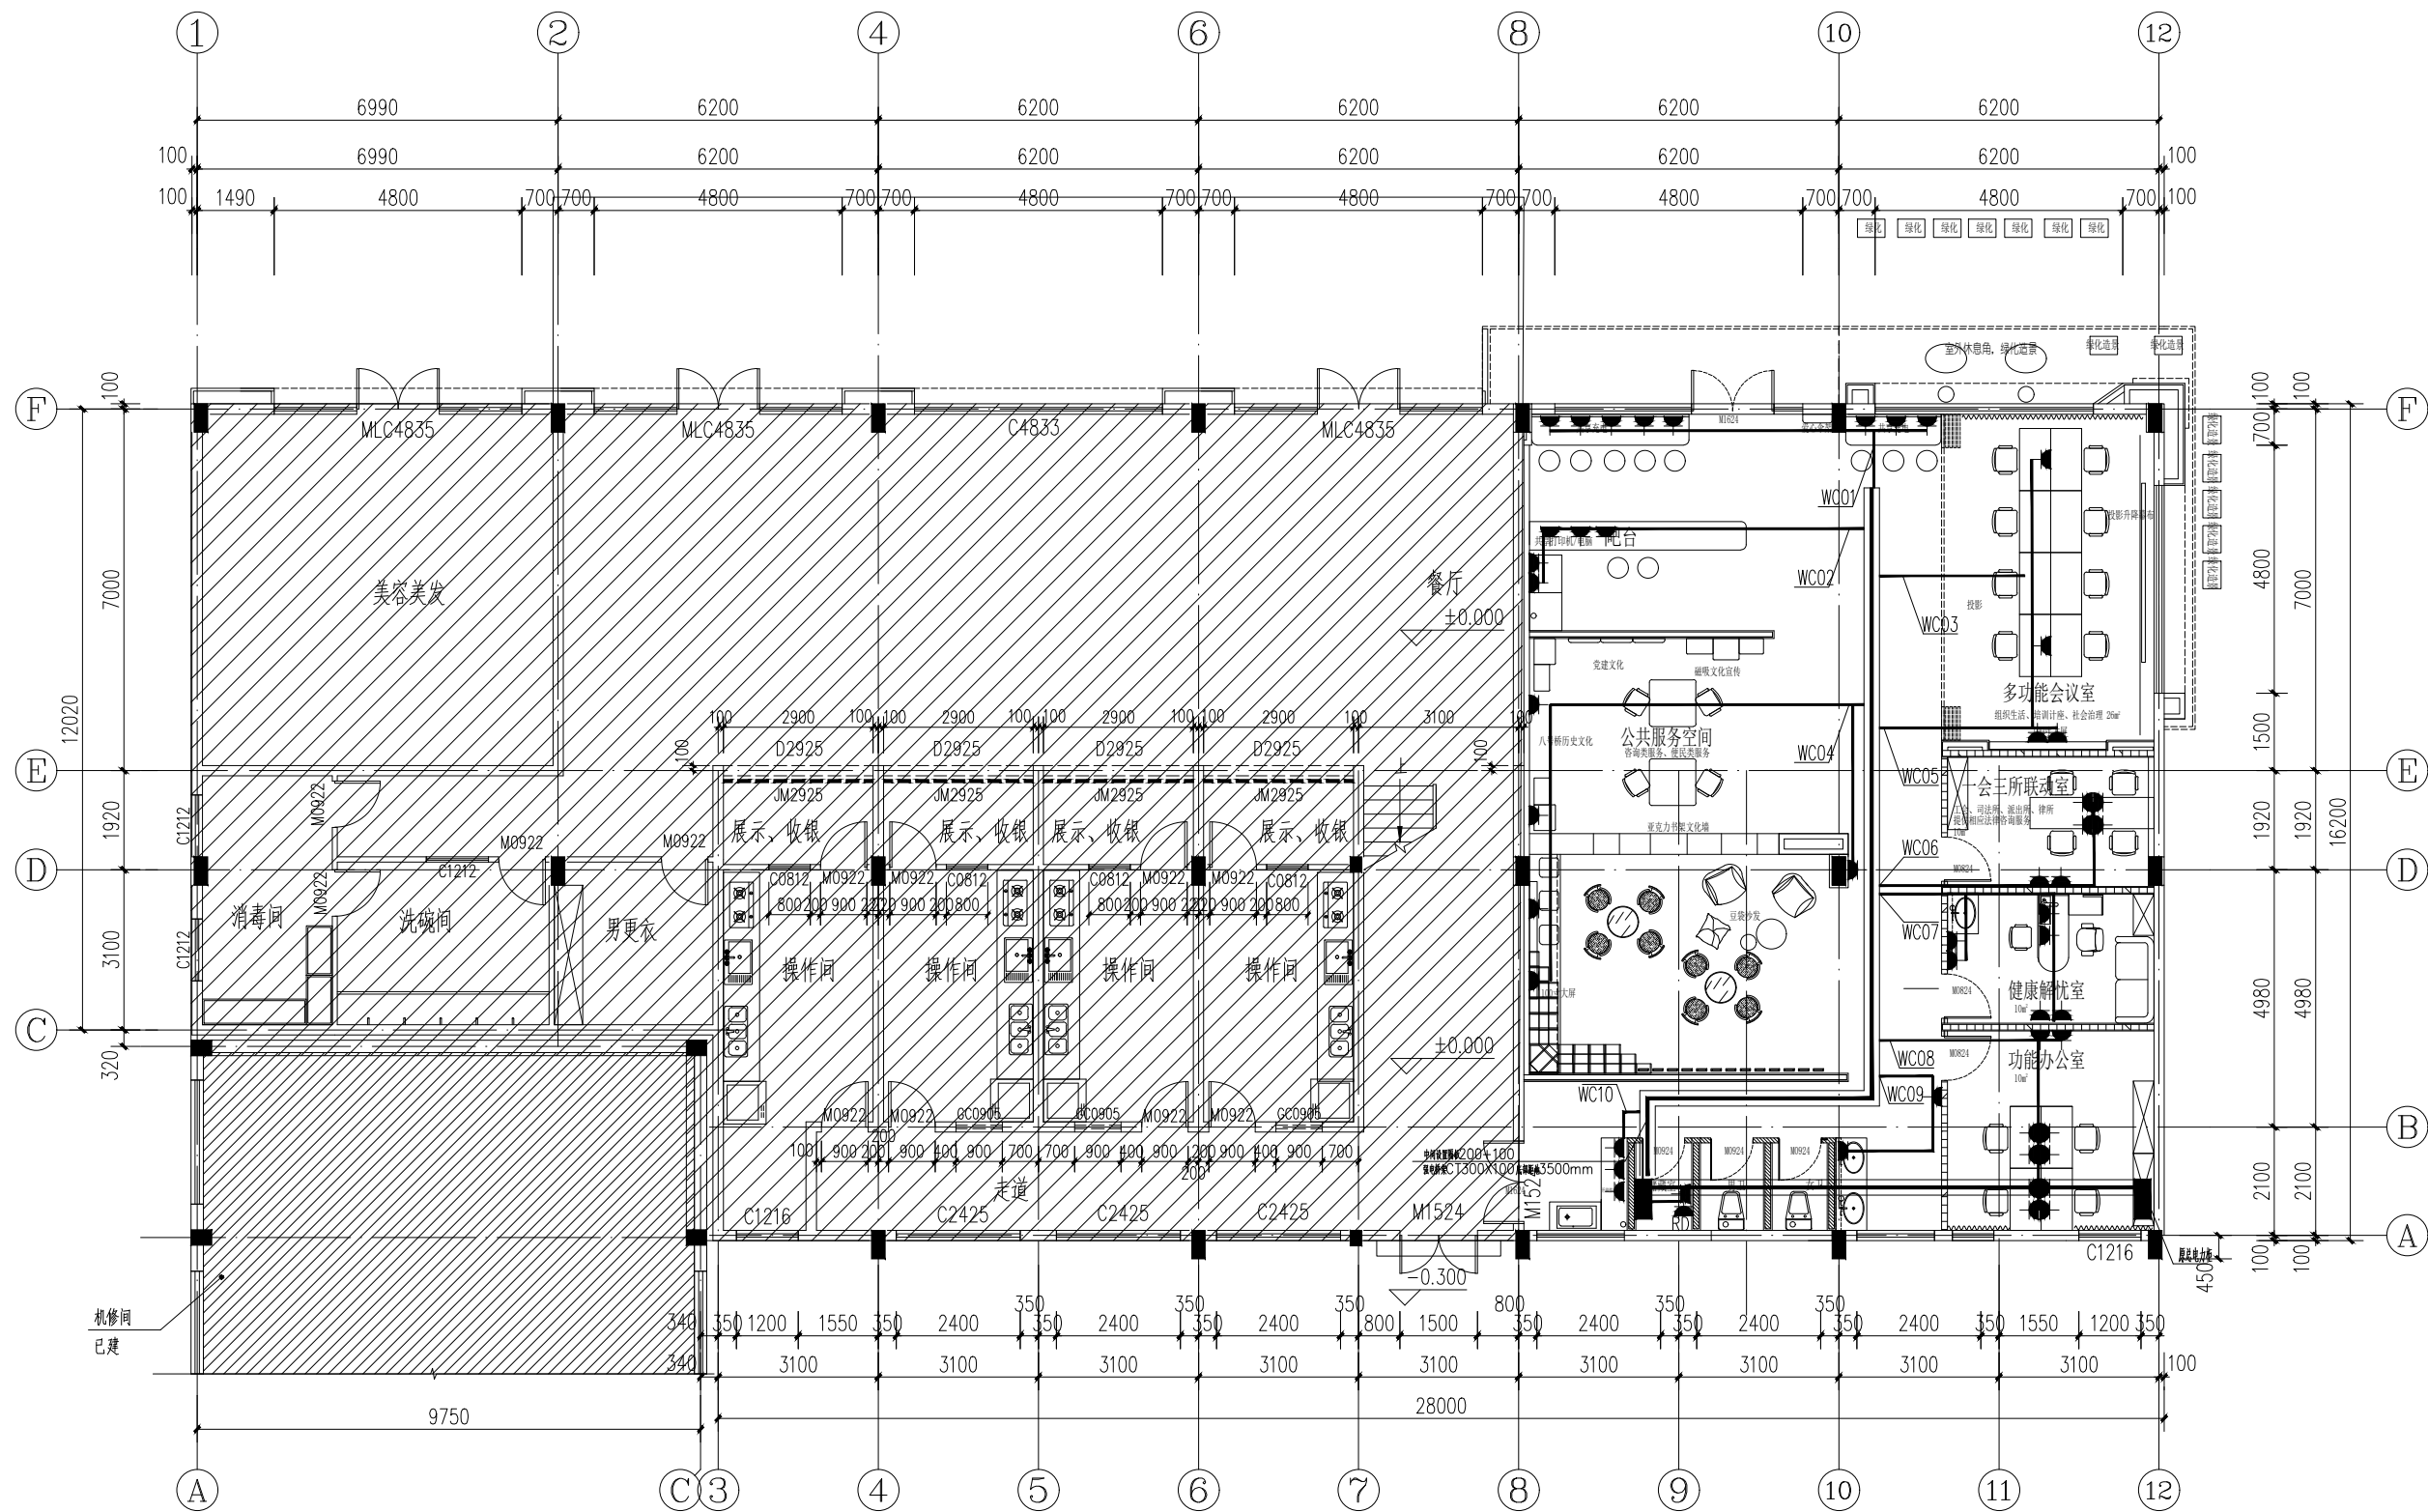

一层插座布线图 1:100


序号	修改内容	日期
盖章		
合作设计单位		
审定人/日期		
审核人/日期		
设计总负责人/日期		
专业负责人/日期		
校对/日期		
设计人/日期		
建设单位		
项目名称		
子项名称		
图名 一层插座布线图		
工程编号	阶段	
比例	专业	
日期	图别、图号 电施-05	

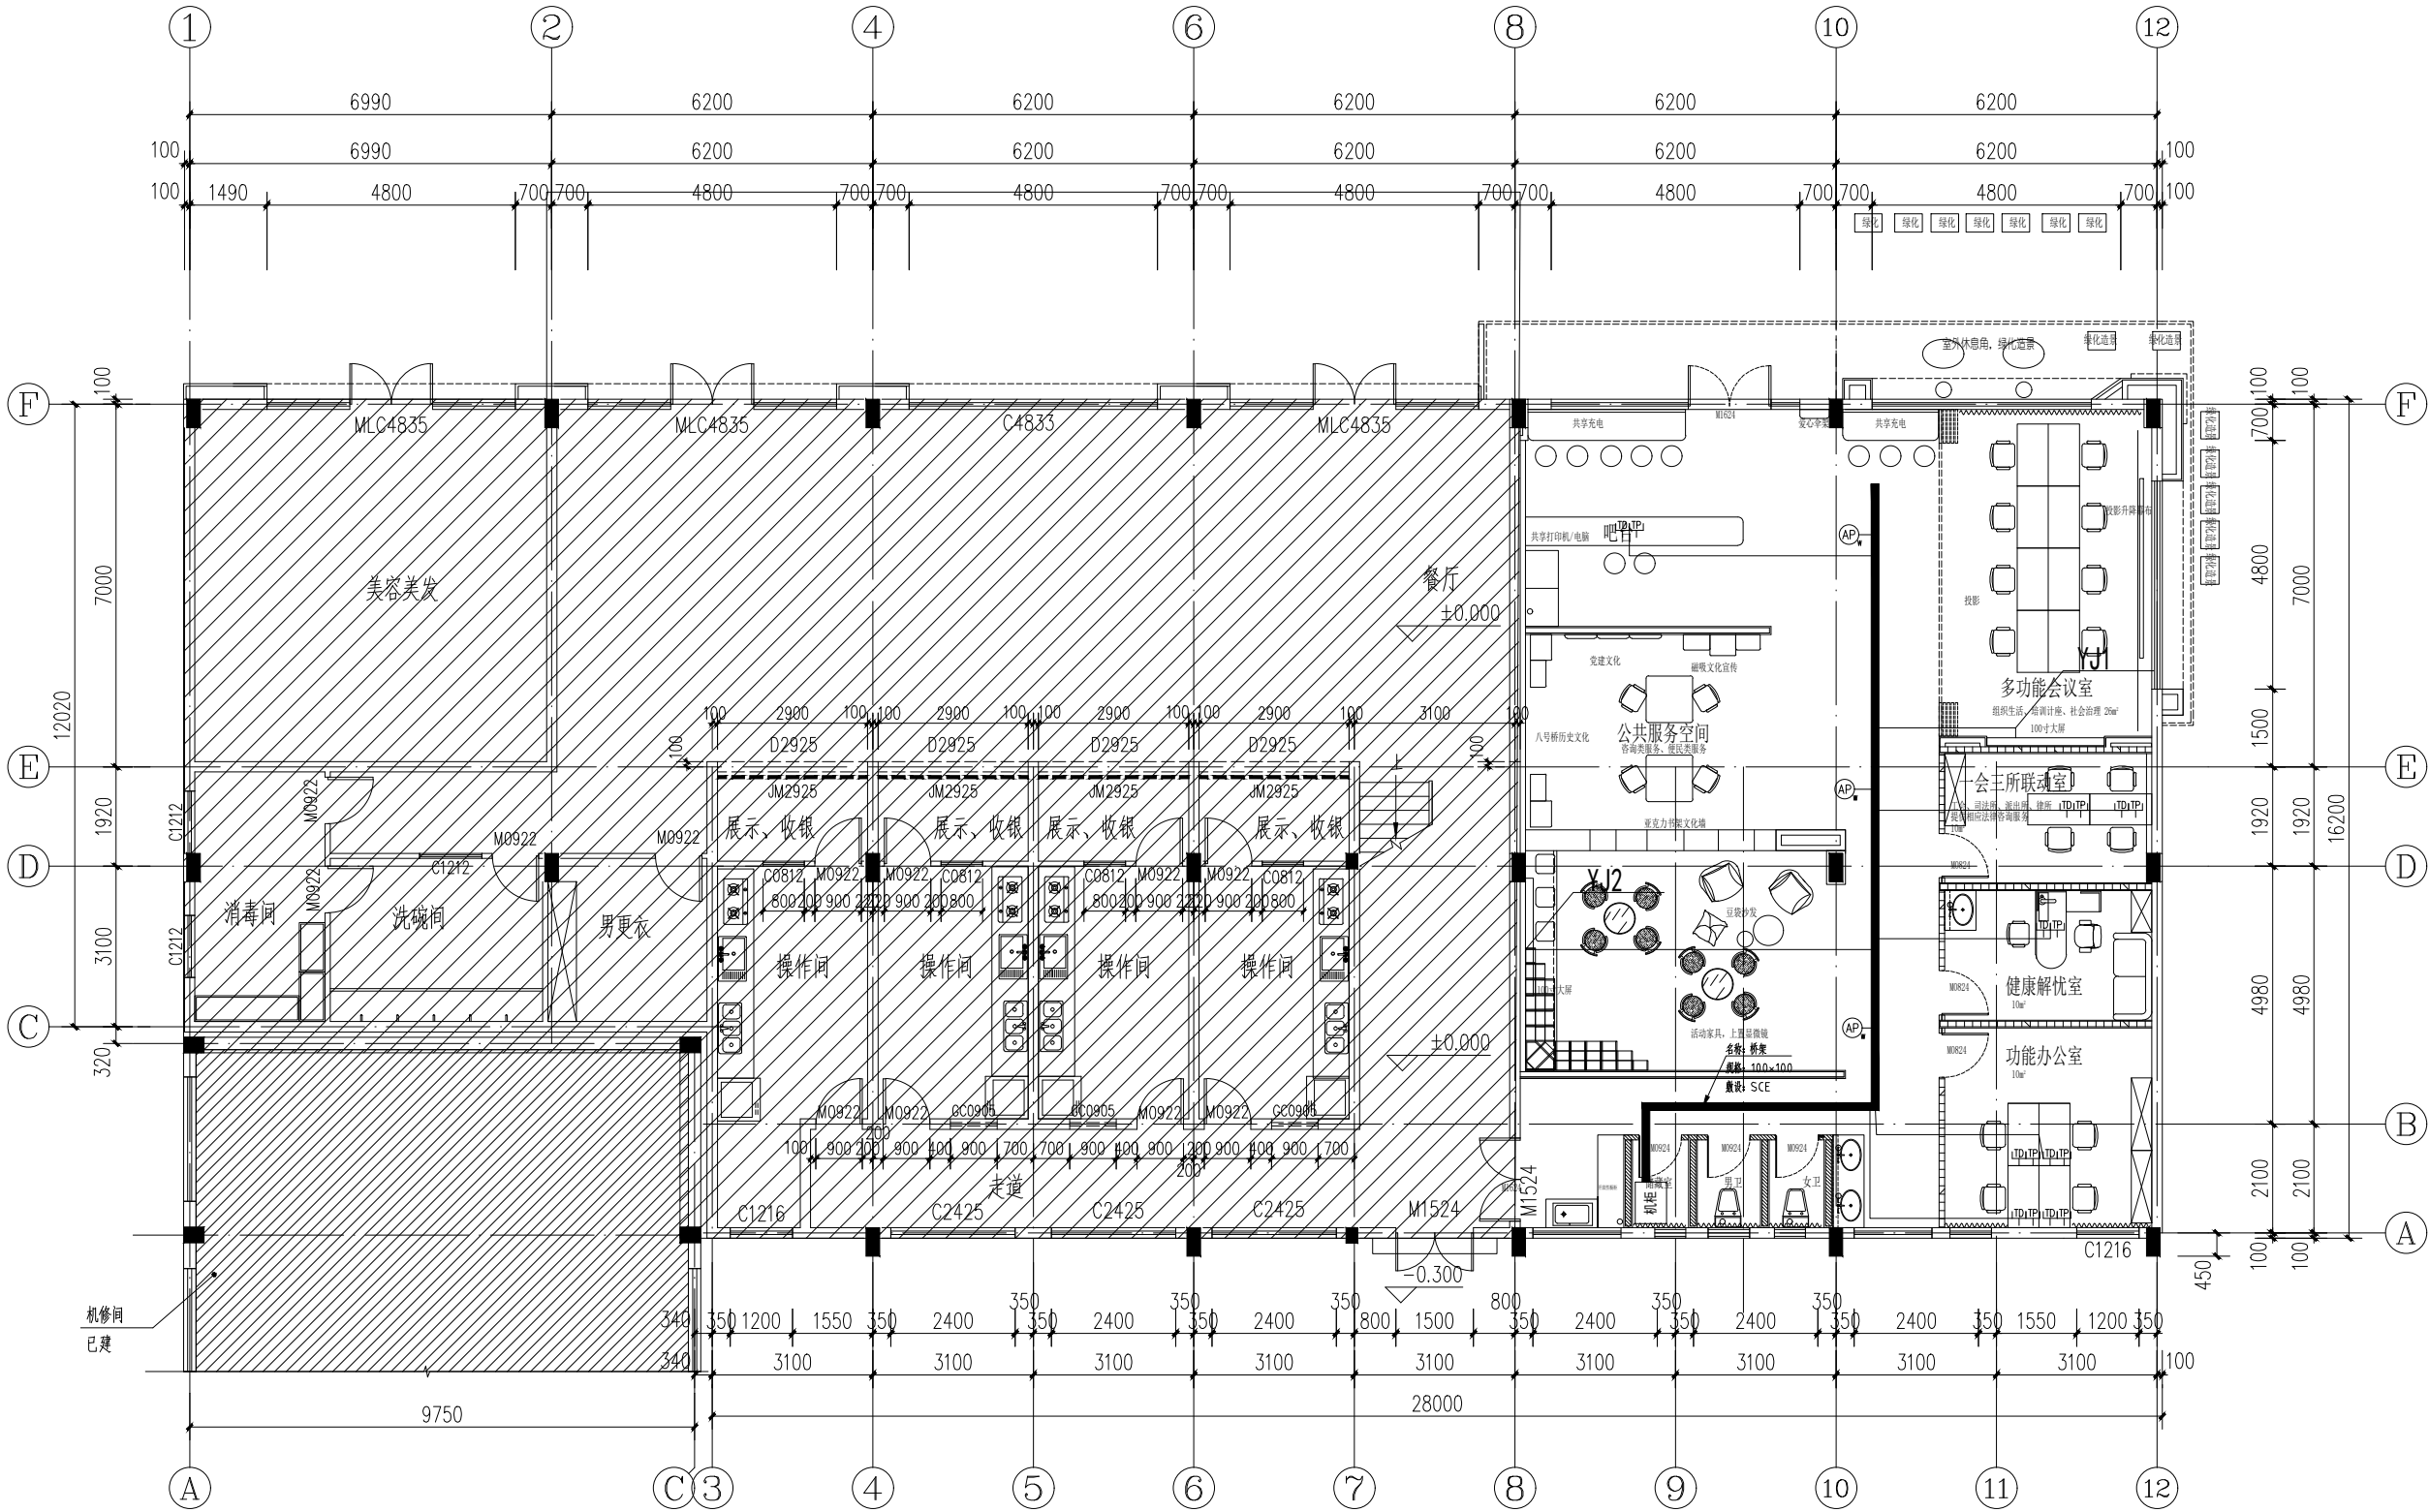

一层弱电布线平面图 1:100


多媒体系统布线材料表				
编号	设备名称	线型及数量	线管类型	敷设方式
YJ1-2	液晶屏	2*CAT6	JDG25	SOE/WE/FC
AP	无线AP	2UTP6+J0625-SOE/WE/FC	H=300mm或以上位置为准	
AP	无线AP	UTP6+J0620-SOE	吊顶内安装/或天花安装	
注：SOE~沿天花吊顶内敷设，WE~墙面暗敷设，FC~地面暗敷设				
线管说明：				
—— 综合布线线槽：“MR150X100-SCE”				
—— 综合布线—桥架到终端设备间距敷设管线：“JDG25”				

序号	修改内容	日期
盖章		
合作设计单位		
审定人/日期		
审核人/日期		
设计总负责人/日期		
专业负责人/日期		
校对人/日期		
设计人/日期		
建设单位		
项目名称		
子项名称		
图名		
一层弱电布线平面图		
工程编号	阶段	
比例	专业	
日期	图别、图号	电施-06

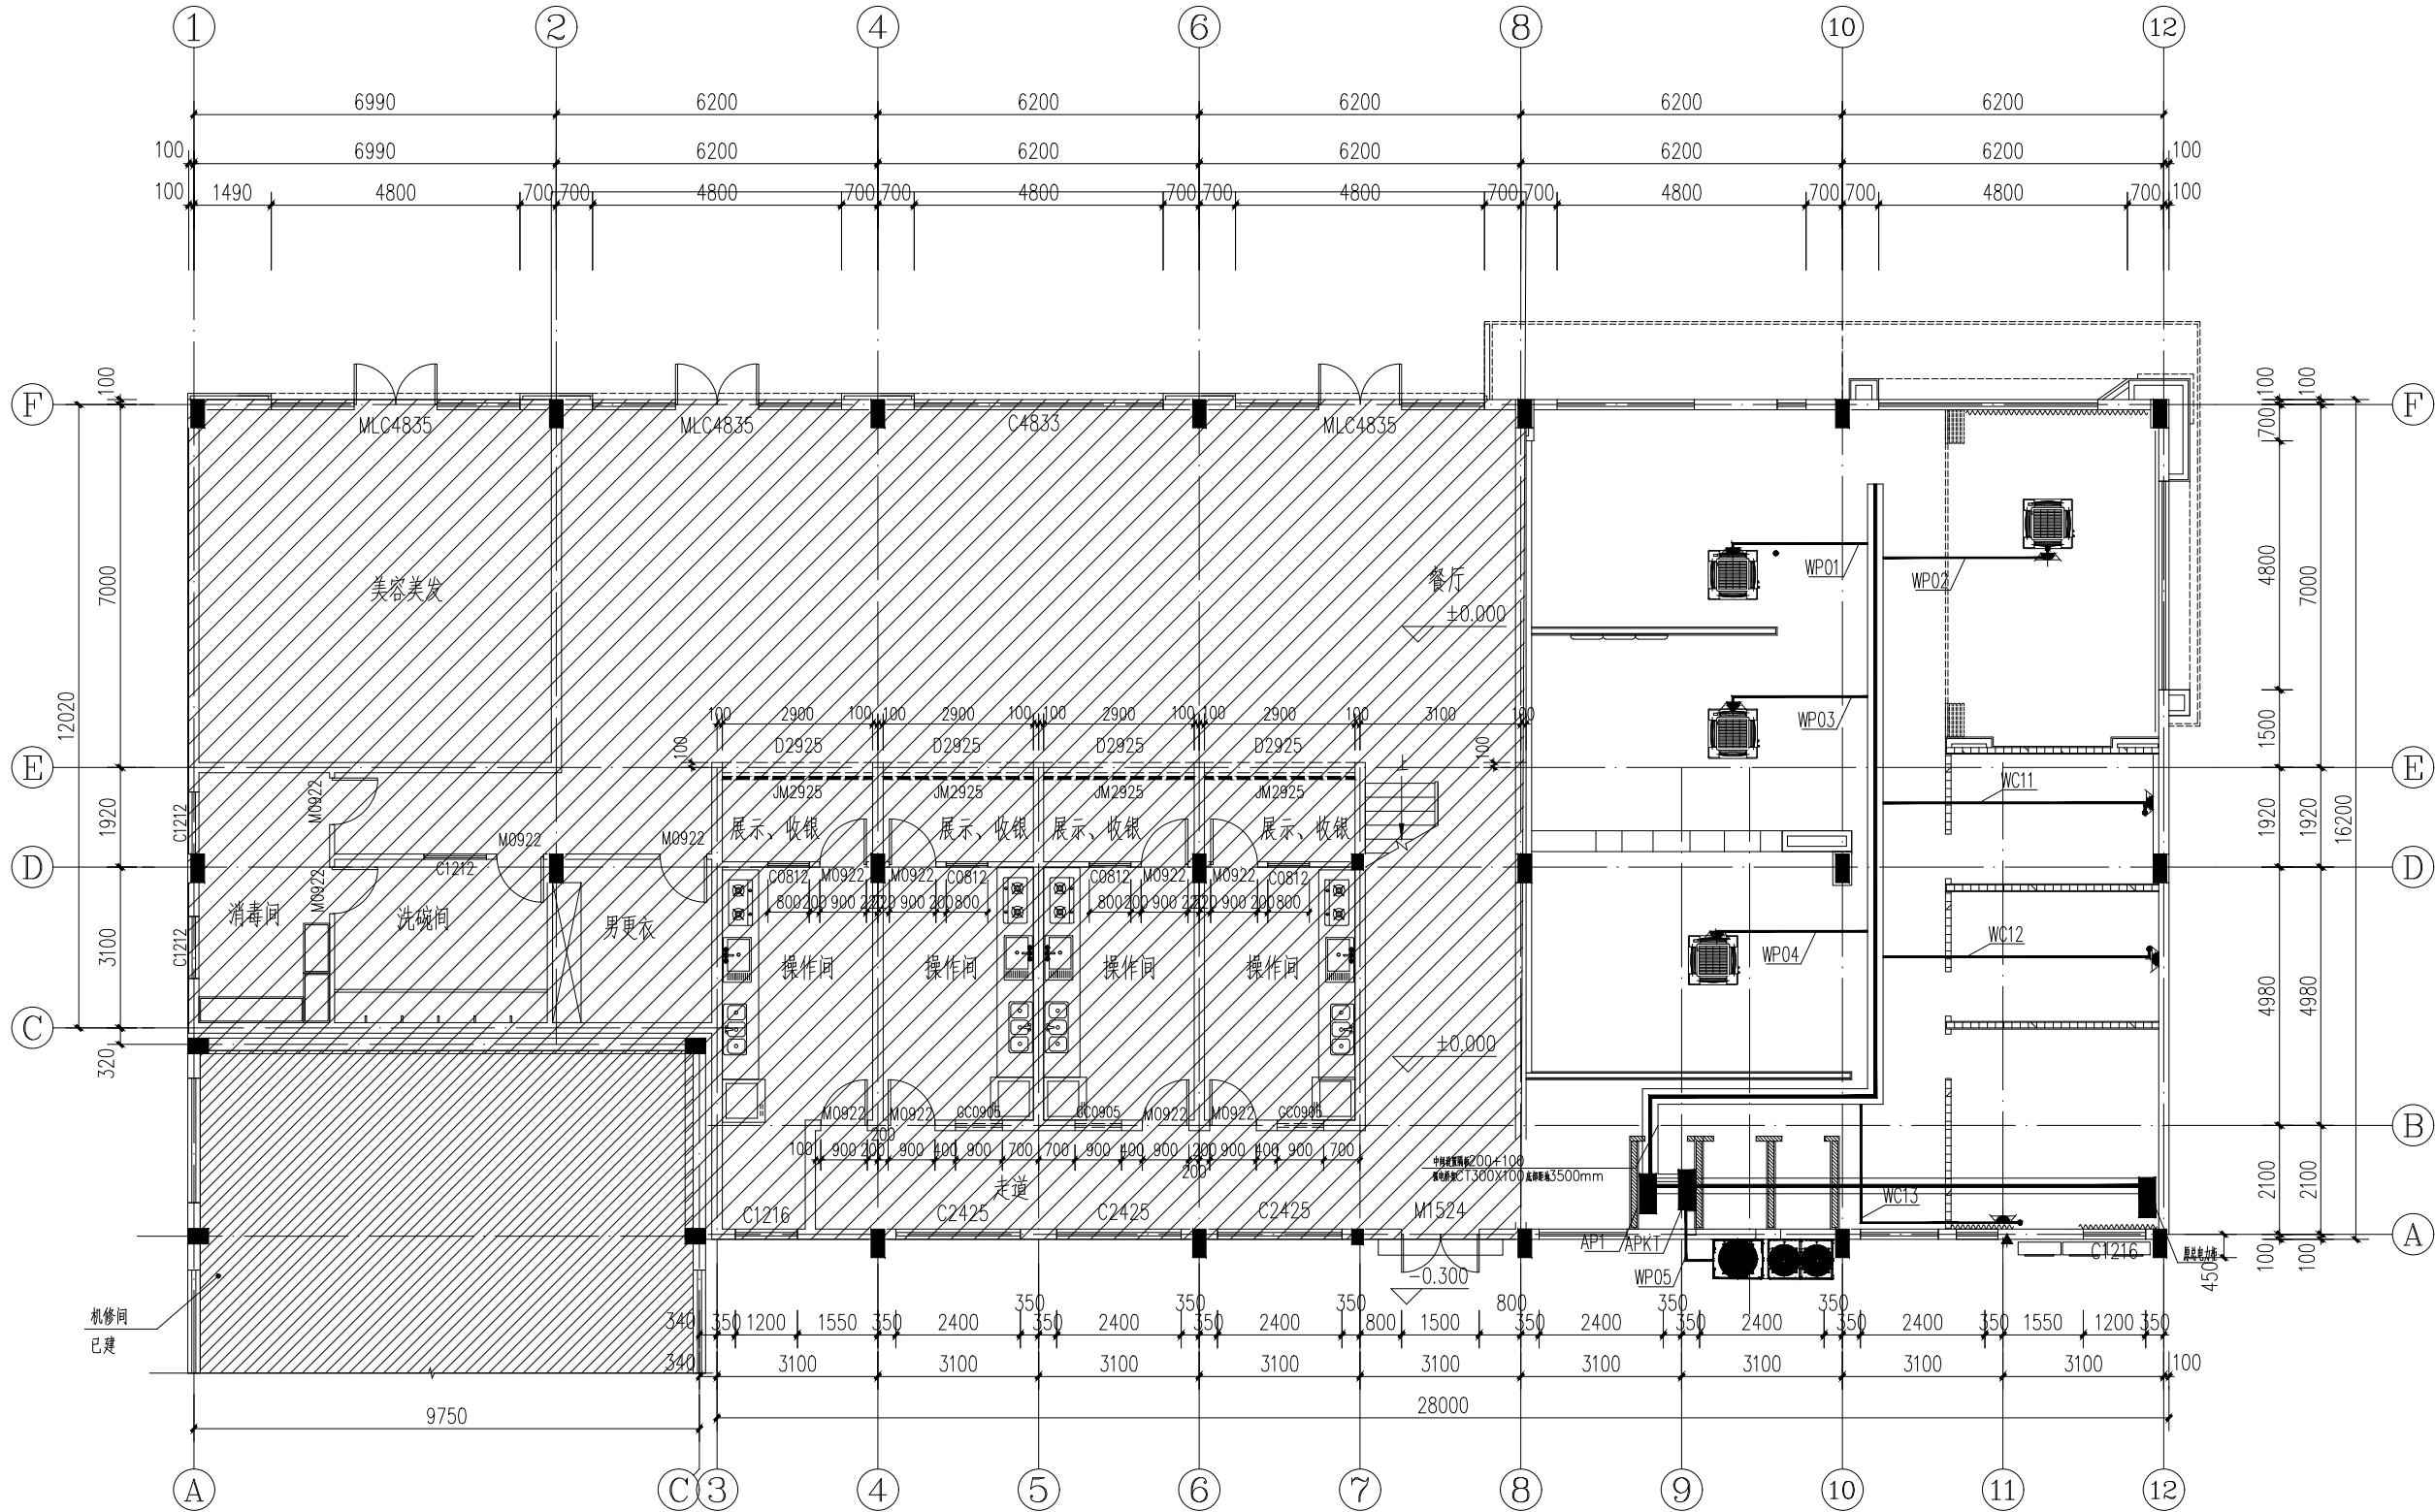


一层空调插座布线图 1:100

序号			修改内容	日期
盖章				
合作设计单位				
审定人/日期				
审核人/日期				
设计总负责人/日期				
专业负责人/日期				
校对/日期				
设计人/日期				
建设单位				
项目名称				
子项名称				
图名 一层空调布线平面图				
工程编号		阶段		
比例		专业		
日期		图例、图号 电施-07		

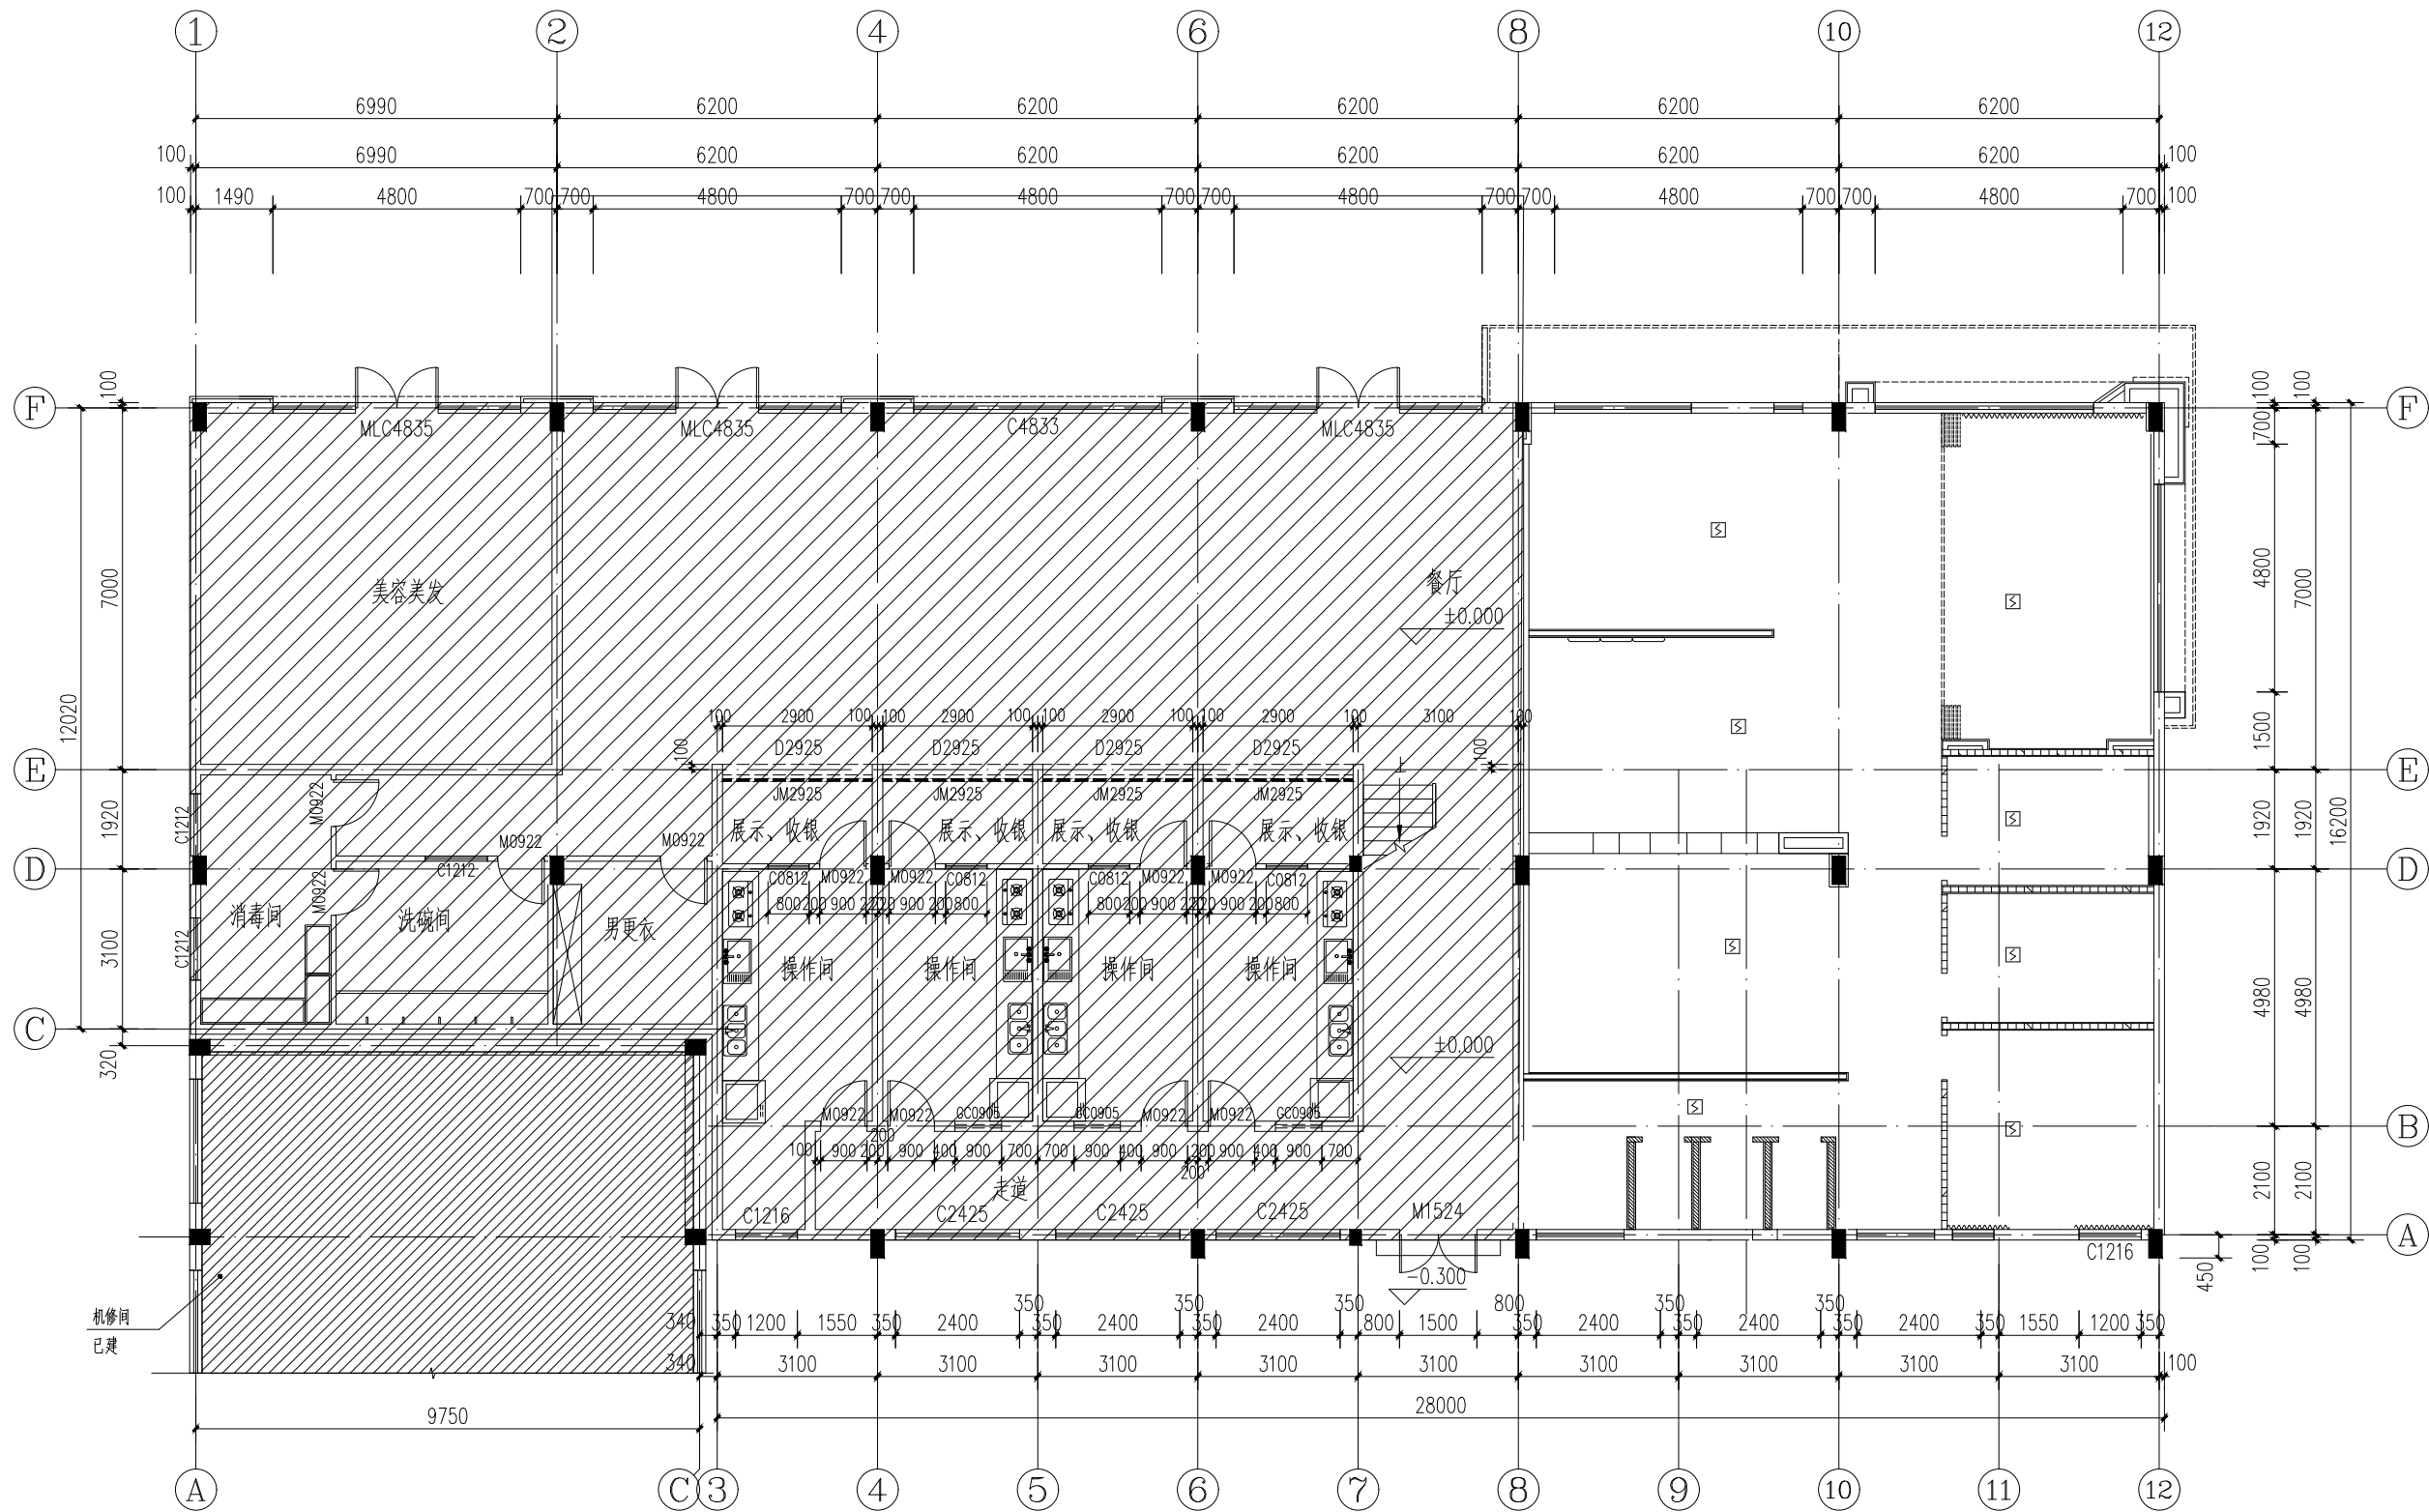


一层烟感点位图 1:100

序号	修改内容	日期
盖章		
合作设计单位		
审定人/日期		
审核人/日期		
设计总负责人/日期		
专业负责人/日期		
校对/日期		
设计人/日期		
建设单位		
项目名称		
子项名称		
图名 一层烟感点位图		
工程编号	阶段	
比例	专业	
日期	图别、图号 电施-08	

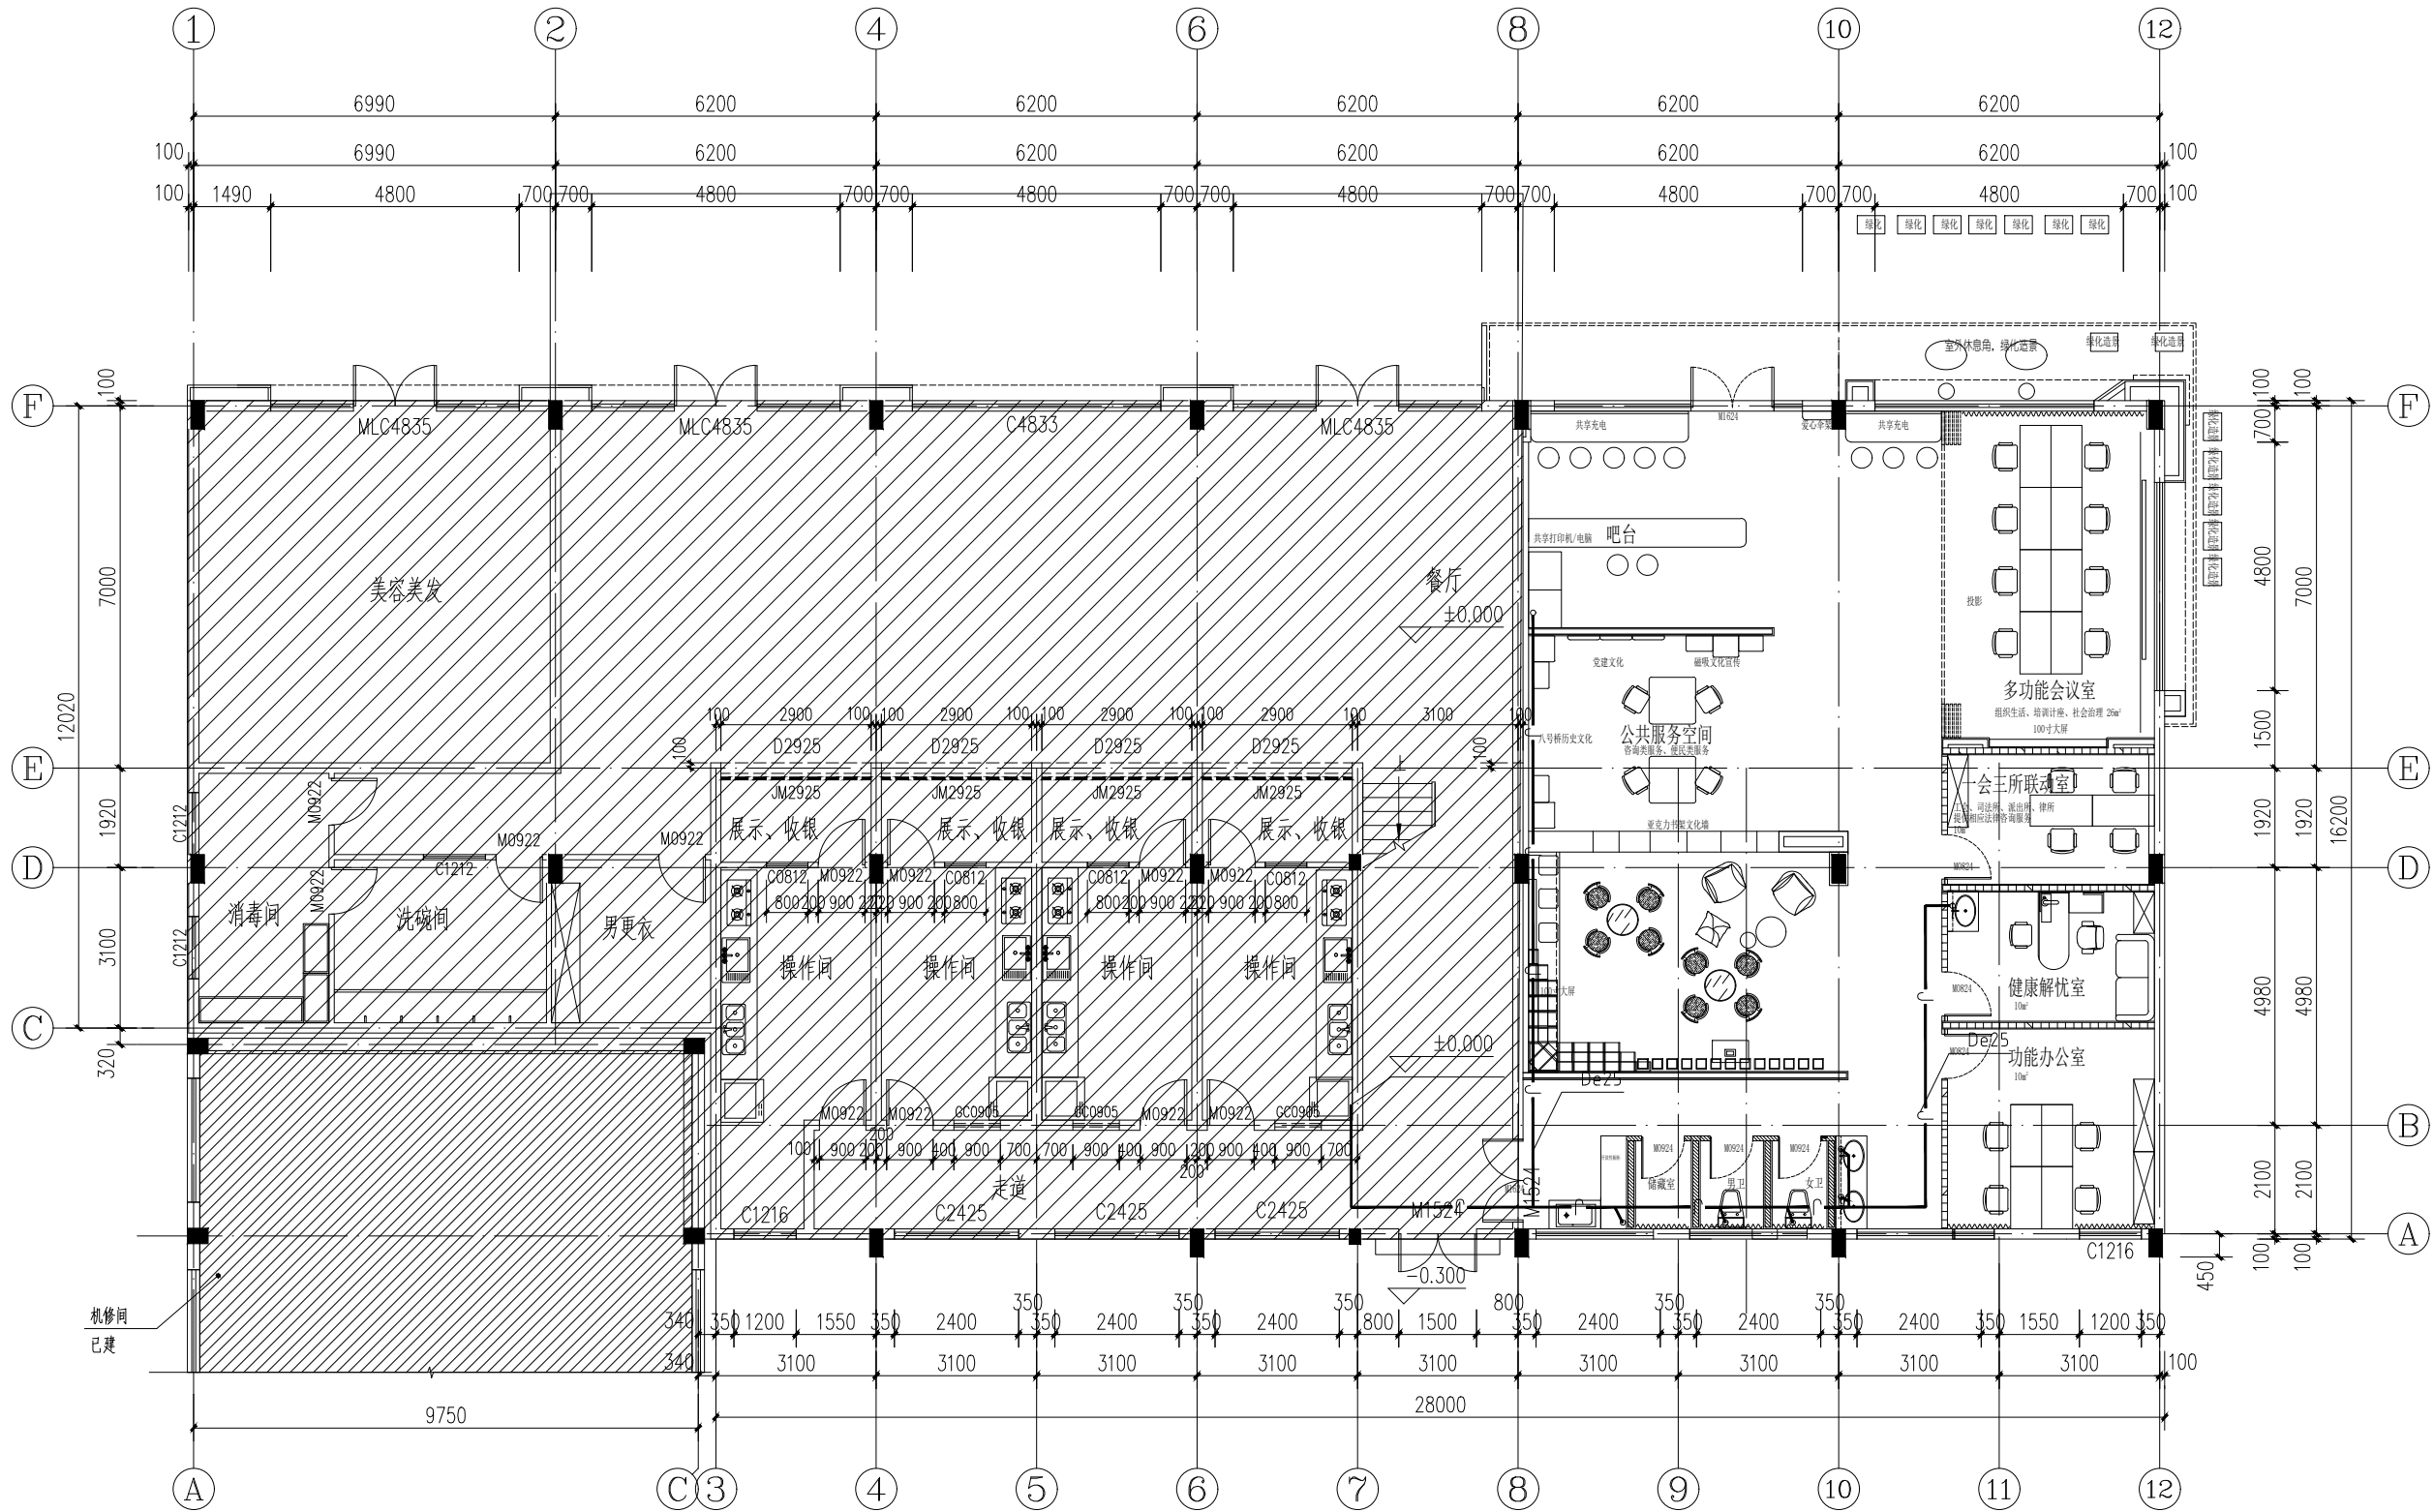

一层给水平面图 1:100

序号	修改内容	日期
盖章		
合作设计单位		
审定人/日期		
审核人/日期		
设计总负责人/日期		
专业负责人/日期		
校对/日期		
设计人/日期		
建设单位		
项目名称		
子项名称		
图名 一层给水平面图		
工程编号	阶段	
比例	专业	
日期	图别、图号 水施-01	

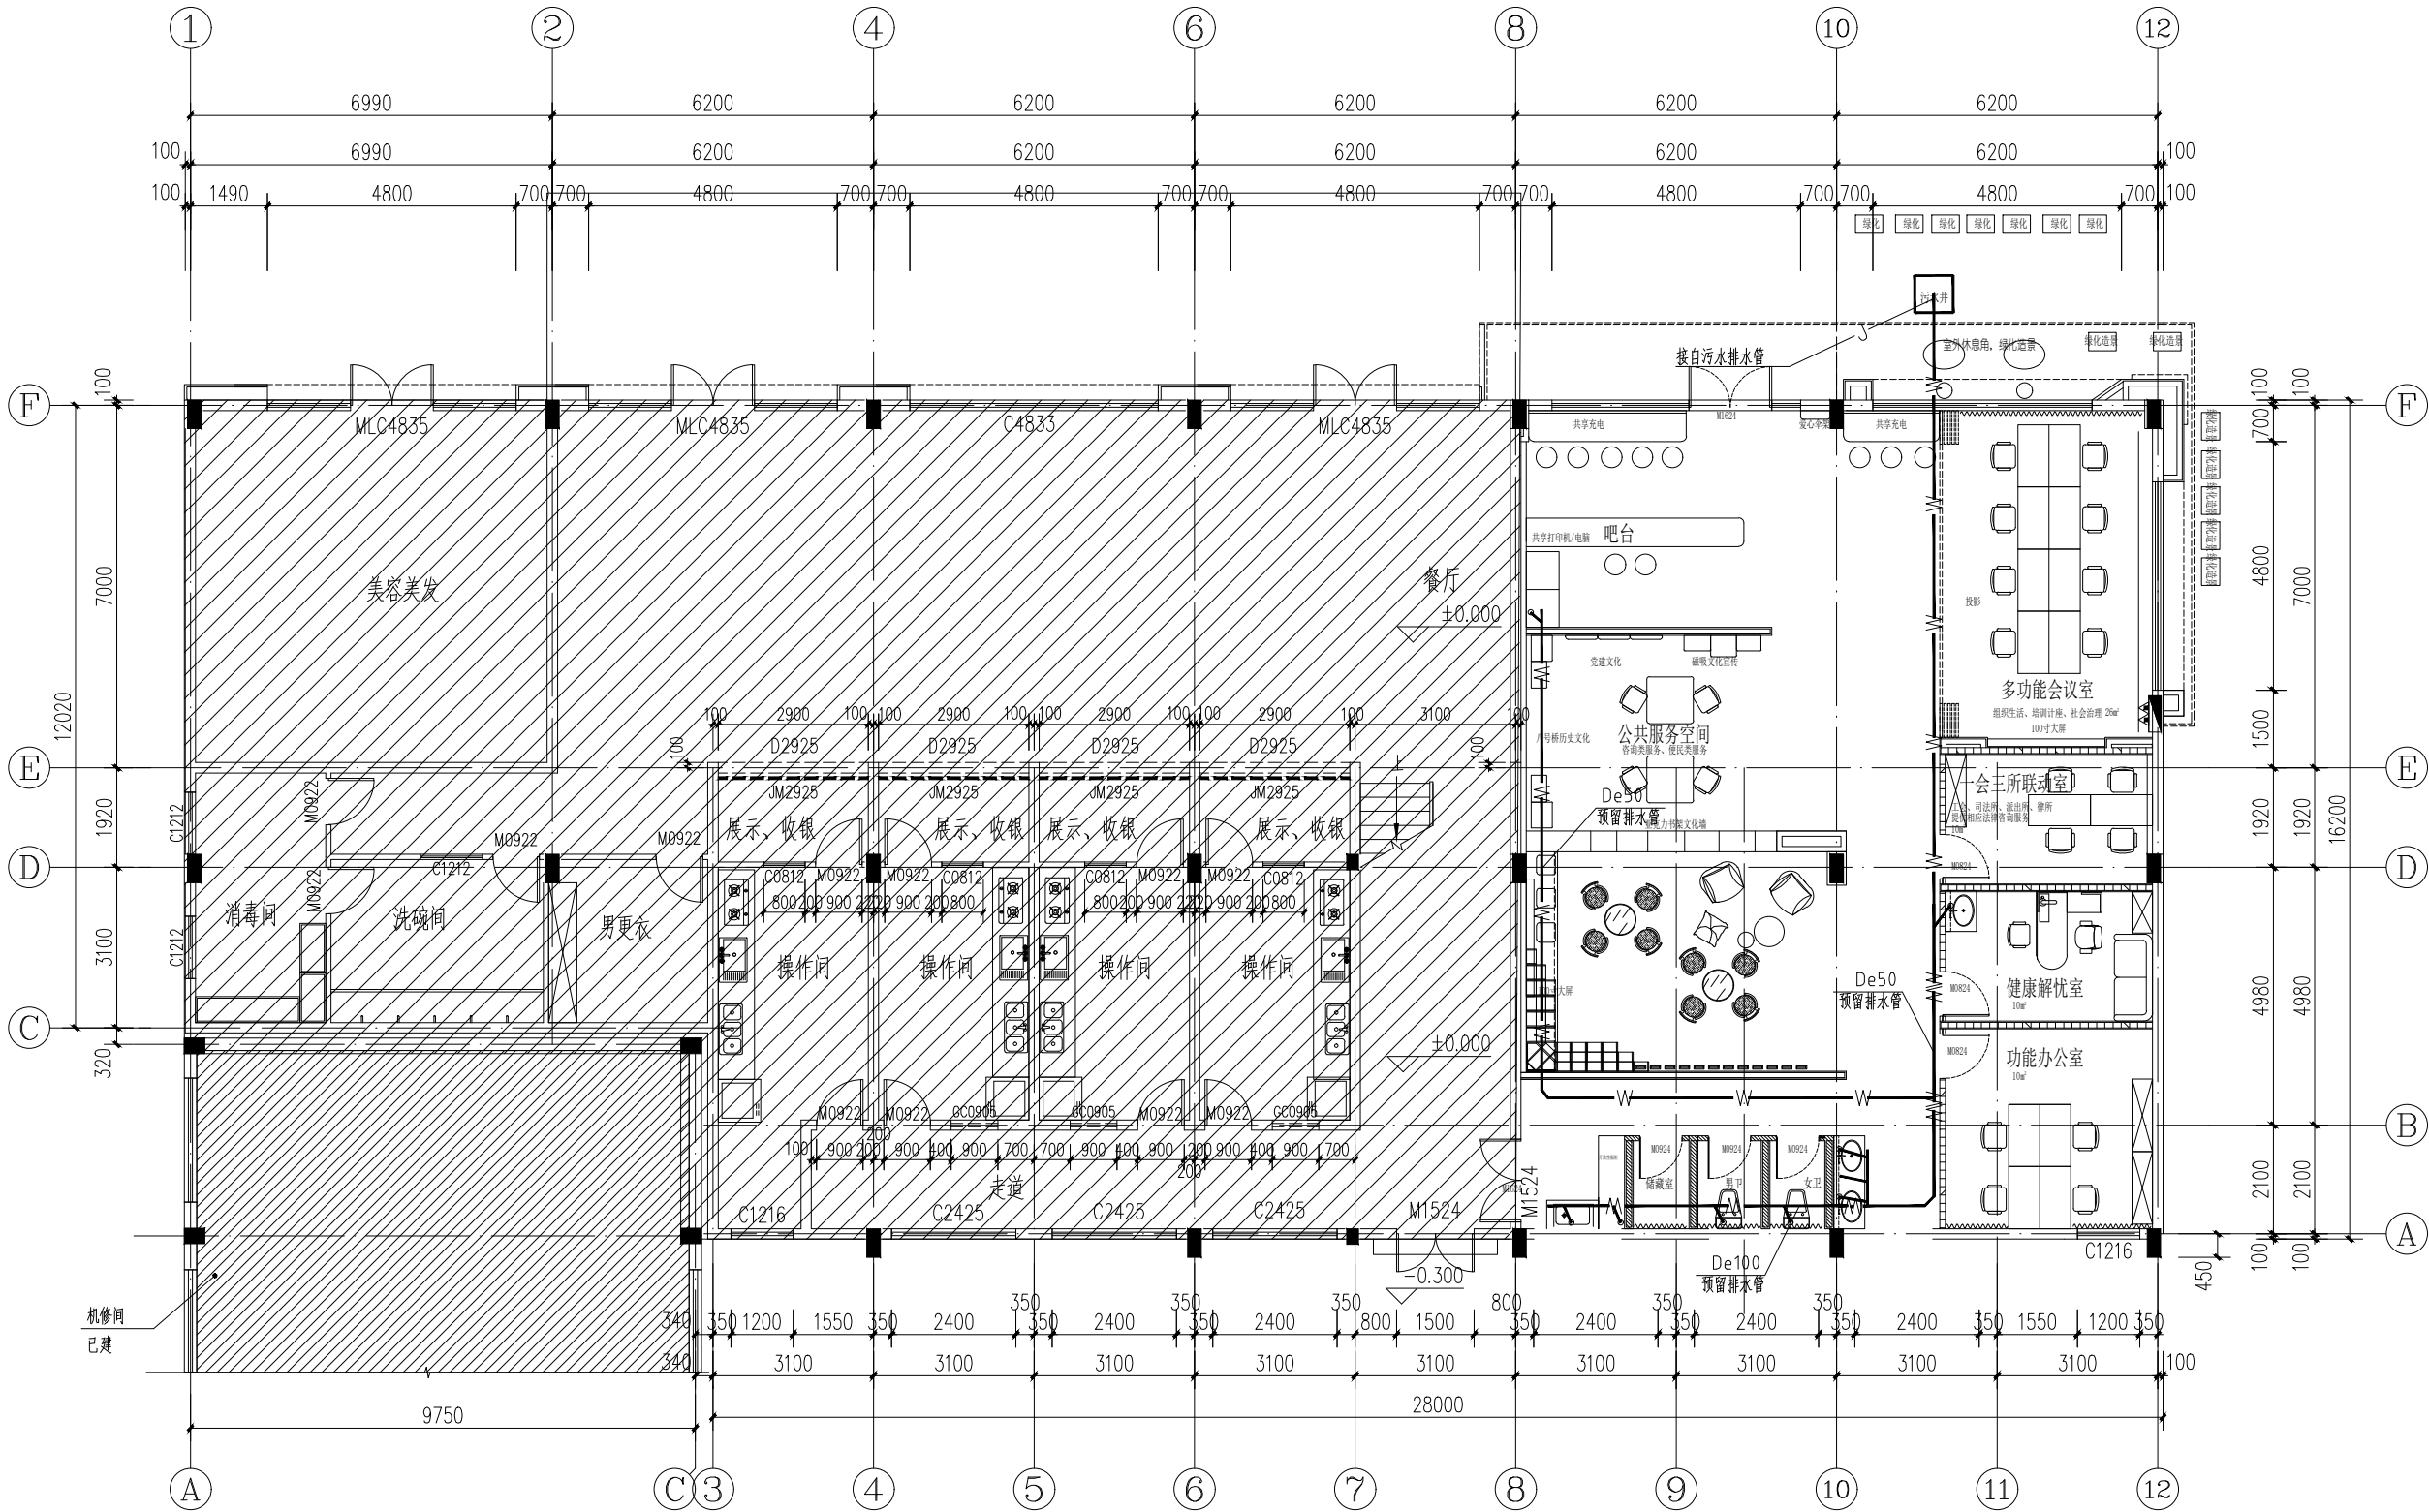

一层排水平面图 1:100

序号	修改内容	日期
盖章		
合作设计单位		
审定人/日期		
审核人/日期		
设计总负责人/日期		
专业负责人/日期		
校对/日期		
设计人/日期		
建设单位		
项目名称		
子项名称		
图名 一层排水平面图		
工程编号	阶段	
比例	专业	
日期	图别、图号	水施-02

会 签



一层空调布置图

设计签名档案编号

15.57.01	
----------	--

2	IF-K1-01
---	----------